


PROFIL KANALIZACJA SANITARNA 1:100/500

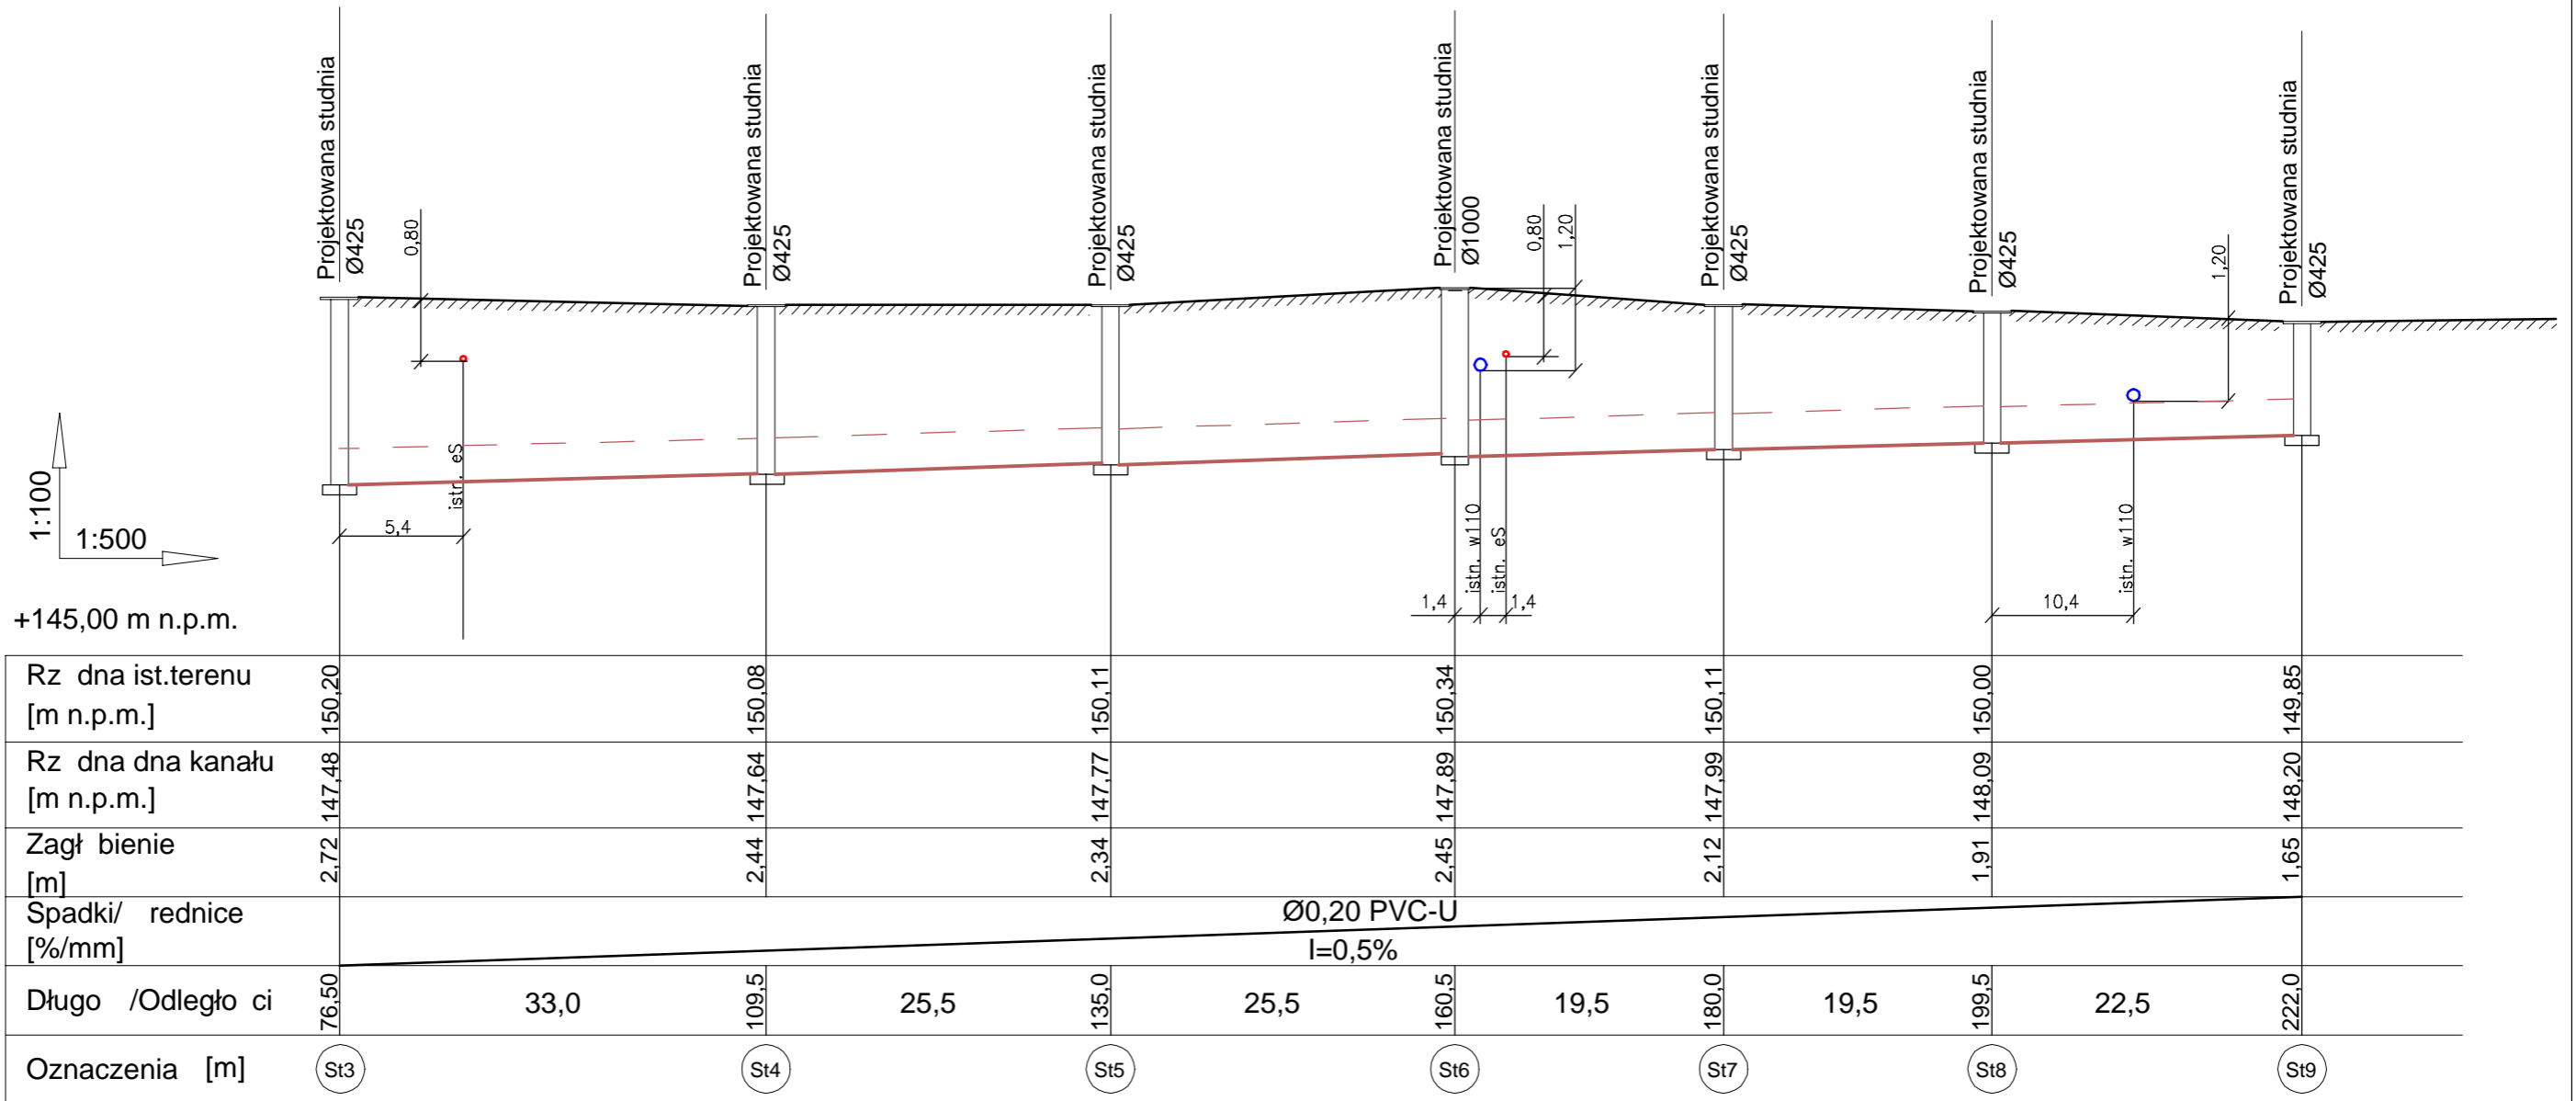

Uwaga:

1. Przed przystąpieniem do wykonania robót budowlano-montażowych należy określić rzędne posadowienia uzbrojenia istniejącego w które wliczana jest projektowana wew. instalacja kanalizacji. W przypadku stwierdzenia odchyłki od założonych projektowych rzędnych i skorygować rzędne wysokości projektowanych elementów zachowując projektowane spadki i normowe zagłębienia kanału.
2. Przed przystąpieniem do wykonania robót budowlano-montażowych należy określić rzędne posadowienia uzbrojenia istniejącego na trasie projektowanej instalacji wew. kanalizacji sanitarnej.
3. W miejscu skrzyżowania z podziemnym uzbrojeniem prace należy wykonywać ręcznie pod nadzorem zainteresowanych służb odbiorczych sieci.
4. Nie wyklucza się istniejącego uzbrojenia podziemnego nienaniesionego na mapie.
5. Istniejące uzbrojenie na trasie wykonywanej wew. instalacji należy zabezpieczyć.
6. W przypadku uszkodzenia znaku geodezyjnego należy go odtworzyć.

JEDNOSTKA PROJEKTOWA:		INWESTOR:
NAZWA INWESTYCJI:	ZEWNETRZNA SIEC KANALIZACJI SANITARNEJ	Gmina Skarbimierz ul. Parkowa 12 49-318 Skarbimierz Os.
LOKALIZACJA:	Obszar 0105 Skarbimierz, Gmina 160102-2 Skarbimierz Dz. nr 247/4, 273, 156/2, 275/1,	BRANŻA: SANITARNA DATA: Marzec 2023r.
NAZWA RYSUNKU:	PROFIL KANALIZACJI SANITARNEJ	PODPIS: SKALA: 1:100/500
PROJEKTOWAŁ: /INSTAL. SANIT./	mgr inż. Piotr Piotrowski upr. nr OPL/1619/PBS/18	NUMER RYSUNKU S-2