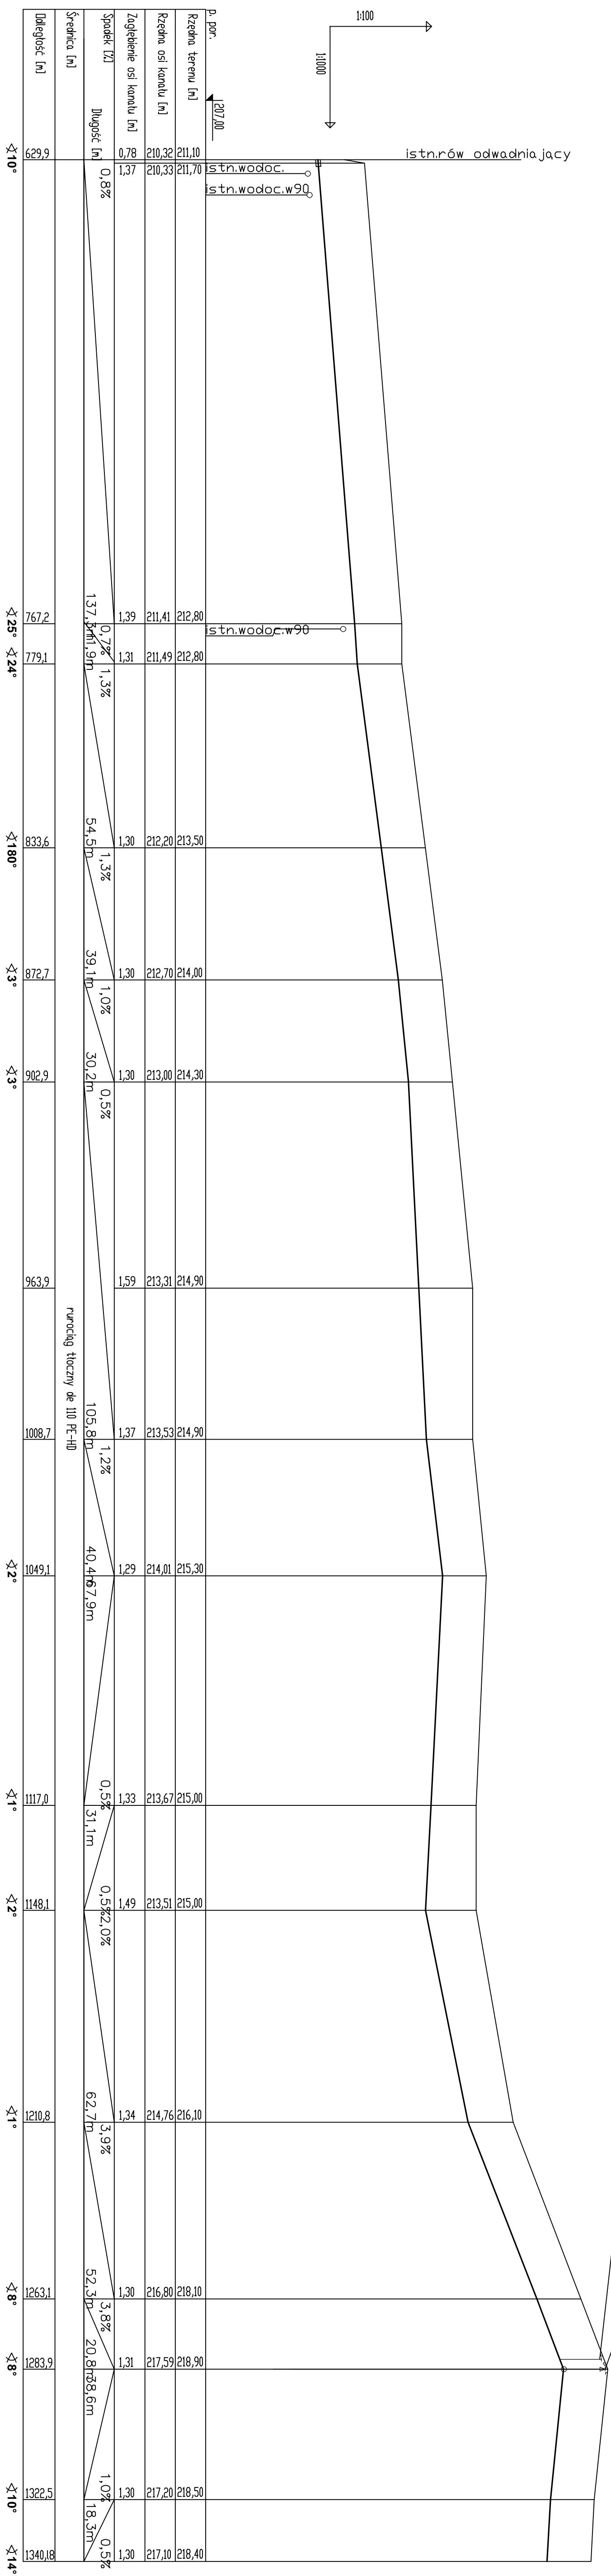

		Zakład Projektowania PROJEKTI Wojciech Szczępiak	
OBRĘT:		SIEĆ KANALIZACJI SANITARNEJ	
ADRES:		SKARŻYCE GMINA STRZEŻOM	
INWESTOR:		WODOCIĄGI KANALIZACJA SP. Z O.O. STRZEŻOM	
Projektant: Wojciech Szczępiak			
831 884 732/232054			
PROJEKT KANALIZACJI SANITARNEJ		SKALA: 1:100/1000	
DATA: 09-2018		6	



	
Zakład Projektowania PROJEKTI Wojciech Specyjak	
OBIEKT:	SIĘĆ KANALIZACJI SANITARNEJ
ADRES:	SKARŻYCE GMINA STRZEŻOM
INWESTOR:	WODOCIĄG I KANALIZACJA SP. Z O.O. STRZEŻOM
PROJEKTANT:	Wojciech Specyjak
DATA:	09-2018
SKALA:	1:1000/1000
7	

Uwagi:

1. Należy bezwzględnie przed rozpoczęciem prac wykonać odkrywyki w celu sprawdzenia rzeczywistych zgrychów posadowienia istniejących ściek.
2. Nie wykluza się występowania dodatkowego uzbrojenia, które nie zostało naniesione na mapach sytuacyjno-wysokościowych.

Zasada DIN100 z czyszczaków rewidującym wg DIN 28600-EN543

kanal łoczny de 110 PE-HD


PROJEKTI
 Zakład Projektowania PROJEKTI Wopłech Specyjak

INWESTOR: WODOCIĄGI I KANALIZACJA SP. Z O.O. STRZEGOM

PROJEKTANT :
mgr inż. Wojciech Specyjak

3/11/04	-13421820134	
4610218274301010		

PROFIL KANALIZACJI SANITARNEJ

SKALA:	1:100/1000
--------	------------

002020

1000

3,90		
3,50		
3,40		

59	2		
20	2		
10	2		

217		
217		
217		

1,30	1,30	1,31
------	------	------

3,8%	1,0%	0,5%
20 833 333	18 333 333	16 333 333

[illegible]

3,9	2,5	1,8
-----	-----	-----

128	
132	
134	

 $\frac{\cancel{1}}{4}$
