


Szafka gazowa  
kurek gazowy dn 80mm  
zawór elektrom. MAG-3 80  
kurek gazowy dn 40mm  
zawór elektrom. MAG-3 40

zew. instalacja gazowa  
dn 90mm PE SDR 11 RC  
wg. rys. nr 1,2

## Rzut piwnicy wew. instalacja gazowa skala 1 : 75

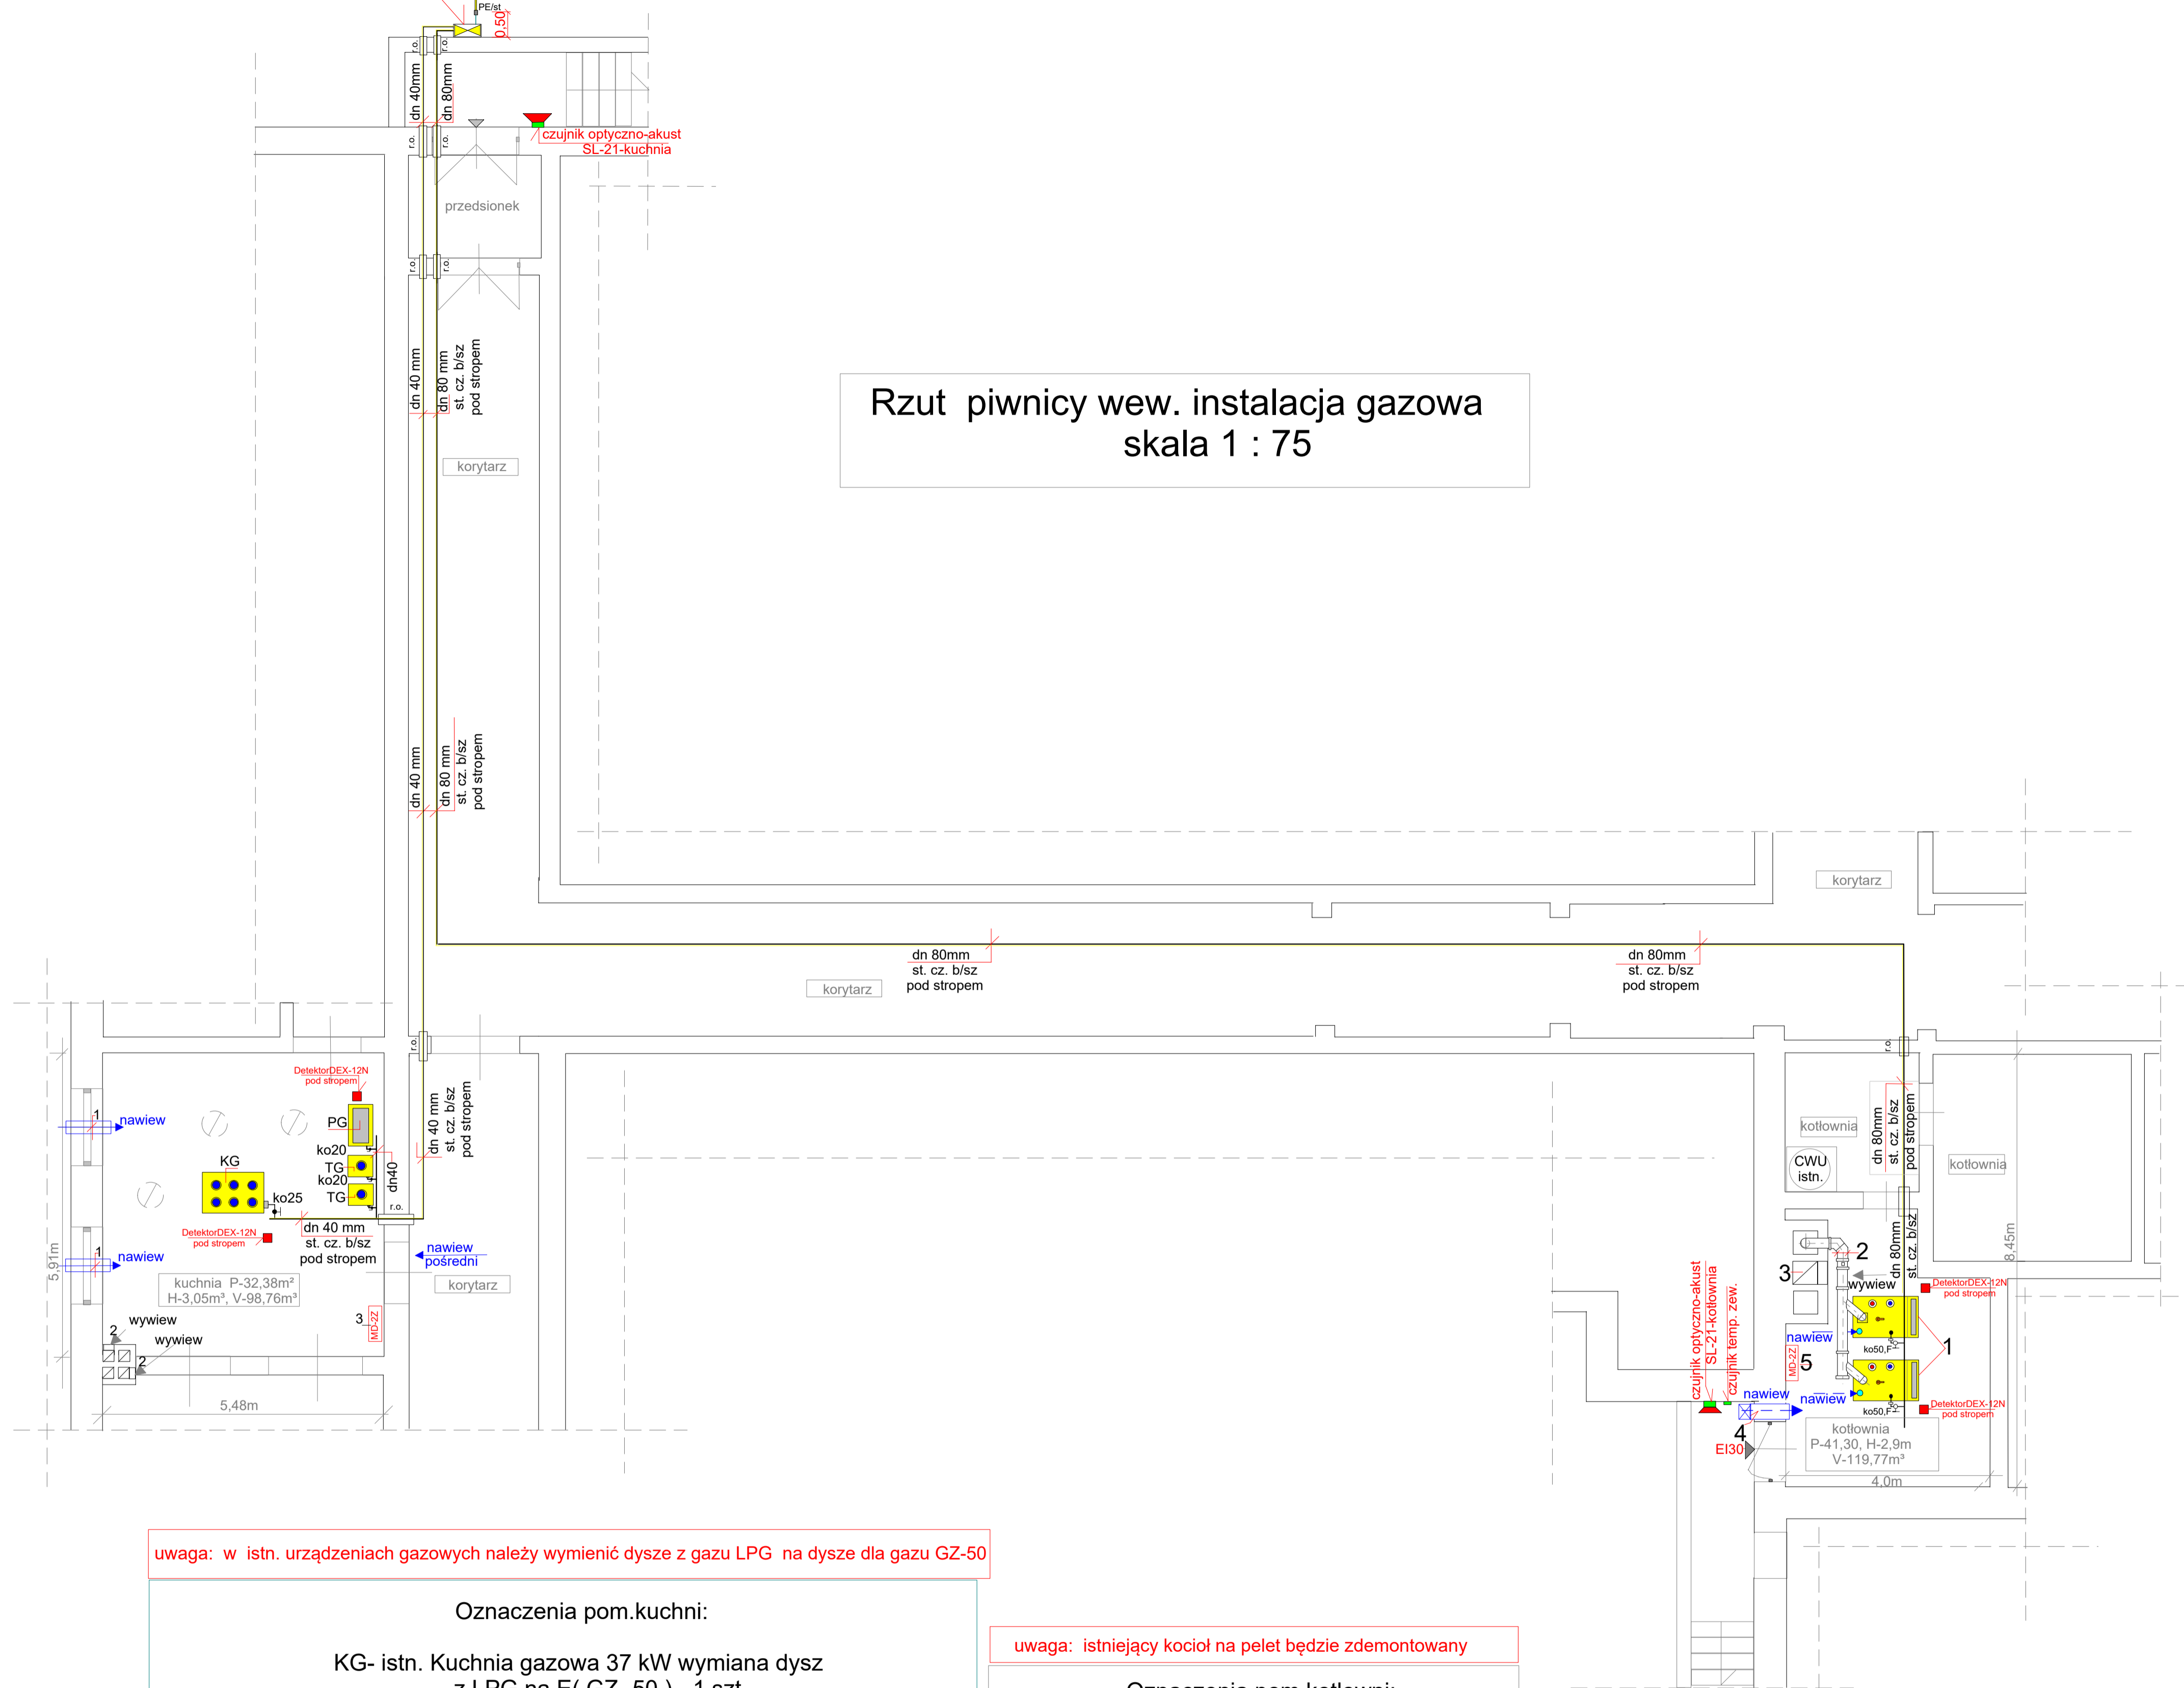

uwaga: w istn. urządzeniach gazowych należy wymienić dysze z gazu LPG na dysze dla gazu GZ-50

### Oznaczenia pom.kuchni:

- KG- istn. Kuchnia gazowa 37 kW wymiana dysz z LPG na E( GZ -50 ) - 1 szt
  - PG- istn. patelnia gazowa 17 kW wymiana dysz z LPG na E(GZ-50) - 1 szt
  - TG- istn. taboret gazowy 11 kW wymiana dysz z LNG na E(GZ-50) - 2 szt
  - 1- Kratki nawiewne nadokienne
  - 2- Kratki wywiewne 21x 14cm
  - 3- Moduł sterujący MD-2Z
  - 2 x detektor , 1 x zwór MAG 3
- wew. instalacja gazowa dn 40(dw43,10mm) ,25(28,50),20 (22,30) st. cz. b/sz

istn. okapy wentylacji mech. nawiew wywiew  
układ zrównoważony

uwaga: istniejący kocioł na pelet będzie zdemonstrowany

### Oznaczenia pom.kotłowni:

1. Kocioł gazowy kondensacyjny - 170 kW x 2 szt
  2. Przewód spalinowy dn 250/160mm
  3. Przewód wentylacyjny wywiewny 25 x 35 cm
  4. Kanał wentylacyjny nawiewny 25x70 cm
  5. Moduł sterujący MD-2Z GAZEX
  - 2 x detektor, 1 x zawór MAG 3
- wew. instalacja gazowa dn 80(dw82,50mm)  
dn50(dw54,50mm)st. cz b/sz

Objekt: Proj. zew. i wew. instalacja gazowa wraz z urządzeniami gazowymi

Adres: dz. o nr: 61/2, 62, obr. Moryń 1, ul. Dworcowa 6A, Zespół Szkół w Moryniu

Inwestor: Gmina Moryń, Plac Wolności 1, 74-503 Moryń

Nazwa rys.: Rzut piwnicy wew. instalacja gazowa

skala 1 : 75  
Rys.nr: 3

Opracował : mgr inż. Krzysztof Parys  
upr. bud. nr : 545/Sz/94 ,  
Projektant : mgr inż. Jacek Kulaj  
upr. bud. nr: 165/Sz/92  
Sprawdziła : mgr inż. Elżbieta Kulaj -Jakubas  
upr. bud. ZAP/0094/POOS/13  
03.06.2024r podpisy: