


- Instalacja freonowa
- Instalacja skroplin
- Y4 Typy trójników według schematu instalacji

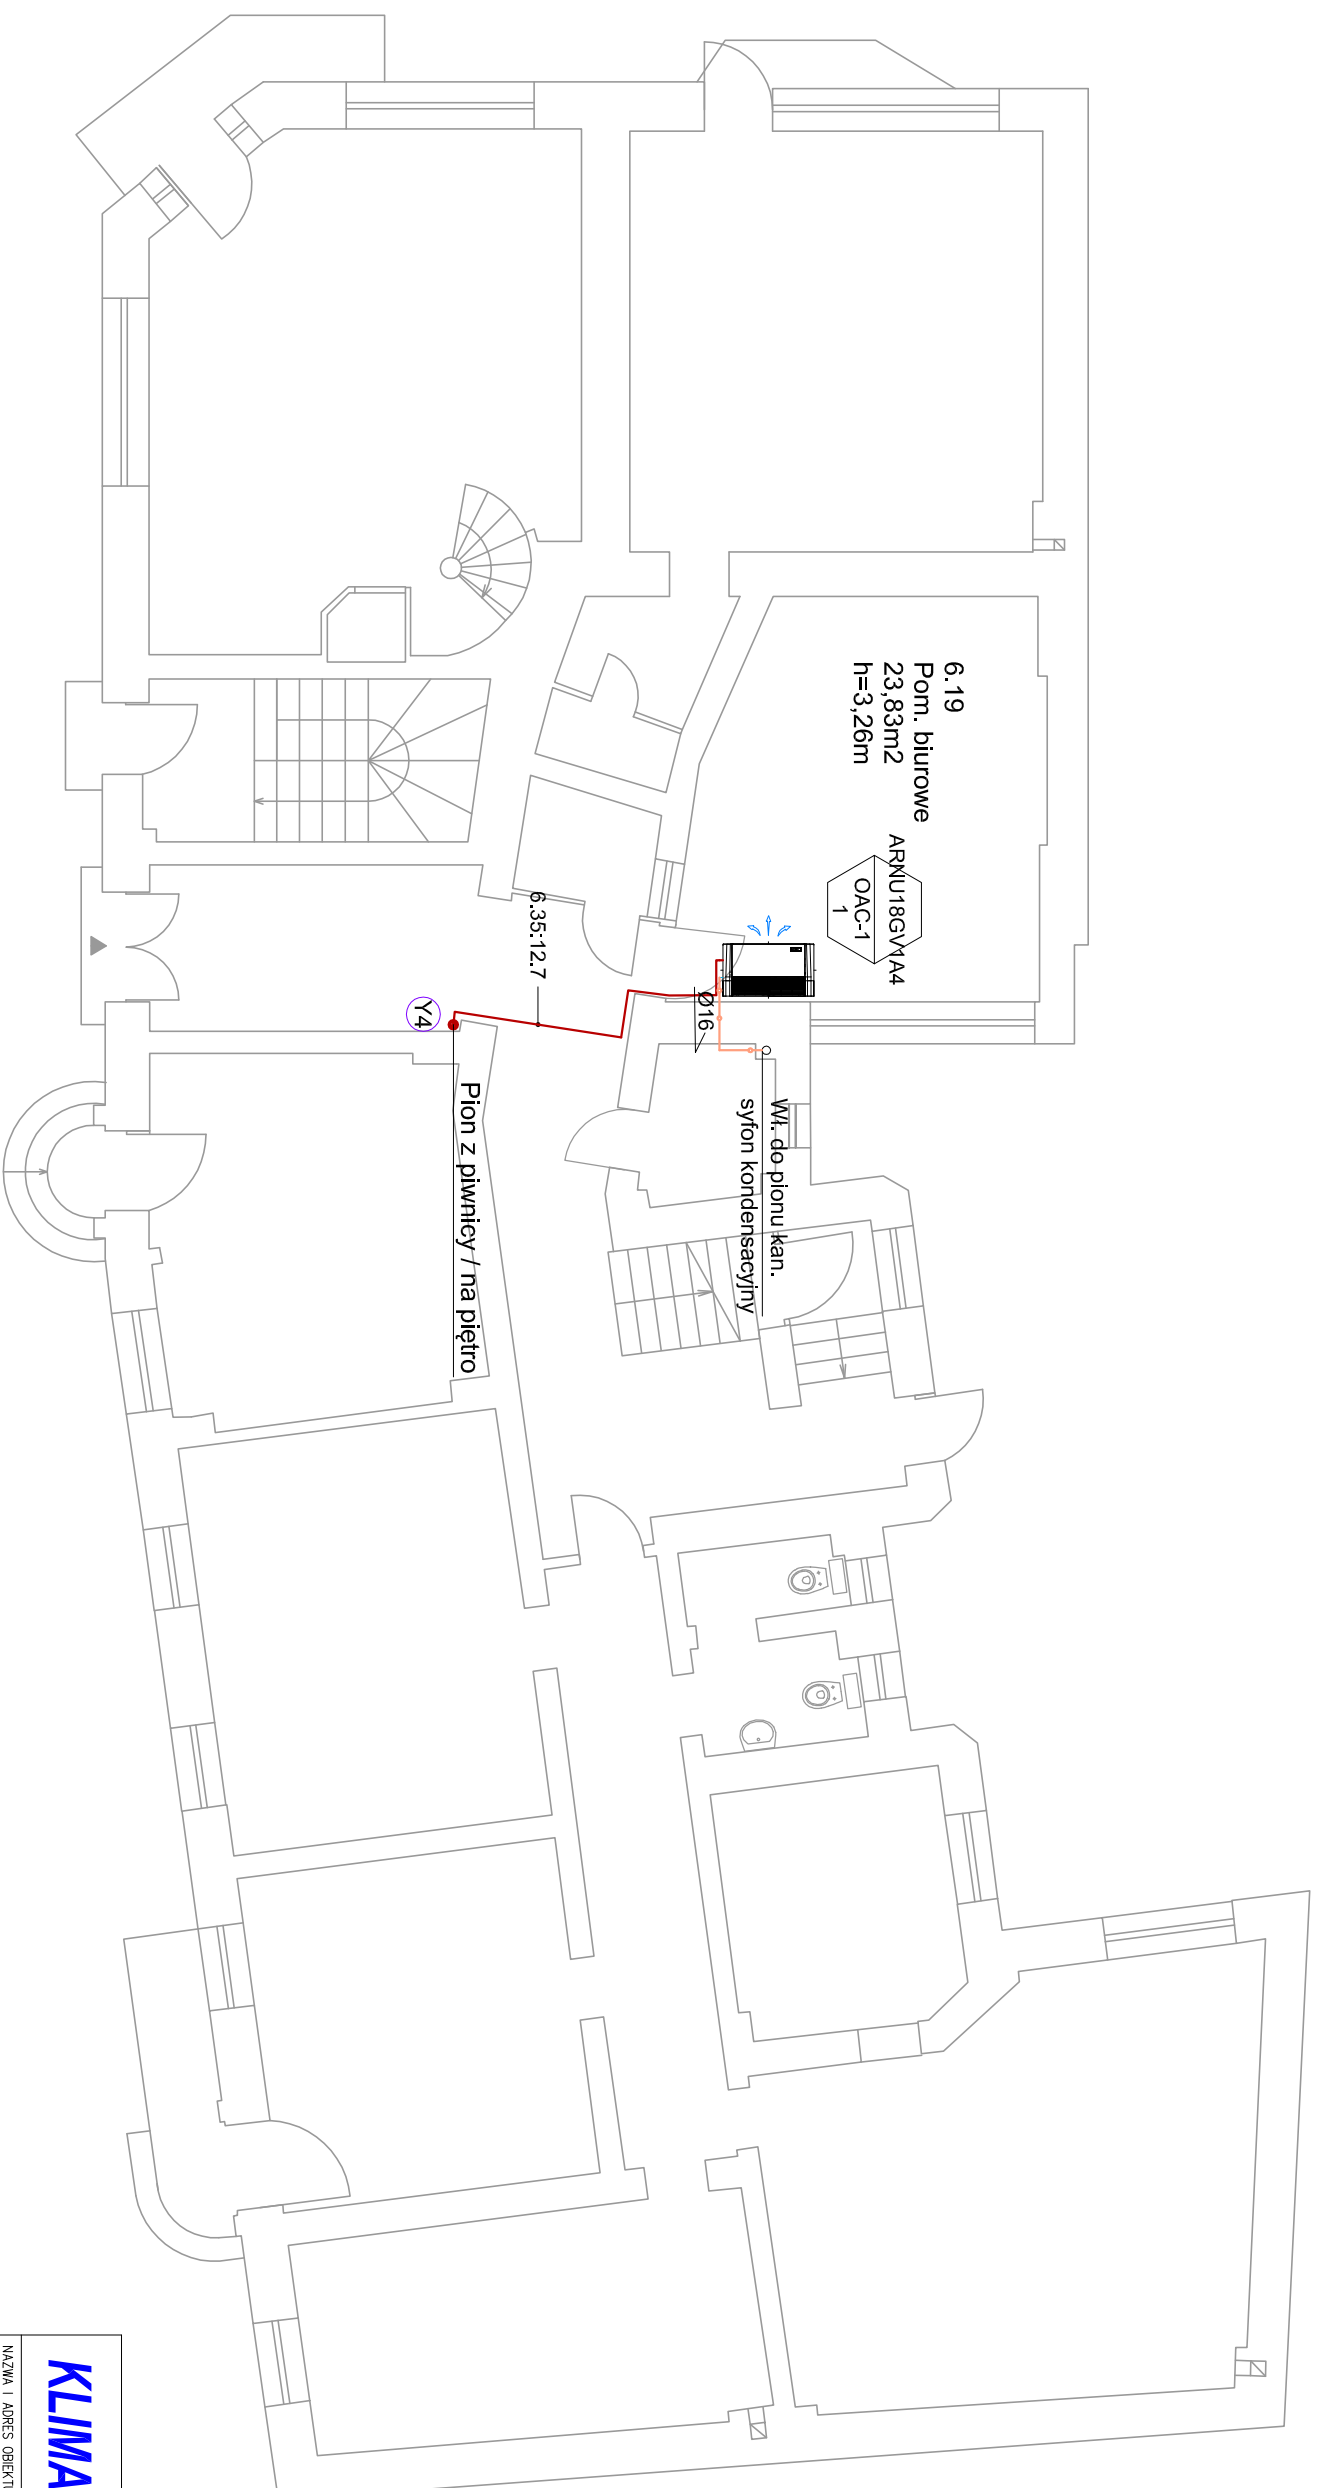

KLIMA-TERM

NAZWA I ADRES OBIEKTU BUDOWANEGO

**Budynek administracyjny
ul. Wehliany Rynek 3
66-400 Gorzów Wlkp.**

Biuro Projektowe
ul. Wróblewskiego 69A/17
66-400 Gorzów Wlkp.
tel. 790 553 100

NR RYSUNKU

S2

FAZA

P.B.

PRZEDMIOT RYSUNKU

RZUT PARTERU

DATA

25.11.21

SKALA

1:100

BRANŻA

SANITARNA

PROJEKTANT

mgr inż. Róbert Michalok

SPRAWDZIC

mgr inż. Jędrzej Gładko

UBS/0015/P005/07
Projektant w szczególności
inst.-inż. w zakresie pełnym
obowiązującym sieci i inst. smtł

UBS/0024/P35/16
Projektant w szczególności
inst.-inż. w zakresie pełnym
obowiązującym sieci i inst. smtł