



ETAP I

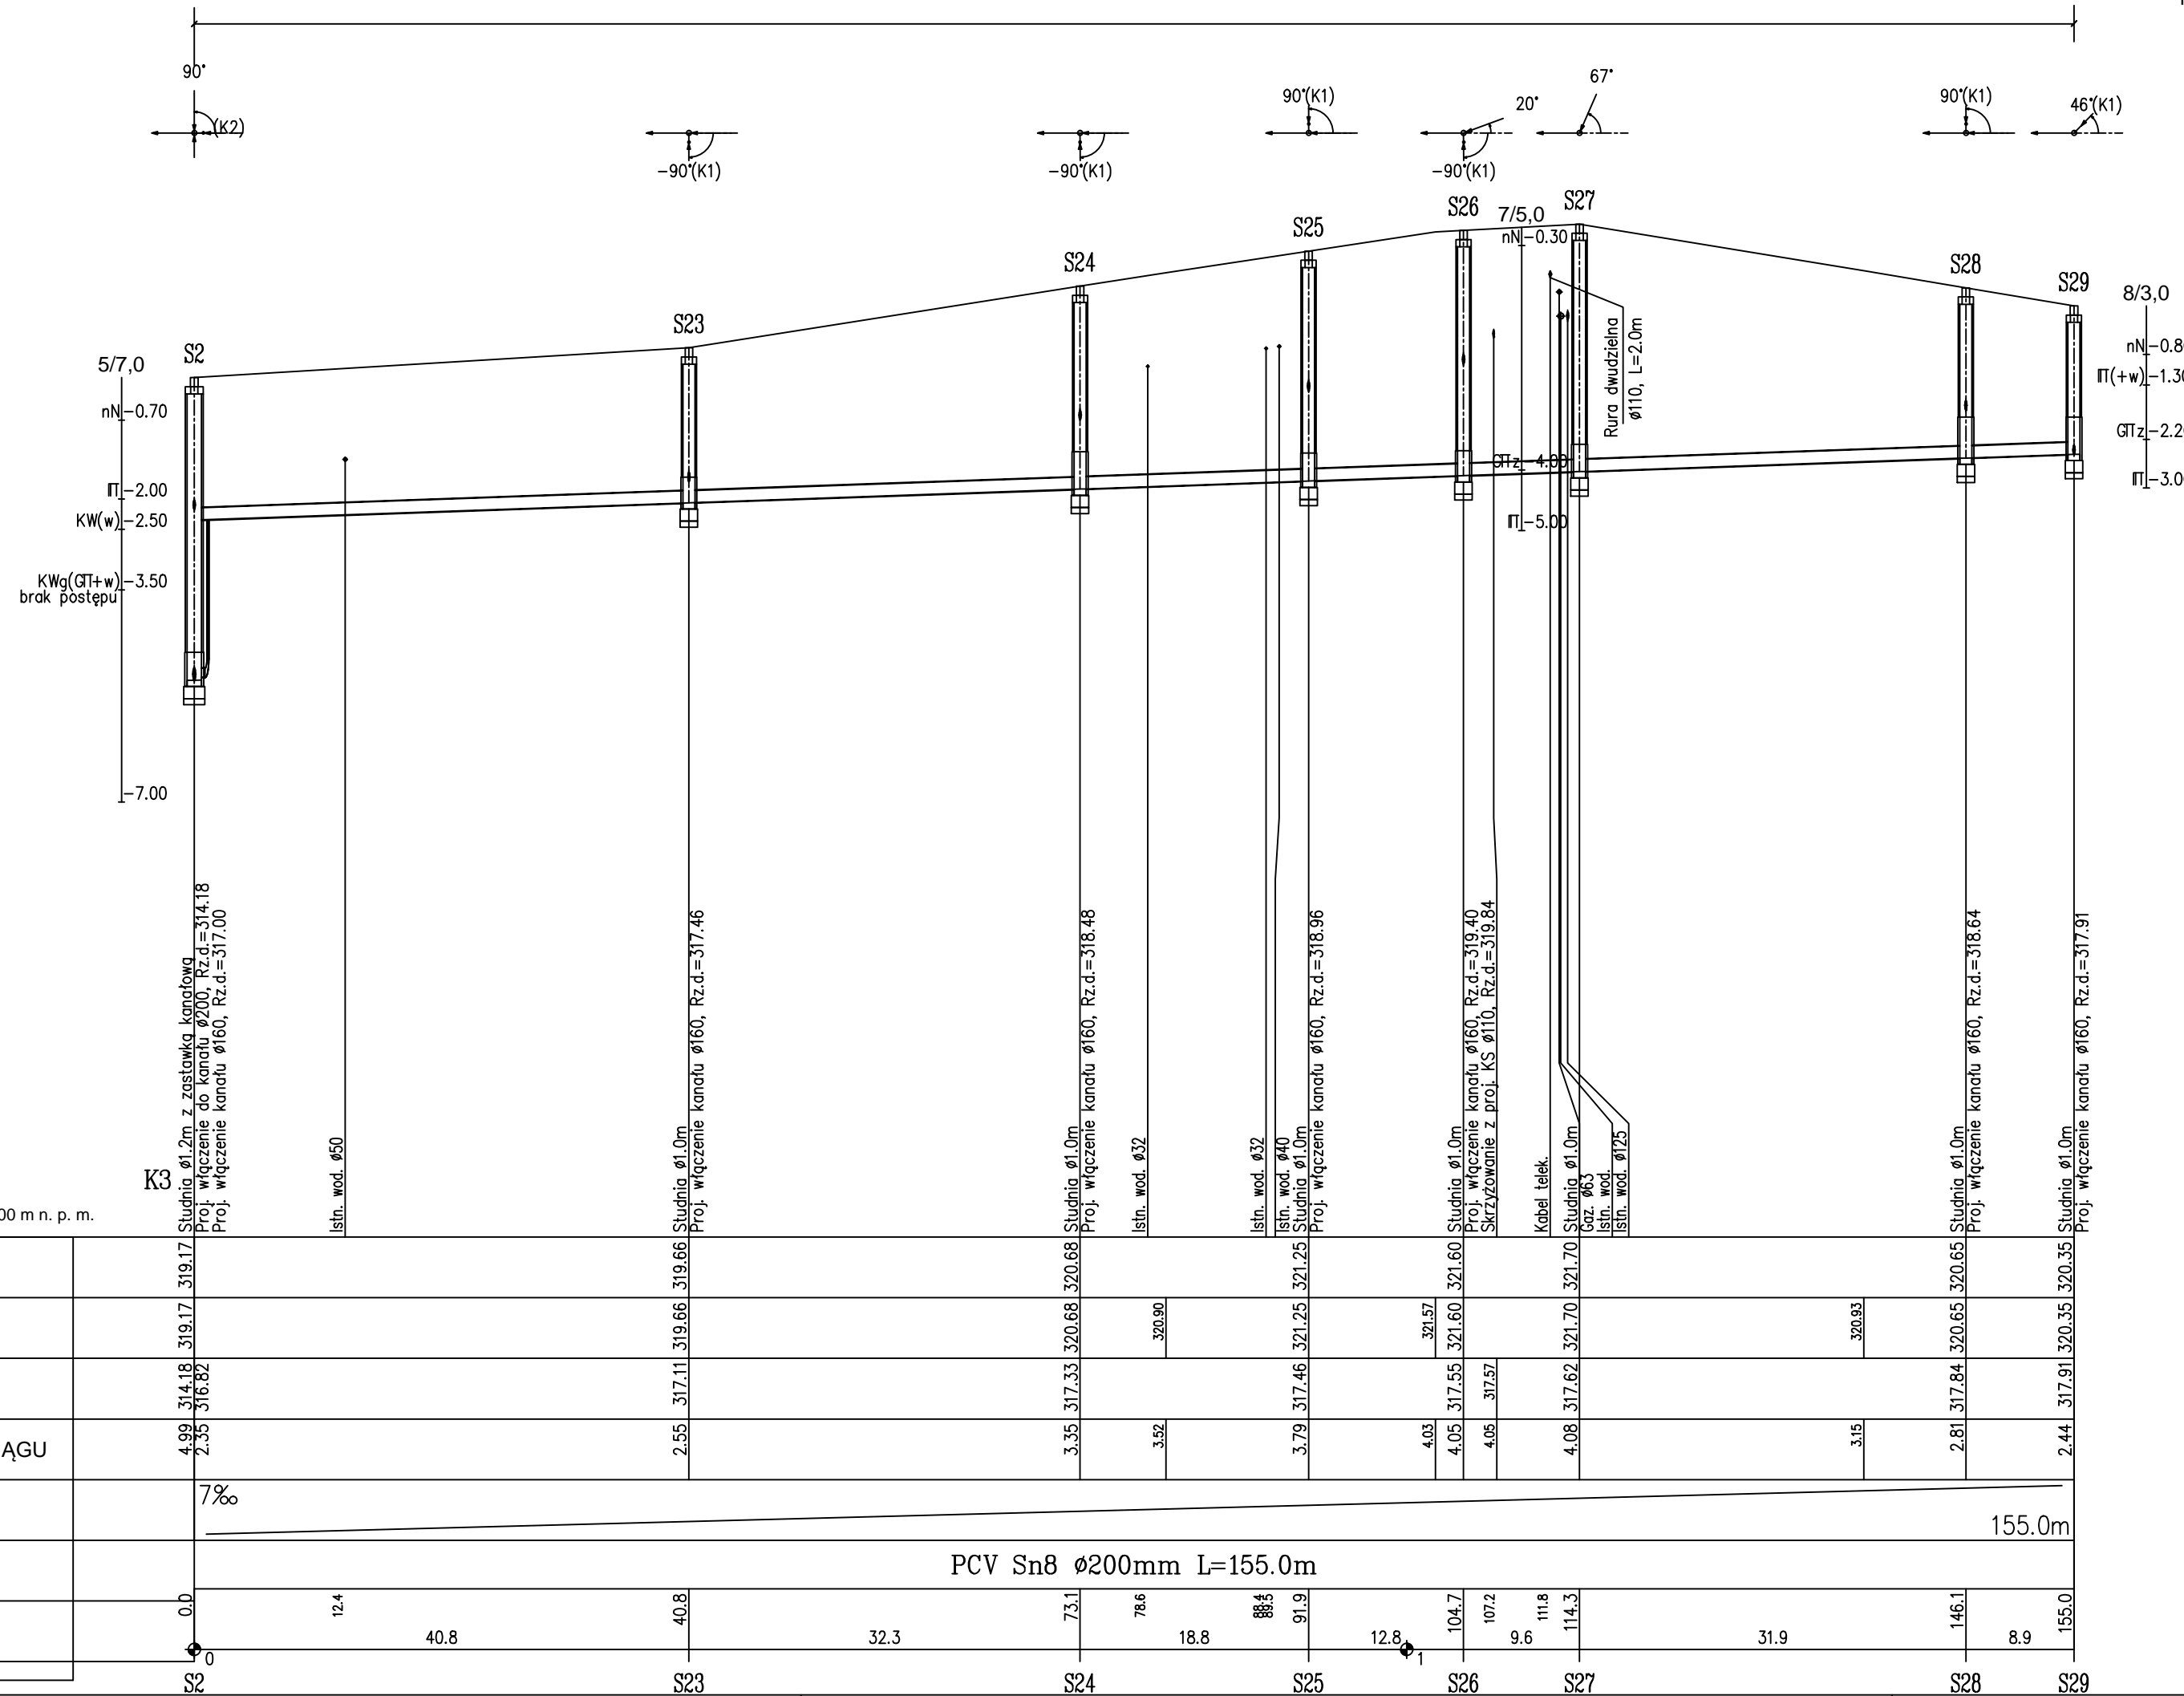

POSADOWIENIE RUROCIĄGÓW

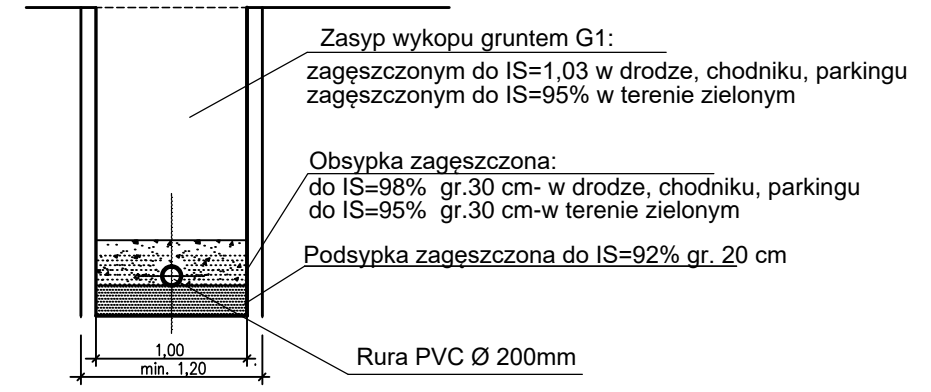

UWAGI:

- Trasy kanałów wytyczyć wg współrzędnych geodezyjnych, współrzędne kanałów podano w zestawieniu studzienek
- Kanał wykonywany z rur PVC litych SN8 Ø 200mm
- Ściany wykopów liniowych zabezpieczyć typową obudową pogrążalną wg opisu
- Przed przystąpieniem do robót w wykopie otwartym należy ręcznie wykonać przekopy kontrolne dla zlokalizowania rzeczywistego przebiegu istniejącego uzbrojenia. Przekopy należy prowadzić pod nadzorem użytkowników uzbrojenia.
- Przy realizacji kanalizacji sanitarnej należy zachować czystość połączeń oraz starannie zagęścić grunt wokół rur i studzienek.
- Istniejące kable energetyczne i teletechniczne należy zabezpieczyć rurami chronnymi dwudzielnymi Ø110mm koloru niebieskiego, Ø160mm koloru czerwonego L=2,0m

OZNACZENIE PROFILU:
POZIOM PORÓWNAWCZY 305,00 m n. p. m.

PROJ. RZĘDNA TERENU	319.17	319.17	319.66	319.66	320.68	320.68	320.90	321.25	321.25	321.60	321.60	320.65	320.65	320.35	320.35			
RZĘDNA TERENU ISTN.	319.17	319.17	319.66	319.66	320.68	320.68	320.90	321.25	321.25	321.60	321.60	320.65	320.65	320.35	320.35			
RZĘDNA DNA KANAŁU	314.18	317.33	317.11	317.46	317.33	317.46	317.55	317.46	317.55	317.55	317.57	317.62	317.84	317.91	317.91			
ZAGŁĘBIENIE OSI RUROCIĄGU	4.99	2.35	2.55	2.55	3.35	3.52	3.79	4.03	4.05	4.05	4.08	3.15	2.81	2.44	2.44			
SPADKI, DŁUGOŚCI	7‰																	
ŚREDNICA, MATERIAŁ	PCV Sn8 Ø200mm L=155.0m																	
ODLEGŁOŚCI	0.0	12.4	40.8	40.8	32.3	73.1	78.6	18.8	91.9	12.8	104.7	107.2	111.8	114.3	31.9	146.1	8.9	155.0

JEDNOSTKA PROJEKTUJĄCA: WODKAN - PROJEKT Barbara Auguściak 41-200 Sosnowiec, ul. Patriotów 7B/1, tel. 885 04 55 55, barbara_augusciak@poczta.onet.pl	
INWESTOR: Miejskie Przedsiębiorstwo Wodociągów i Kanalizacji spółka z o.o. 41-946 Piekary Śląskie ul. Rożdżeńskiego 38	
NAZWA INWESTYCJI: "Budowa kanalizacji sanitarnej wraz z pompownią i kanałem tłocznym w rejonie ulic Radzionkowskiej i Pod Gajem oraz sieci wodociągowej w działce nr 261/12 w Piekarach Śląskich"	DATA OPRACOWANIA: 03.2019 r.
RODZAJ OPRACOWANIA: PROJEKT BUDOWLANY	NR RYSUNKU: T-08
TYTUŁ RYSUNKU: Profil kanału K3	
SKALA: 1:100/500	
PROJEKTANT: mgr inż. Barbara Auguściak	NR UPR.: WZUIA nr 132/84
PODPIS: mgr inż. Marek Wilczok	NR UPR.: SLK/2075/POOS/08