

MAPA DO CELÓW PROJEKTOWYCH

Skala 1:500


województwo kujawsko-pomorskie
powiat lipnowski
040809_2 Gmina Wielgie
040809_2.0010 Piaseczno

dz. nr 9/45, 9/53
sekcja 6.185.3104.3.2
PODGK.6640.2.530.2022
Układ współrzędnych 2000
Poziom odniesienia PL-EVRF2007-NH

USŁUGI GEODEZYJNE
Zbigniew Wyszyński
ul. T. Kościuszki 12/12, 87-600 Lipno
NIP: 888 164 96 89, Regon 340479539
tel. 603 057 350

GEODETA UPRAWNIONY
Zbigniew Wyszyński
Nr up. 14337

Mapa do celów projektowych
Mapa aktualna w oznaczonym zakresie na dzień 06.04.2022r.
Nie ma potrzeby przeprowadzania badania słuszności gruntowej.
Lipno, dnia 12.04.2022 r.
wykonawca:

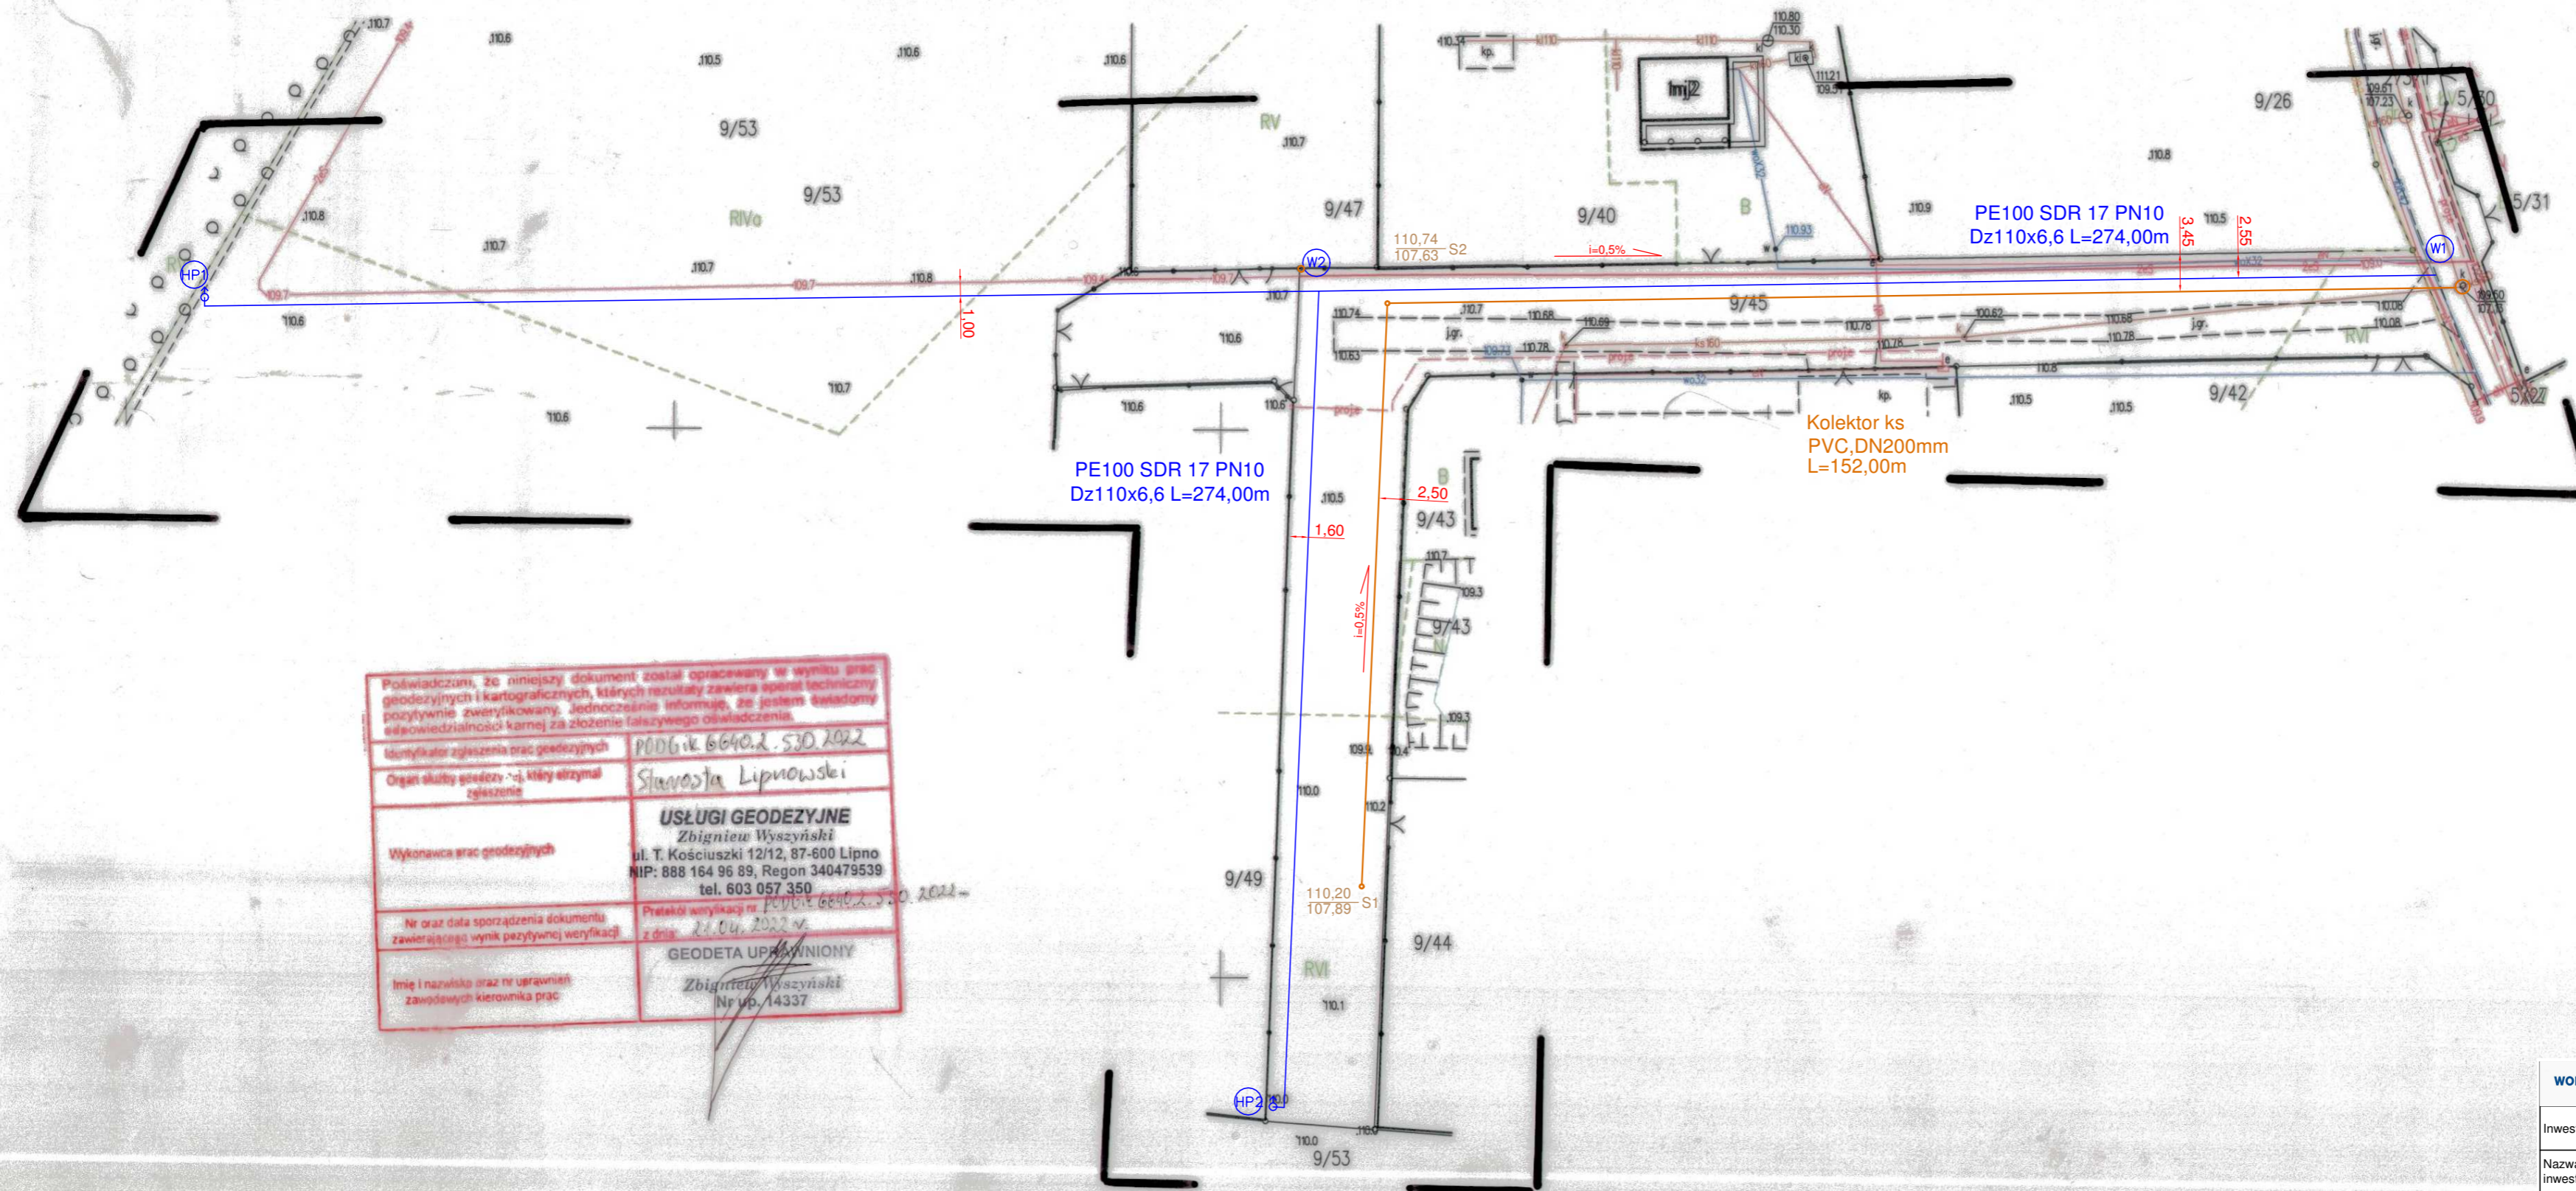

Potwierdzam, że niniejszy dokument został opracowany w wyniku prac geodezyjnych i kartograficznych, których rezultaty zawiera opisanie techniczne pozytywnie zweryfikowane. Jednocześnie informuję, że jestem świadomy odpowiedzialności karnej za złożenie fałszywego oświadczenia.	
Identyfikator zgłoszenia prac geodezyjnych	PODGK.6640.2.530.2022
Organ służby geodezyjnej, który otrzymał zgłoszenie	Starosta Lipnowski
Wykonawca prac geodezyjnych	USŁUGI GEODEZYJNE Zbigniew Wyszyński ul. T. Kościuszki 12/12, 87-600 Lipno NIP: 888 164 96 89, Regon 340479539 tel. 603 057 350
Na oraz data sporządzenia dokumentu Zawierającego wynik pozytywnej weryfikacji	Protokół weryfikacji nr 1 z dnia 06.04.2022 r.
Imię i nazwisko oraz nr uprawnień zawodowych kierownika prac	GEODETA UPRAWNIONY Zbigniew Wyszyński Nr up. 14337

— PROJEKTOWANA SIĘĆ KANALIZACJI GRANTYCYJNEJ (PVC-U dn200 SN8)

— PROJEKTOWANA SIĘĆ WODOCIĄGOWA (PE 100 SDR 17 PN10 Dz110)

H1 - 110,60 W1 - 109,80
109,00 108,42
H2 - 110,00 W2 - 110,70
108,40 109,10

WOD-MAX		WOD-MAX	
ul. Dworcowa 49, 62-400 Sępólno		ul. Dworcowa 49, 62-400 Sępólno	
Investor:	GMINA WIELGIE ul. Starowiejska 8 87-603 Wielgie	Projekt:	PROJEKT ZAGOSPODAROWANIA TERENU
Nazwa inwestycji:	PROJEKT BUDOWY SIĘCI WODOCIĄGOWEJ Jedn. ewid. 040809_2 Wielgie, Obręb 0010 Piaseczno, Działka nr 273/1, 9/45	Skala:	1:500
Projektował:	mgr inż. Sławomir Lebica Uprawnienia budowlane WKP/6154/PWCS/09 w specjalności instalacyjnej do projektowania kierowania robotami budowlanymi bez ograniczeń	Branża:	INSTALACYJNA
PLAN ZAGOSPODAROWANIA TERENU		Data:	12.2022
PZT		STR.11	