

Legenda:

- INSTALACJA C.O. PRZEWODY
- PE-VI/AL/PE
- Piwnica: CO4 — PIONY INSTALACJI CENTRALNEGO OGRZEWANIA
- GRZEJNIK CENTRALNEGO OGRZEWANIA STALOWY PŁYTKOWY, ODDOLNY, WISZĄCY, ZAWOROWY, ZINTEGROWANY ZAWÓR, GŁOWICA TERMOSTATYCZNA, (OZNACZENIE, MOC, TEMPERATURA OBL. POMIESZCZENIA, TYP/WYSOKOŚĆ, NASTAWA)


+20 °C
Φwym: 800 W

NR POMIESZCZENIA
TEMPERATURA OBLICZENIOWA
ZAPOTRZEBOWANIE CIEPŁA DLA POMIESZCZENIA

UWAGA:
PRZEWODY IZOLOWAĆ OTULINAMI Z MATERIAŁU 0,035W/(M*K) O GRUBOŚCI DLA:
- ŚREDNICA WEWNETRZNA DO 22MM – 20MM
- ŚREDNICA WEWNETRZNA 22MM DO 32MM – 30MM
- ŚREDNICA WEWNETRZNA OD 35MM DO 100MM – GRUBOŚĆ RÓWNA ŚREDNICY WEWNETRZNEJ RURY.
- PRZEWODY UŁOŻONE W PODŁOŻE – 6MM
- PRZEWODY PRZEWODZIC W WARSTWACH PODŁOŻY, W BRUZZDACH

WŁĄCZENIE KOTŁÓW DO INSTALACJI WODY CIEPŁEJ, POPRZECZ ISTNIEJĄCĄ INSTALACJĘ C.W.U.

RZUT PIĘTRA II SKALA 1:50

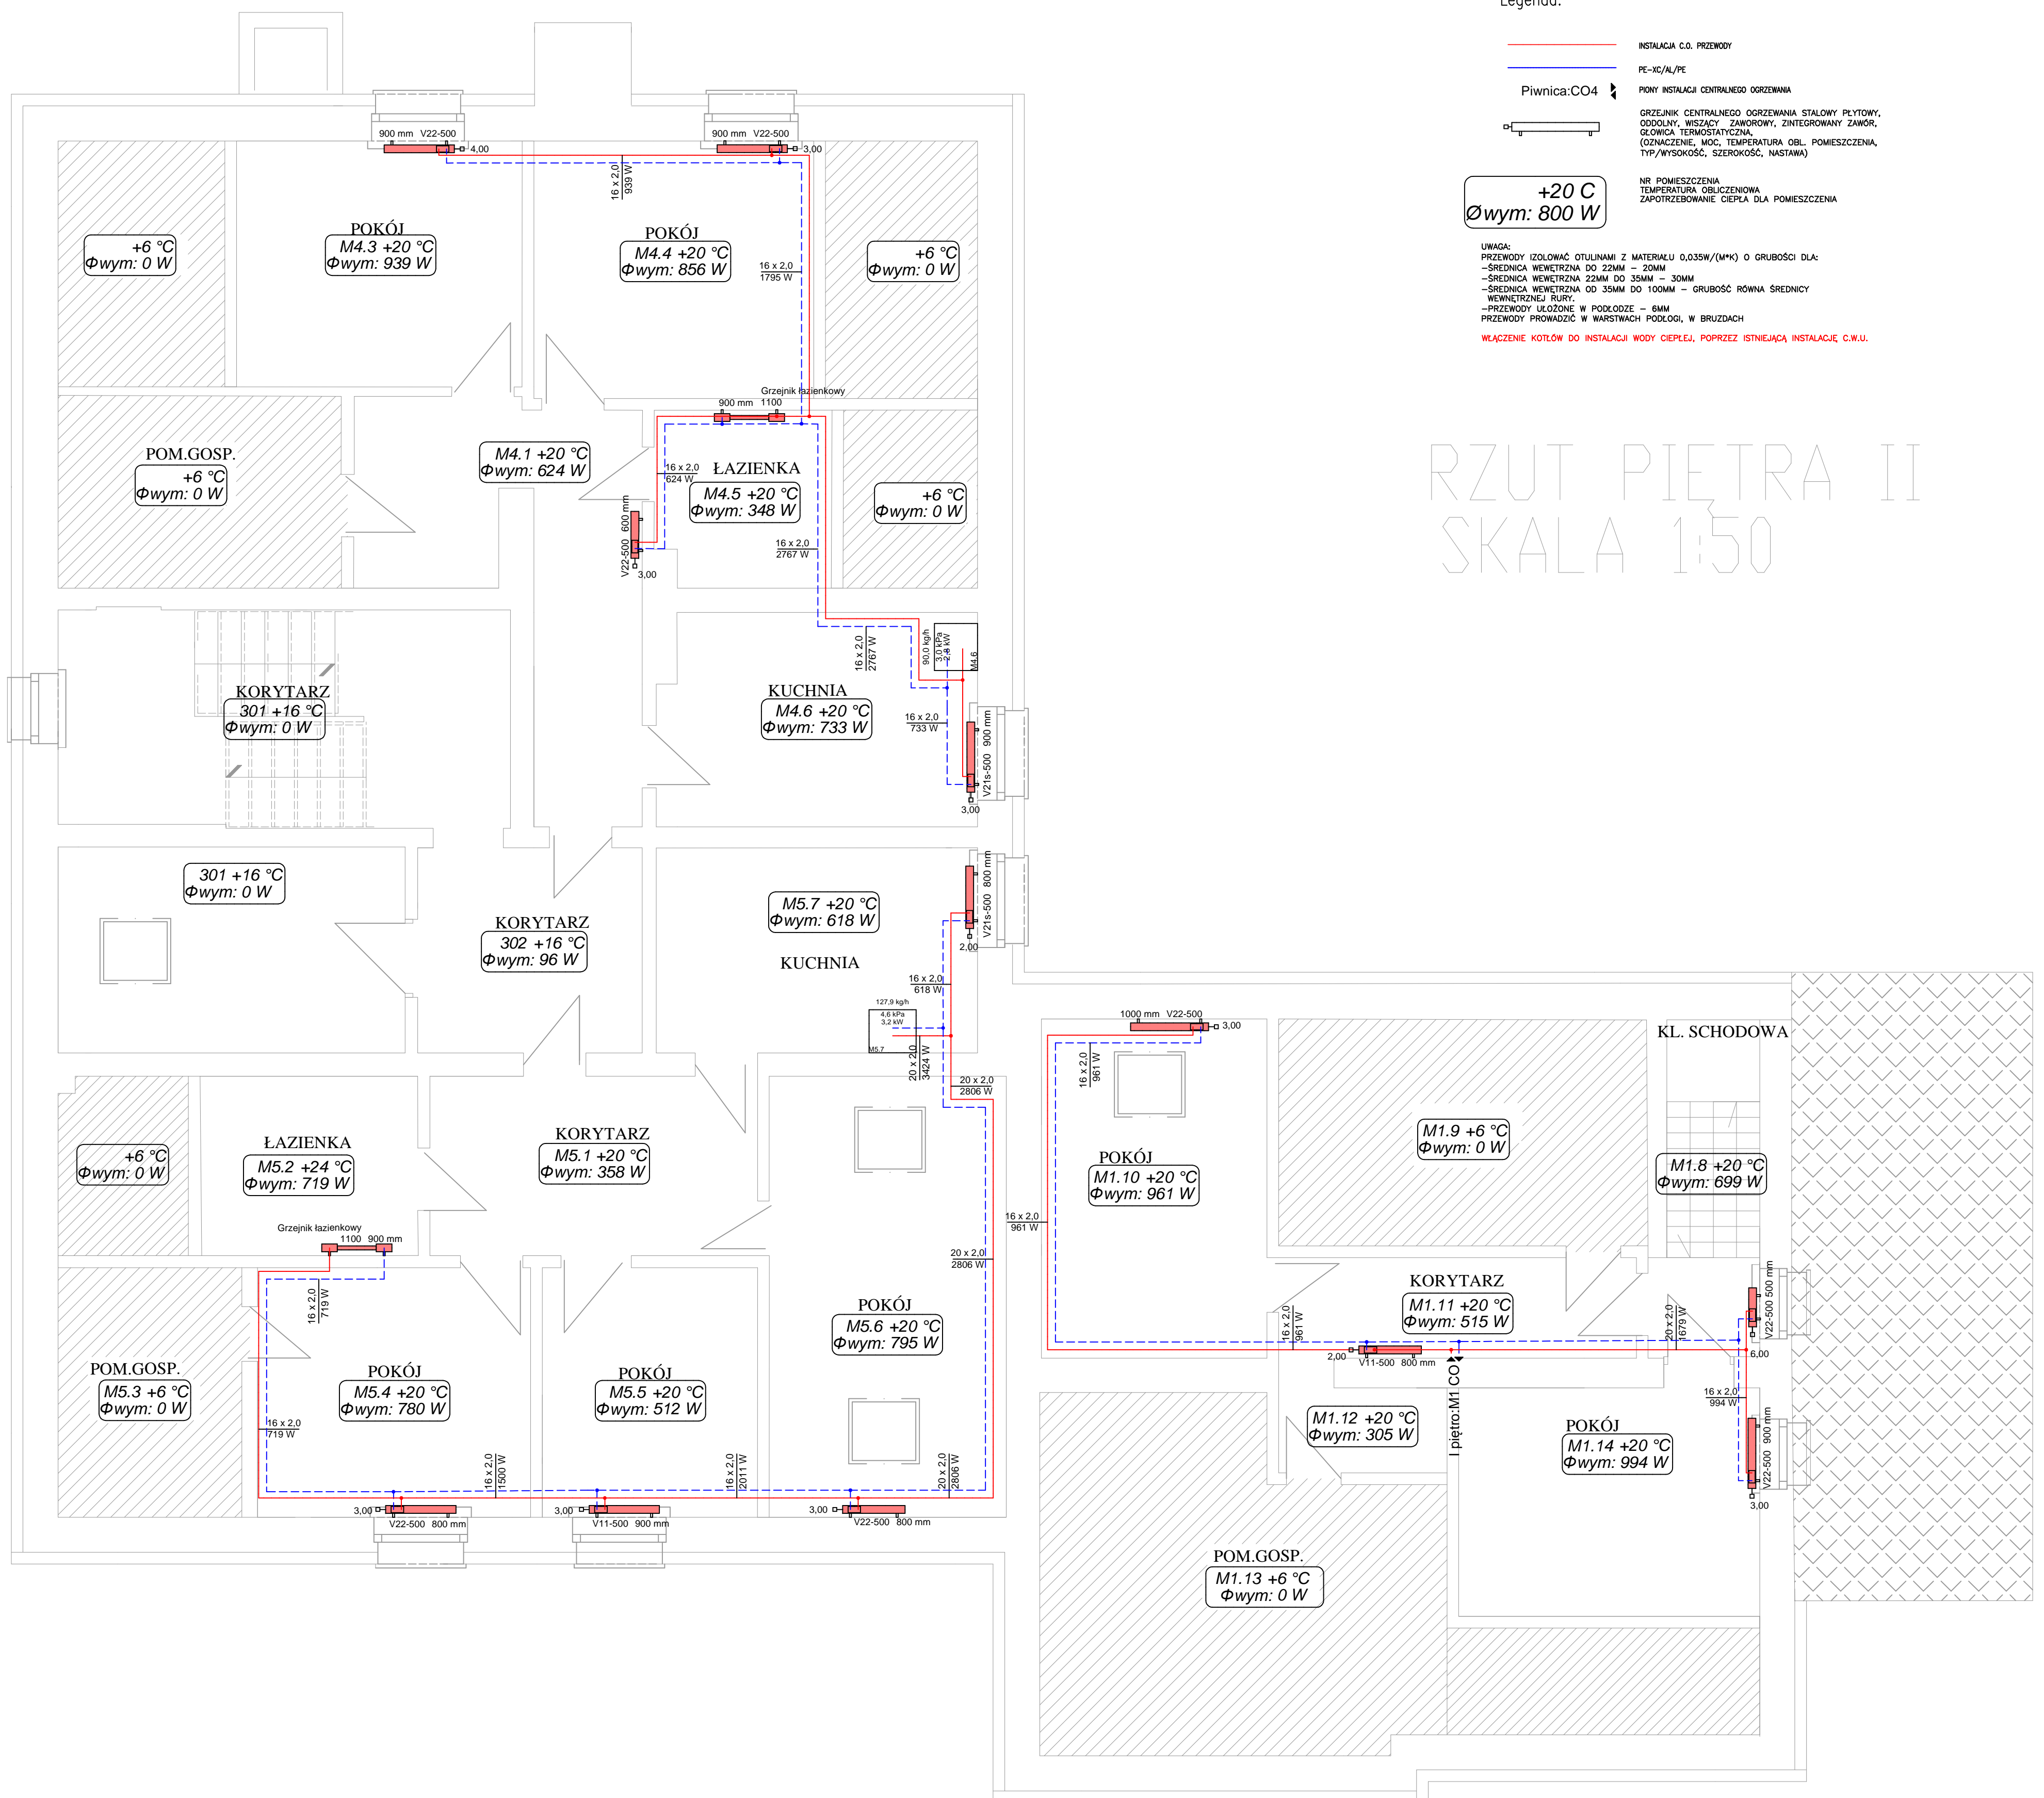

| | | | |
|--|---|---|---------|
| | | BIURO INŻYNIERYJNE ul. Poniatowskiego 3/10, 66-400 Gorzów Wlkp tel/fax: (95) 7309363, kom. +48 728 422 422 www.kulik-instal.com, e-mail: biuro@kulik-instal.com | |
| | | Stadium: Projekt wykonawczy | |
| Temat: Projekt instalacji centralnego ogrzewania w budynku wielorodzinnym z osiedlem zdrowia w Lipkach Wielkich. | | | |
| Adres: ul. Szosowa 107, 66-431 Lipki Wielkie | | | |
| Inwestor: GMINA SANTOK ul. Gorzowska 59, 66-431 Santok | Skala: 1:50 | Nr rys.: S04 | |
| Tytuł rys.: RZUT II PIĘTRA - instalacja c.o. w mieszkaniach nr: 1,4,5. | | | |
| Autorzy projektu: Instalator: mgr inż. DARIUSZ KULIK Opracowujący: Sprawdzający: | Specjalność: upr. do projektowania bez ograniczeń w specjalności instalacyjnej | Nr upr. bud.: LUK00033/PO0503 Data: 28.12.2020 | Podpis: |