


RZUT DACHU SKALA 1:100

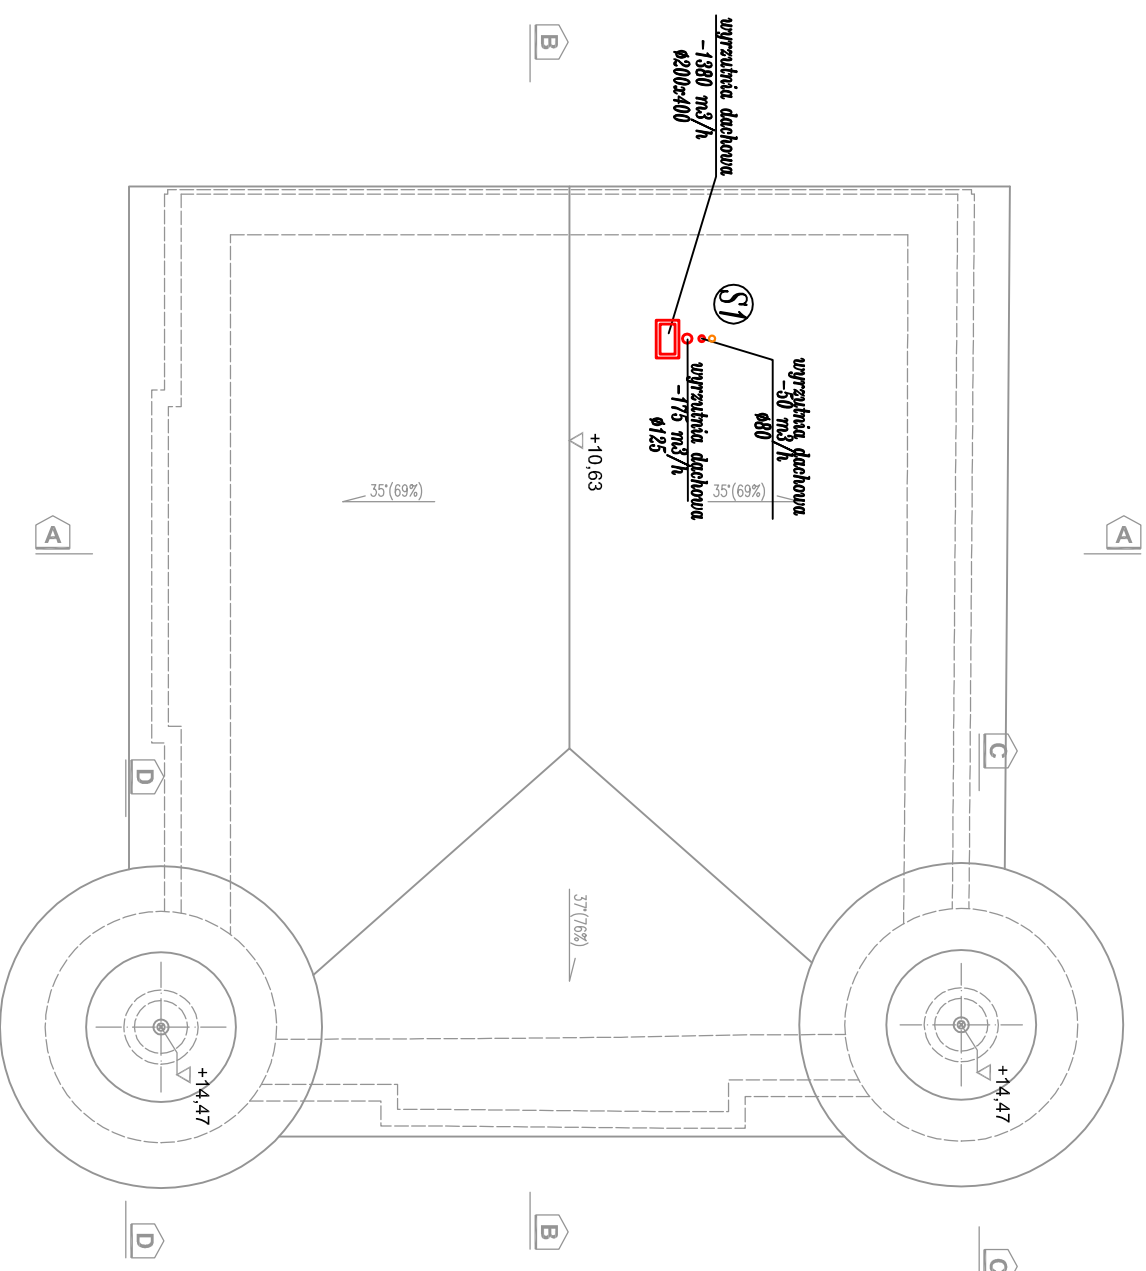

LEGENDA:

(S1) numer pionu instalacji kanalizacji sanitarnej
- - - układ wywiewny

— układ nawiewny

-100 m³/h ilość powietrza wywiewanego

+130 m³/h ilość powietrza nawiewanego

k.k kratka kontaktowa

1 – wentylator kanatowy np. TD-250/100
o wyd. max. do 200 m³/h

prod. Venture Industries [230V/22W/0,1A]

2 – wentylator kanatowy np. EDM80
o wyd. max. do 80 m³/h

prod. Venture Industries [230V/9W]

UWAGI

1. Wszystkie informacje przedstawione na rysunkach, a nie ujęte w opisie lub ujęte w opisie, a nie ujęte na rysunkach należy traktować tak, jakby były ujęte wszędzie.
2. Wszystkie rysunki należy rozpatrywać łącznie z niniejszym rysunkiem
3. Dokumentację rozpatrywać łącznie z opisem technicznym oraz pozostałymi branżami – dokumentacja wielobranżowa stanowi całość
4. Wszelkie elementy konstrukcyjne oraz instalacyjne w pierwszej kolejności rozpatrywać wgproji. branżowych.
5. Przed przystąpieniem do realizacji wszystkie wymiary należy sprawdzić na budowie. Wykonawca zobowiązany jest do wykonania prac zgodnie z zasadami sztuki budowlanej i wiedzy technicznej
6. WSZYSTKIE PRZEJŚCIA ELEMENTÓW INSTALACYJNYCH (WENT. MECHANICZNEJ, INST. SANITARNYCH, INST. ELEKTRYCZNYCH I INNYCH) PRZEZ ELEMENTY ODDZIELENIA POŻ (ŚCIANY I STROPY) ZABEZPIECZYĆ DO KLASY ODPORNOŚCI ŚCIANY LUB STROPU.

RZUT DACHU

skala 1:100

STUDIO ARCHITEKTURY Paweł Dziwiński

25-759 Kielce, ul. Mineralna 24

Temat:	<i>Przebudowa wraz ze zmianą sposobu użytkowania zabrykowanego budynku spichlerza – wozowni z przeznaczeniem na budynek usługowy (gminny ośrodek kultury).</i>		Rys:	S8	
Investor:	Gmina Kluczewsko Ul. Spółdzielcza 12 29-120 Kluczewsko	Stadium:	Projekt budowlany	Skala:	1:100
Branża:	SANITARNA				
Tytuł rysunku:	RZUT DACHU, INSTALACJA WENT. MECHANICZNEJ I KS.	Wzrost:	2019	Podpis:	
Projektował:	mgr inż. Dorota Szywała		SWK/0047/POOS/05		09. 2019
Opracował:	mgr inż. Dominika Ludyna		-		09. 2019
Sprawił:	inż. Klaudia Wąsik		-		09. 2019
Sprawił:	inż. Monika Burczyn		SWK/0134/PWOS/04		09. 2019