


RZUT PARTERU SKALA 1:100

WIDOK REMONT

1. Remont pomieszczenia nr 6
2. Remont pomieszczenia dla matek karmiących

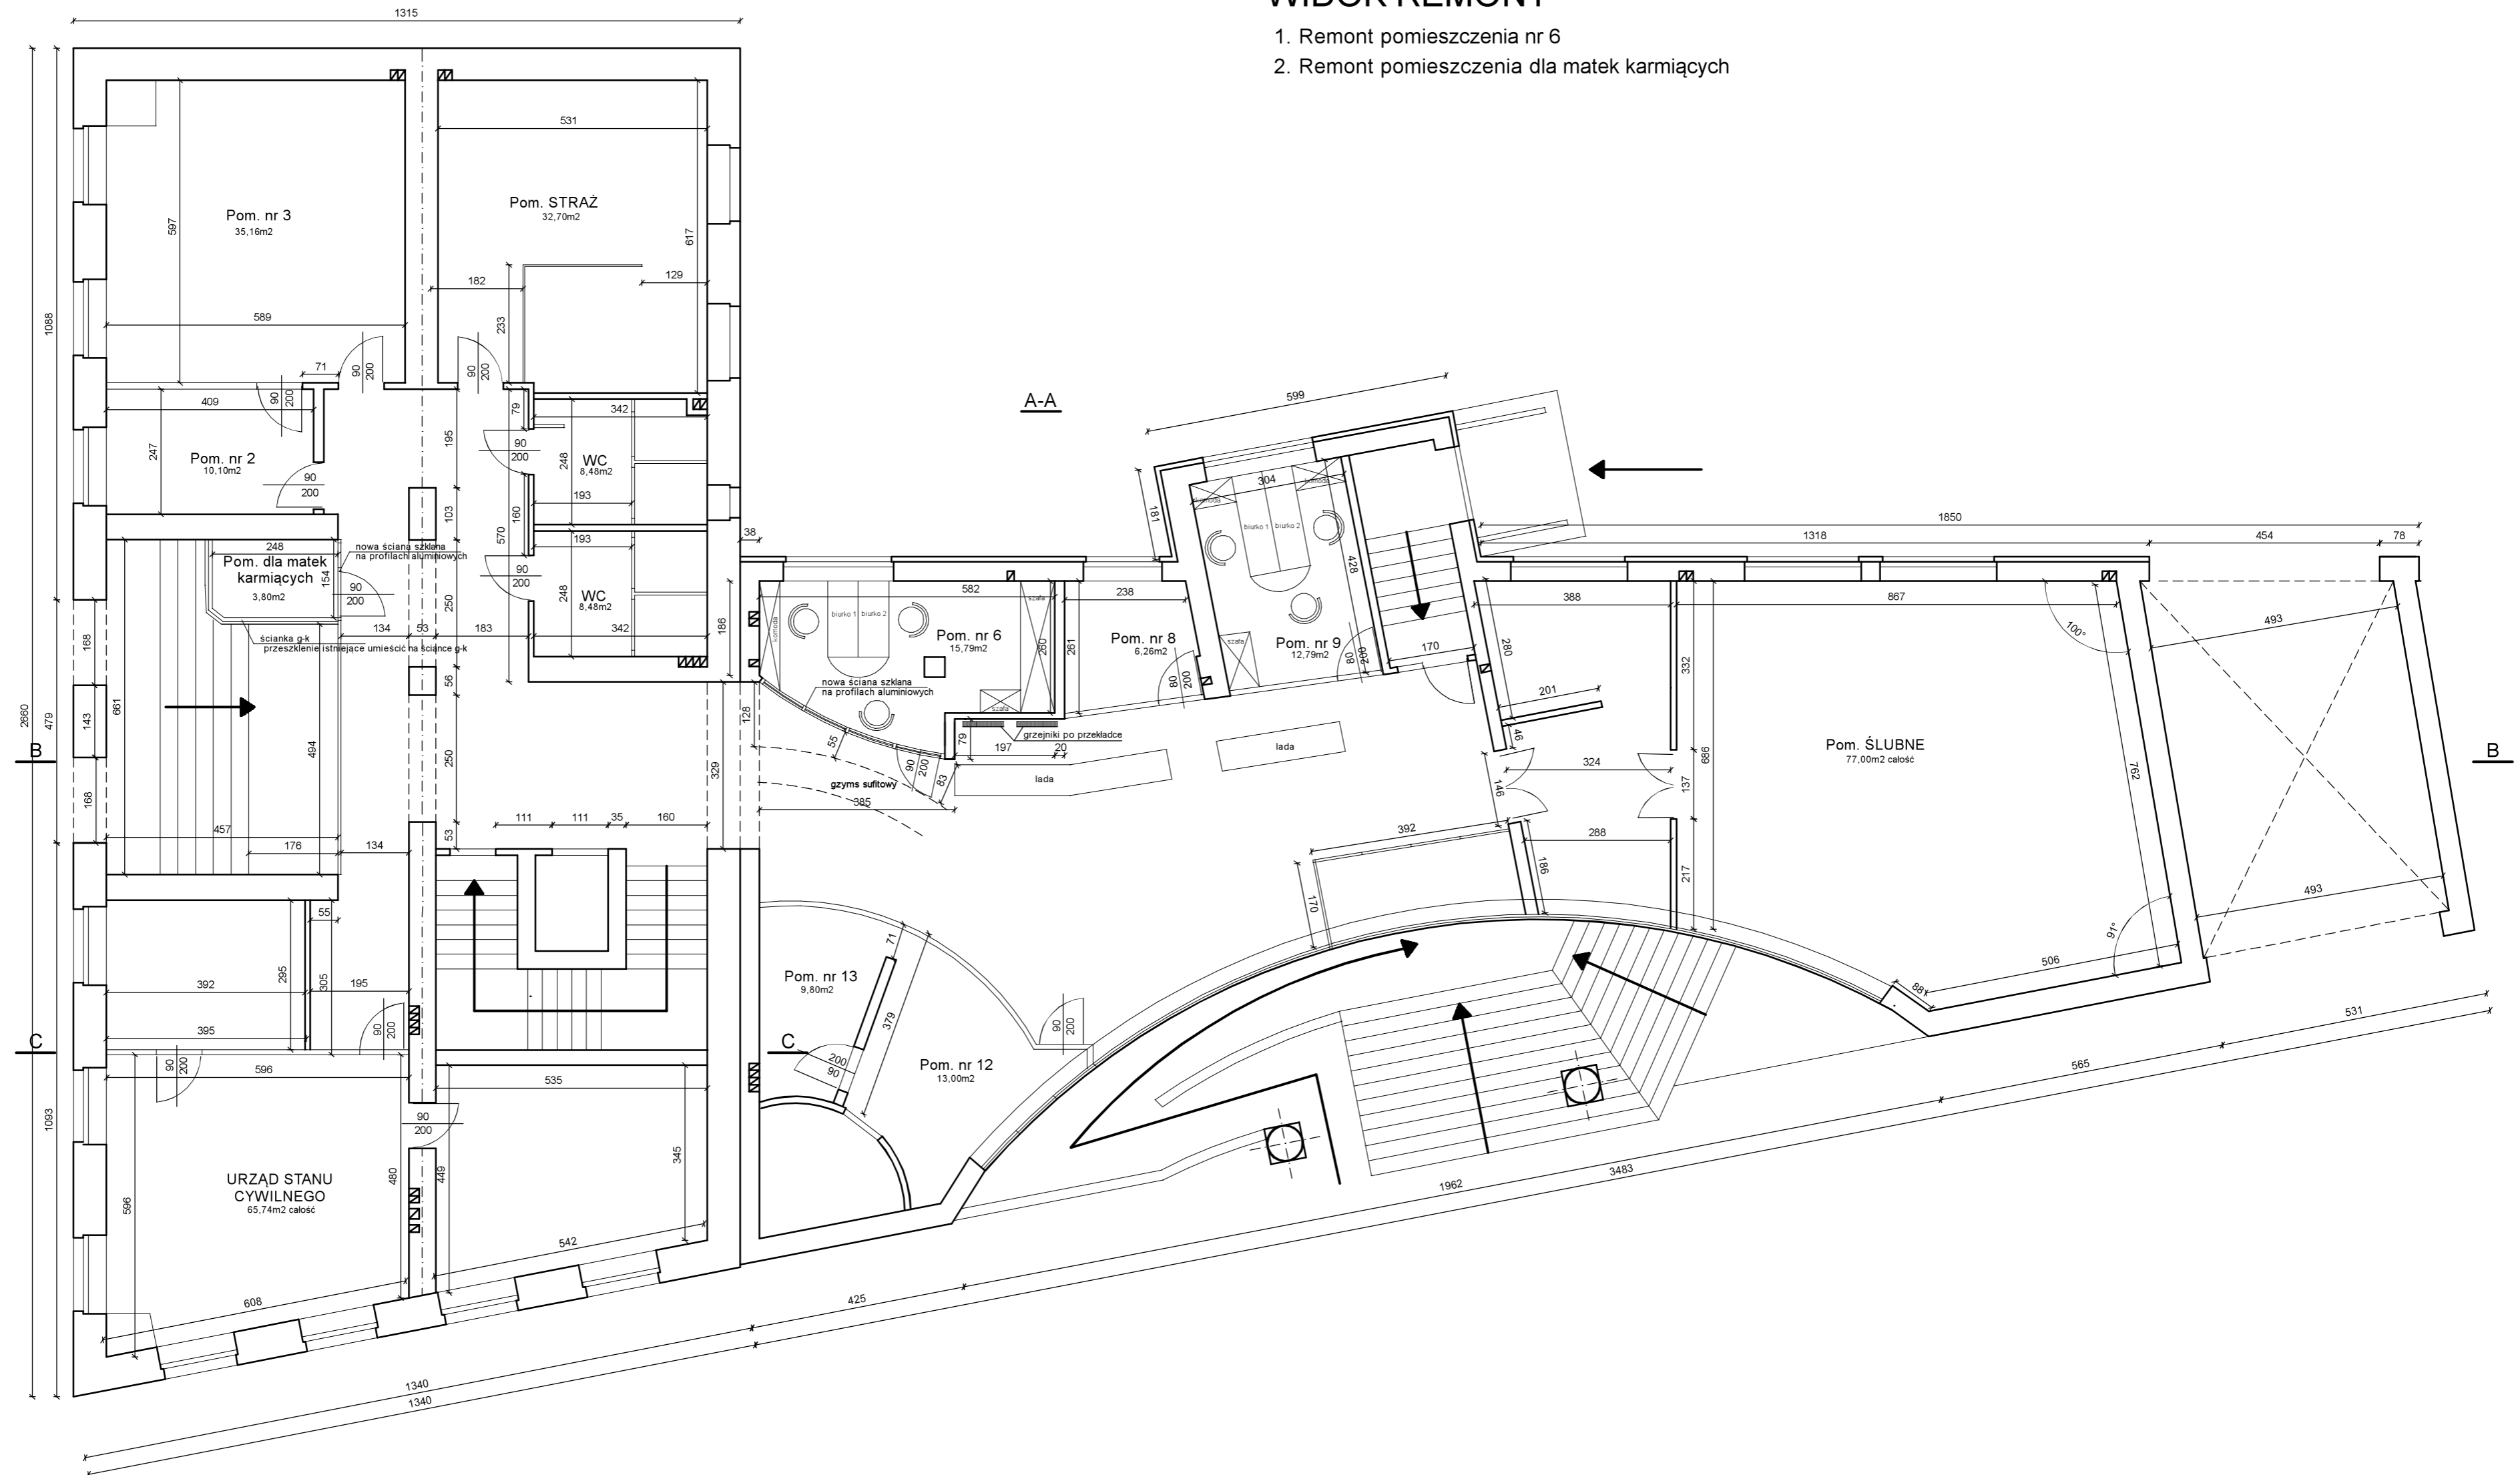

OBIEKT:	URZĄD MIASTA W CZARNKOWIE- REMONT	
INWESTOR:	Gmina Miasta Czarnków, Burmistrz Miasta Czarnków Andrzej Tadla	
PROJEKTANT:	mgr inż. Stefania Szwed kier. bud. i robót w specj. konstrukcyjno-budowlanej w zakresie pełnym nr upr. GP-7342/1527/91	RZUT PARTERU
		SKALA 1:100 rys.2
OPRACOWAŁ:	mgr inż. Michał Szwed	12.2019r.