


SCHEMAT INSTALACJI TELETECHNICZNEJ

SKALA 1:200

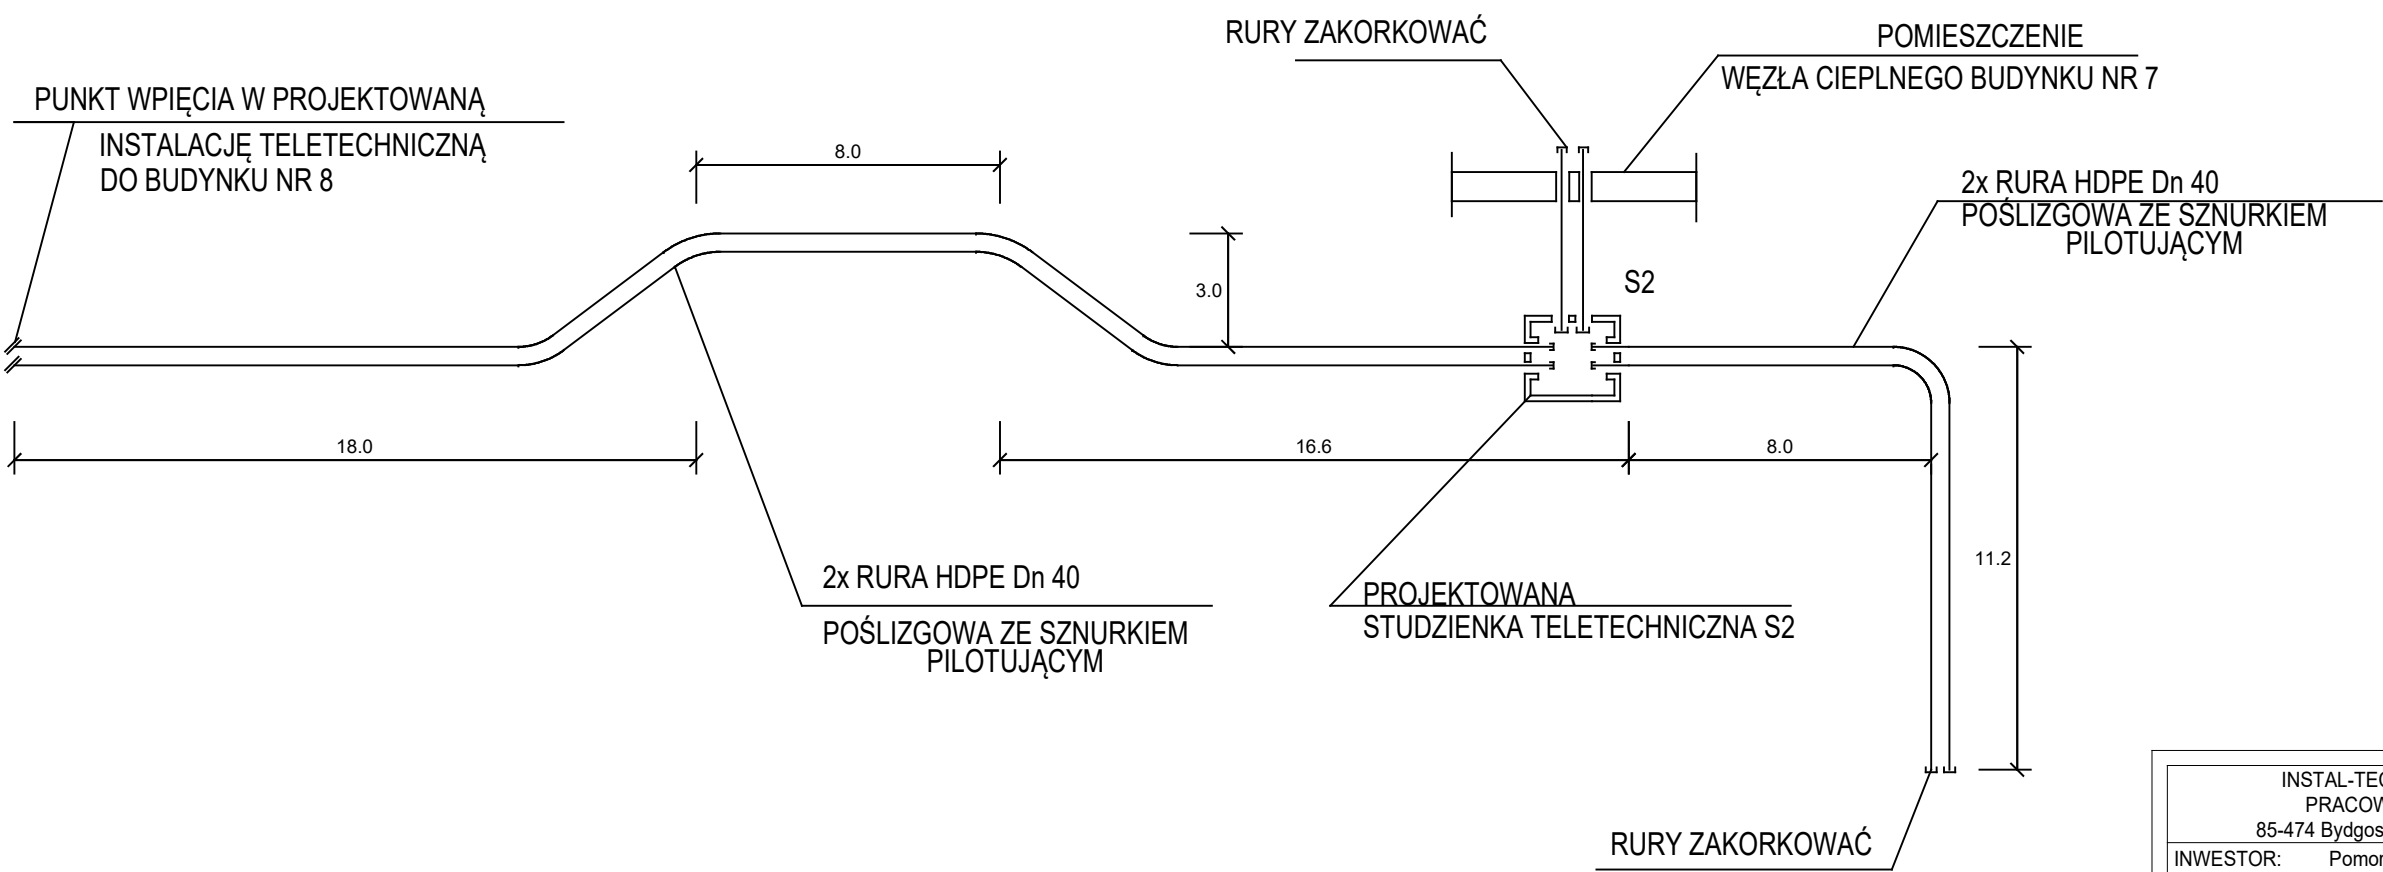

INSTAL-TECHNIKA L. MACZYŃSKI PRACOWNIA PROJEKTOWA 85-474 Bydgoszcz, ul. Sanatoryjna 10		
INWESTOR: Pomorska Spółdzielnia Mieszkaniowa ul Kołobrzeska 15 85-704 Bydgoszcz		
STADIUM - PROJEKT WYKONAWCZY		BRANŻA - SANITARNA
TEMAT: Projekt wykonawczy przyłącza ciepłego 2x60,3/125mm do budynku mieszkalnego nr 7 zlokalizowanego przy ul. Zaświat w Bydgoszczy dz. nr 4/24 obr. 121		
	NAZWISKO NR UPR.	PODPIS
PROJEKTOWAŁ	inż. L. Maczyński upr bud ABIT-II-7131 15/2000	
OPRACOWAŁ	Specjalność instalacyjna - bez ograniczeń	
WERYFIKATOR	inż. A. GRZESIAK UPR. BUD. GWBPP-NB 7210	
DATA	NUMER ZLECENIA	NR RYS.
15.05.2018		5/5