

# MAPA DO CELÓW PROJEKTOWYCH

skala 1:500

ID zgł: GN.6641.448.2024  
województwo: łódzkie  
powiat: opoczyński  
gmina: 100705\_2, Paradyż  
obręb: 0019 Solec  
działka nr: 248/2, 249/2, 250/2, 251/2, 252/2

Układ współrzędnych "PL-2000"  
Poziom odniesienia "PL-EVRF2007-NH"  
Sekcje: 7.152.13.08.2.1, 7.152.13.08.2.3

Mapa służy do celów projektowych w zakresie opracowania i stanowi załącznik do projektu.  
Stan aktualności na 06.03.2024r  
Mapę opracowano na podstawie baz danych otrzymanych z PODGiK w Opocznie oraz pomiaru uzupełniającego.

sporządził:

Poświadczam, że niniejszy dokument został opracowany w wyniku prac geodezyjnych i kartograficznych, których rezultaty zawiera operat techniczny pozytywnie zweryfikowany jednocześnie informuję, że jestem świadomy odpowiedzialności za złożenie fałszywego oświadczenia.	
Identyfikator zgłoszenia prac geodezyjnych	GN.6641.448.2024
Organ służby geodezyjnej, który otrzymał zgłoszenie	Starosta Opoczyński
Wykonawca prac geodezyjnych	Kompas Łukasz Gwadera
Numer oraz data sporządzenie dokumentu zawierającego wynik pozytywnej weryfikacji	Protokół weryfikacji numer GN.6641.448.2024_1 z dnia 11.03.2024r.
Imię i nazwisko oraz numer uprawnień zawodowych kierownika prac	mgr inż. Łukasz Gwadera Numer uprawnień 21935 (1,2)

KOMPAS  
Łukasz Gwadera  
Biernackiego 5, 26-300 Opoczno  
NIP 768-165-21-20

geodeta uprawniony  
mgr inż. Łukasz Gwadera  
numer uprawnień 21935 (1,2)


Opoczno, dnia 06.03.2024

Nie wyklucza się istnienia w terenie innych nie wskazanych na niniejszej mapie urządzeń podziemnych, które nie były zgłoszone do inwentaryzacji lub o których brak jest informacji w instytucjach branżowych.  
Granice działek wkreślono na podstawie danych ewidencji gruntów.


Punkty osnowy geodezyjnej podlegają ochronie.

(Prawo Geod. i Kart. – Ust. z dn. 17.05.1989r., Rozp. MSWiA w sprawie ochrony znaków geodezyjnych, grawimetrycznych i magnetycznych z dn. 15.04.1999r.)

ZAKRES OPRACOWANIA

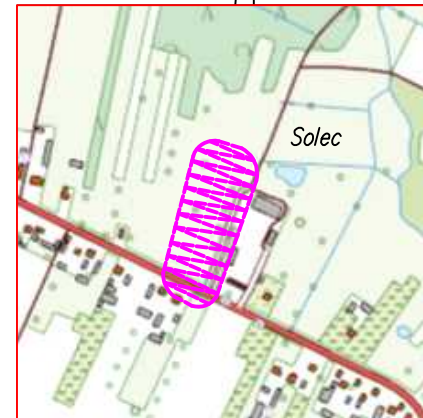

SZKIC ORIENTACYJNY  
SKALA 1:10 000

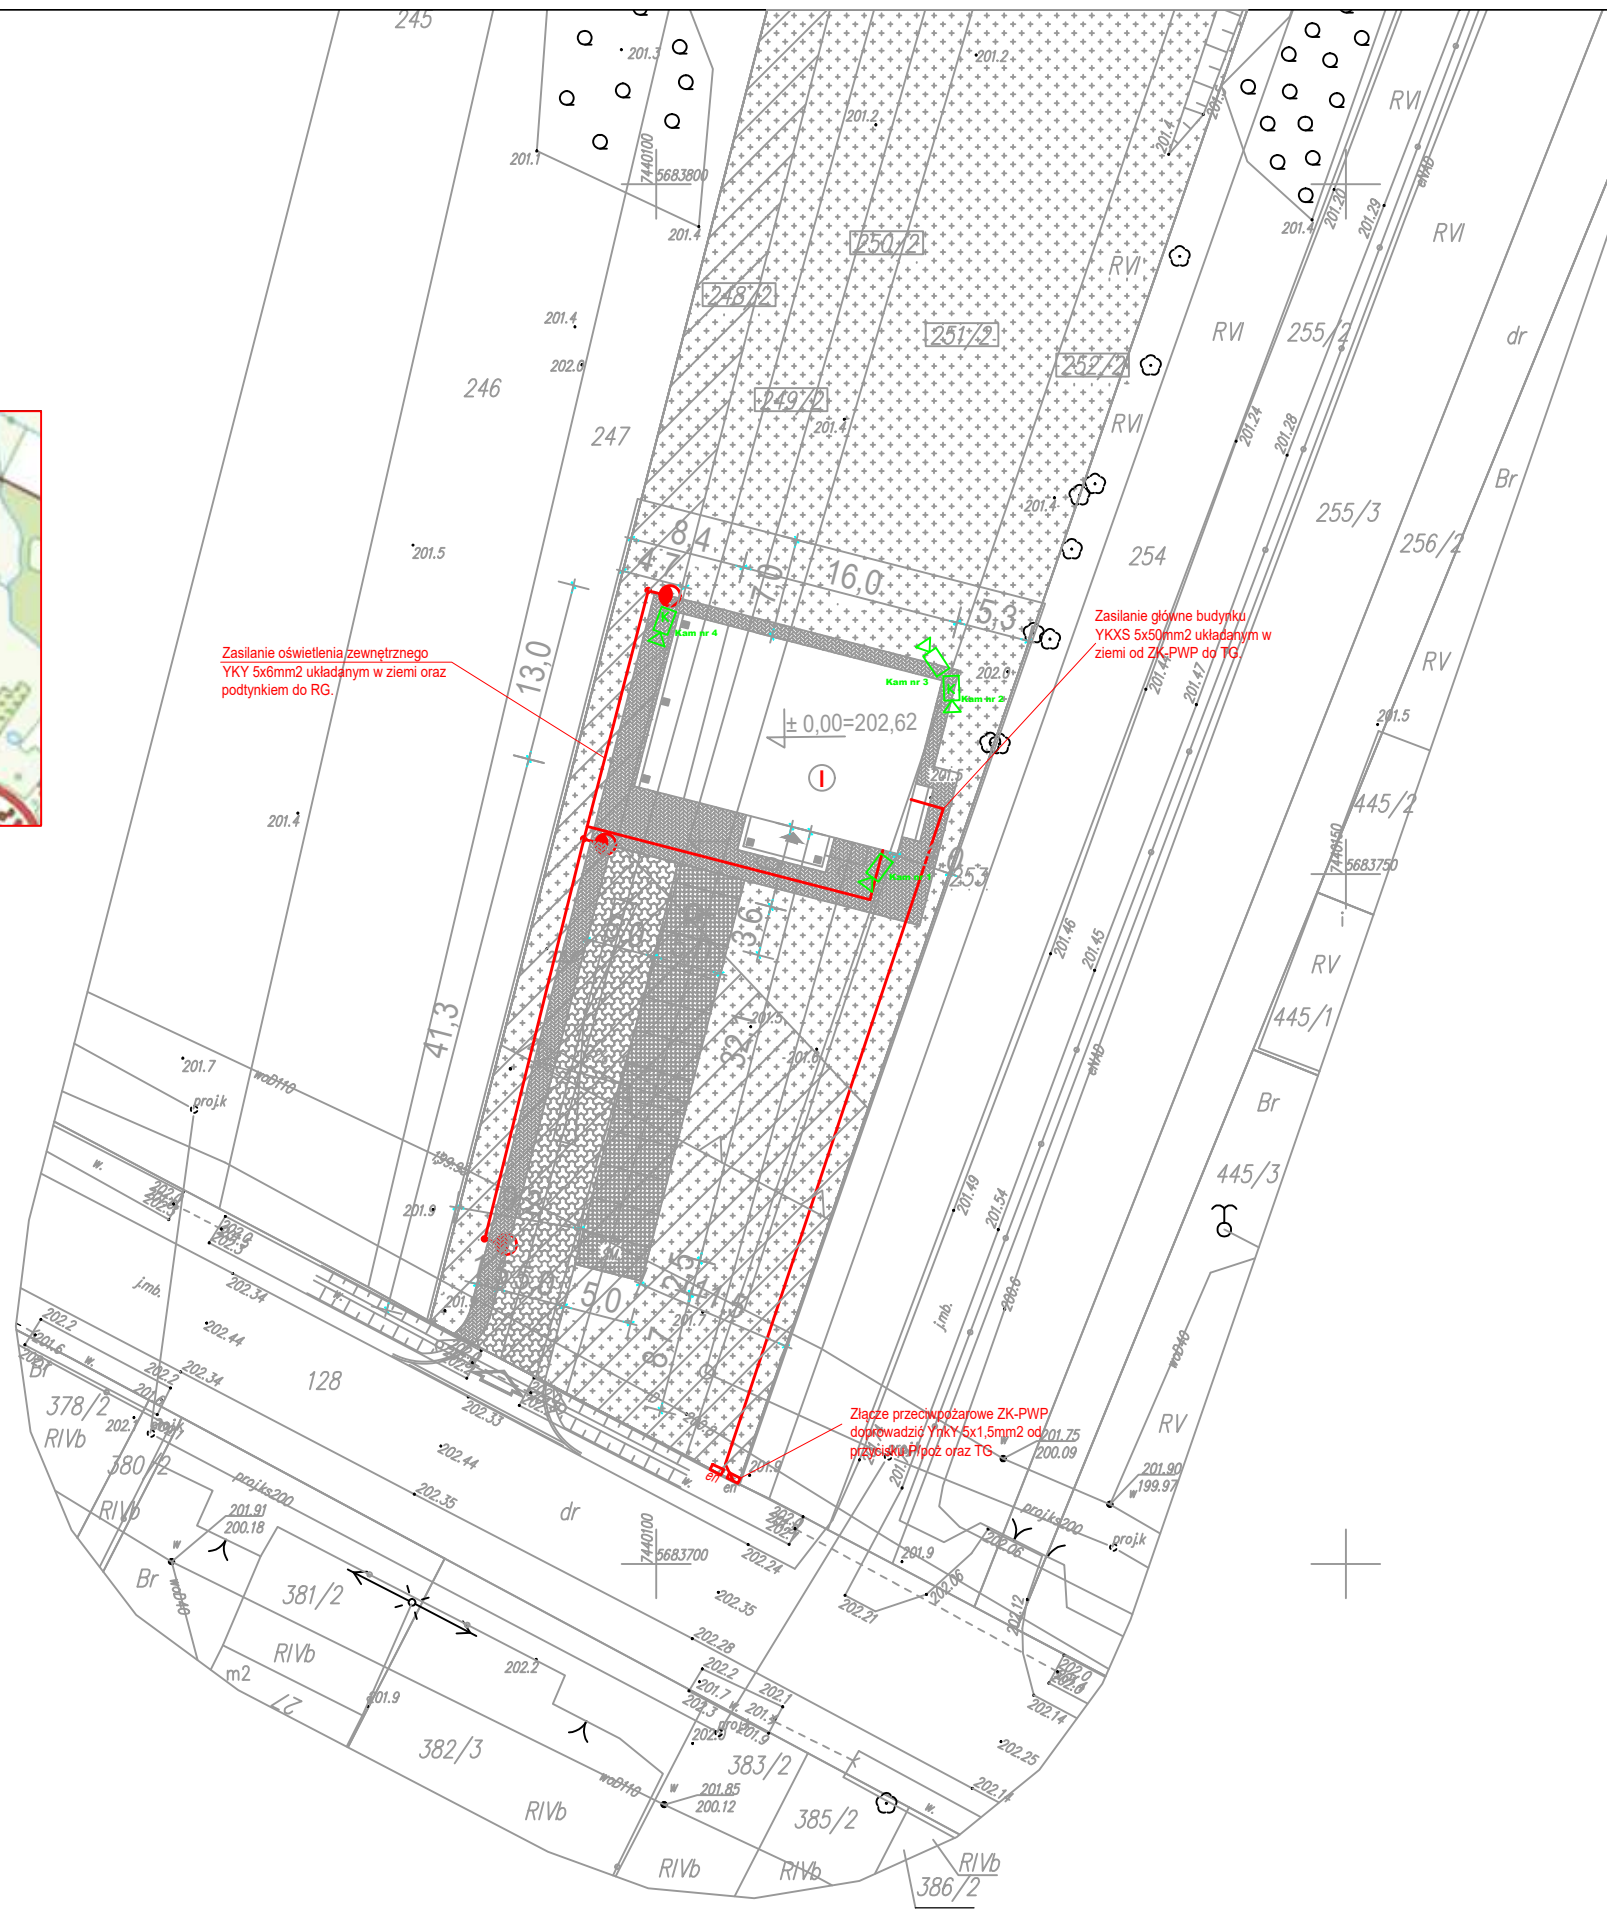

## LEGENDA

- instalacja zewnętrzna elektryczna
- 📍 projektowany słup oświetlenia stalowy 5 m z oprawa LED 32 W
- 📷 Kamera zewnętrzna: Kamera IP 4MP, obiektyw 2.8-12mm, motozoom, EXIR 60m

JEDNOSTKA PROJEKTOWA	JOTBE inż. Jacek Błaszczyk 63-220 Kollin ul. Krasińskiego 7						
INWESTOR	GMINA PARADYŻ						
OBIEKT	ŚWIETLICA WIEJSKA						
ADRES BUDOWY	SOLEC DZ. NR 248/2; 249/2; 250/2; 251/2; 252/2						
TYTUŁ RYSUNKU	PROJEKT ZAGOSPODAROWANIA TERENU						
BRANŻA PROJEKTU	ELEKTRYCZNA	DATA WYKONANIA	04.2024	SKALA RYSUNKU	1:500	NR RYSUNKU	PZT_E
PROJEKTANT		SPRAWDZAJĄCY		ASYSTENT PROJEKTANTA			
<small>mgr inż. Karol Jajczak Uprawnienia budowlane do projektowania sieci i elektroenergetycznych i elektroenergetycznych Nr uprawnień: WKP/1617/P/00E/12</small>							