



LEGENDA

- proj. linie kablowe ziemne nN oświetlenia przejść dla pieszych
- proj. rury osłonowe karbowane DVR75
- proj. rury osłnowe sztywne RHDPEp metodą przewiertu sterowanego
- istniej. słupy sieci oświetleniowej napowietrznej nN
- proj. słupy oświetlenia przejść dla pieszych H=6m z wbudowanymi oprawami asymetrycznymi LED
- nr proj. słupa ośw. przejścia dla pieszych
- oznaczenia istniejących słupów oświetleniowych
- nr przejść dla pieszych
- nr działek przez które przebiega inwestycja
- istniej. oznakowanie poziome przejścia dla pieszych
- zakres opracowania

UWAGA!

1. W pobliżu istniejącego uzbrojenia terenu wykopy poprzedzić przekopem kontrolnym, a prace prowadzić ręcznie pod nadzorem
2. Przestrzegać zaleceń podanych w uzgodnieniach branżowych i uzgodnieniach z właścicielami posesji przez które przechodzi inwestycja
3. W przypadku stwierdzenia uzbrojenia nie wykazanego na mapach przerwać prace i uzgodnić kolizję z właściwymi służbami technicznymi.
4. Na całej długości kable sieci oświetleniowej prowadzić w rurach osłonowych karbowanych DVR-75 a w miejscach wskazanych na planie dodatkowo w rurach sztywnych A75 lub RHDPE 110/6,3

Szczegół przejścia PP07 w skali 1:200

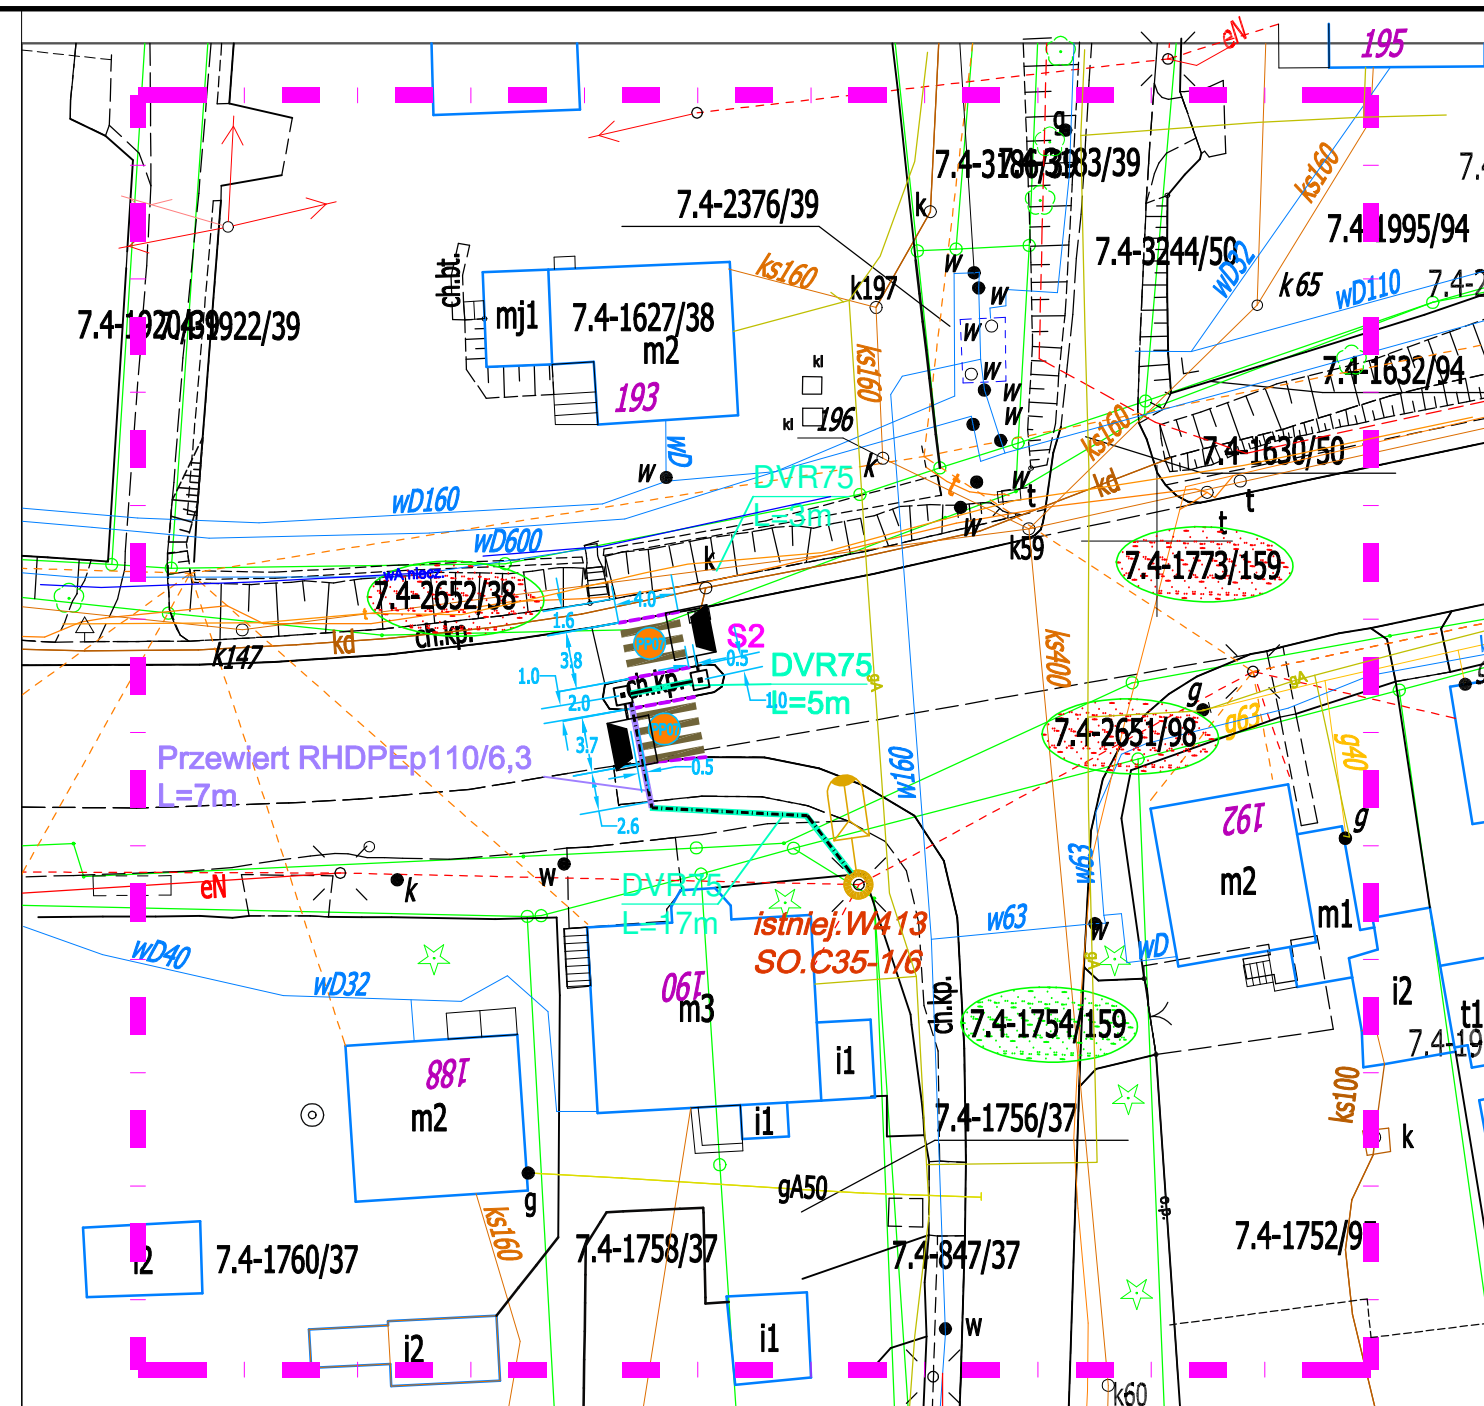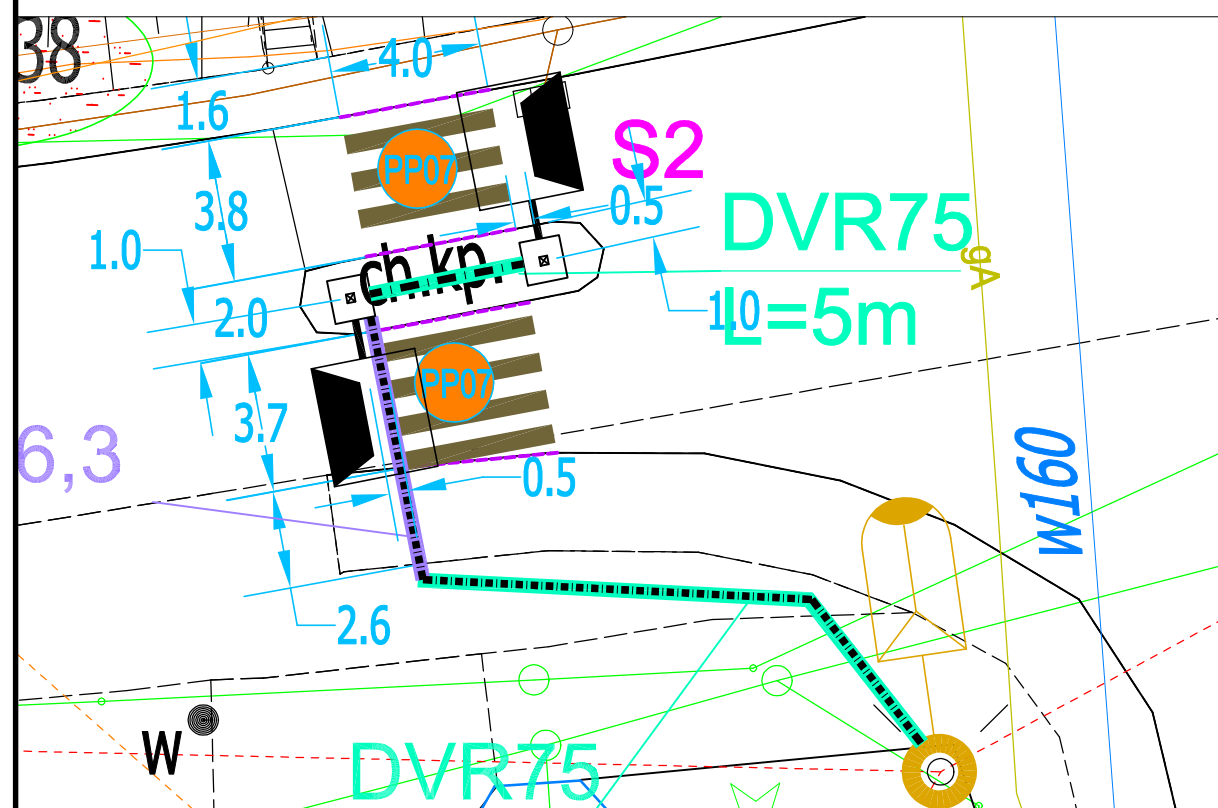

MAPA ZASADNICZA SKALA 1:500

Województwo: śląskie
Powiat: m. Jastrzębie- Zdrój
Jednostka ewidencyjna: 246701_1 M. Jastrzębie-Zdrój
Obręb: 246701_1.0007 Jastrzębie Górne
Działka: 1754/159, 2651/98, 1773/159, 2652/38
Seksja mapy: 6.123.26.23

FIRMA PROJEKTOWO - WYKONAWCZA		SKALA	DATA	NR RYS.
	44-341 Gólkowice, ul. Leśna 37 tel./fax (032) 473-05-63, kom. 513-184-946 do 7 biuro@instal-projekt.net.pl	1:500	07.2021	E-02
	www.instal-projekt.net.pl			
OBIEKT	SIEĆ ELEKTROENERGETYCZNA nN do 1kV	NUMER PROJEKTU		
NAZWA PROJEKTU	Projekt budowlano-wykonawczy doświetlenia przejścia dla pieszych ulicy Pszczyńskiej w Jastrzębiu-Zdroju (skrzyżowanie z ul. Grodzką)	2021/		
RYSUMEK	Mapa zasadnicza	15/07		
INWESTOR	Urząd Miasta Jastrzębie-Zdrój, 44-335 Jastrzębie Zdrój, Al. Piłsudskiego 60	PROJEKTOWAŁ:		
LOKALIZACJA	Jastrzębie-Zdrój, ul. Pszczyńska dz nr 1745/159, 2651/198, 1773/159	inż. D. Bialecki nr upr. SLK/0940/PWOE/05		
		FORMAT PAPIERU		
		A3 (297*420)		