

LEGENDA

DVR50
L=3m
Przewiert RHDPEp110/6,3
L=8m



S1, S2


istniej. W413
SO.C35-1/6



- proj. linie kablowe ziemne nN oświetlenia przejść dla pieszych
- proj. rury osłonowe karbowane DVR50
- proj. rury osłowne sztywne RHDPEp metodą przewiertu sterowanego
- istniej. słupy sieci oświetleniowej napowietrznej nN
- proj. słupy oświetlenia przejść dla pieszych H=6m z wysięgnikiem L=0,85m z wbudowanymi oprawami asymetrycznymi LED
- nr proj. słupa ośw. przejścia dla pieszych
- oznaczenia istniejących słupów oświetleniowych
- nr przejść dla pieszych
- nr działek przez które przebiega inwestycja
- istniej. oznakowanie poziome przejścia dla pieszych
- zakres opracowania

UWAGA!

1. W pobliżu istniejącego uzbrojenia terenu wykopy poprzedzić przekopem kontrolnym, a prace prowadzić ręcznie pod nadzorem
2. Przestrzegać zaleceń podanych w uzgodnieniach branżowych i uzgodnieniach z właścicielami posesji przez które przechodzi inwestycja
3. W przypadku stwierdzenia uzbrojenia nie wykazanego na mapach przerwać prace i uzgodnić kolizję z właściwymi służbami technicznymi.
4. Na całej długości kable sieci oświetleniowej prowadzić w rurach osłonowych karbowanych DVR-50 a w miejscach wskazanych na planie dodatkowo w rurach sztywnych A... lub RHDPE...

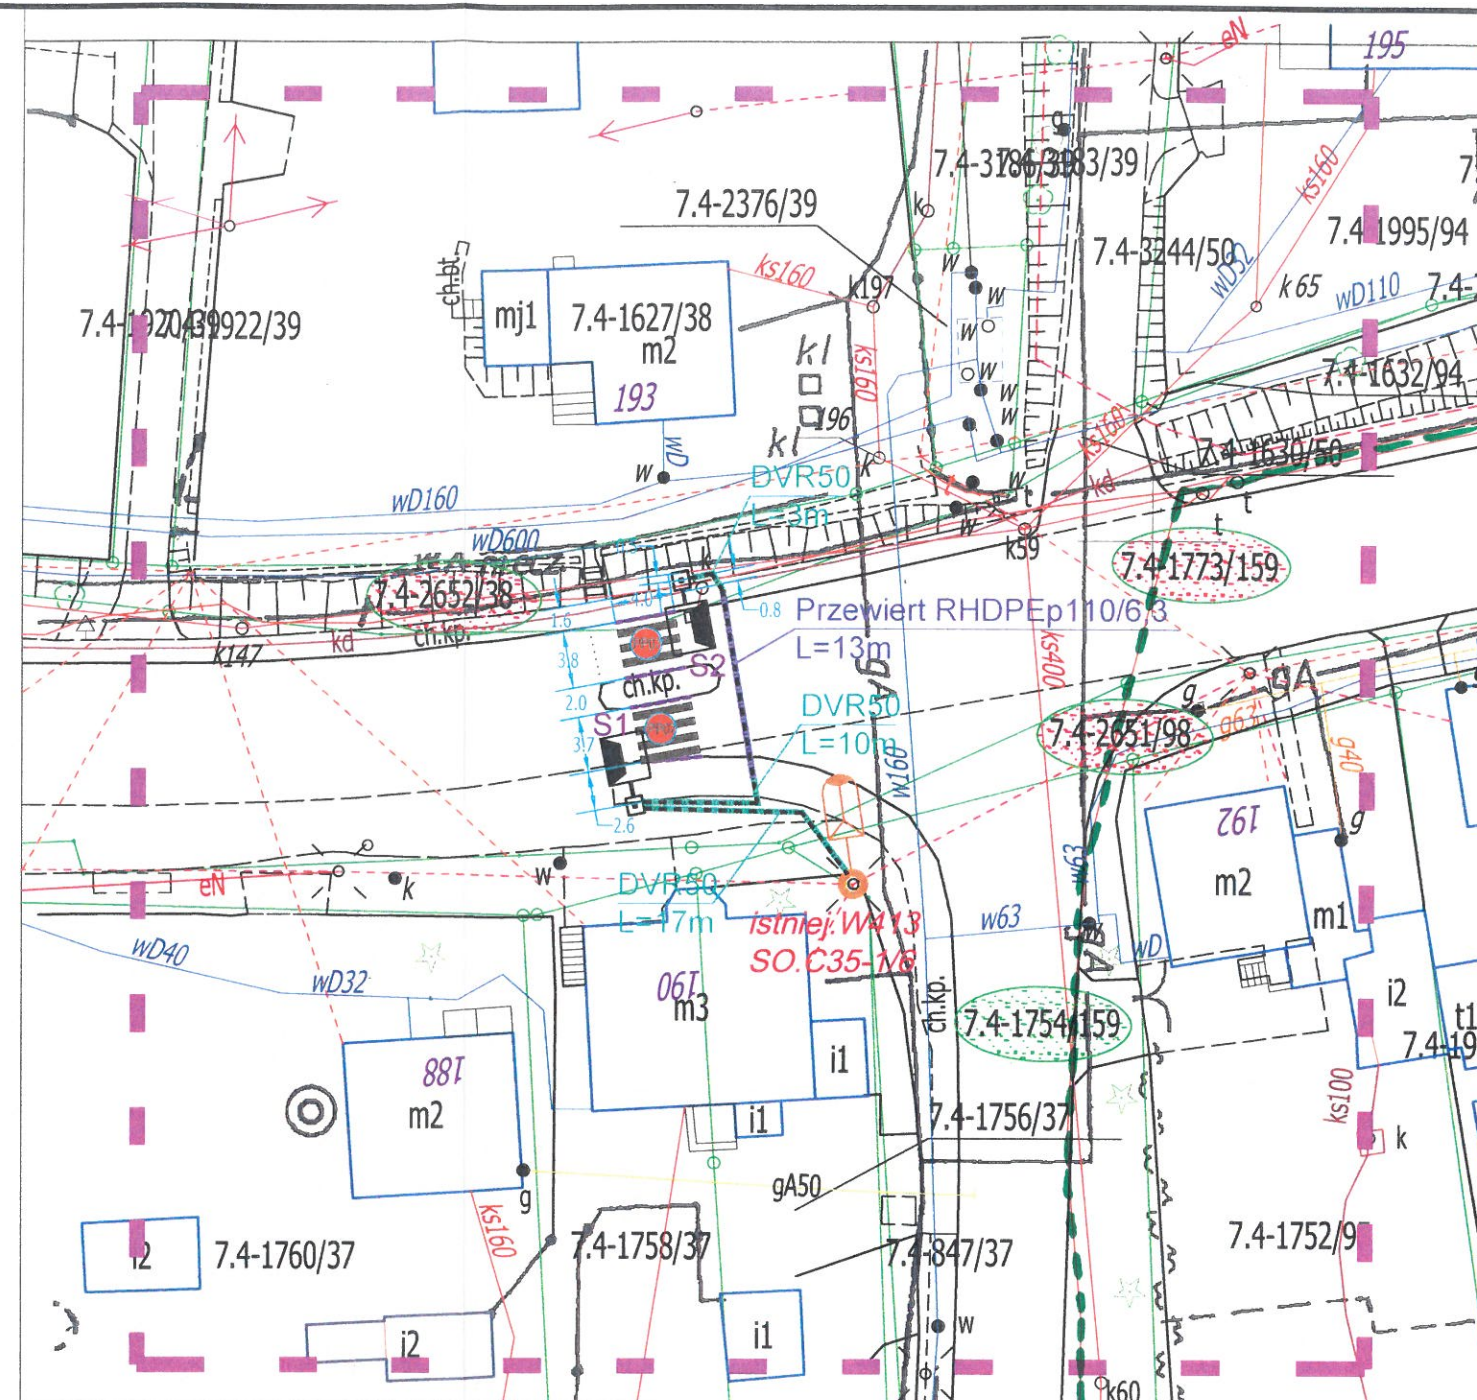

----- teren nieuległ obr.

URZĄD MIASTA
JASTRZĘBIE-ZDRÓJ
Al. Józefa Piłsudskiego 60
44-335 Jastrzębie-Zdrój
- 6 -

MAPA ZASADNICZA SKALA 1:500

Województwo: śląskie
Powiat: m. Jastrzębie- Zdrój
Jednostka ewidencyjna: 246701_1 M. Jastrzębie-Zdrój
Obręb: 246701_1.0007 Jastrzębie Górne
Działka: 1754/159, 2651/98, 1773/159, 2652/38
Sekcja mapy: 6.123.26.23

FIRMA PROJEKTOWO - WYKONAWCZA		SKALA	DATA	NR RYS.			
<div></div> <div>44-341 Gólkowice, ul. Leśna 37 tel./fax (032) 473-05-63, kom. 513-184-946 do 7 biuro@instal-projekt.net.pl</div> <div>www.instal-projekt.net.pl</div>							
		1:500	05.2021	UB			
OBJEKT		<div>PROJEKTOWAŁ: inż. Ryszard Białecki UPRAW. BUDOWLANE nr ewid. PK/0940/PWOE/05 inż. Ryszard Białecki nr upr. SLK/0940/PWOE/05 w specjalności instalacyjnej w zakresie sieci, instalacji i urządzeń elektrycznych i elektroenergetycznych</div>					
SIEĆ ELEKTROENERGETYCZNA nN do 1kV							
NAZWA PROJEKTU Projekt budowlano-wykonawczy doświetlenia przejścia dla pieszych ulicy Pszczyńskiej w Jastrzębiu-Zdroju (skrzyżowanie z ul. Grodzką)							
RYSUNEK Mapa zasadnicza							
NUMER PROJEKTU							
2021/15/07							
INWESTOR		Urząd Miasta Jastrzębie-Zdrój, 44-335 Jastrzębie Zdrój, Al. Piłsudskiego 60		FORMAT PAPIERU			
LOKALIZACJA		Jastrzębie-Zdrój, ul. Pszczyńska (skrzyżowanie z ul. Grodzką)		A3 (297*420)			

193/05/DB/2021/4