


Szarych Szeregów 11

Szarych Szeregów 13

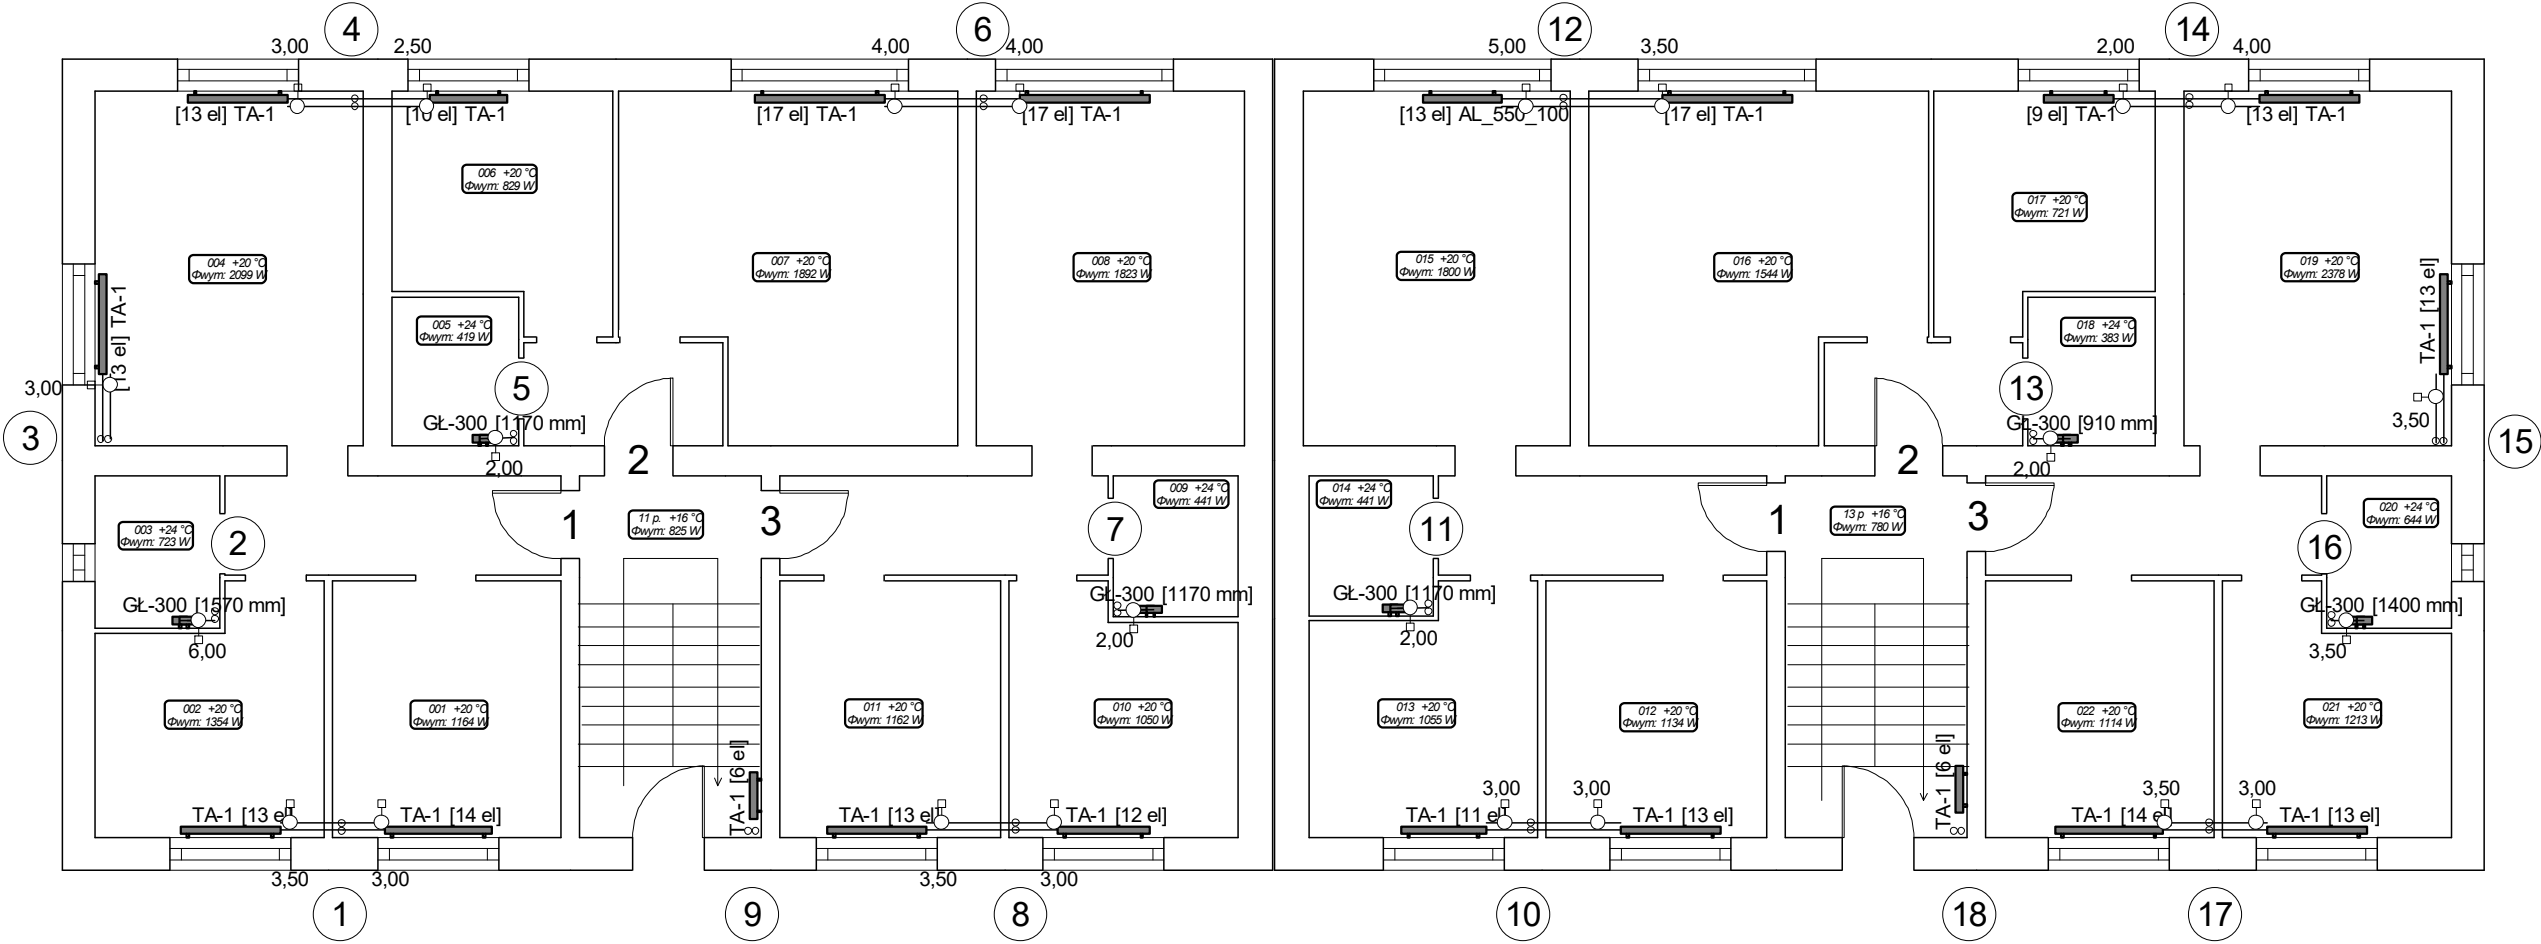

INSTALSYSTEM Magdalena Żydzik ul. Ślaska 16, 44-105 Gliwice, tel. 503-107-104		
Temat	Projekt remontu instalacji c.o. w budynku przy ul. Szarych Szeregów 11-13 w Jastrzębiu Zdroju	Faza PW
Tytuł rys.	Rzut parteru	Data 06-2023
Inwestor	Wspólnota mieszkaniowa budynku prz ul. Szarych Szeregów 11-13 w Jastrzębiu Zdroju	Skala 1:100
Opracowała	Alicja Domka	Podpis
Projektowała	mgr inż. Magdalena Żydzik upr. bud. nr SLK/5351/POOS/14	Podpis
		Nr rys. 02