


LEGENDA:

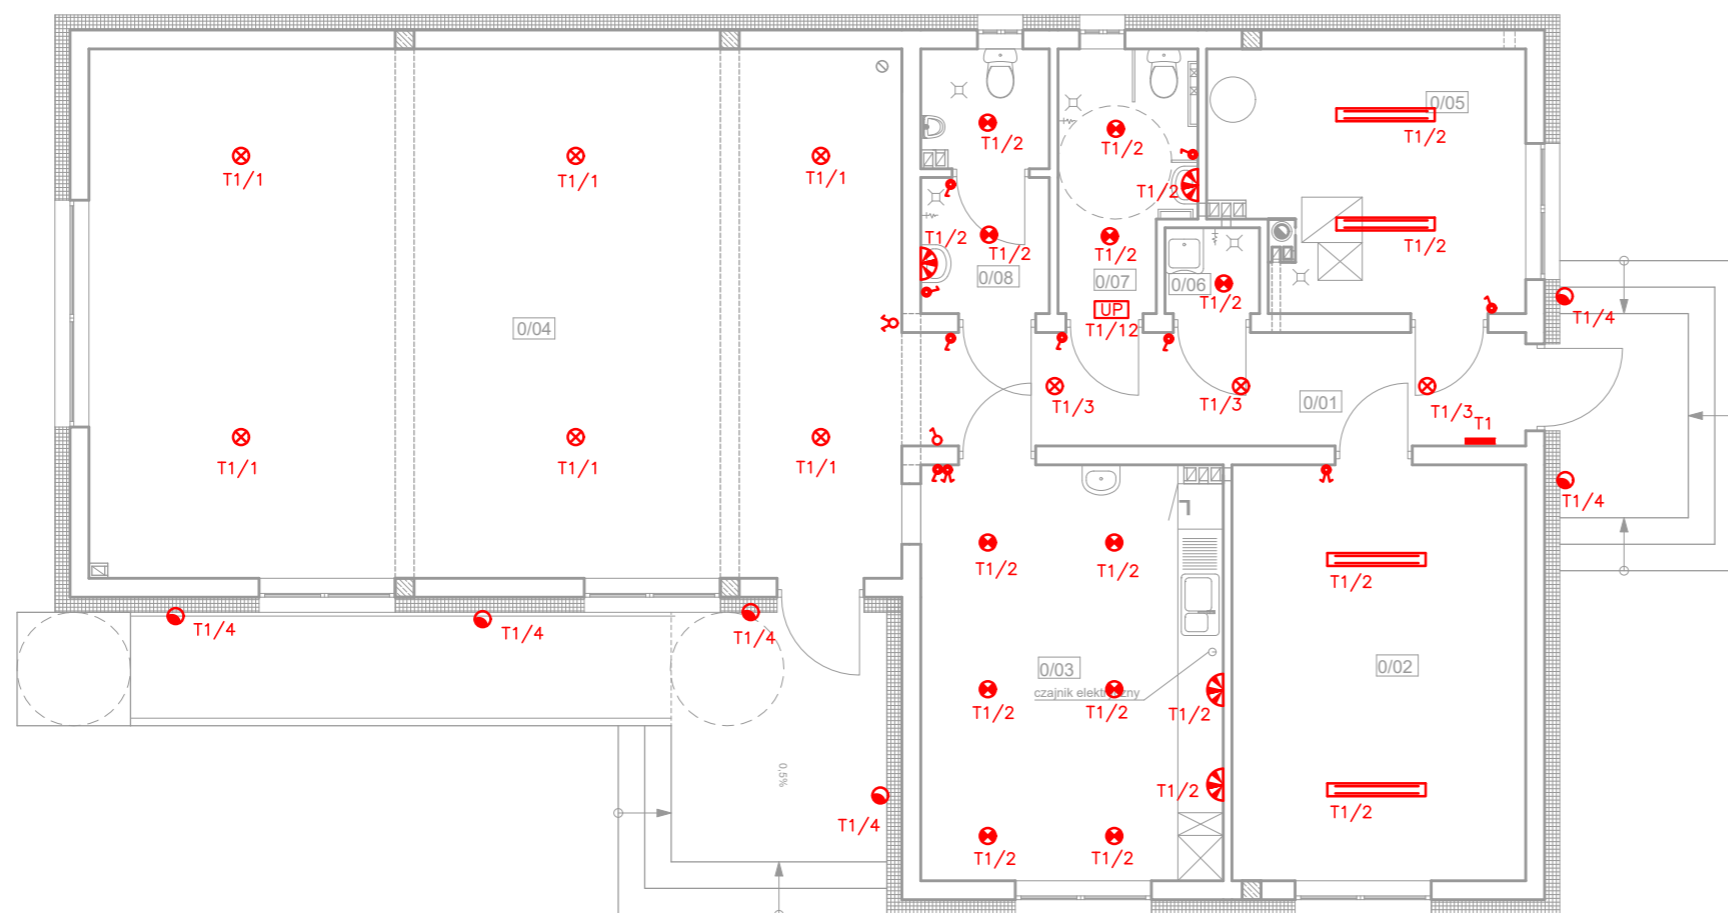

-  - oprawa świetlówkowa 2x36W IP44
-  - oprawa żarówkowa z czujnikiem ruchu IP20
-  - oprawa żarówkowa typu kinkiet IP20
-  - oprawa żarówkowa typu kinkiet IP44
-  - oprawa żarówkowa
-  - oprawa hermetyczna
-  - oprawa zewnętrzna 75W IP65
-  - łącznik p/t jednobiegunowy
-  - łącznik p/t świecznikowy
-  - łącznik p/t schodowy
-  - łącznik p/t jednobiegunowy IP44
-  - łącznik p/t świecznikowy IP44
-  - Łączniki instalować na wysokości 1,4m
-  - układ przyzywowy
-  - Projektowana tablica rozdzielcza
-  - Tablica / nr obwodu

ZESTAWIENIE POWIERZCHNI UŻYTKOWEJ			PODŁOGI
PARTER			
0/01	KOMUNIKACJA	12,38 m ²	plytki ceramiczne
0/02	POM. GOSPODARCZE	21,37 m ²	plytki ceramiczne
0/03	POM. SOCJALNE	22,00 m ²	plytki ceramiczne
0/04	SALA SPOTKAŃ	74,99 m ²	plytki ceramiczne
0/05	KOTŁOWNIA	13,62 m ²	plytki ceramiczne
0/06	POM. GOSPODARCZE	1,42 m ²	plytki ceramiczne
0/07	WC DAMSKIE + OS. NIEPEŁNOSP.	5,79 m ²	plytki ceramiczne
0/08	WC MĘSKIE z przedsionkiem	5,92 m ²	plytki ceramiczne
RAZEM:		157,49 m ²	

FIRMA	BIURO PROJEKTÓW BUDOWLANYCH Marek Grunwald ul. Partyzantów 14/2, 29-100 Włoszczowa, tel. 697-312-956			
INWESTOR	GMINA KLUCZEWSKO ul. Spółdzielcza 12, 29-120 Kluczewsko			
PROJEKT	BUDOWA ŚWIETLICY WIEJSKIEJ WRAZ Z NIEZBĘDĄ INFRASTRUKTURĄ TECHNICZNĄ Kolonia Mrowina, (obręb 0013 Kolonia Mrowina), dz. nr ew. 504/2, gm. Kluczewsko			
PROJEKTANT	inż. Jarosław Baliński	PODPIS	DATA	SKALA 1:100
	Uprawnienia nr KL-179/89			
PROJEKTANT		PODPIS	DATA	
OPRACOWAŁ	mgr inż. Ewa Piotrowicz	PODPIS	DATA	NR RYS. E1
TYTUŁ	Oświetlenie-Rzut parteru			