


ZAKRES PRAC	PIĘTRO	PLATKI
31. KŁATWA SCHOENHOLZA	PIĘTRO	PLATKI
32. KORYTARZ	PIĘTRO	PLATKI
33. KUCHNIA	PIĘTRO	PLATKI
34. BIAŁO OBYWODZENIA	PIĘTRO	PLATKI
35. POM. KONFERENCYJNE	PIĘTRO	PLATKI
36. SZATNIA DLA MĘŻCZYZN	PIĘTRO	PLATKI
37. SZATNIA DLA KOBIEC	PIĘTRO	PLATKI
38. SALA ZABAW	WYKONANA	WYKONANA
39. MAGAZYN	PIĘTRO	PLATKI
40. WINDOZYN	PIĘTRO	PLATKI
41. POM. TECHNICZNE	PIĘTRO	PLATKI
42. POM. TECHNICZNE	PIĘTRO	PLATKI
43. KŁATWA SCHOENHOLZA	PIĘTRO	PLATKI
44. BIAŁO OBYWODZENIA	PIĘTRO	PLATKI
45. POM. KONFERENCYJNE	PIĘTRO	PLATKI
46. SZATNIA PER-SOBIELU	PIĘTRO	PLATKI
47. POM. BIUROWE	PIĘTRO	PLATKI
48. KUCHNIA	PIĘTRO	PLATKI
49. POM. KUCHENNE	PIĘTRO	PLATKI
50. POM. KUCHENNE	PIĘTRO	PLATKI
51. SALA ZABAW	WYKONANA	WYKONANA
52. SALA ZABAW	PIĘTRO	PLATKI
53. BALKON	PIĘTRO	PLATKI
54. POM. TECHNICZNE	PIĘTRO	PLATKI
55. TOAILETA DLA MĘŻCZYZN	PIĘTRO	PLATKI
56. TOAILETA DLA KOBIEC	PIĘTRO	PLATKI
57. TOAILETA DLA PER-SOBIELU	PIĘTRO	PLATKI
58. PRZEWIĄK	PIĘTRO	PLATKI
59. MAGAZYN	PIĘTRO	PLATKI
60. MAGAZYN	PIĘTRO	PLATKI
61. GABINET DLA PER-SOBIELU	PIĘTRO	PLATKI
62. GABINET DLA PER-SOBIELU	PIĘTRO	PLATKI
63. MAGAZYN	PIĘTRO	PLATKI
64. MAGAZYN	PIĘTRO	PLATKI

- ŚCIANY ISTNIĄCE
- ▨ ŚCIANY DO WYBURZEI
- ▩ NOWE ŚCIANY

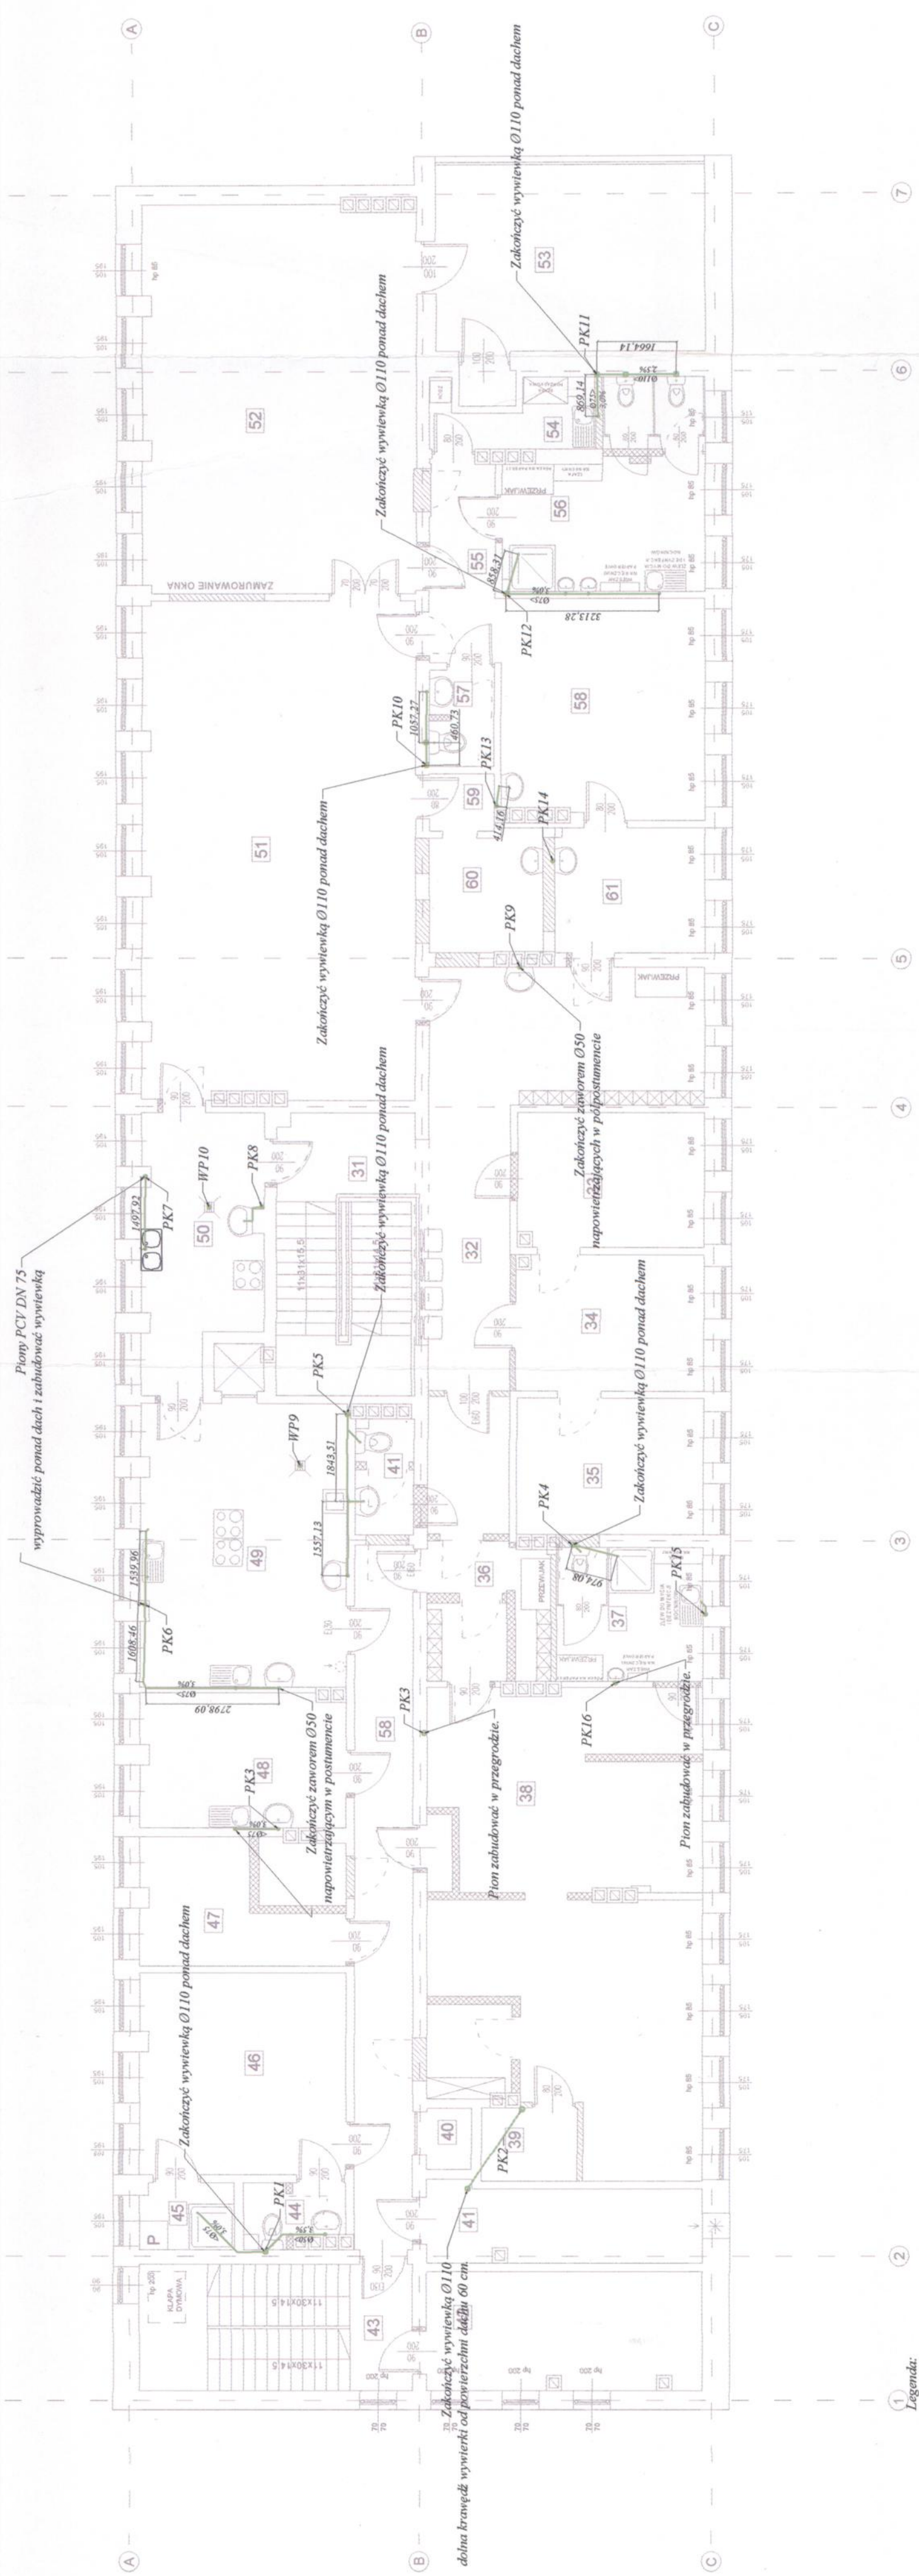

Uwagi:

- Rurociągi montować zgodnie z wytycznymi technicznymi stosowanego producenta, zachowując w szczególności wytyczne w zakresie kompensacji wydrżeń termicznych, przeprowadzenia procesu próbnego szczelności oraz metody zabudowy w przegrodach budowlanych.
- Przy podstawie (na parterze) pionów zamontować rewizje (czyściszki) zabudowane drzwiczkami rewizyjnymi.
- Wskazane na rysunku pionowe wywiewki dachowe wywiewkami wentylacyjnymi kanalizacji sanitarnej z deskami.
- Przejścia przez przegrody budowlane uszczelniać masą elastyczną zgodnie z wytycznymi producenta stosowanego systemu rury kanalizacji sanitarnej.
- Każdy odbiornik wody powinien mieć odpływ do kanalizacji poprzez syfon o wysokości zambięcia wodnego min. 50 mm
- Wszelką armaturę pod udbiornikami ścieków zabudować np. pod umywalkami w półpostumentach.
- Stosować wpusty podłogowe z syfonem wewnątrz (wysokość zambięcia wodnego 50 mm) DN 50 z przykręcaną kratką szczelną 138 mm x 138 mm ze stali nierdzewnej
- Zastosować odwadniacze liniowe w natryskach łazienek dzięki z kratką z tworzywa sztucznego i zambięnięciu wodnym min. 50 mm odpływ DN 50.
- Podjęć do przyborów sanitarnych wykonac po wcześniejszym trasowaniu ich usytuowania zgodnie z branżą architektoniczną

ZESPÓŁ USŁUG PROJEKTOWYCH
 W. Politański
 ul. Piłsudskiego 10
 01-650 Belchatów
 tel./fax: (0-44) 633-34-34

NR RYS. **IS - 06**

PRZEBUDOWA BUDYNKU ŻŁOBKA MIEJSKIEGO
 „JAŚ I MAŁGOSIA” W BELCHATOWIE
 dz. nr ewid. 398/1, obręb 10, miasto Belchatów; osiedle 1-go Maja

PRZEDMIOT: INSTALACJA KANALIZACJI SANITARNEJ - RZUT PIĘTRA
 DATA: POOPIS
 SKALA: 1:100

PROJEKTANT: mpr inż. Maciej Olszaj
 NR UPR. LOD/2596/POOS/15 12.2018

SPRAWDZAJĄCY: inż. Longina Rychlewska
 NR UPR. LOD/1138/PWOS/09 12.2018