


WYTYCZNE BRANŻOWE - MASZYNOWNIA

skala 1:100

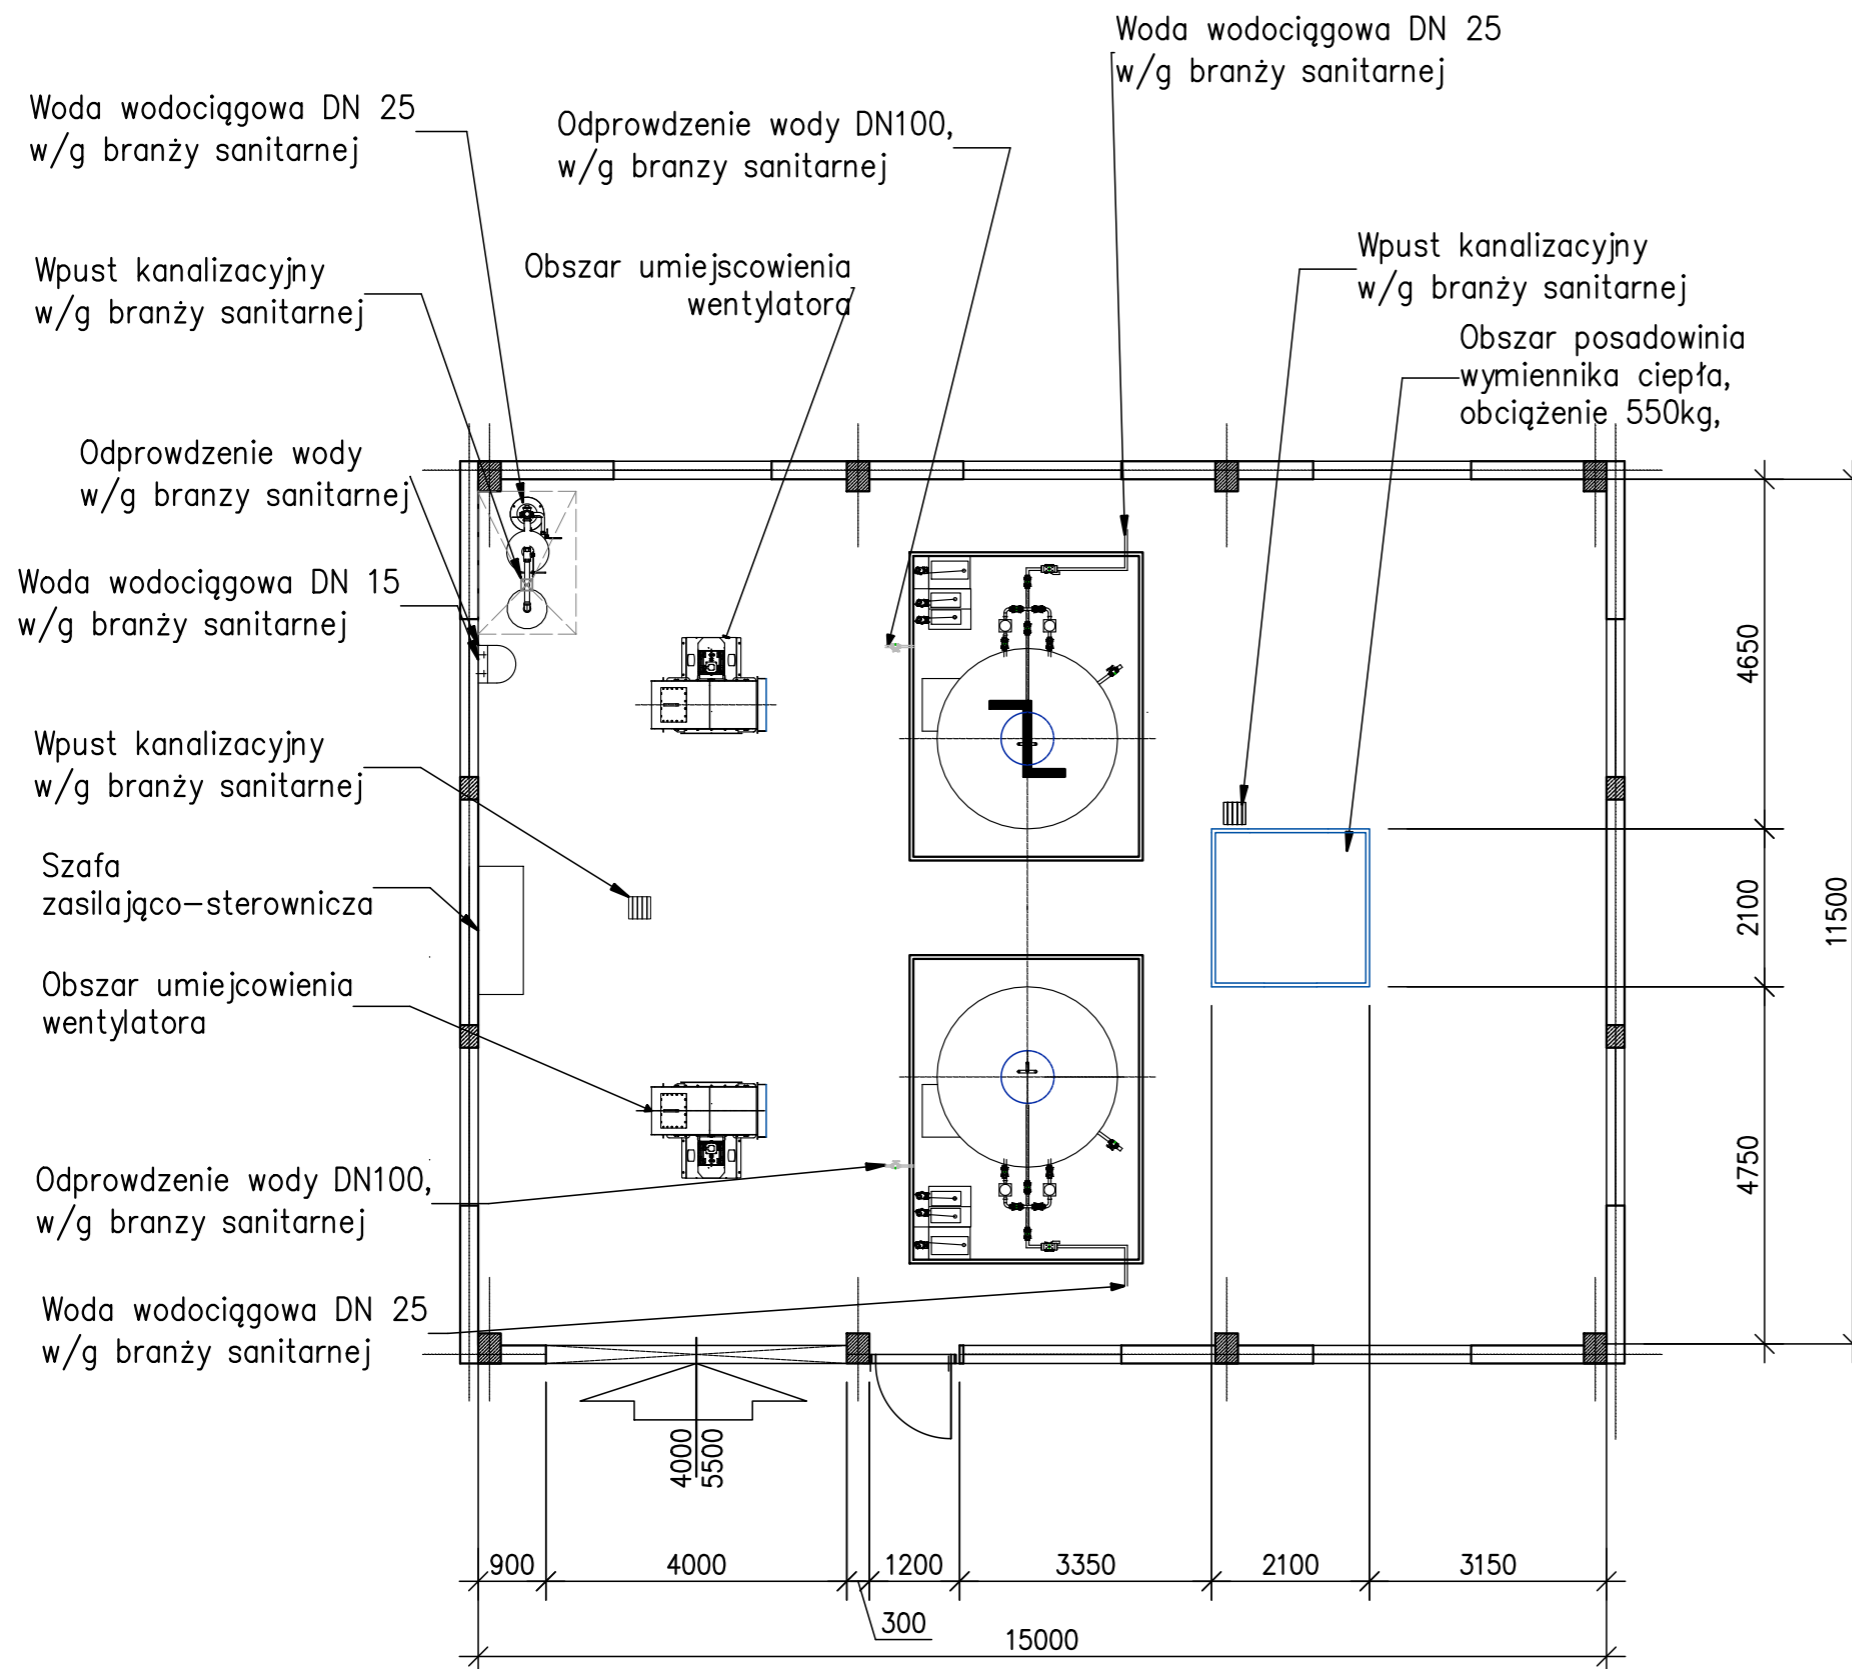

UWAGI :

1. Konstrukcje i izolacje wykonać w/g opracowania konstrukcyjnego.
3. Rozwiązania konstrukcyjne maszynowni uzgodnić na etapie realizacji z dostawcą technologii oczyszczania powietrza.
4. Montaż urządzeń w/g wytycznych i pod nadzorem dostawców.
5. Instalacje elektryczne i zasilanie urządzeń w/g opracowania elektrycznego.
6. Przyłącza. oraz instalacje wod.-kan. wewnątrzobektowe w/g branży sanitarnej.
7. Przed przystąpieniem do realizacji obiektu należy zweryfikować parametry techniczne przyjęte w projekcie z ofertą dostawców urządzeń. W przypadku rozbieżności należy powiadomić nadzór autorski.
8. Posadzkę w obiekcie wykonać należy jako szczelną, chemoodporną wg opracowania branży konstrukcyjnej ze spadkiem 0,5% w kierunku odwodnienia.

E. CORAX 
SP. Z O.O.

NAZWA INWESTORA PRZEDSIĘBIORSTWO WODOCIĄGÓW I KANALIZACJI SPÓŁKA Z O.O. Targowa 8 64-300 Nowy Tomyśl				
NAZWA ZADANIA Modernizacja istniejącej na terenie Oczyszczalni Ścieków wiaty kompostowni osadów ściekowych poprzez jej obudowę i wykonanie układu ujmowania i dezodoryzacji powietrza poprocesowego na płuczkach chemicznych				
NUMER DZIAŁKI dz.ew. nr 1641/5 w Nowym Tomyślu		NUMER UMOWY 24/2018 z dnia 18.05.2018		
FAZA ZADANIA Projekt wykonawczy	SKALA 1:100	BRANŻA Technologiczna		
TYTUŁ RYSUNKU Wytyczne branżowe - maszynownia				
NR RYSUNKU T-06-00	SPECJALNOŚĆ	NR UPRAWNIENI	DATA	PODPIS
PROJEKTANT mgr inż. Łukasz Banach	technologiczna	LBS/0011/ POOS/11	12.2018	
OPRACOWAŁ mgr inż. Paulina Kłonowska	-	-	12.2018	
SPRAWDZAJĄCY mgr inż. Parys Pilicydis	technologiczna	15/99/GW	12.2018	