

# MAPA DO CELÓW PROJEKTOWYCH

Skala 1:1000

województwo kujawsko-pomorskie  
powiat lipnowski  
040809\_2 Gmina Wielgie  
040809\_2.0018 Teodorowo

dz. nr 13/17  
sekcja 6.185.31.09.2.3, 6.185.31.09.4.1  
PODGiK.6640.2.529.2022  
Układ współrzędnych 2000  
Poziom odniesienia PL-EVRF2007-NH

## Mapa do celów projektowych

Mapa aktualna w oznaczonym zakresie na dzień 06.04.2022r.

Nie ma potrzeby przeprowadzania badania służebności gruntowej.

Lipno, dnia 15.04.2022 r.

wykonawca:

### USŁUGI GEODEZYJNE

Zbigniew Wyszynski  
ul. T. Kościuszki 12/12, 87-600 Lipno  
NIP: 888 164 96 89, Regon 340479539  
tel. 603 057 350

GEODETA UPRAWNIONY

Zbigniew Wyszynski  
Nr up. 14337

— PROJEKTOWANA SIĘĆ KANALIZACJI GRAWITACYJNEJ  
(PVC-U dn200 SN8)

— PROJEKTOWANA SIĘĆ WODOCIĄGOWA  
(PE 100 SDR 17 PN10 Dz110)


H1 —  $\frac{110,60}{109,00}$       W1 —  $\frac{109,80}{108,42}$   
H2 —  $\frac{110,00}{108,40}$

Jestem świadomy odpowiedzialności karnej za złożenie fałszywego oświadczenia.

GEODETA UPRAWNIONY

Zbigniew Wyszynski  
Nr up. 14337

Dokumentacja geodezyjna nr PODGiK.6640.2.529.2022 dotycząca mapy do celów projektowych została przyjęta do Powiatowego Zasobu Geodezyjnego i Kartograficznego pod numerem P.0408.2022.606 w dniu 26.04.2022 r.

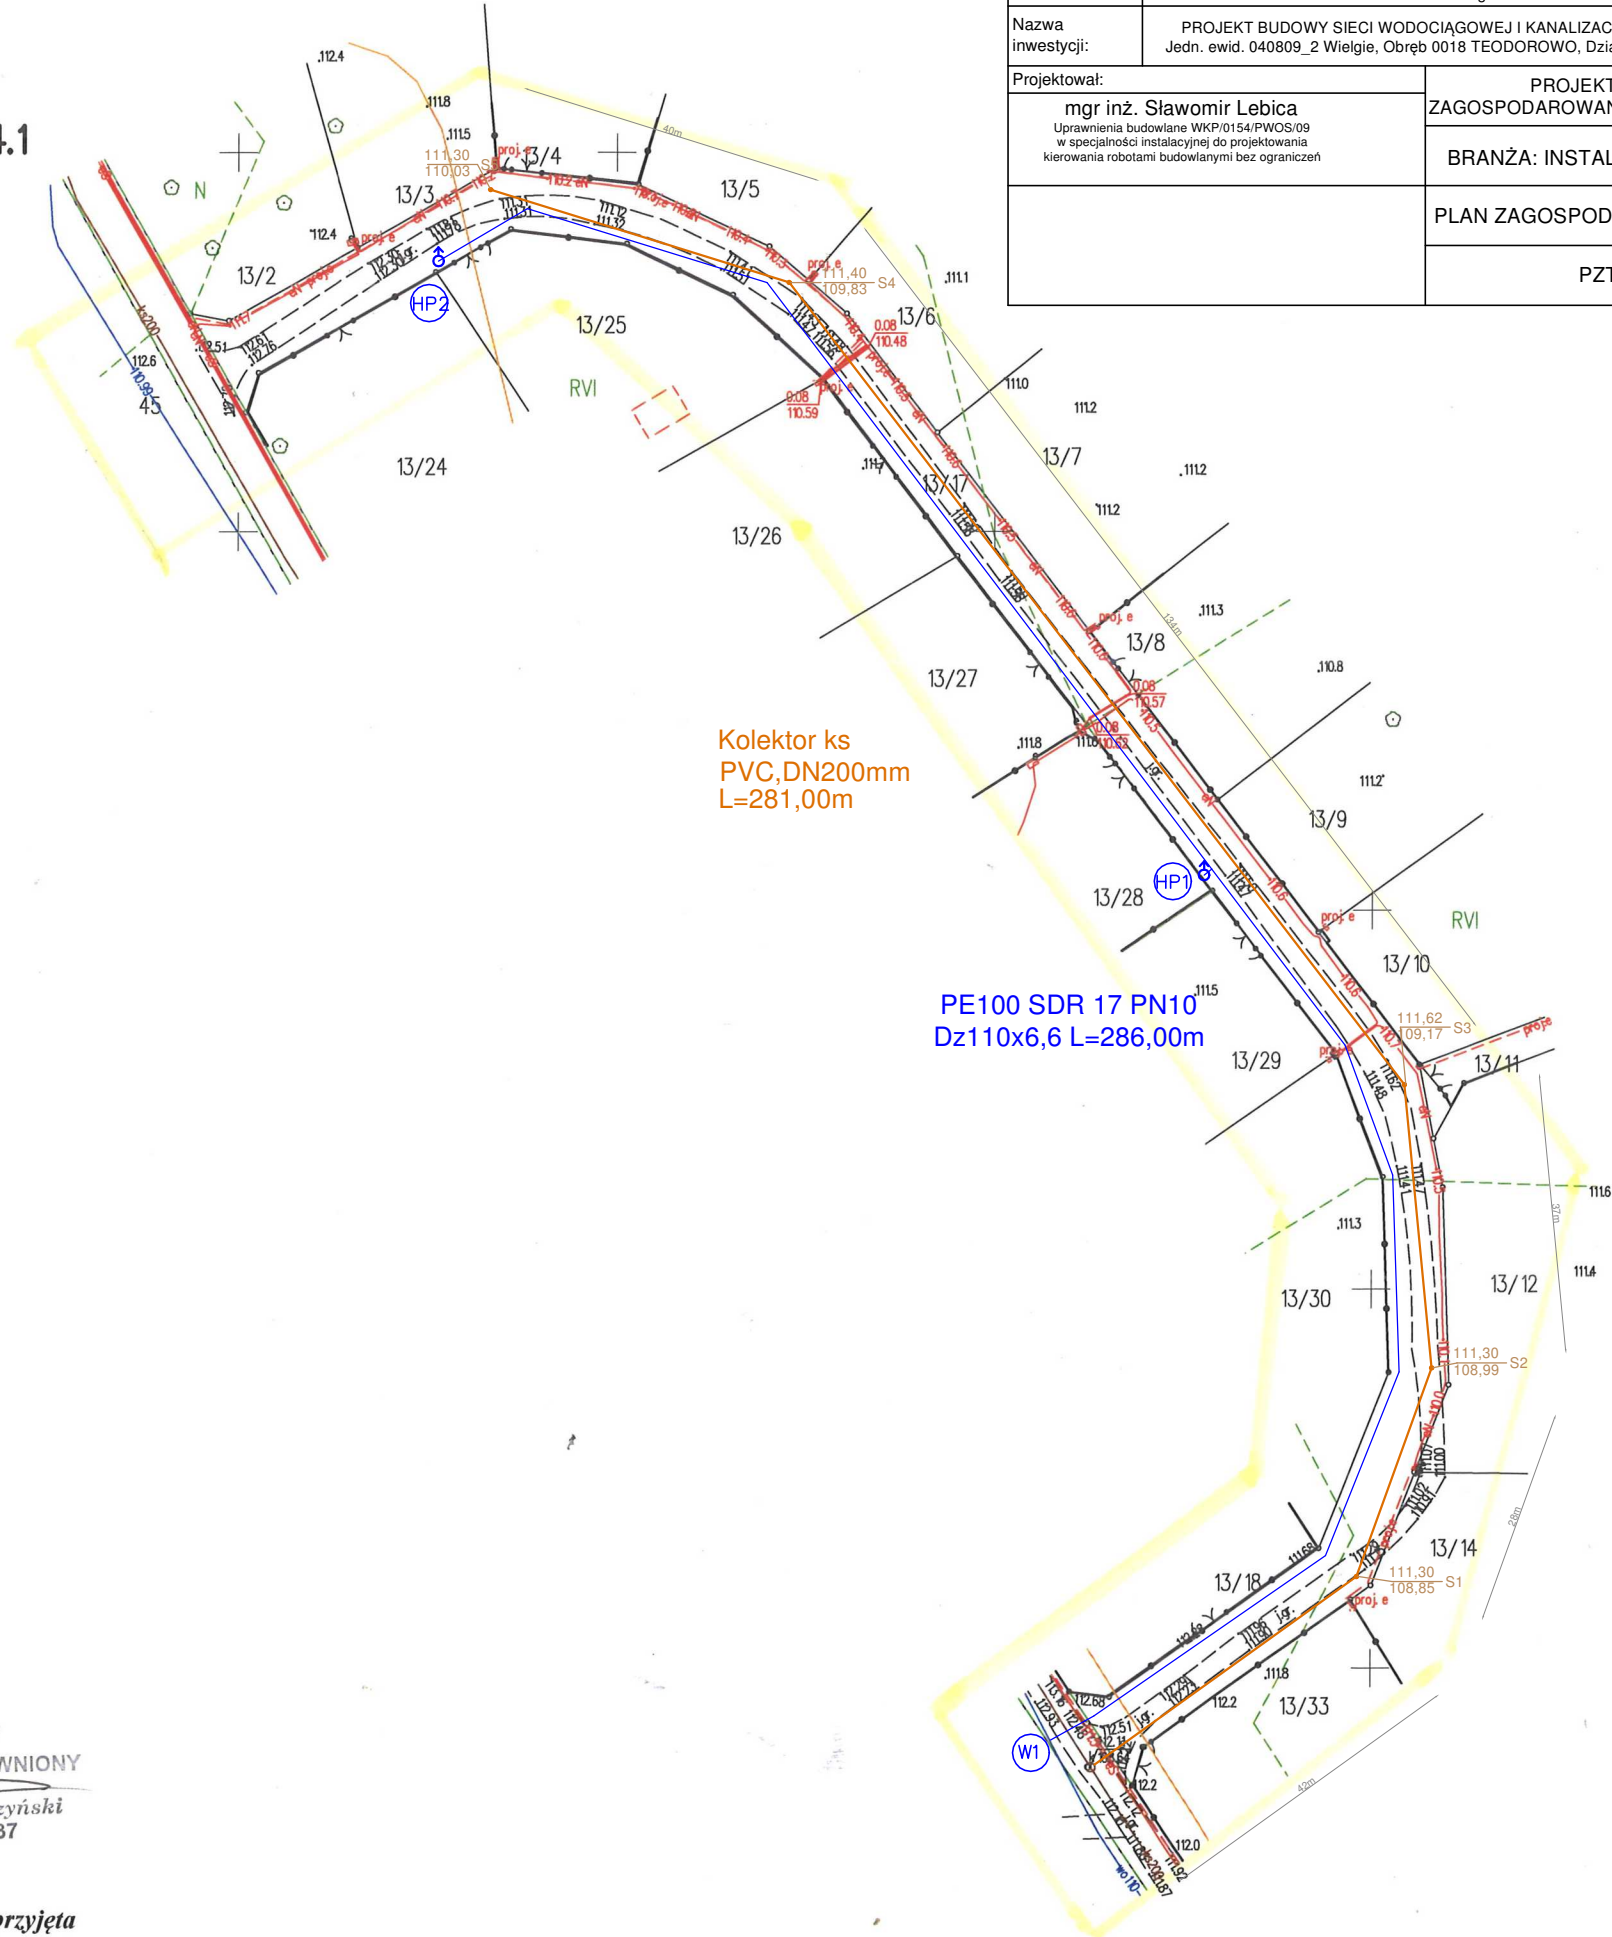

WOD-MAX		
ul. Dworcowa 49, 62-400 Słupca		
Inwestor:	GMINA WIELGIE ul. Starowiejska 8 87-603 Wielgie	
Nazwa inwestycji:	PROJEKT BUDOWY SIĘCI WODOCIĄGOWEJ I KANALIZACJI SANITARNEJ Jedn. ewid. 040809_2 Wielgie, Obręb 0018 TEODOROWO, Działka nr 13/17, 14/2	
Projektował:	PROJEKT ZAGOSPODAROWANIA TERENU	SKALA: 1:1000
mgr inż. Sławomir Lebica Uprawnienia budowlane WKP/0154/PWOS/09 w specjalności instalacyjnej do projektowania kierowania robotami budowlanymi bez ograniczeń		BRANŻA: INSTALACYJNA DATA: 12.2022
PLAN ZAGOSPODAROWANIA TERENU		
PZT		STR.11