


Broniewskiego 16

Broniewskiego 18

Broniewskiego 20

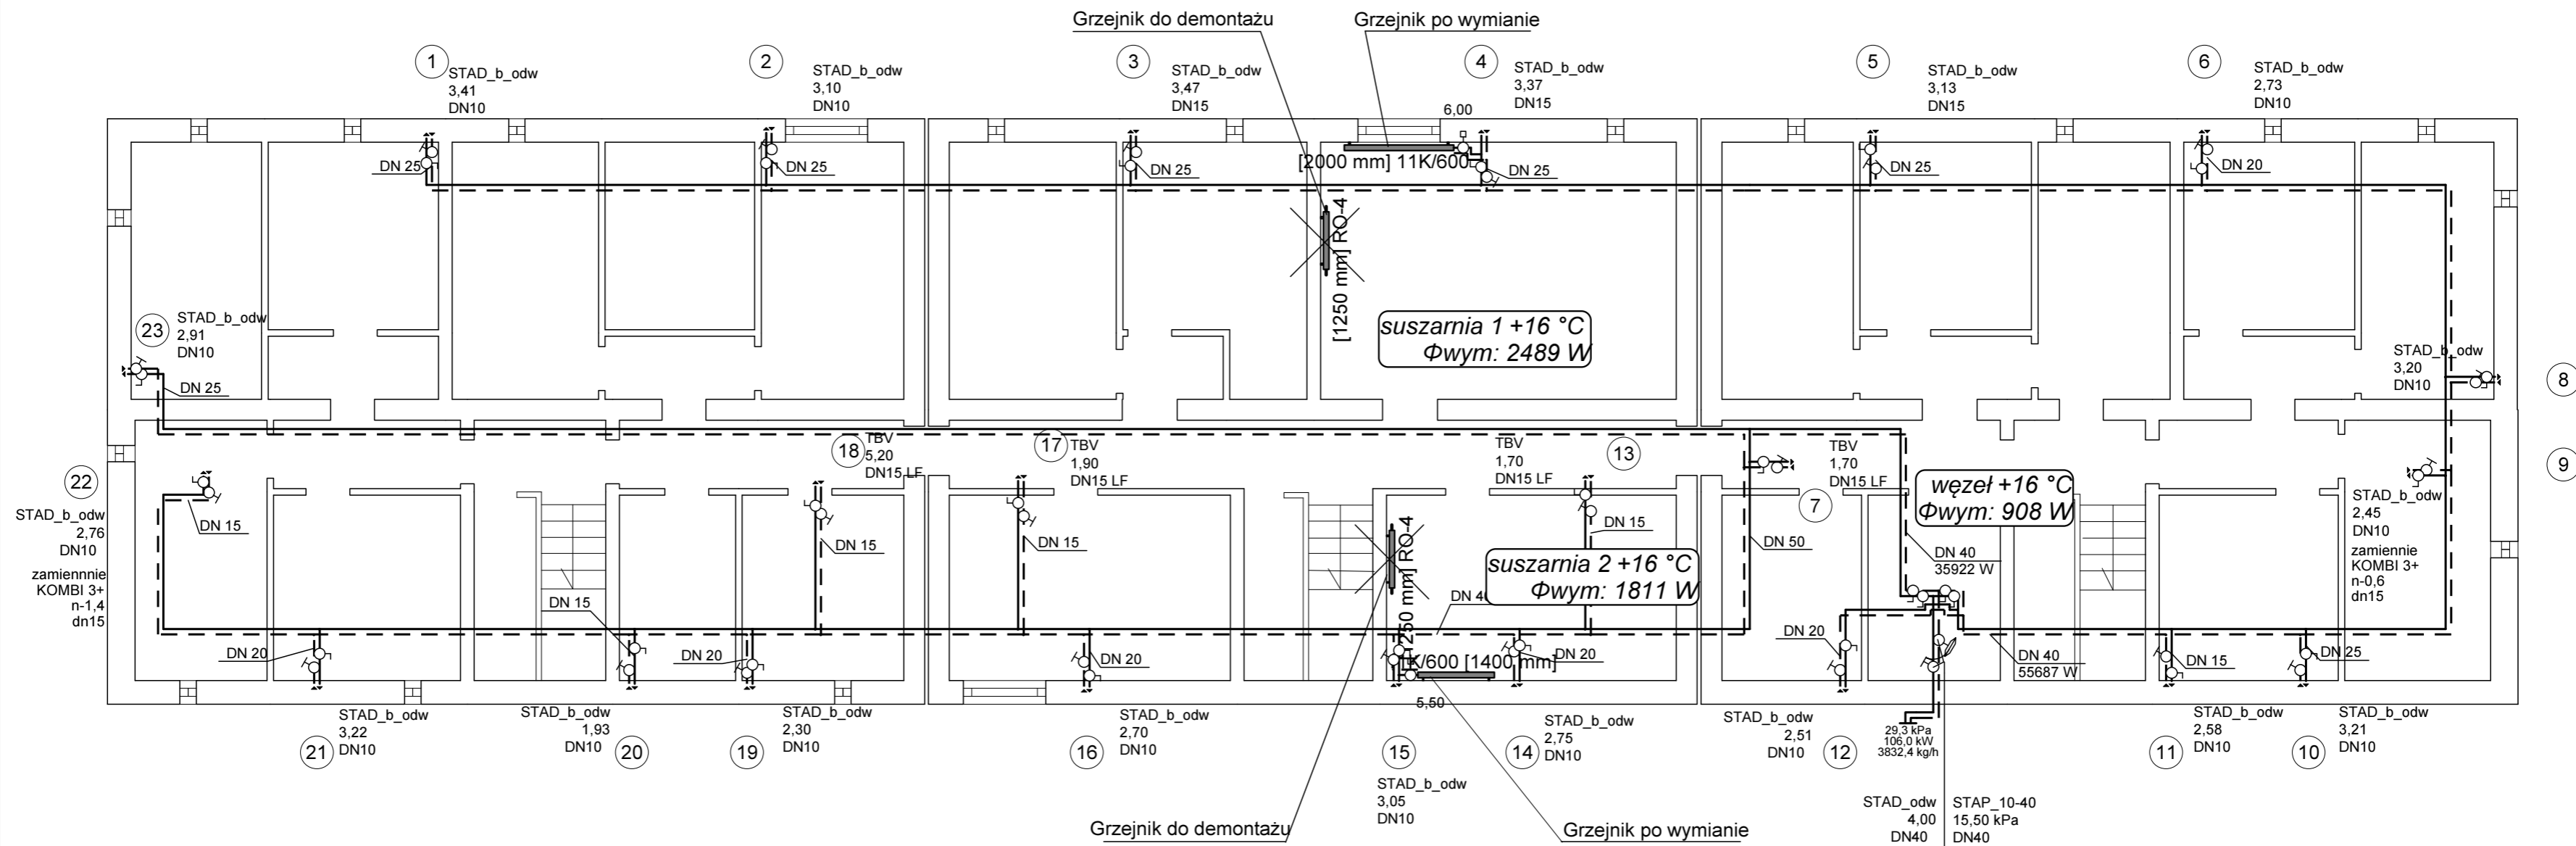

INSTALSYSTEM Magdalena Żydzik 44-105 GLIWICE, ul. Śląska 16, tel. 503-107-104		STADIUM PW
TEMAT	P.W. Modernizacji Instalacji centralnego ogrzewania	Nr rys. 1
INWESTOR	Wspólnota Mieszkaniowa budynku przy ul. Broniewskiego 16-18-20 w Jastrzębiu Zdroju	Skala 1:100
OBIEKT	Budynek mieszkalny przy ul. Broniewskiego 16-18-20 w Jastrzębiu Zdroju	Data 08-2017
TEMAT RYSUNKU	Rzut piwnic - instalacja c.o.	Podpis
AUTOR	mgr inż. Magdalena Żydzik upr. SKL/5351/POOS/14	