

Projekt zagospodarowania działek położonych w miejscowości: Niedźwiada gm Ropczyce.	Skala 1:500	RYS. NR 6
Nazwa zadania: Budowa odcinka sieci wodociągowej w miejscowości: Niedźwiada gm. Ropczyce		
Investor: Gmina Ropczyce, 39-100 Ropczyce ul. Krisego 1		
Data opracowania - luty 2023r.	Bransza sanitarna	Podany
Projektant: mgr inż. Andrzej Panek	PDK/0003/POOS/08	
Sprawdzający: mgr inż. Marcin Rusinek	PDK/0032/POOS/10	

rurociąg dn 160x 14,6 RC SDR 11 L=60 mb działki 2016/ 1, 2019  
rurociąg dn 160x 9,5 RC SDR 17 L=353 -60= 293mb odcinek A-B  
rurociąg dn 90x 5,4 RC SDR 17 L=24 mb działka nr ewid 2018

### MAPA DO CELÓW PROJEKTOWYCH

powstała na bazie mapy zasadniczej  
Układ poziomy: 2000/s7  
Układ wysokościowy: PL-EVRF2007-NH/Amsterdam


Jedn. ewid.: 18 1503\_5 Ropczyce-obszar wiejski  
Obręb ewid.: 0006 Niedźwiada  
Arkusze: 7.123.25.01.4, 7.123.25.02.1, 7.123.25.02.3, 7.123.25.02.2, 7.123.25.02.2  
7.123.25.02.4, 7.123.25.03.1, 7.123.25.03.3, 7.123.25.03.4

Skala 1:500

Nr rej. zgłoszenia: WG-WGO.6640.2266.2022  
Zastrzegam się, że na obszarze objętym pomiarem może występować dodatkowe uzbrojenie podziemne, którego nie zgłoszone do inwentaryzacji przez właściciela.  
Nie badano służebności gruntowych

Mapa aktualna na dzień: 28-10-2022r. w zakresie oznaczonym linią przeciętną.  
Wykonano w dniu 28-10-2022r.

Podświadczam, że niniejszy dokument został opracowany w wyniku prac geodezyjnych i kartograficznych, których rezultaty zawiera operat techniczny pozytywnie szweryfikowany. Jednocześnie informuję, że jestem świadomy odpowiedzialności karnej za złożenie fałszywego oświadczenia.	
Identyfikator zgłoszenia prac geodezyjnych	WG-WGO.6640.2266.2022
Organ władzy geodezyjnej, który otrzymał zgłoszenie	Starosta Ropczycko - Sędziowski
Wykonawca prac geodezyjnych	Matyszczyk Fara
Nr sporządzenia dokumentu zawierającego wynik pozytywnej weryfikacji	WG-WGO.6640.2266.2022_1
Data sporządzenia dokumentu zawierającego wynik pozytywnej weryfikacji	02-01-2023r.
Imię i nazwisko oraz nr uprawnień zawodowych kierownika prac	Roman Fara - 5128

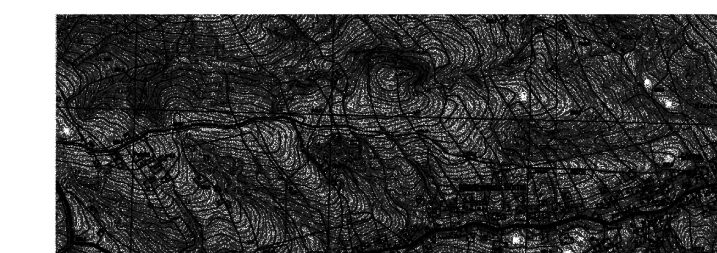

ORIENTACJA.

