


Szarych Szeregów 10

Szarych Szeregów 12

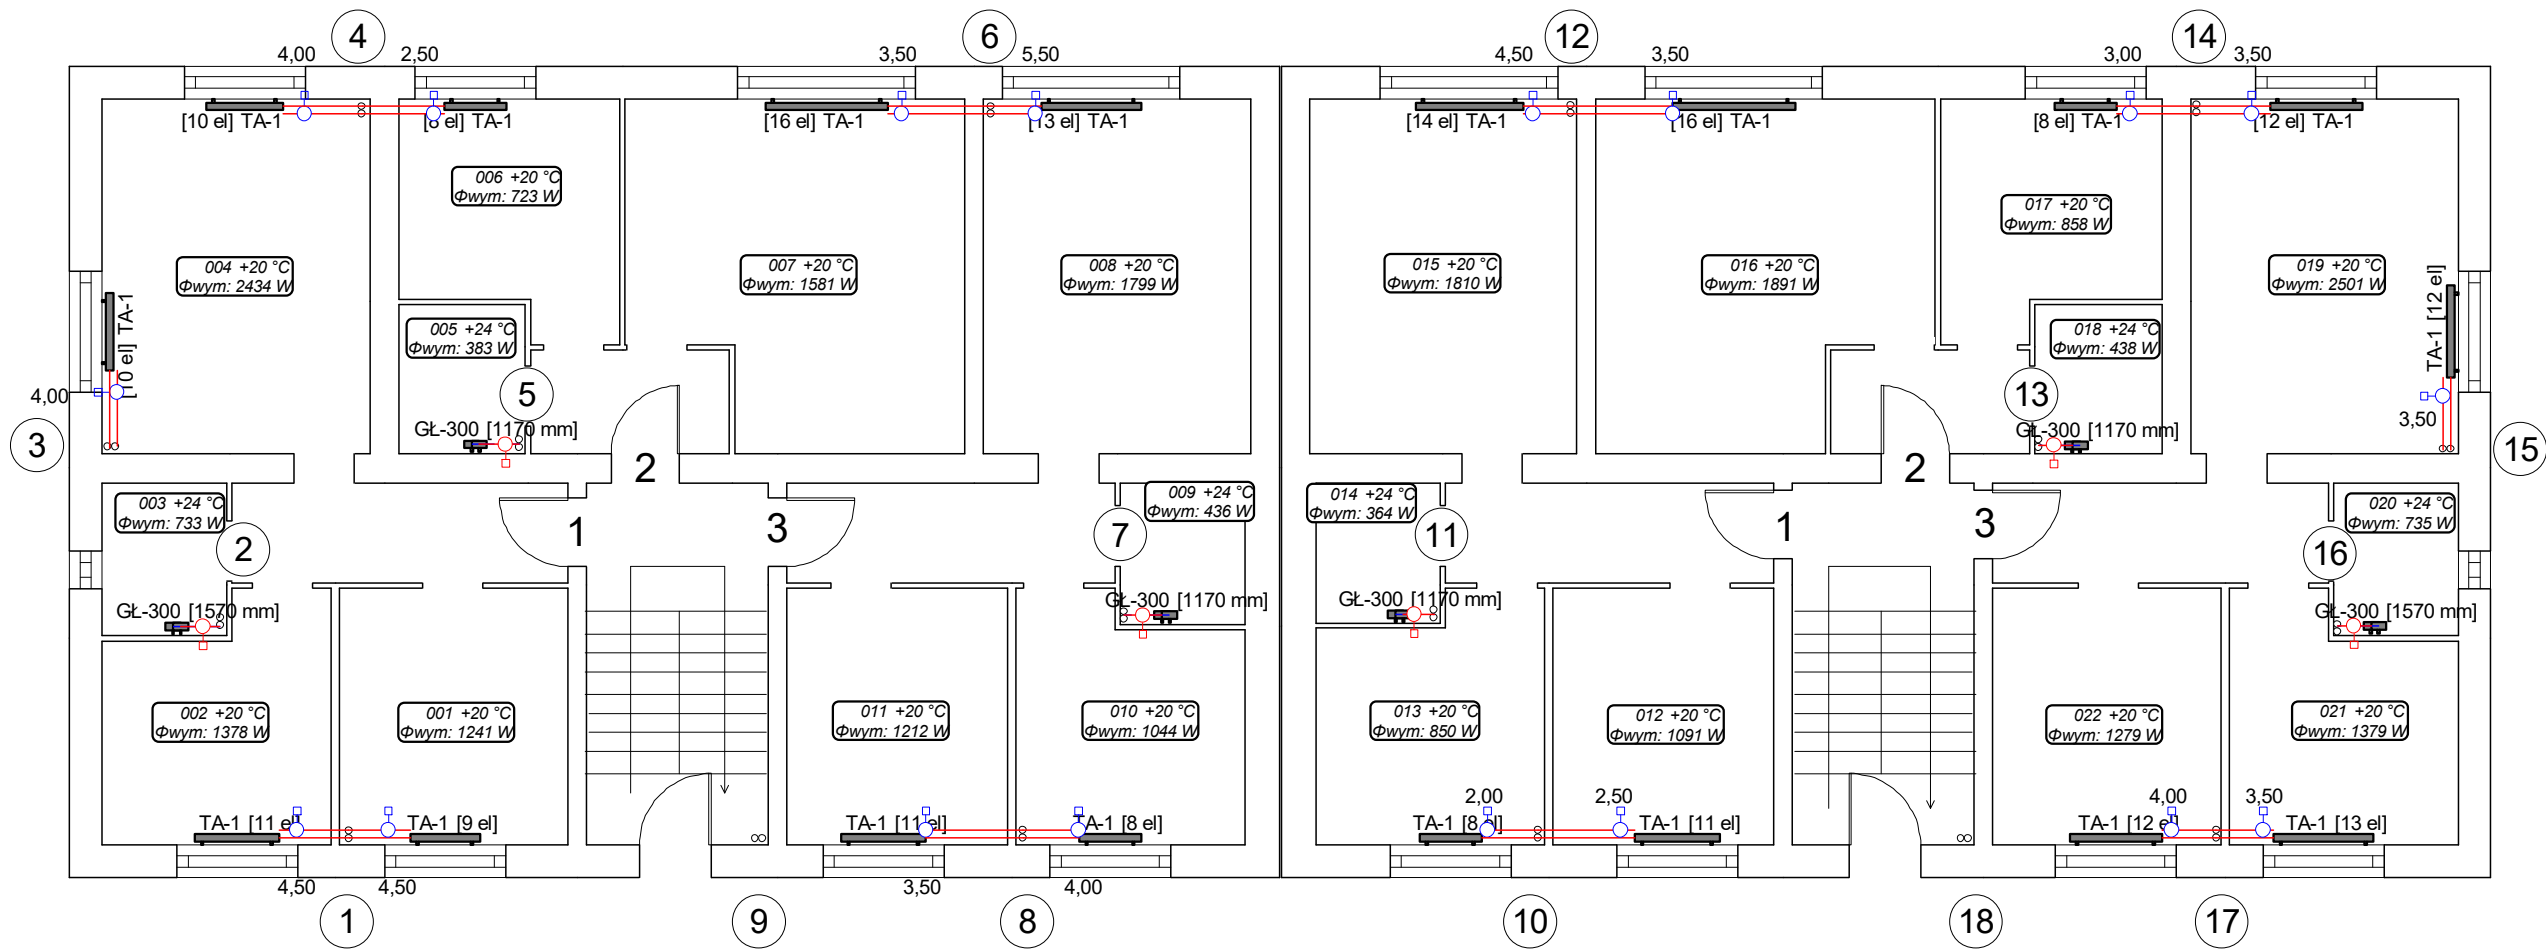

| | | |
|--|--|-----------------|
| INSTALSYSTEM Magdalena Żydzik ul. Śląska 16, 44-105 Gliwice, tel. 503-107-104 | | |
| Temat | Projekt remontu instalacji c.o. w budynku przy ul. Szarych Szeregów 10-12 w Jastrzębiu Zdroju | Faza PW |
| Tytuł rys. | Rzut parteru | Data 06-2023 |
| Inwestor | Wspólnota mieszkaniowa budynku prz ul. Szarych Szeregów 10-12 w Jastrzębiu Zdroju | Skala 1:100 |
| Opracowała | Alicja Domka | Nr rys. 02 |
| Projektowała | mgr inż. Magdalena Żydzik upr. bud. nr SLK/5351/POOS/14 | |