

MAPA INWENTARYZACJI CHODNIKA

SKALA 1:1000

REPRODUKACJA WZBROJONA
wykonawca:

Województwo: wielkopolskie
Powiat: słupecki
Nazwa jedn. ewid.: Powiedz
Identyfikator jed. ewid.: 302305_5
Nazwa obr. ewid.: Powiedz
Identyfikator obr. ewid.: 302305_2.0004
Arkusze: 5
Działka: 826
Nazwa obr. ewid.: Przybrodzin
Identyfikator obr. ewid.: 302305_2.0005
Arkusze: 1
Działki: 28/42, 189/6, 89, 26, 90, 263, 142

Sekcja: 424.114.141;143

GKK. 6640.907.2015

Poświadczam, że niniejszy dokument został opracowany w wyniku prac geodezyjnych i kartograficznych, których rezultaty zawiera operat techniczny wpisany do ewidencji materiałów państwowego zasobu geodezyjnego i kartograficznego

STAROSTA SŁUPECKI

3023 2015. 907. 2015
(Identyfikator ewidencyjny materiału zasobu – operatu technicznego)


16 LIP. 2015


(Data wpisania operatu technicznego do ewidencji materiałów zasobu)

Geodeta w Wydziale Geodezji,
Kartografii i Planimetry

(Imię, nazwisko i podpis osoby reprezentującej organ)

Stan aktualny na dzień: 25.06.2015r.

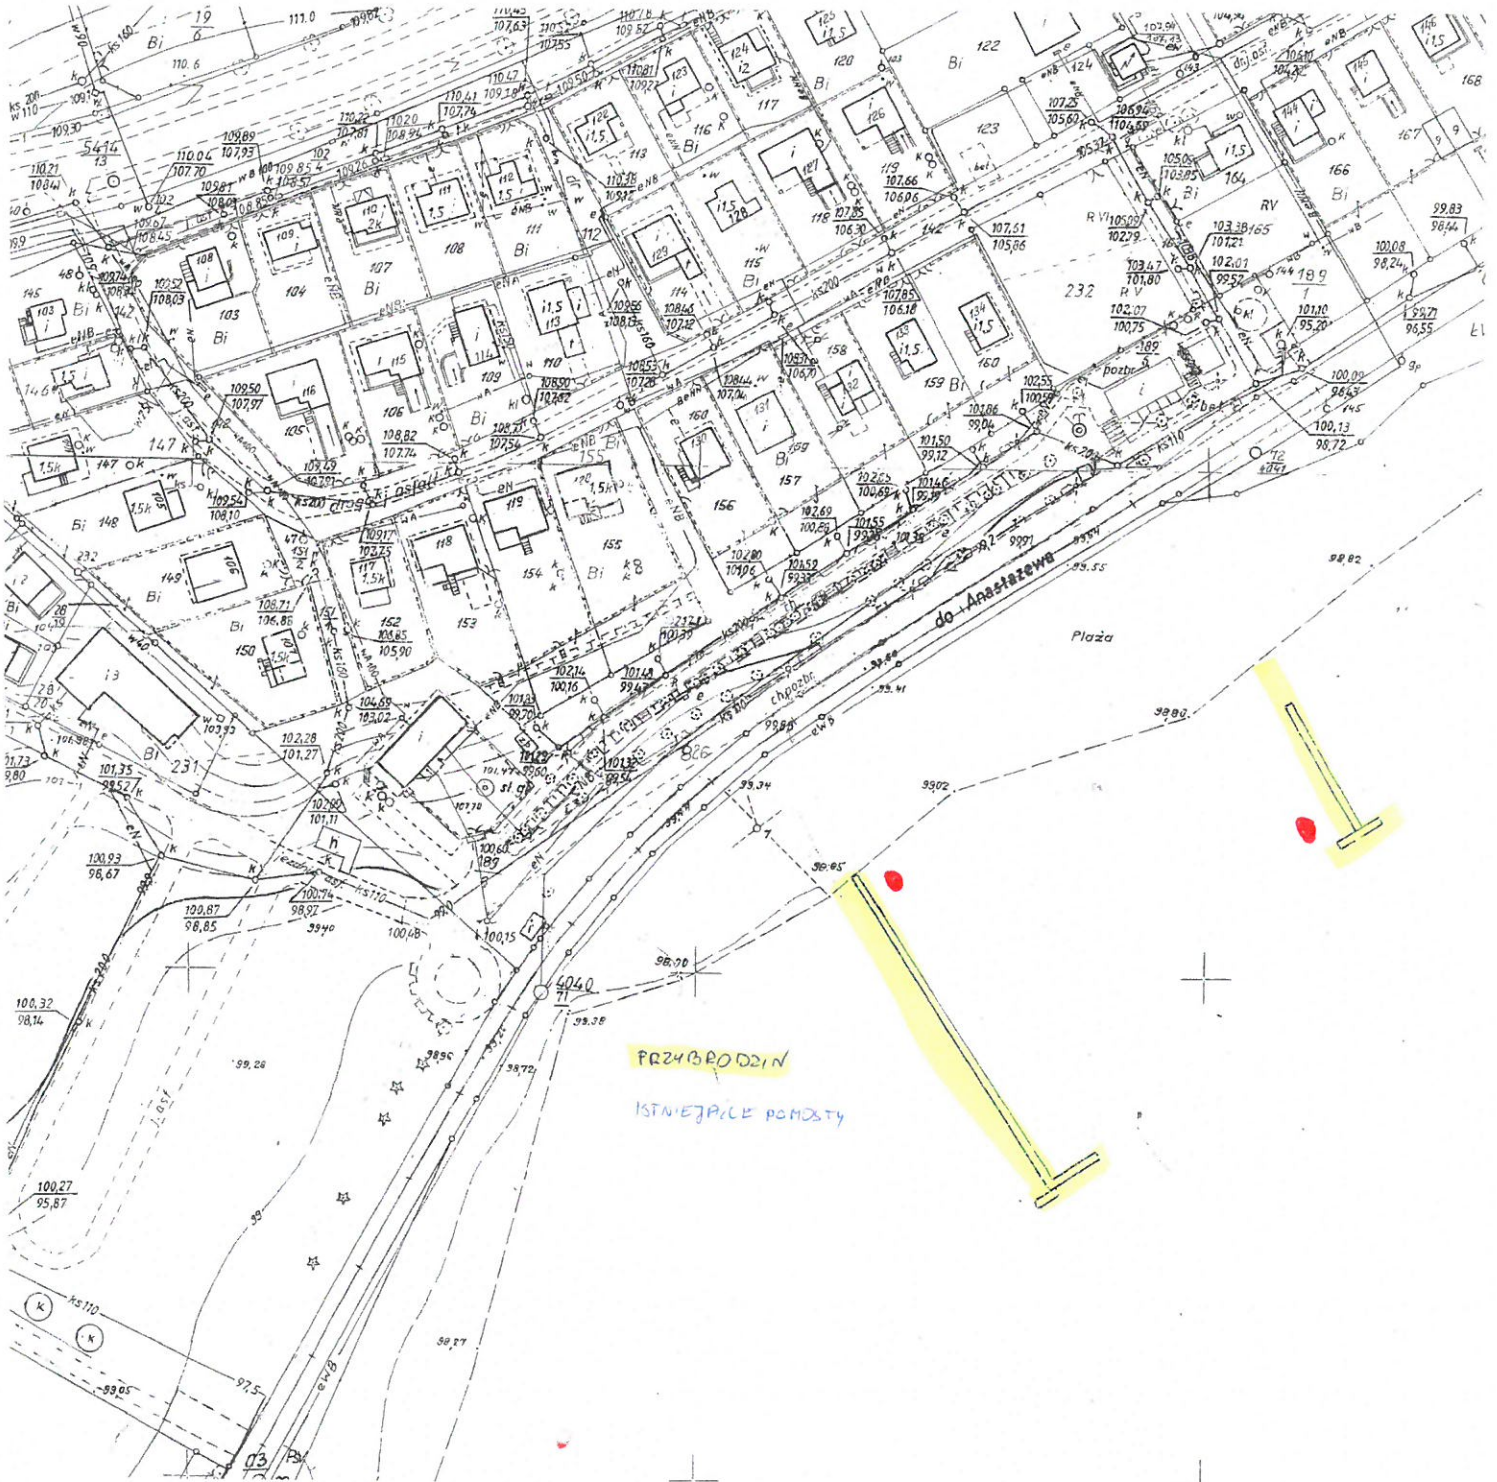

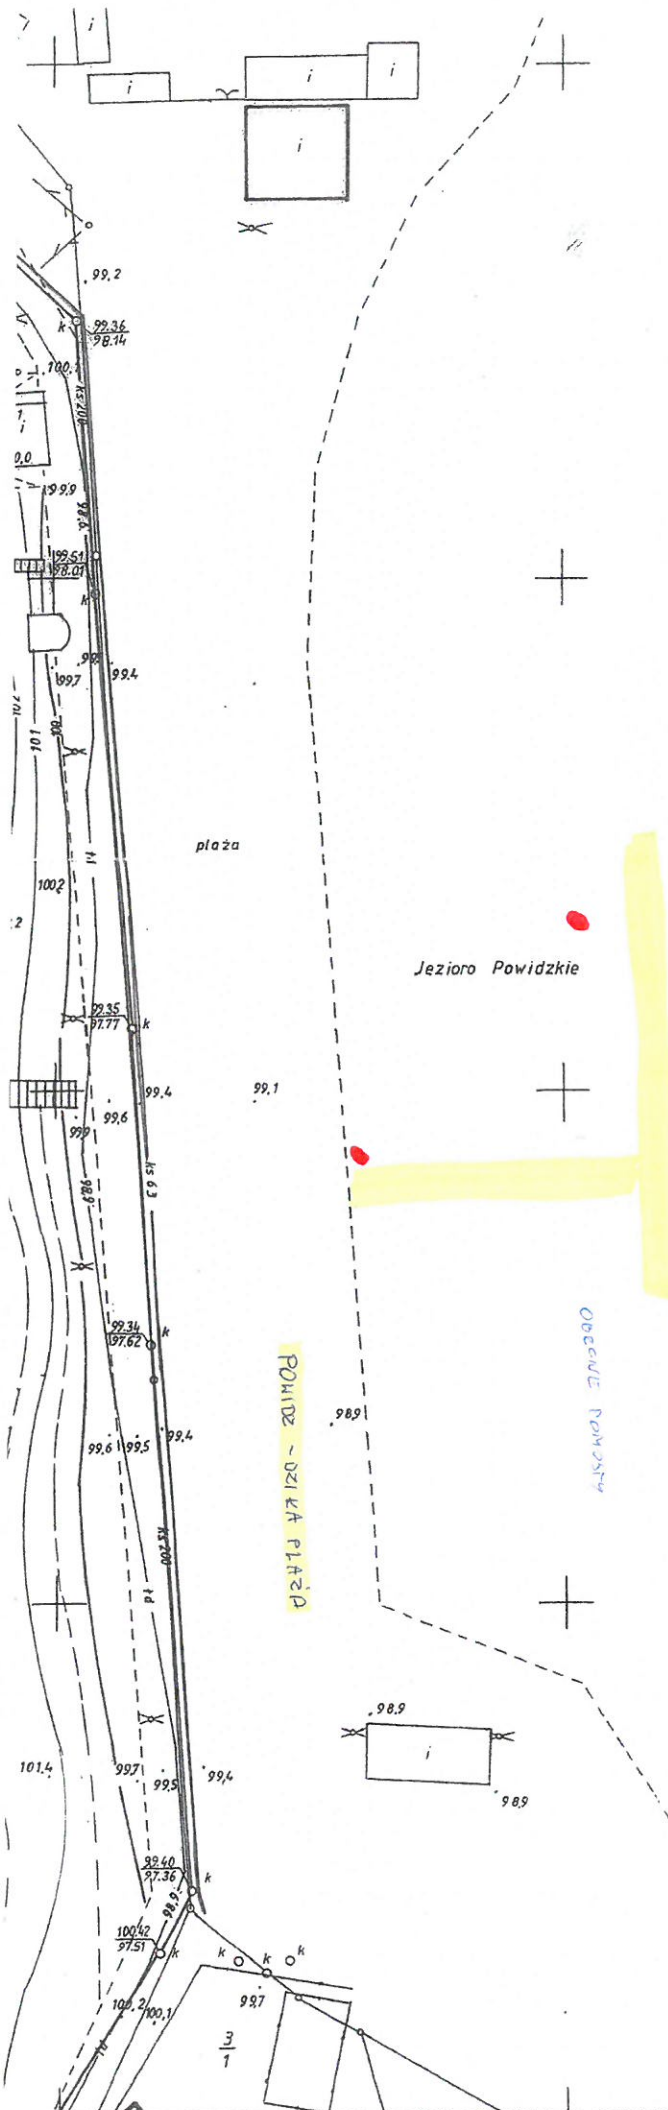

BOGUSŁAW MAŁECKI
geodeta uprawniony Nr rej. 15208
Os. Orła Białego 17A/2
62-200 Gniezno
tel. 061/428-85-38, 0-504-538-817

MAPA ZASADNICZA skala 1:500 z inwentaryzacji sieci kanalizacyjnej

Nr KERG 883 /2004

Stan na dzień : 2004.12.21

PRZEBIEG ZAINWENTARYZOWANEGO
URZĄDZENIA PODZIEMNEGO JEST
ZGODNY Z ZATWIERDZONYM
PROJEKTEM GK7 442-152 / 2003 DNIA 11.07.2003

PODPIS

STAROSTWO POWIATOWE W SŁUPCY
Powiatowy Ośrodek Dok. Geodezyjno-Kartograficznej
62-100 Słupca, ul. Pułaskiego 21, nr stat. 8023
Wskazane na niniejszej mapie sieci uzbrojenia
terenu zostały zinventaryzowane, a dokumenty
powstałe w wyniku terenowych przebiegów do
Państwowego Zespołu Geodezyjno-Kartograficznego
Nr 152/03 z dn. 11.07.2003

z urz. Starosty
Powiatowego Ośrodka Dokumentacji
Geodezyjno-Kartograficznej w Słupcy

Jan Nawrocił

