



ZESTAWIENIE POMIESZCZEN			ZESTAWIENIE POMIESZCZEN				
Kond.	Nr	Nazwa pomieszczenia	Powierzchnia	Kond.	Nr	Nazwa pomieszczenia	Powierzchnia
0.1		HALL/SZATNIA	69,0	0.33		SALA PRZEDSZKOLNA 4	77,0
0.1a		WIATROŁAP	7,6	0.34		MAGAZYN SALI 4	9,8
0.1b		PRZEDSIONEK	5,9	0.35		WC SALI 4	18,8
0.2		KOMUNIKACJA	76,3	0.36		USTĘP OGÓLNODESTĘPNY	7,0
0.3		KOMUNIKACJA KUCHNI	28,0	0.37		POKÓJ NAUCZYCIELSKI/SOCJALNY	17,2
0.4		KOMUNIKACJA	18,4	0.38		PRZEDSIONEK USTĘPCZY	2,2
0.5		MAGAZYN ŚRODKÓW CZYSTOŚCI KUCHNI	3,5	0.39		USTĘP	1,6
0.6		PRZEDSIONEK USTĘPU PERSONELU	2,0	0.40		SALA POLIENSORYCZNA	13,7
0.7		USTĘP PERSONELU	1,5	0.41		POMIESZCZENIE PSYCHOLOGA	14,5
0.8		SZATNIA KUCHNI	9,5	0.42		POMIESZCZENIE LOGOPEDY	14,5
0.9		WC	4,6	0.43		POMIESZCZENIE PEDAGOGA	14,5
0.10		POMIESZCZENIE KONSERWATORA	11,5	0.44		ARCHIWUM	11,1
0.11		MAGAZYN KONSERWATORA	4,2	0.45		MAGAZYN SALI	8,7
0.12		MAGAZYN OKOPOWYCH	7,9	0.46		WC	13,6
0.13		OBIERALNIA	9,8	0.47		SALA ZAJĘĆ RUCHOWYCH	49,0
0.14		MAGAZYN SUCHY	13,5	0.48		SALA INTEGRACJI SENSORYCZNEJ	49,8
0.15		MAGAZYN WYPARZALNA JAJ	7,4	0.49		SEKRETARIAT	15,7
0.16		POMIESZCZENIE SZAF CHŁODNICZYCH	7,5	0.50		GABINET DYREKTORA	25,0
0.17		KUCHNIA	44,3	0.51		POMIESZCZENIE KSIĘGOWEJ	16,3
0.18		ZMYWALNIA	12,2	0.52		KOMUNIKACJA	67,1
0.19		POMIESZCZENIE NA ODPADKI	4,1	0.53		SZATNIA/WŁÓCZOWNIA	26,7
0.20		POMIESZCZENIE NA WÓZKI	7,5	0.54		SYPIALNIA B	28,9
0.21		PRZEDSIONEK USTĘPU	3,3	0.55		SALA ZABAW B	42,0
0.22		USTĘP	2,4	0.56		SALA ZABAW A	42,0
0.23		POMIESZCZENIE INTENDENTA	11,3	0.57		USTĘP GR. A I B	16,1
0.24		KOTŁOWNIA	17,2	0.58		POM. MYCIA NOCNIKÓW GR. A I B	6,0
0.25		SALA PRZEDSZKOLNA 1	77,1	0.59		BRUDNIK GR. A I B	3,2
0.26		MAGAZYN SALI 1	6,7	0.60		KOMUNIKACJA	17,4
0.27		WC SALI 1 I 2	28,1	0.61		POM. GOSPODARCZE	3,5
0.28		MAGAZYN SALI 2	6,7	0.62		KUCHNIA MILECZNA	7,5
0.29		SALA PRZEDSZKOLNA 2	98,0	0.63		ZMYWALNIA	6,1
0.30		SALA PRZEDSZKOLNA 3	84,4	0.64		POM. SOCJALNE	9,8
0.31		MAGAZYN SALI 3	9,4	0.65		PRZEDSIONEK USTĘPU OGÓLNODESTĘPNEGO	2,4
0.32		WC SALI 3	14,9	0.66		USTĘP OGÓLNODESTĘPNY	1,6
				0.67		KOMUNIKACJA	8,5
							1382,5 m <sup>2</sup>

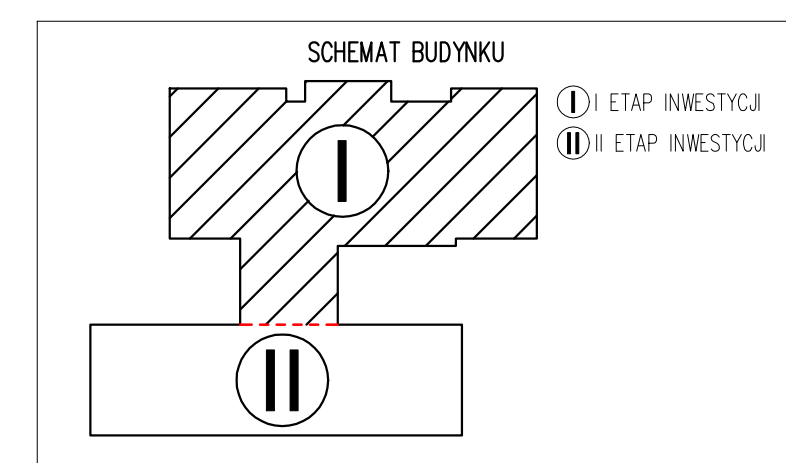


**INSTALACJA OGRZEWANIA PODŁOGOWEGO -RZUT PARTERU**

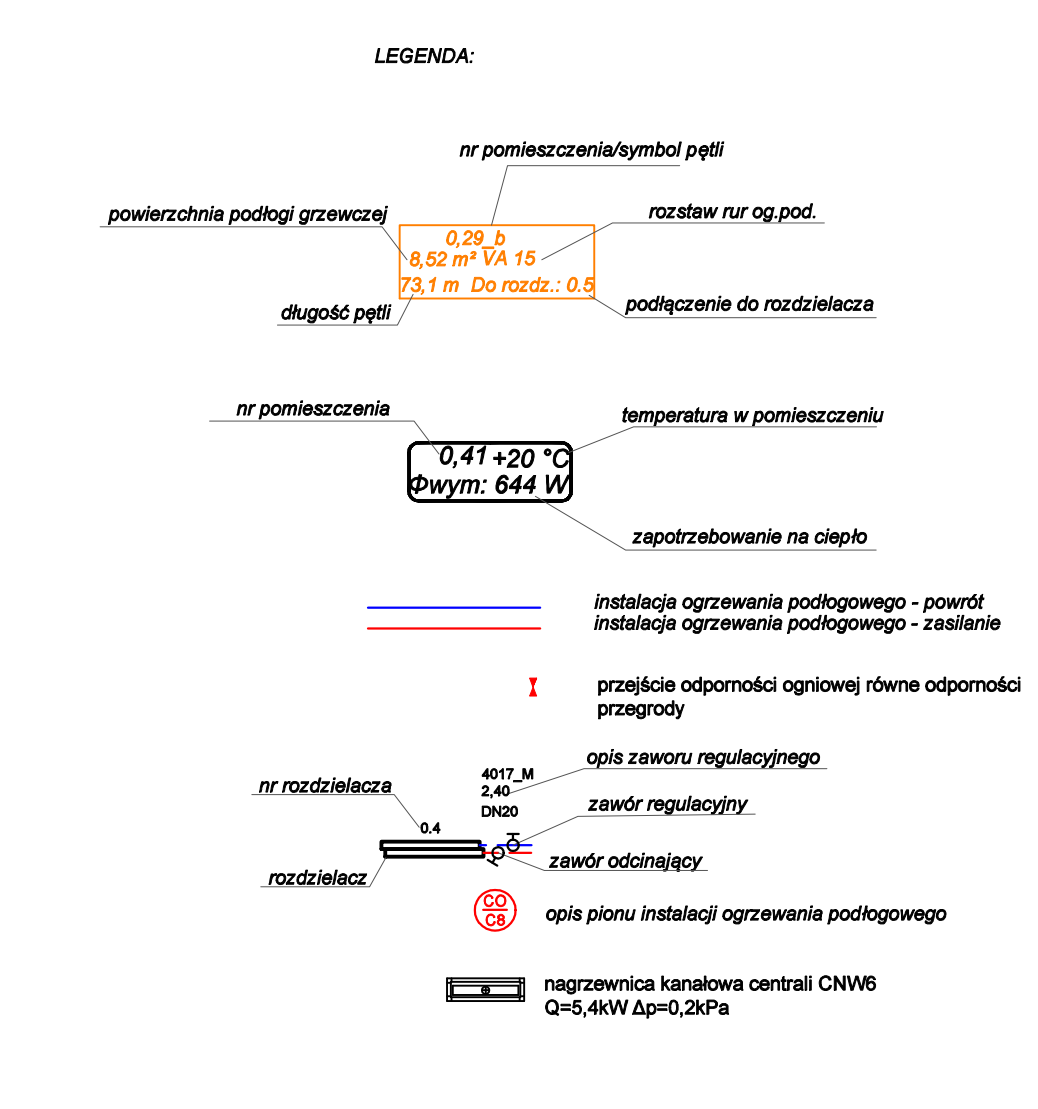

<b>PRZEDSIĘBIORSTWO PROJEKTOWO-BUDOWLANE "EKOBUD" s.c.</b> Dmosein Drugi nr 88 B, 95-061 Dmosein PRACOWNIA PROJEKTOWA: 93-312 Łódź, ul. Tuszyska 165		SKALA: 1:100 DATA: Lipiec 2019 FAZA: PW NR WYKAZU: 1806 NR ETYKIET: 
PROJEKT: <b>Przebudowa i rozbudowa budynku przedszkola nr 3 w miejscowości Mosina przy ul. Topolowej 6</b>	LOKALIZACJA INWESTYCJI: Mosina, ul. Topolowa 6 działki o nr ewid. 1212/2; 1212/1; 1213/1 obręb: Mosina powiat: poznański	
TYTUŁ WYKAZU: <b>INSTALACJA OGRZEWANIA PODŁOGOWEGO -RZUT PARTERU</b>		
BRANŻA: SANITARNIA	POPIS: mgr inż. Rafał Marciniak UPR.NR MAZ0425/PWB/15	
PRACOWNIK: mgr inż. Piotr Ziętek UPR.BUD.NR LOD2040/PWS/12		

**SZCZEGÓL - SCHEMAT ROZDZIELCZA PODŁOGOWEGO**

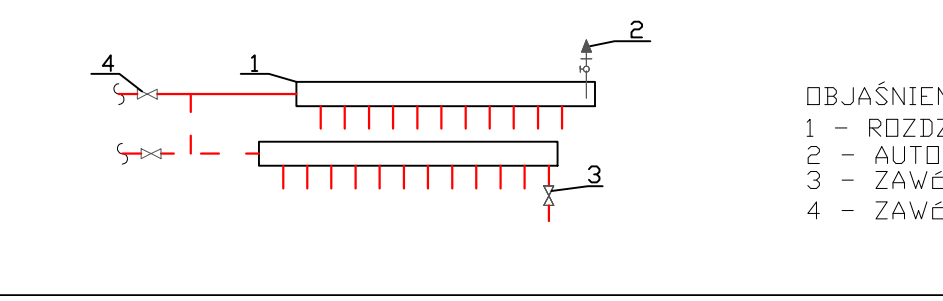

**OBJAŚNIENIE:**  
 1 - ROZDZIELCZAK OGRZEWANIA PODŁOGOWEGO  
 2 - AUTOMATYCZNY ODPWIEWTRZNIK  
 3 - ZAWÓR SPÓSTOWY  
 4 - ZAWÓR DOPINAJĄCY