


PROFIL PODŁUŻNY KANAŁU SANITARNEGO - ODC. S6 - S12

działka nr 694/8    droga gruntowa

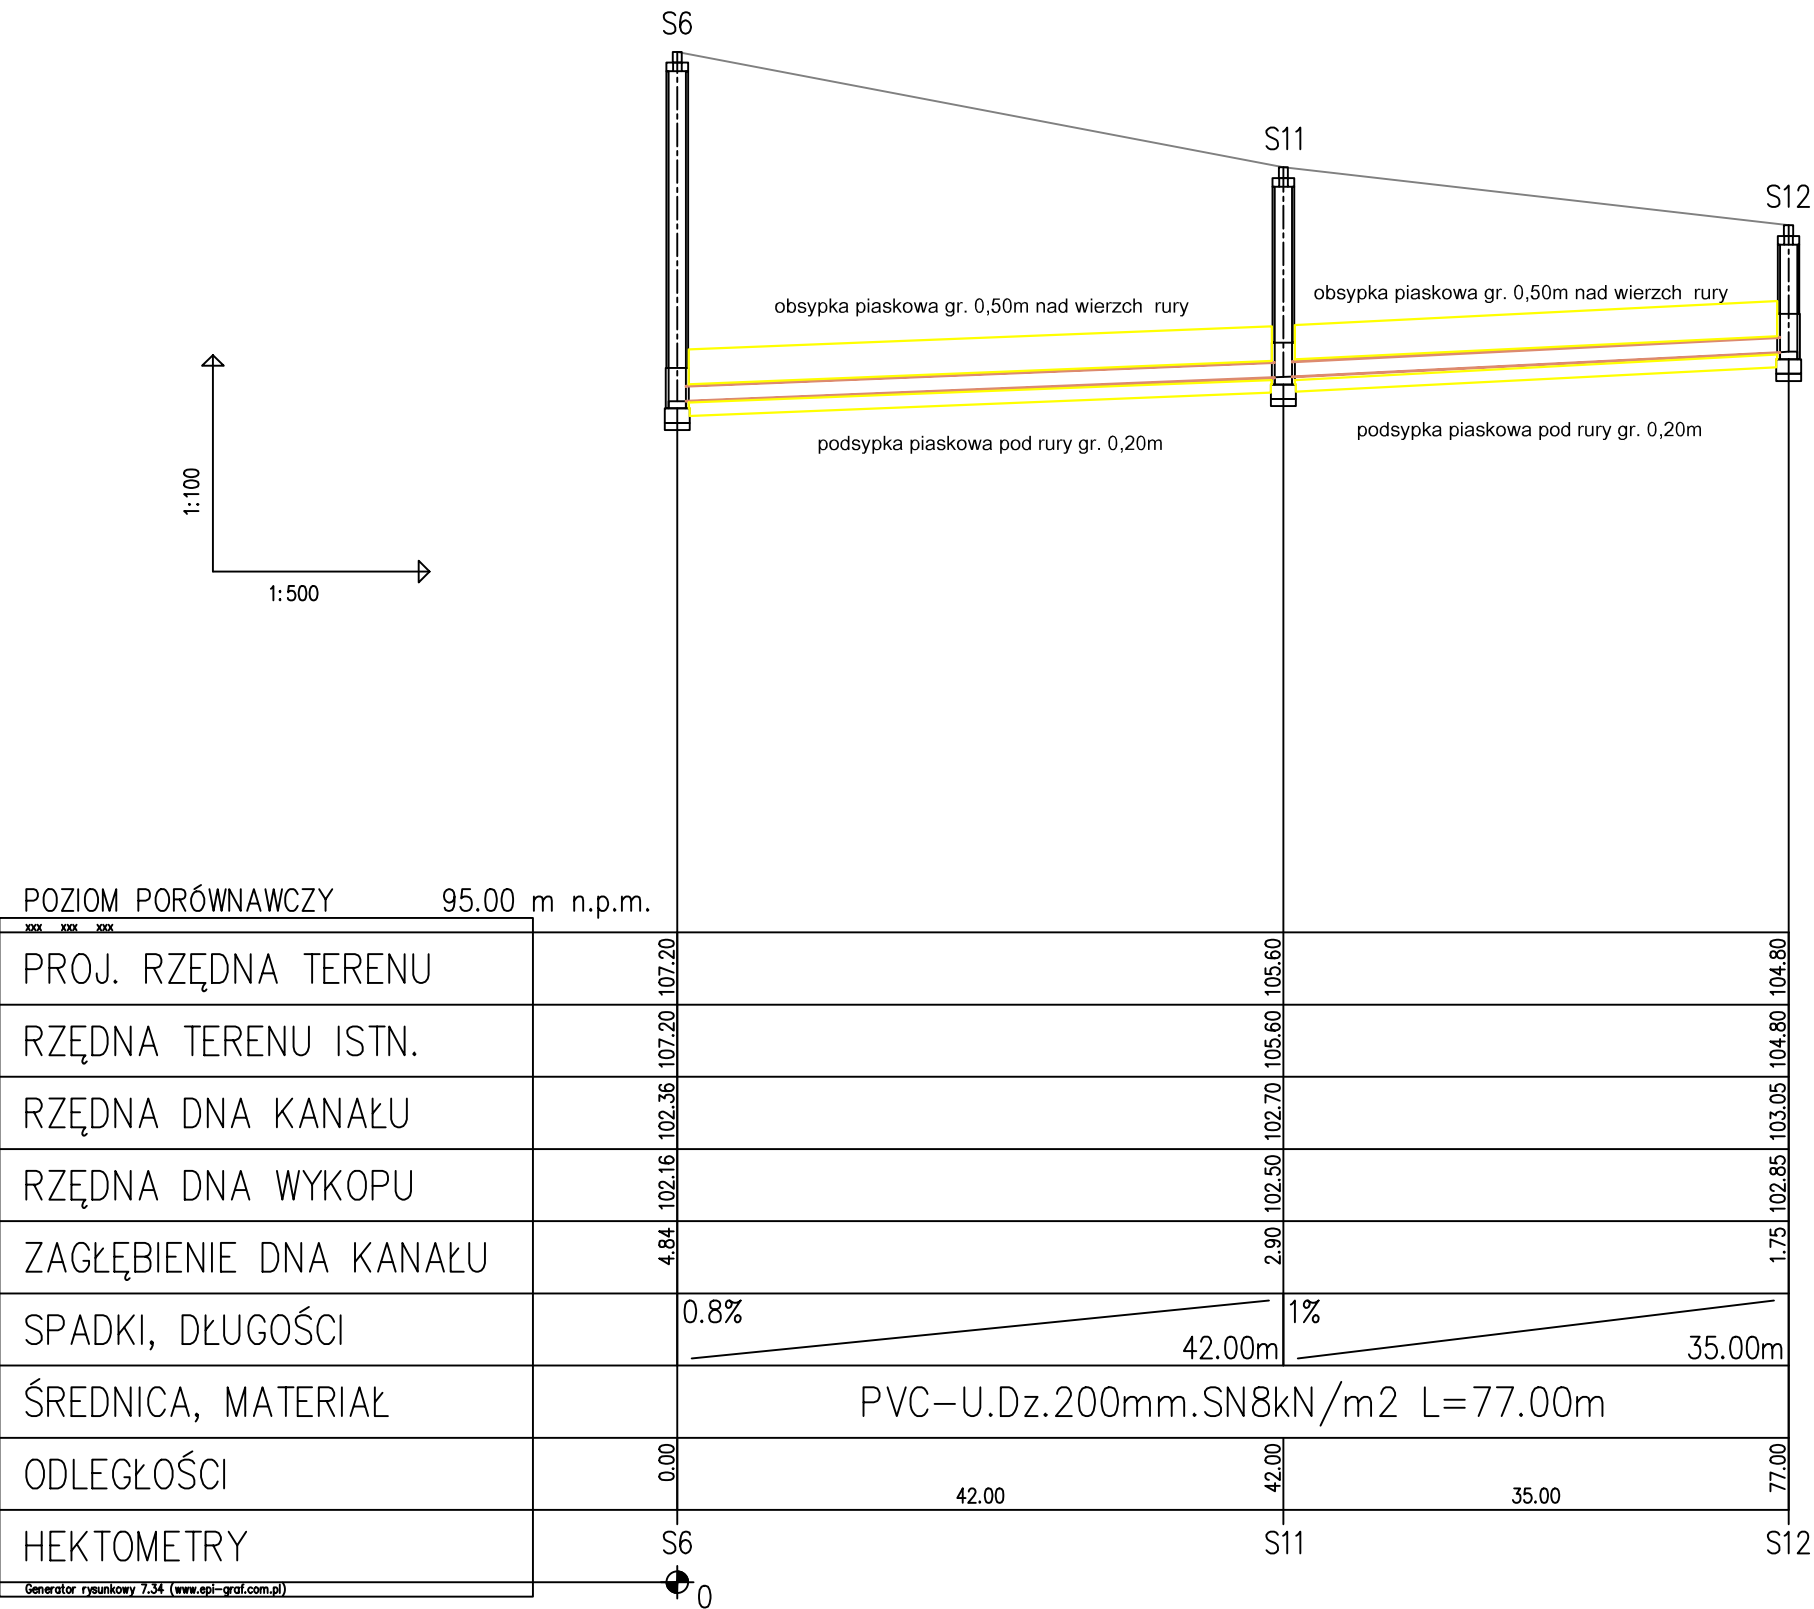

PROJEKTOWANIE I NADZORY WOD-KAN WITOLD MACIEJEWSKI UL. SUCHARSKIEGO 3 , 87-400 GOLUB - DOBRZYŃ Tel. 603 682 661 e-mail : witold.maciejewski@vp.pl			
Nazwa inwestycji: ROZBUDOWA KANALIZACJI SANITARNEJ Z PRZEBUDOWĄ PRZEPOMPOWNI ŚCIEKÓW, ETAP III BUDOWA KANALIZACJI SANITARNEJ I SIECI WODOCIĄGOWEJ W UL. PRUSA M . KIKÓŁ			
Adres inwestycji: DZIAŁKI NR: 650; 694/8 ; 694/1, OBRĘB 0007 KIKÓŁ NR EWIDENCYJNY 040805_2 KIKÓŁ - GMINA KIKÓŁ			
Inwestor: GMINA KIKÓŁ UL. PLAC KOŚCIUSZKI 7, 87-620 KIKÓŁ			
PROFIL PODŁUŻNY KANAŁU SANITARNEGO	Data: luty 2024	Skala: 1:500	Nr rysunku 3
Imię i nazwisko projektanta:	Branża:	Nr uprawnień	Podpis
Witold Maciejewski	sanitarna	GP.I. 7342/184/93/94	
Imię i nazwisko sprawdzającego:			
mgr inż. Mateusz Maciejewski		WAM/0137/PWOS/18	