


RZUT PIWNICY – kotłownia pompy ciepła Skala 1:100

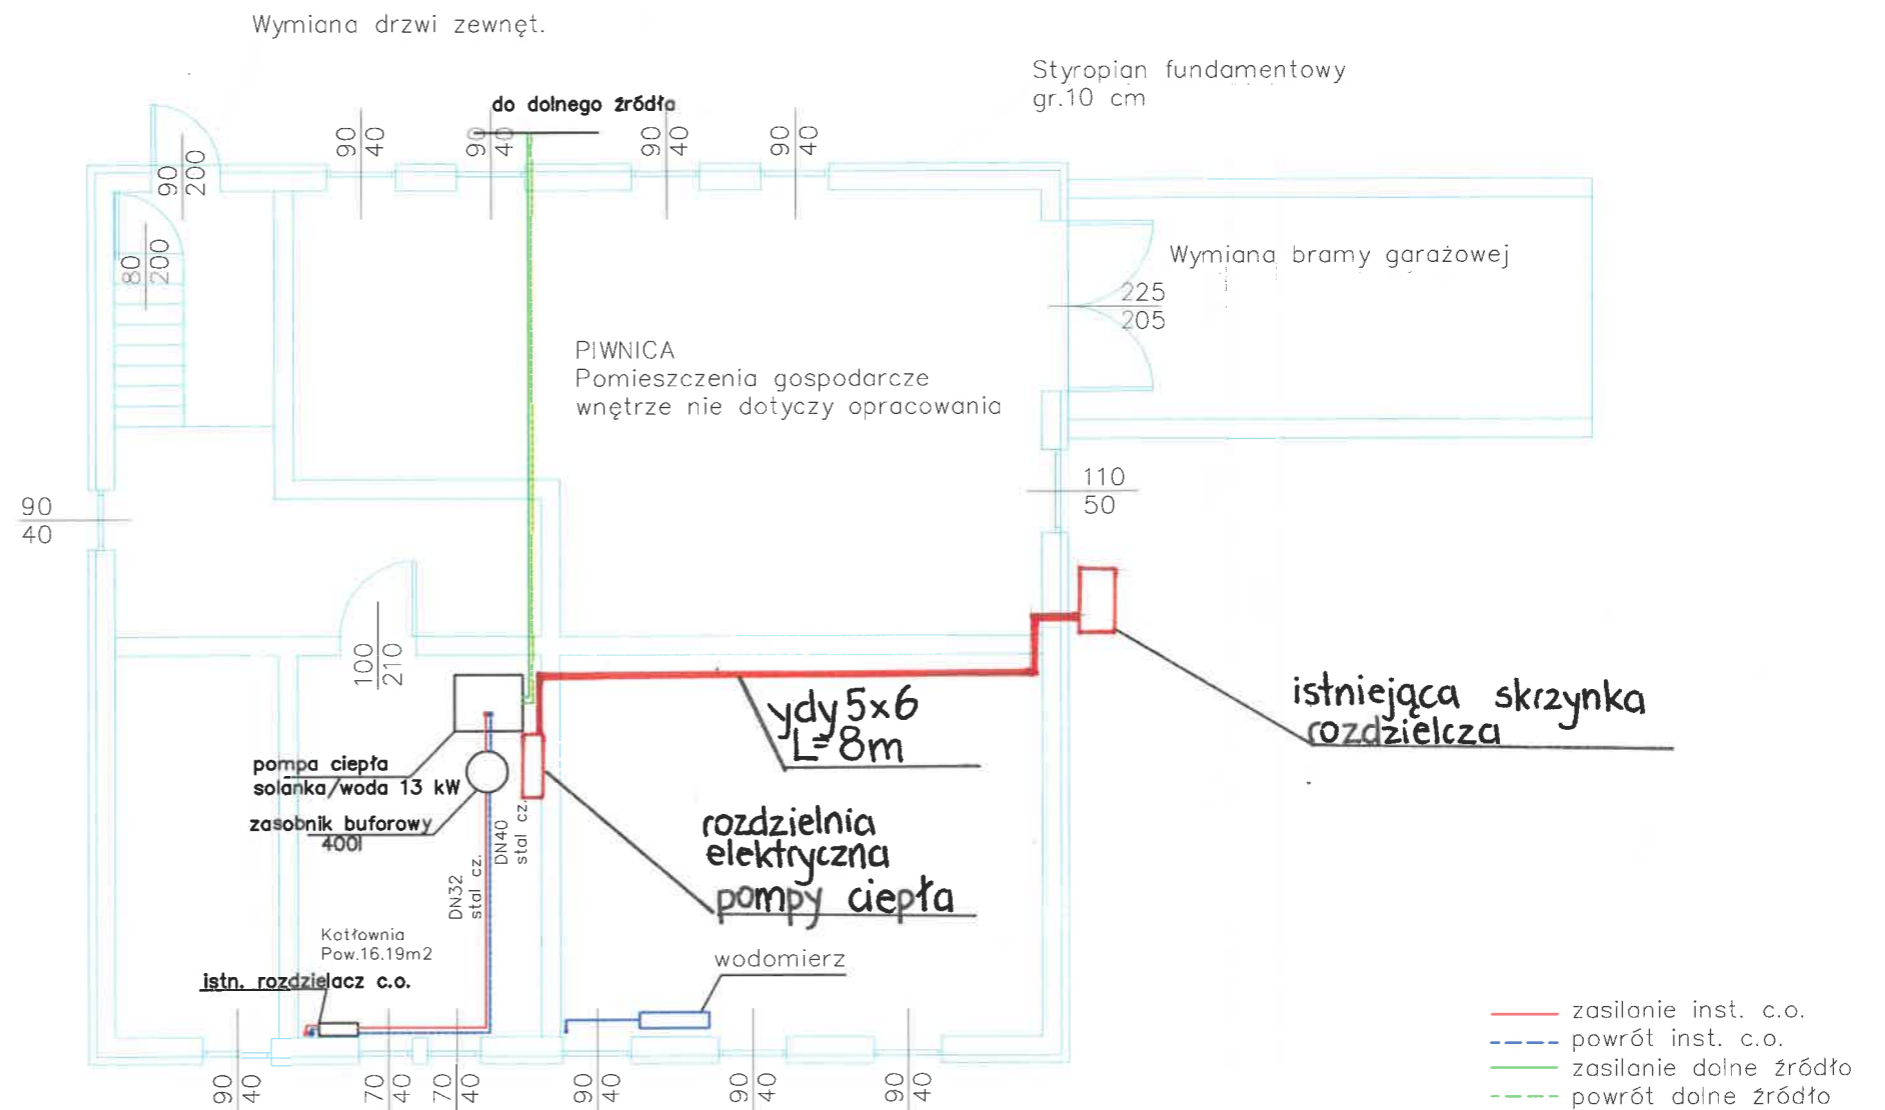

Inwestycja:	TERMOMODERNIZACJA BUDYNKU STAREGO OŚRODKA ZDROWIA W M. WYSZONKI KOŚCIELNE	Data: 18.12.2023
Adres: Wyszonki Kościelne 46, 18-214 Klukowo	dz. nr 63/2	Skala: 1:100
Nazwa: Rzut piwnicy – kotłownia pompy ciepła	Branża: Sanitarna	
Projektant: mgr inż. Stanisław Kuźmiński upr. bud. do projektowania w specjalności instalacyjnej w zakresie sieci, instalacji sanitarnych bez ograniczeń nr PDL/0075/PWBS/19	Nr rys.: 2	
Podpis:		