


Skala 1:500

Nazwa organu prowadzącego państwowy zasób geodezyjny i kartograficzny	STAROSTA KAMIENNOGÓRSKI
Identyfikator ewidencyjny materiału zasobu	P.0207.2018.709
Nazwa materiału zasobu	Kopia mapy zasadniczej
Data wykonania kopii materiału zasobu	20-02-2025r.
Imię, nazwisko i podpis osoby reprezentującej organ	Maria Ziłunko

- proj. zewn. inst. kanalizacji san. Ø160PVC

1) W trakcie realizacji roboty wykonywać ze szczególną ostrożnością z uwagi na mogące wystąpić nieinwentaryzowane uzbrojenie podziemne

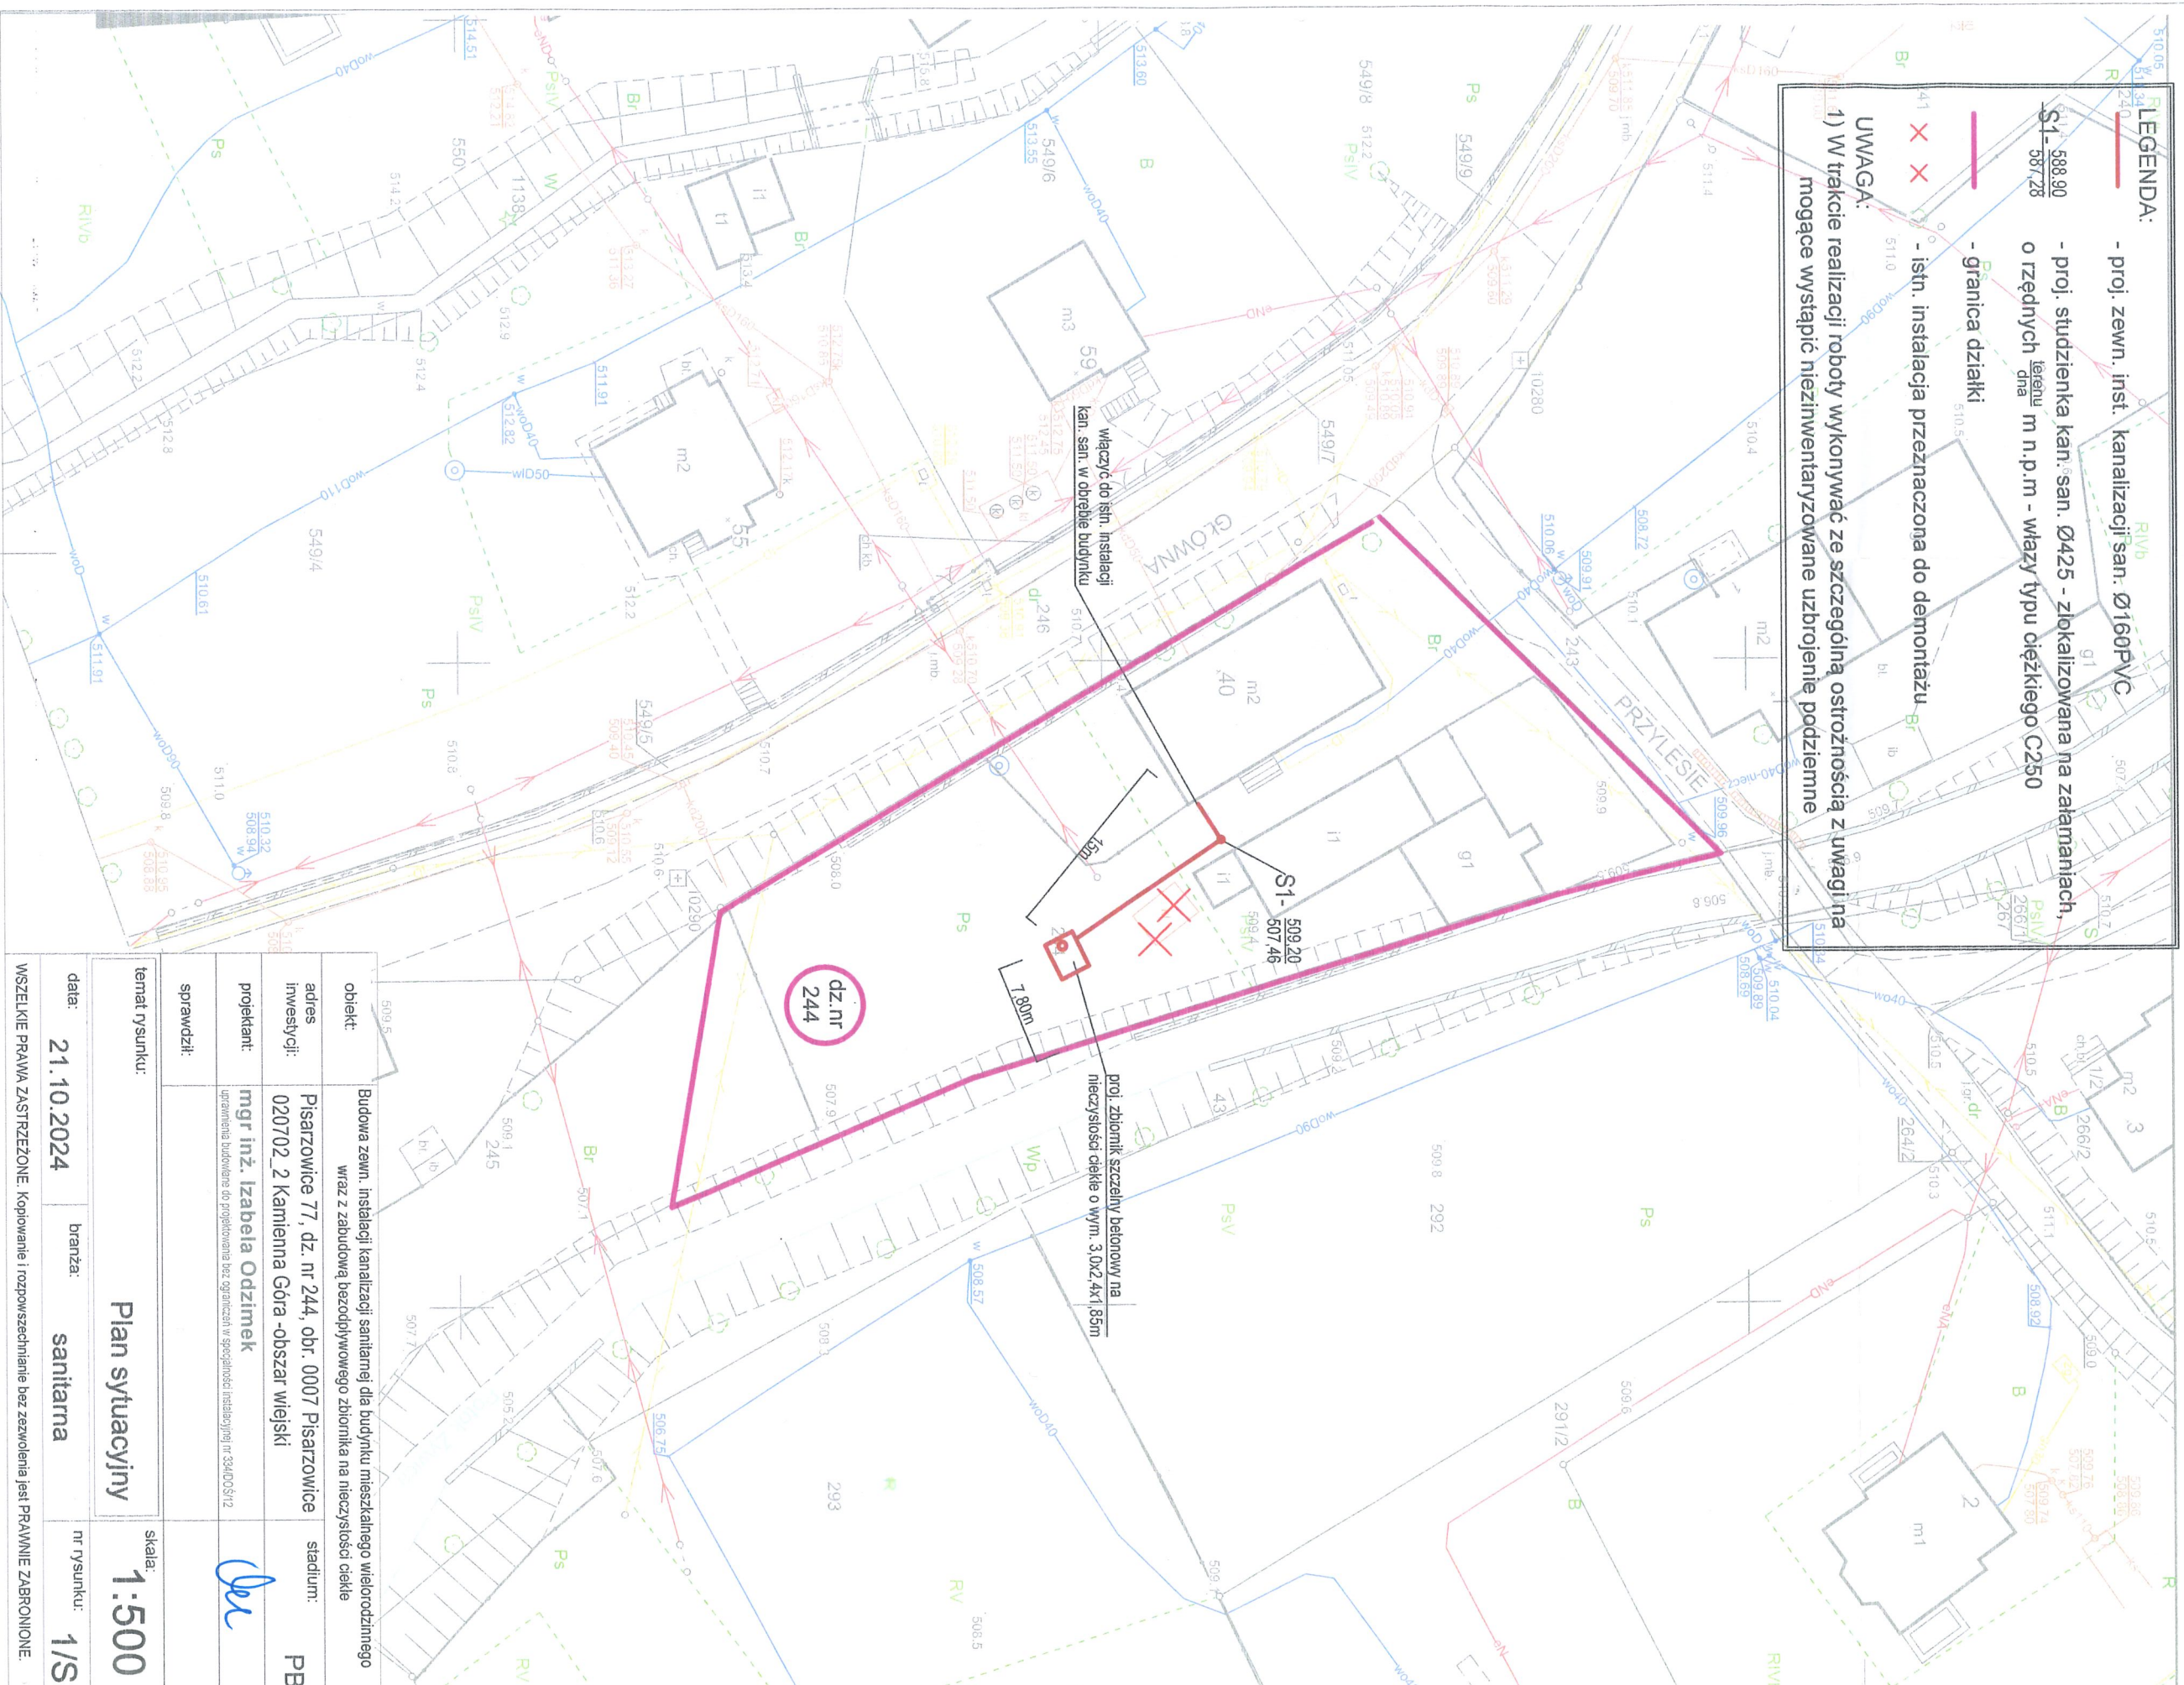

temat rysunku:	Plan sytuacyjny		
data:	21.10.2024	branża:	sanitarna
skala:	1:500		
nr rysunku:	1/S		
projektant:	mgr inż. Izabela Odzimek		stadium: PE
adres inwestycji:	Pisarzowice 77, dz. nr 244, obr. 0007 Pisarzowice 0207/02_2 Kamienna Góra-obszar wiejski		
obiett:	Budowa zewrn. instalacji kanalizacji sanitarnej dla budynku mieszkalnego wielorodzinnego wraz z zabudową bezodpływowego zbiornika na nieczystości ciekłe		
sprawdził:	uprawnienie budowlane do projektowania bez ograniczeń w specjalności instalacyjnej nr 3340D/S/12		