


STAROSTWO POWIATOWE
W KOŚCIERZYŃNIE
Wydział Geodezji
i Gospodarki Nieruchomościami

Plan instalacji elektrycznej
skala: 1:500
MAPA DO CELÓW INFORMACYJNYCH
SKALA 1:1000

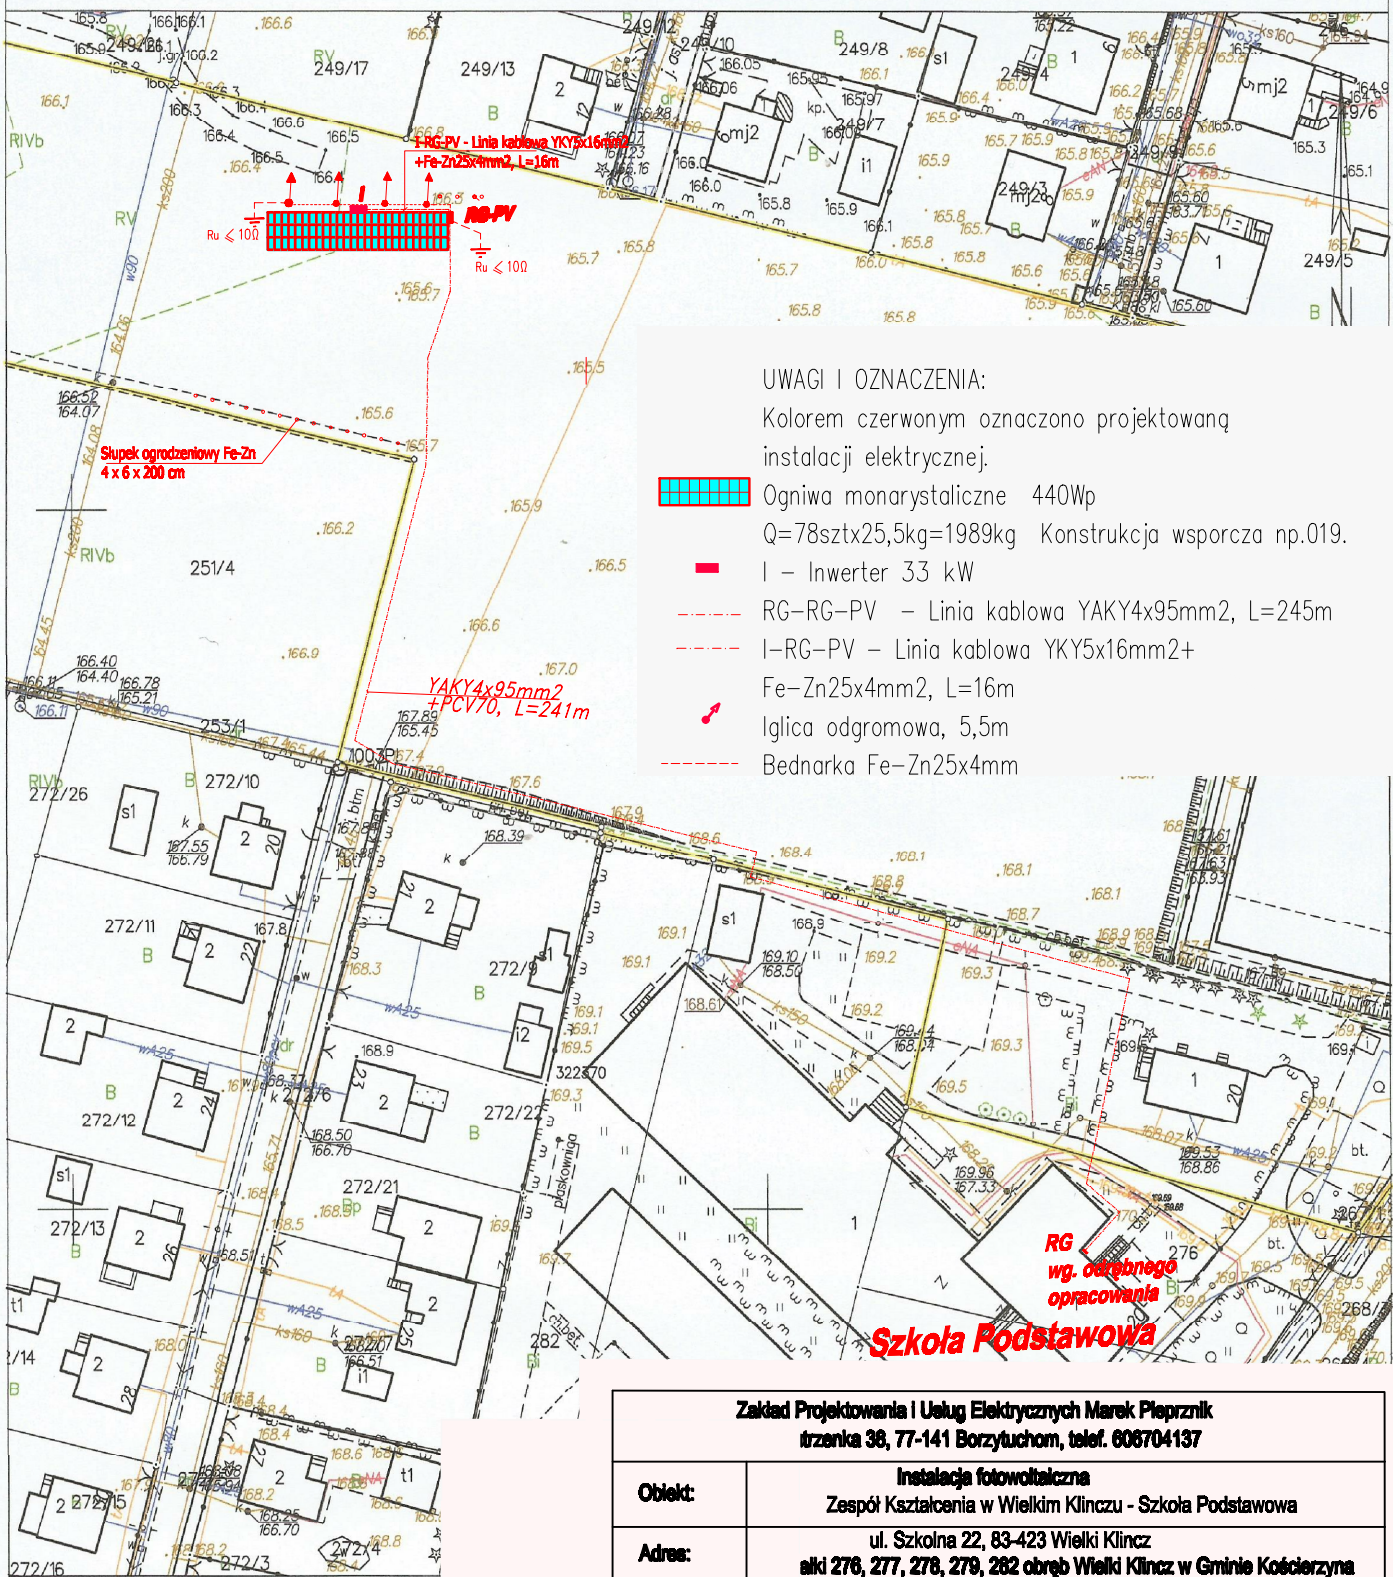

UWAGI I OZNACZENIA:

Kolorem czerwonym oznaczono projektowaną instalację elektryczną.



Ogniwa monokrystaliczne 440Wp

Q=78sztx25,5kg=1989kg Konstrukcja wsporcza np.019.

I – Inwerter 33 kW

--- RG-RG-PV – Linia kablowa YAKY4x95mm², L=245m

--- I-RG-PV – Linia kablowa YKY5x16mm²+

Fe-Zn25x4mm², L=16m

⚡ Iglica odgromowa, 5,5m

--- Bednarka Fe-Zn25x4mm

Kościerzyna dn. 27.05.2021
Sporządził(a) wydruk: Szymon Plichta

Poświadczam zgodność niniejszej kopii z treścią materiału państwowego zasobu geodezyjnego i kartograficznego

Zakład Projektowania i Usług Elektrycznych Marek Pieprznik
trzenka 38, 77-141 Borzytuchom, telef. 606704137

Obiekt:	Instalacja fotowoltaiczna Zespół Szkolenia w Wielkim Klinczu - Szkoła Podstawowa			
Adres:	ul. Szkolna 22, 83-423 Wielki Klincz alki 276, 277, 278, 279, 282 obręb Wielki Klincz w Gminie Kościerzyna			
Investor:	Gmina Kościerzyna ul. Strzelecka 9, 83-400 Kościerzyna			
Nazwa rys.	Plan instalacji elektrycznej			
Skala:	1:500	Data:	marzec 2021	Rys.nr. 1
Elektryczna	Projektował:	mgr inż. Marek Pieprznik AN6348/7562		Podpis:
	Sprawdził:			