


RZUT PARTERU
SKALA 1:100

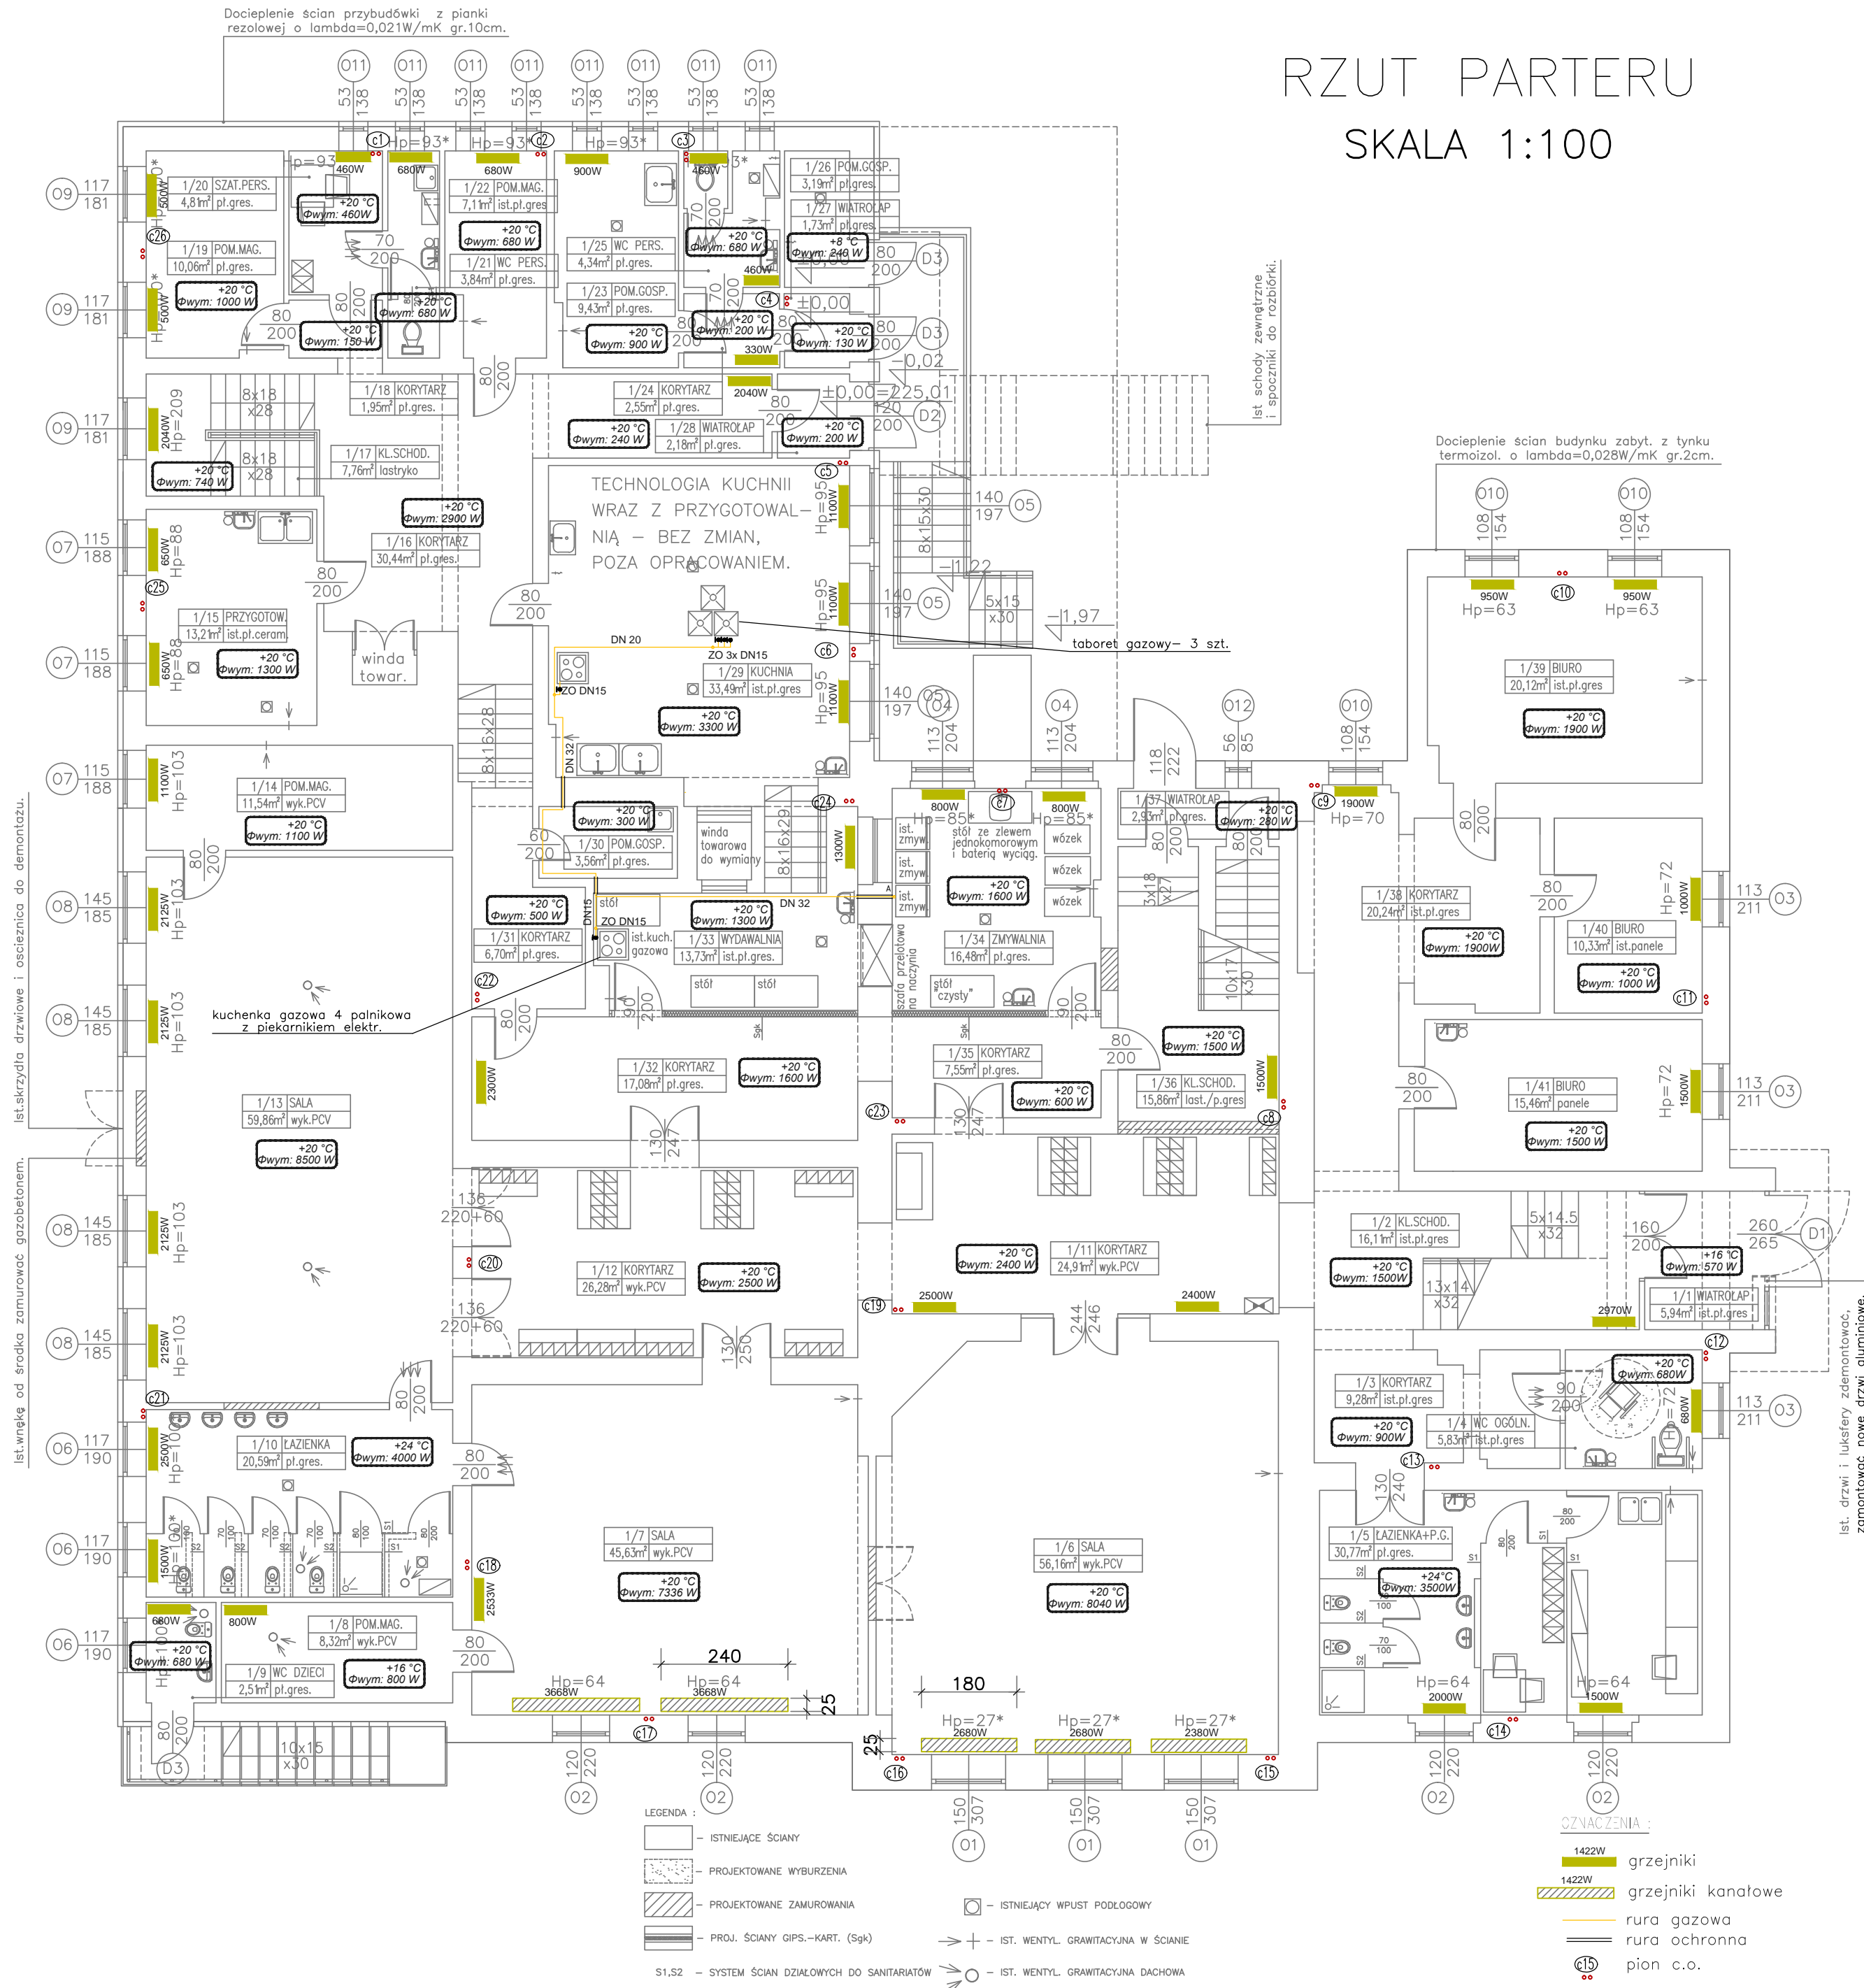

PRACOWNIA PROJEKTOWA mgr inż. arch. Ewa Ostapińska siedziba: UL. ZMORSKIEGO 29, 58-100 ŚWIDNICA biuro: UL. BOCZNA 6/01, 58-100 ŚWIDNICA TEL. 608 053 071, ewaostapińska@op.pl	
sprawdził: mgr inż. Lesław Sokółski nr upr. 165/DOŚ/04 DOŚ/IS/1796/01	
projektował: inż. Sylwia Szczepaniak nr upr. 336/DOŚ/13 DOŚ/IS/0146/14	
tytuł rzut parteru	projekt budowlany instalacja gazowa i c.o.
obiekt: Przedszkole nr 3 w Strzegomiu "Zielony zakątek" adres: Strzegom, ul.Parkowa8, dz.nr1145, obr.0003,Śródmieście nr3 inwestor: Gmina Strzegom, Rynek 36, 58-150 Strzegom	data: 25.09.2020
rys.	skala: 1:100