



Projekt architektoniczno-budowlany aranżacji wnętrz wraz z rysunkami wykonawczymi
UL. ROZRYWKA 26, KRAKÓW, NR PROJEKTU: NR.P21/2019/08

UWAGA!

KARTE PRZYKLEIĆ NA DRZWIACH WEJŚCIOWYCH PO WEWNĘTRZNEJ STRONIE

PRZED PRZYSTĄPIENIEM DO REALIZACJI, NALEŻY ZAPOZNAĆ SIĘ Z PROJEKTEM ORAZ SPRAWDZIĆ WSZYSTKIE WYMIARY ORAZ ZGODNOŚĆ ELEM. WYPOSAŻENIA.

WYMIARY PODAWANE W STANIE WYKOŃCZONYM ORAZ DO OSI ELEM. WYPOSAŻENIA.
PRZYJĘTO GRUBOŚĆ PŁYTEK Z KLEJEM 1,5cm.

W PRZYPADKU WĄTPLIWOŚCI NALEŻY SKONSULTOWAĆ Z OSOBĄ PROWADZĄCĄ REALIZACJĘ:
Koordynator projektu: ŁUKASZ ŻABICKI
NUMER TELEFONU: 513 516 439

OZNACZENIA INSTALACJI ELEKTRYCZNYCH:

	GNIAZDKO POJEDYNCZE LUB PODWÓJNE
	GNIAZDKO BRYZGOSZCZELNE POJEDYNCZE (Z KLAPKA)
	GNIAZDKO RTV/SAT, TELEFONICZNE, LUB INTERNETOWE
	WŁĄCZNIK POJEDYNCZY
	WŁĄCZNIK SCHODOWY
	WŁĄCZNIK PODWÓJNY
	KABEL OŚWIETLENIA
	KABEL OŚWIETLENIA KINKIET


ŁAZIENKA - OZNACZENIA INSTALACJI WOD./KAN., C.O. I WENTYLACJI:

WZU	WODA ZIMNA UMYWALKA
WCU	WODA CIEPŁA UMYWALKA
OWU	ODPŁYW WODY UMYWALKA
WZPR	WODA ZIMNA PRYSZNIC
WCPR	WODA CIEPŁA PRYSZNIC
OWPR	ODPŁYW WODY PRYSZNIC

OZNACZENIA KOLORÓW:

- SUFIT PODWIESZANY
- PODŁOGA
- PROJEKTOWANE ŚCIANY
- PŁYTKI
- WYPOSAŻENIE
- ELEMENTY NA WYMIAR
- INSTALACJE
- GRZEJNIKI

PŁYTKI I FUGI:

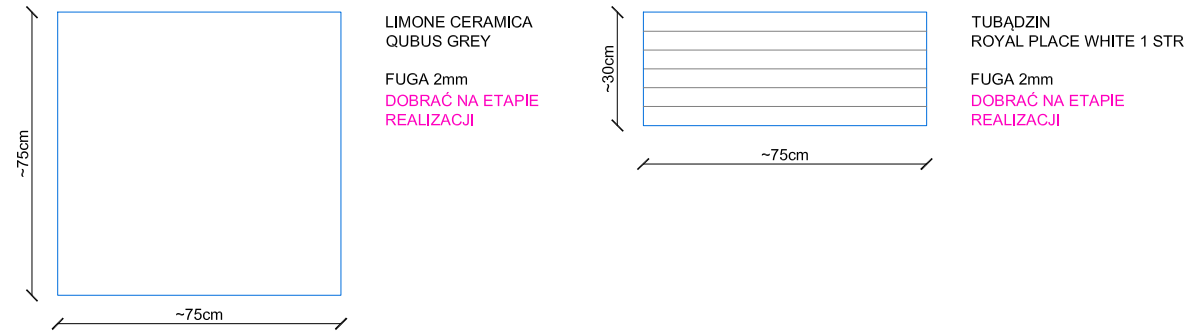

KOLORY ŚCIAN / TAPETY / DEKORACJE ŚCIAN: (PRZYGOTOWAĆ PRÓBKI DO AKCEPTACJI):

	WYBRANY KOLOR:	EWENTUALNA ZMIANA INWESTORA:	DATA	PODPIS
SUFIT / ŚCIANY POWYŻEJ PŁYTEK	FARBA STYLINIE Biały			

PROPONOWANE MATERIAŁY MEBLI NA WYMIAR (PRZYGOTOWAĆ PRÓBKI DO AKCEPTACJI):

	WYBRANY KOLOR:	EWENTUALNA ZMIANA INWESTORA:	DATA	PODPIS
M1 PLYTA MEBLOWA SWISS KRONO	K 110 SM, ABS 1mm			
M2 PLYTA LAKIEROWANA	RAL 9016, PÓŁMAT (TRAFFIC WHITE)			

ŁAZIENKA
DAMSKA

ŁAZIENKA
MĘSKA

ISTNIEJĄCY
PODGRZEWACZ
PRZEPLYWOWY
DO DECYZJI NA
ETAPIE REALIZACJI

PROJEKTOWANE
KRATKA WENTYLACYJNA
DO DECYZJI NA ETAPIE REALIZACJI

DOSTOSOWAĆ
PRZYŁĄCZA ODPLYWU,
WODY ZIMNEJ
I WODY CIEPLEJ DO UMYWALKI

PROJEKTOWANE
WENTYLACJA Z WIATRAKIEM
W SUFICIE PODWIESZANYM
DO DECYZJI NA ETAPIE REALIZACJI

PROJEKTOWANE
ODPŁYW LINIOWY
WODA CIEPŁA I WODA ZIMNA
DO SŁUCHAWKI PRYSZNICOWEJ

PRZEPROJEKTOWANE
GRZEJNIK 3-PŁYTOWY
DO DECYZJI NA
ETAPIE REALIZACJI

DOSTOSOWAĆ
ODPŁYW MISKI WC
ORAZ WODĘ ZIMNĄ

ISTNIEJĄCY
PODGRZEWACZ
PRZEPLYWOWY
DO DECYZJI NA
ETAPIE REALIZACJI

DOSTOSOWAĆ
PRZYŁĄCZA ODPLYWU,
WODY ZIMNEJ
I WODY CIEPLEJ DO UMYWALKI

DOSTOSOWAĆ
PRZYŁĄCZA ODPLYWU,
WODY ZIMNEJ
I WODY CIEPLEJ DO UMYWALKI

PROJEKTOWANE
WENTYLACJA Z HIGROSTATEM
W SUFICIE PODWIESZANYM
DO DECYZJI NA ETAPIE REALIZACJI

DOSTOSOWAĆ
ODPŁYW MISKI WC
ORAZ WODĘ ZIMNĄ

DOSTOSOWAĆ
ODPŁYW MISKI WC
ORAZ WODĘ ZIMNĄ

PROJEKTOWANE
KRATKA WENTYLACYJNA
DO DECYZJI NA ETAPIE REALIZACJI

PRZEPROJEKTOWANE
GRZEJNIK 3-PŁYTOWY
DO DECYZJI NA
ETAPIE REALIZACJI

PROJEKTOWAŁ:
mgr inż. arch. GRZEGORZ KLICH

SKALA 1:20


ŁAZIENKI - RZUT INSTALACJI WOD-KAN, GRZEJNIKÓW ORAZ WENTYLACJI

Nr02

ADRES: UL. ROZRYWKA 26, KRAKÓW, NR PROJEKTU: NR.P21/2019/08


ŁAZIENKA DAMSKA

ISTNIEJĄCY

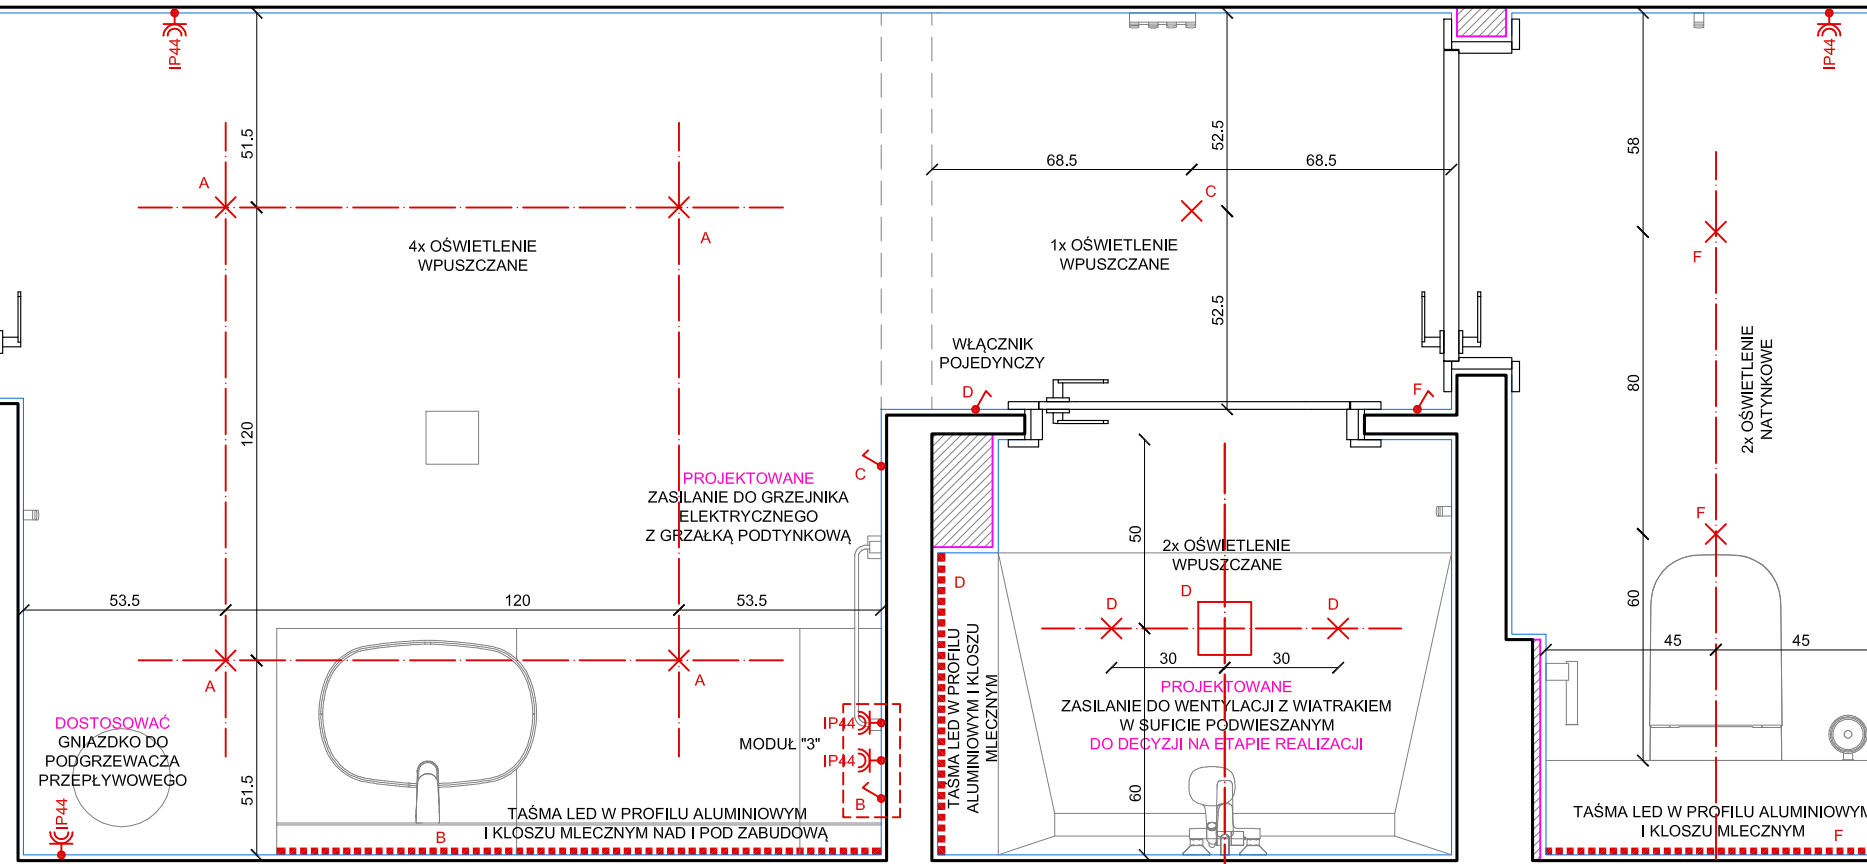

ŁAZIENKA MĘSKA

ISTNIEJĄCY

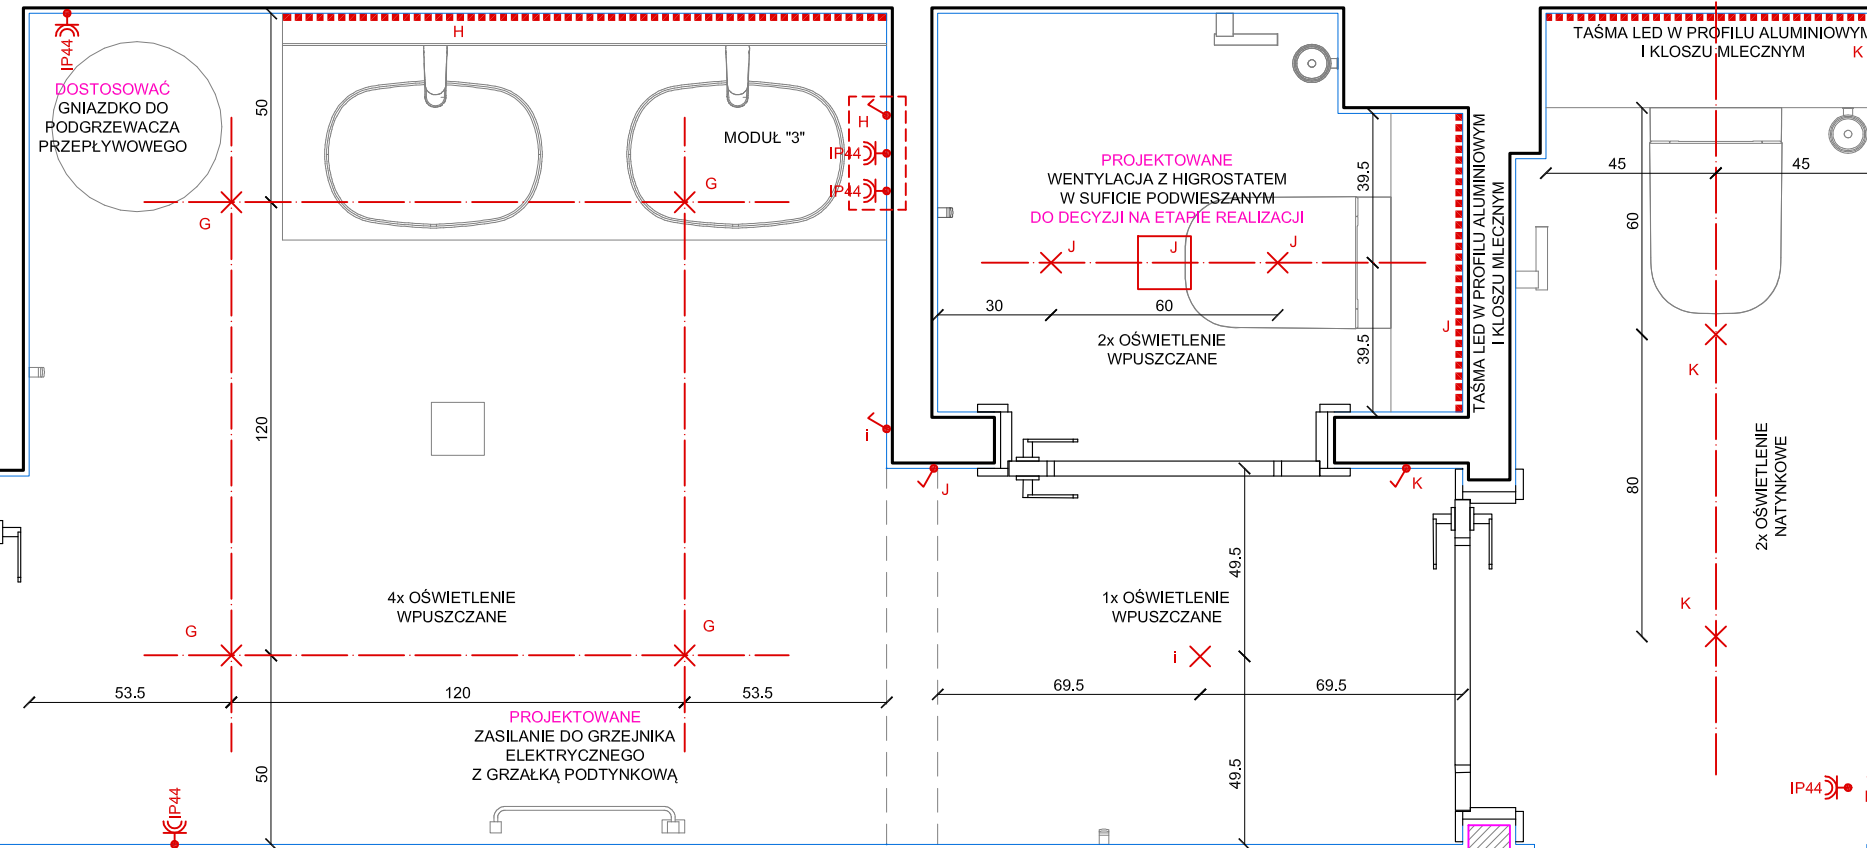

PROJEKTOWAŁ:
mgr inż. arch. GRZEGORZ KLICH


SKALA 1:20

ŁAZIENKI - RZUT INSTALACJI ELEKTRYCZNYCH I OŚWIETLENIA

Nr03

ADRES: UL. ROZRYWKA 26, KRAKÓW, NR PROJEKTU: NR.P21/2019/08

2x OŚWIETLENIE NATYNKOWE

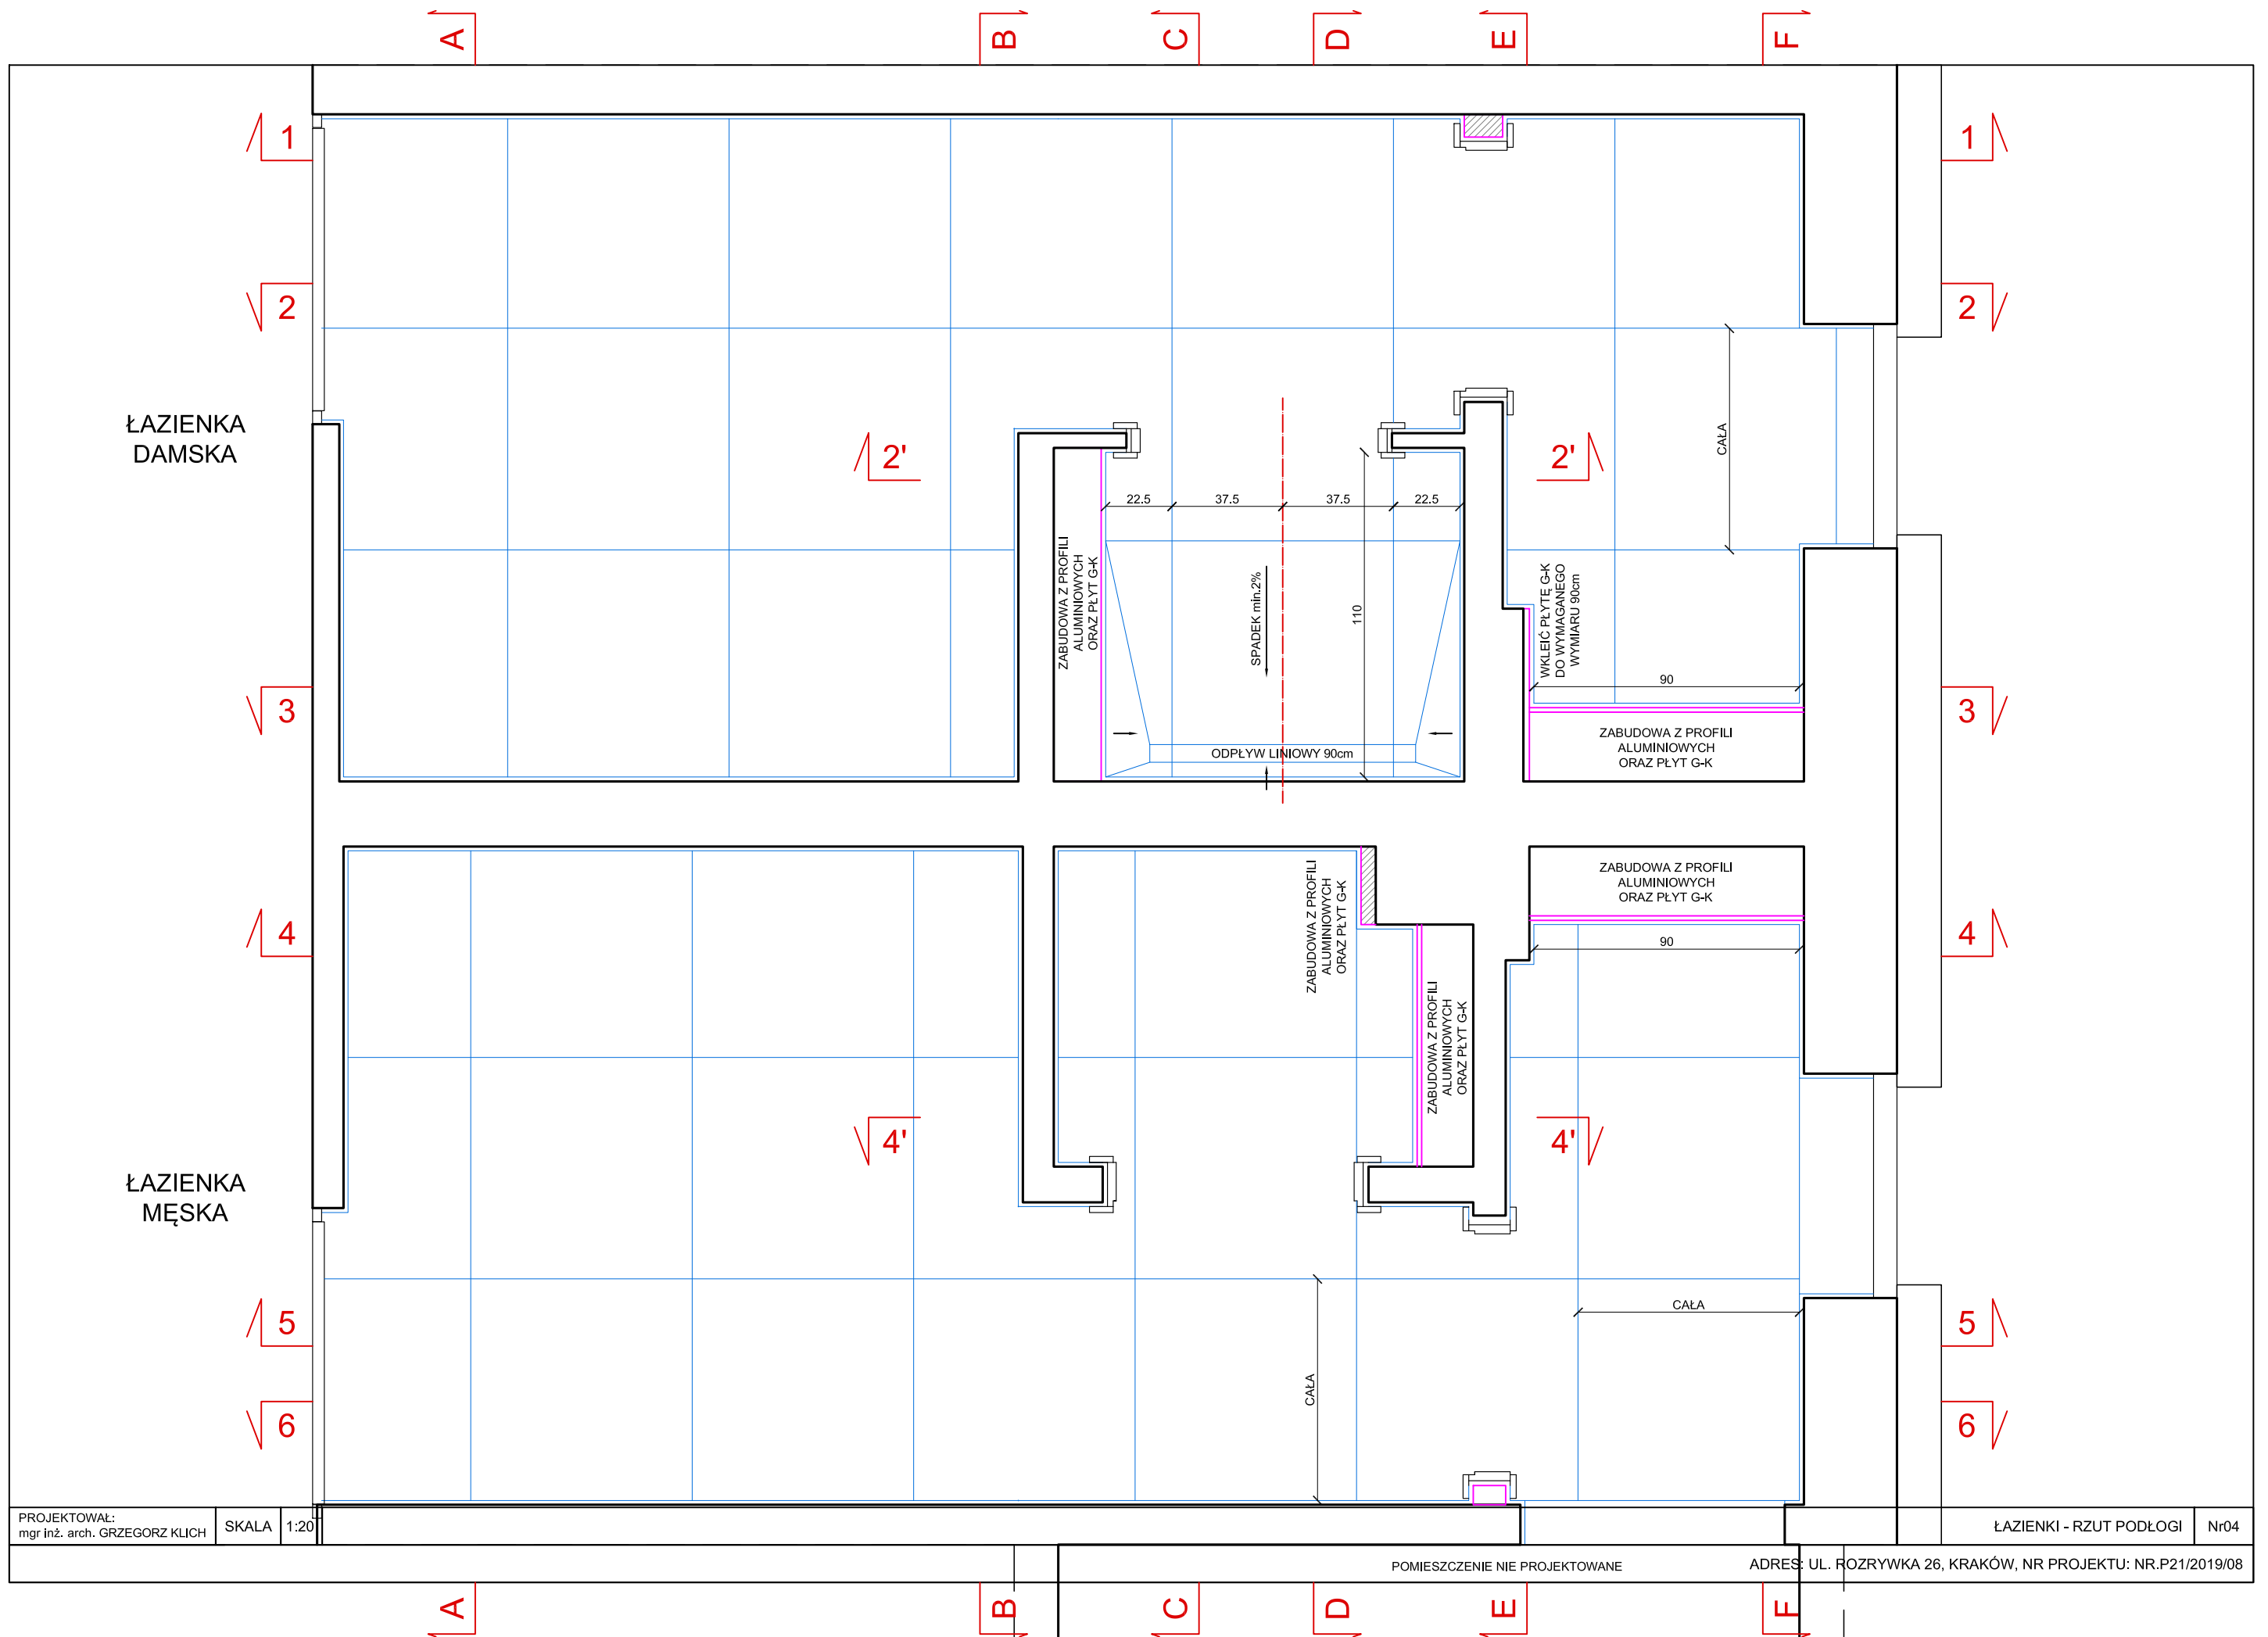


PROJEKTOWAŁ:
mgr inż. arch. GRZEGORZ KLICH

SKALA 1:20


ŁAZIENKI - RZUT PODŁOGI Nr04

POMIESZCZENIE NIE PROJEKTOWANE

ADRES: UL. ROZRYWKA 26, KRAKÓW, NR PROJEKTU: NR.P21/2019/08

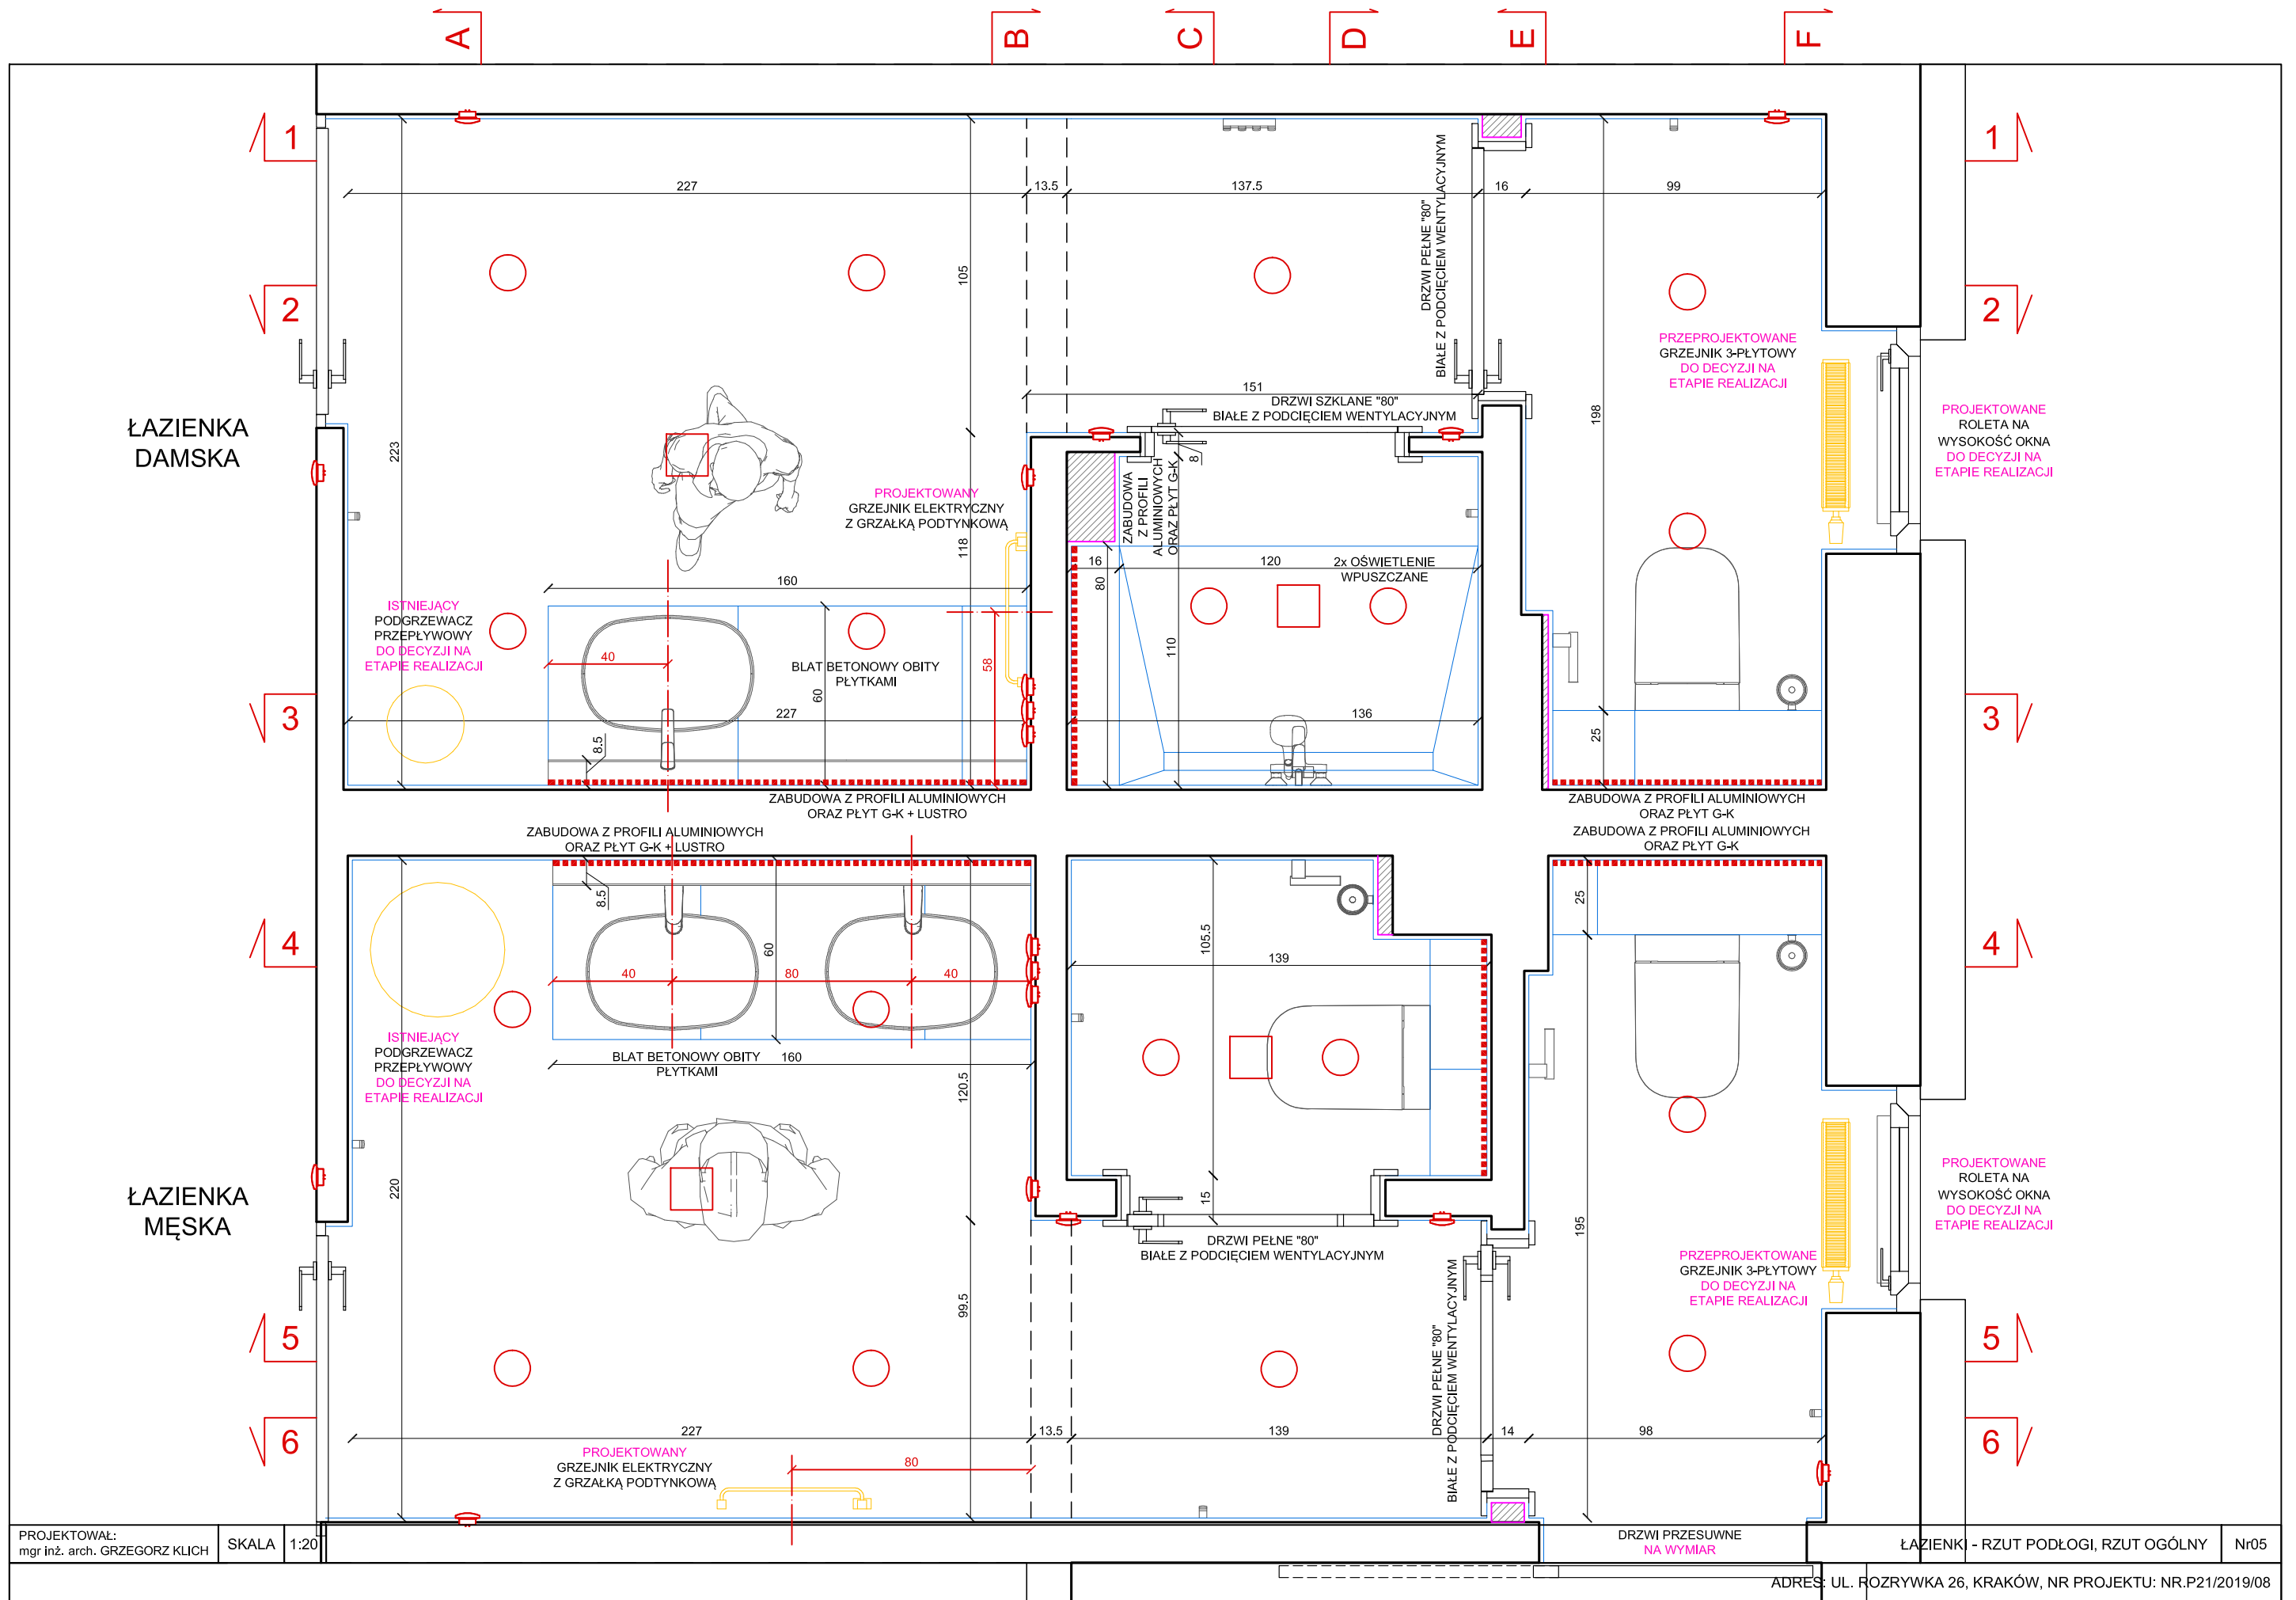

PRZEKRÓJ 1-1

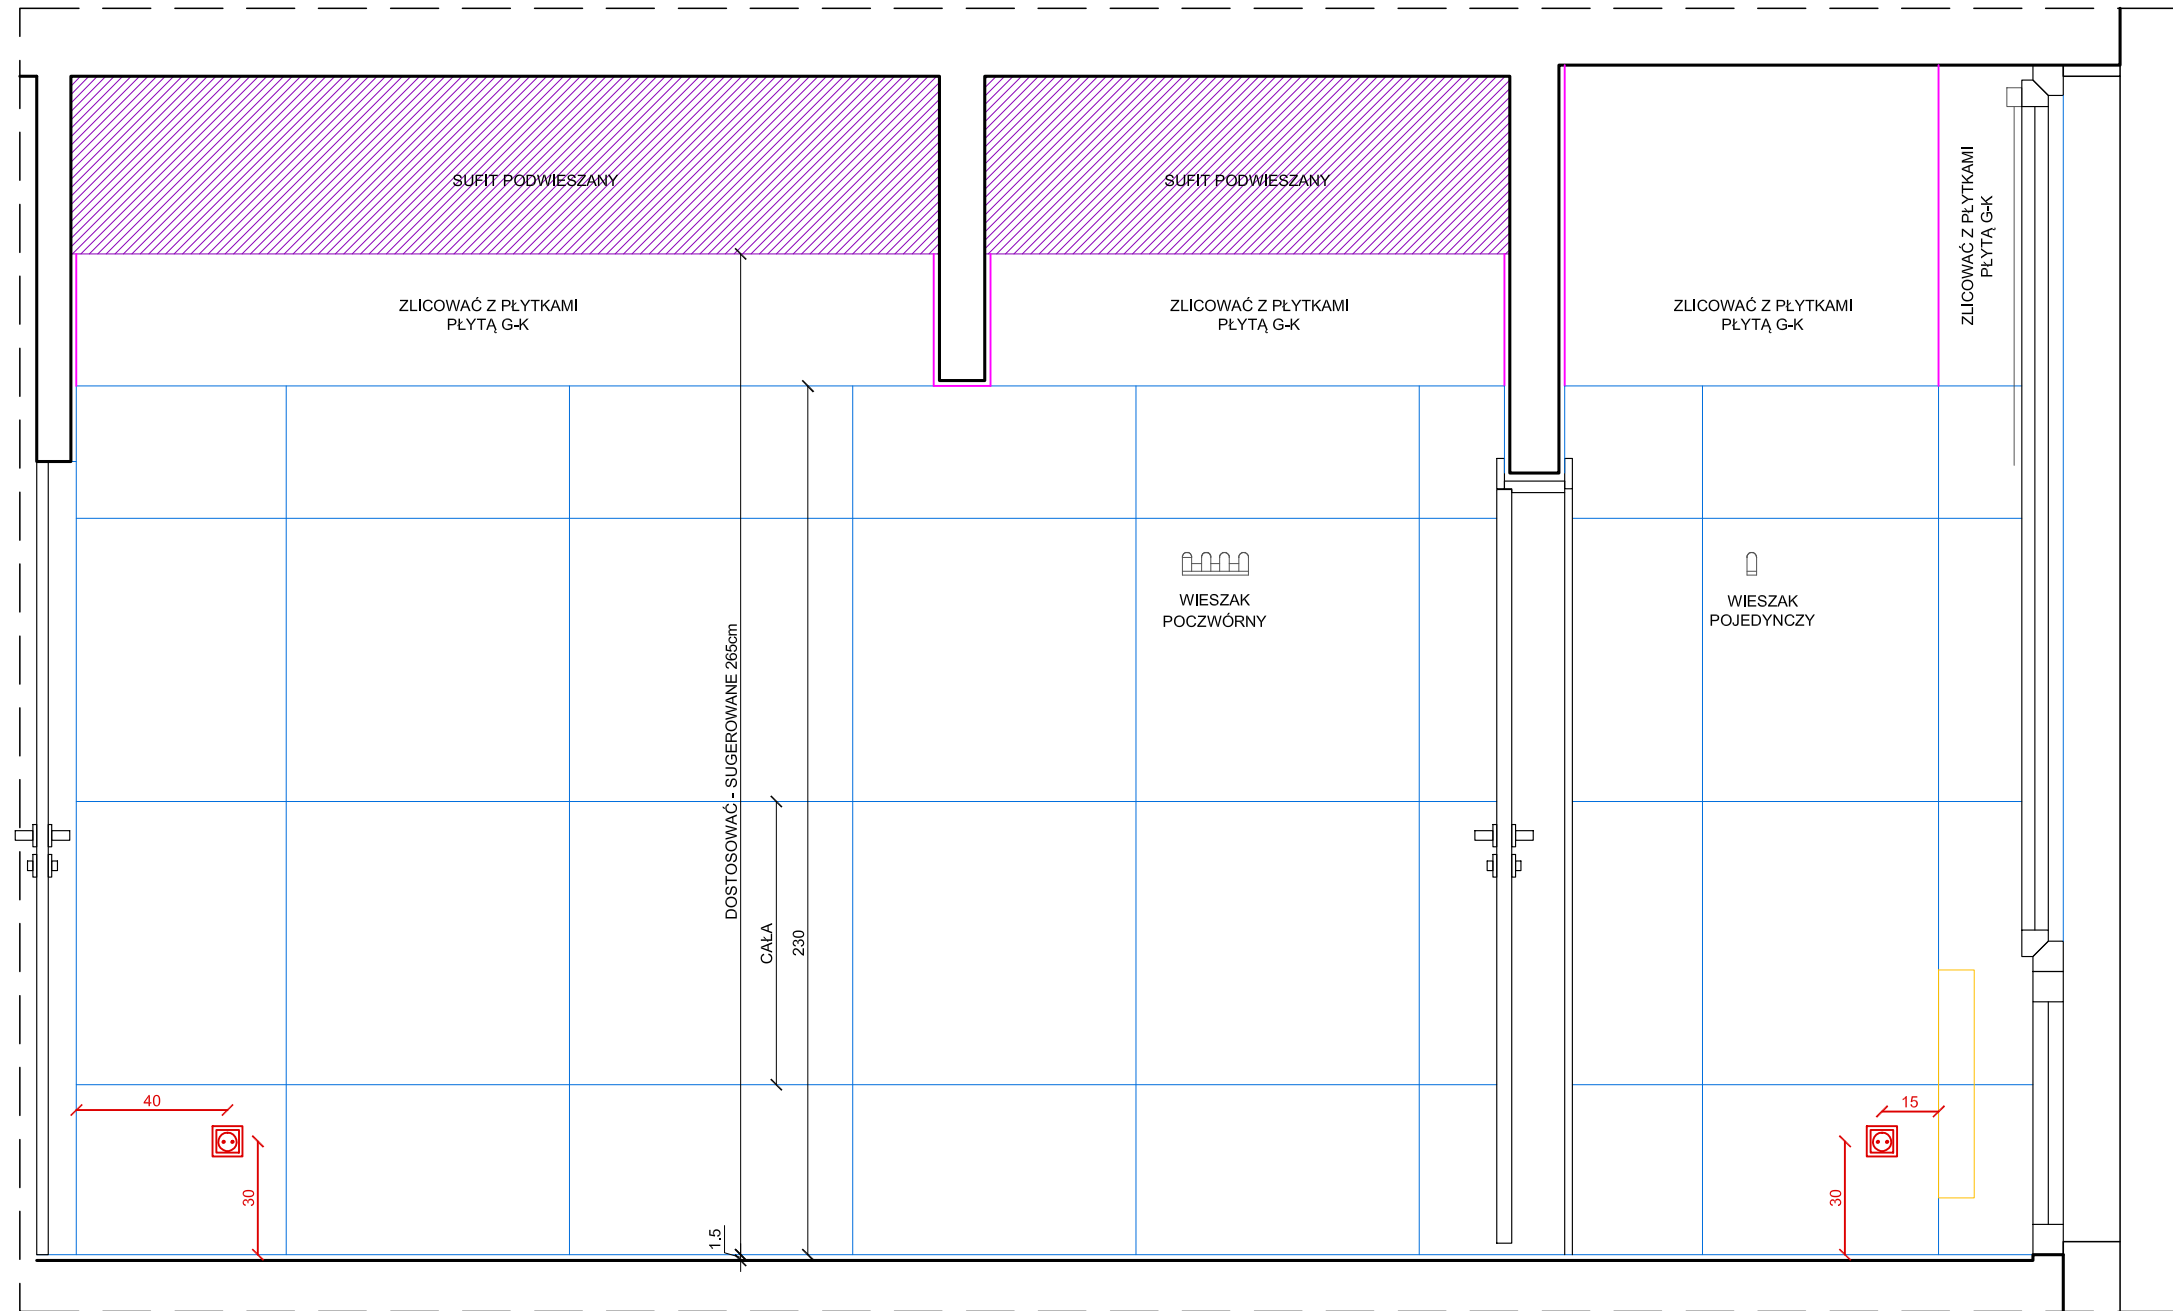

- OZNACZENIA KOLORÓW:**
- SUFIT PODWIESZANY
 - PODŁOGA
 - PROJEKTOWANE ŚCIANY
 - PŁYTKI
 - WYPOSAŻENIE
 - ELEMENTY NA WYMIAR
 - INSTALACJE
 - GRZEJNIKI

PROJEKTOWAŁ:
mgr inż. arch. GRZEGORZ KLICH



SKALA 1:20

ŁAZIENKI - PRZEKRÓJ 1-1 Nr06

ADRES: UL. ROZRYWKA 26, KRAKÓW, NR PROJEKTU: NR.P21/2019/08

PRZEKRÓJ 2-2

PRZEKRÓJ 2'-2'

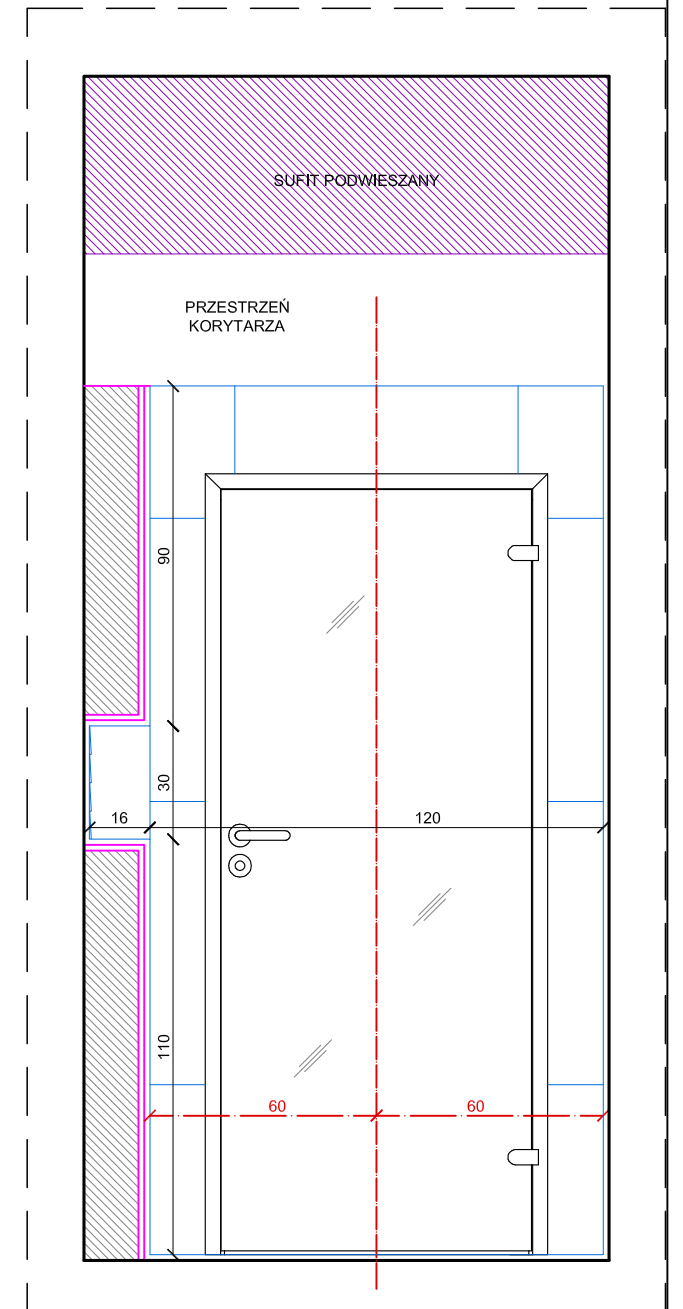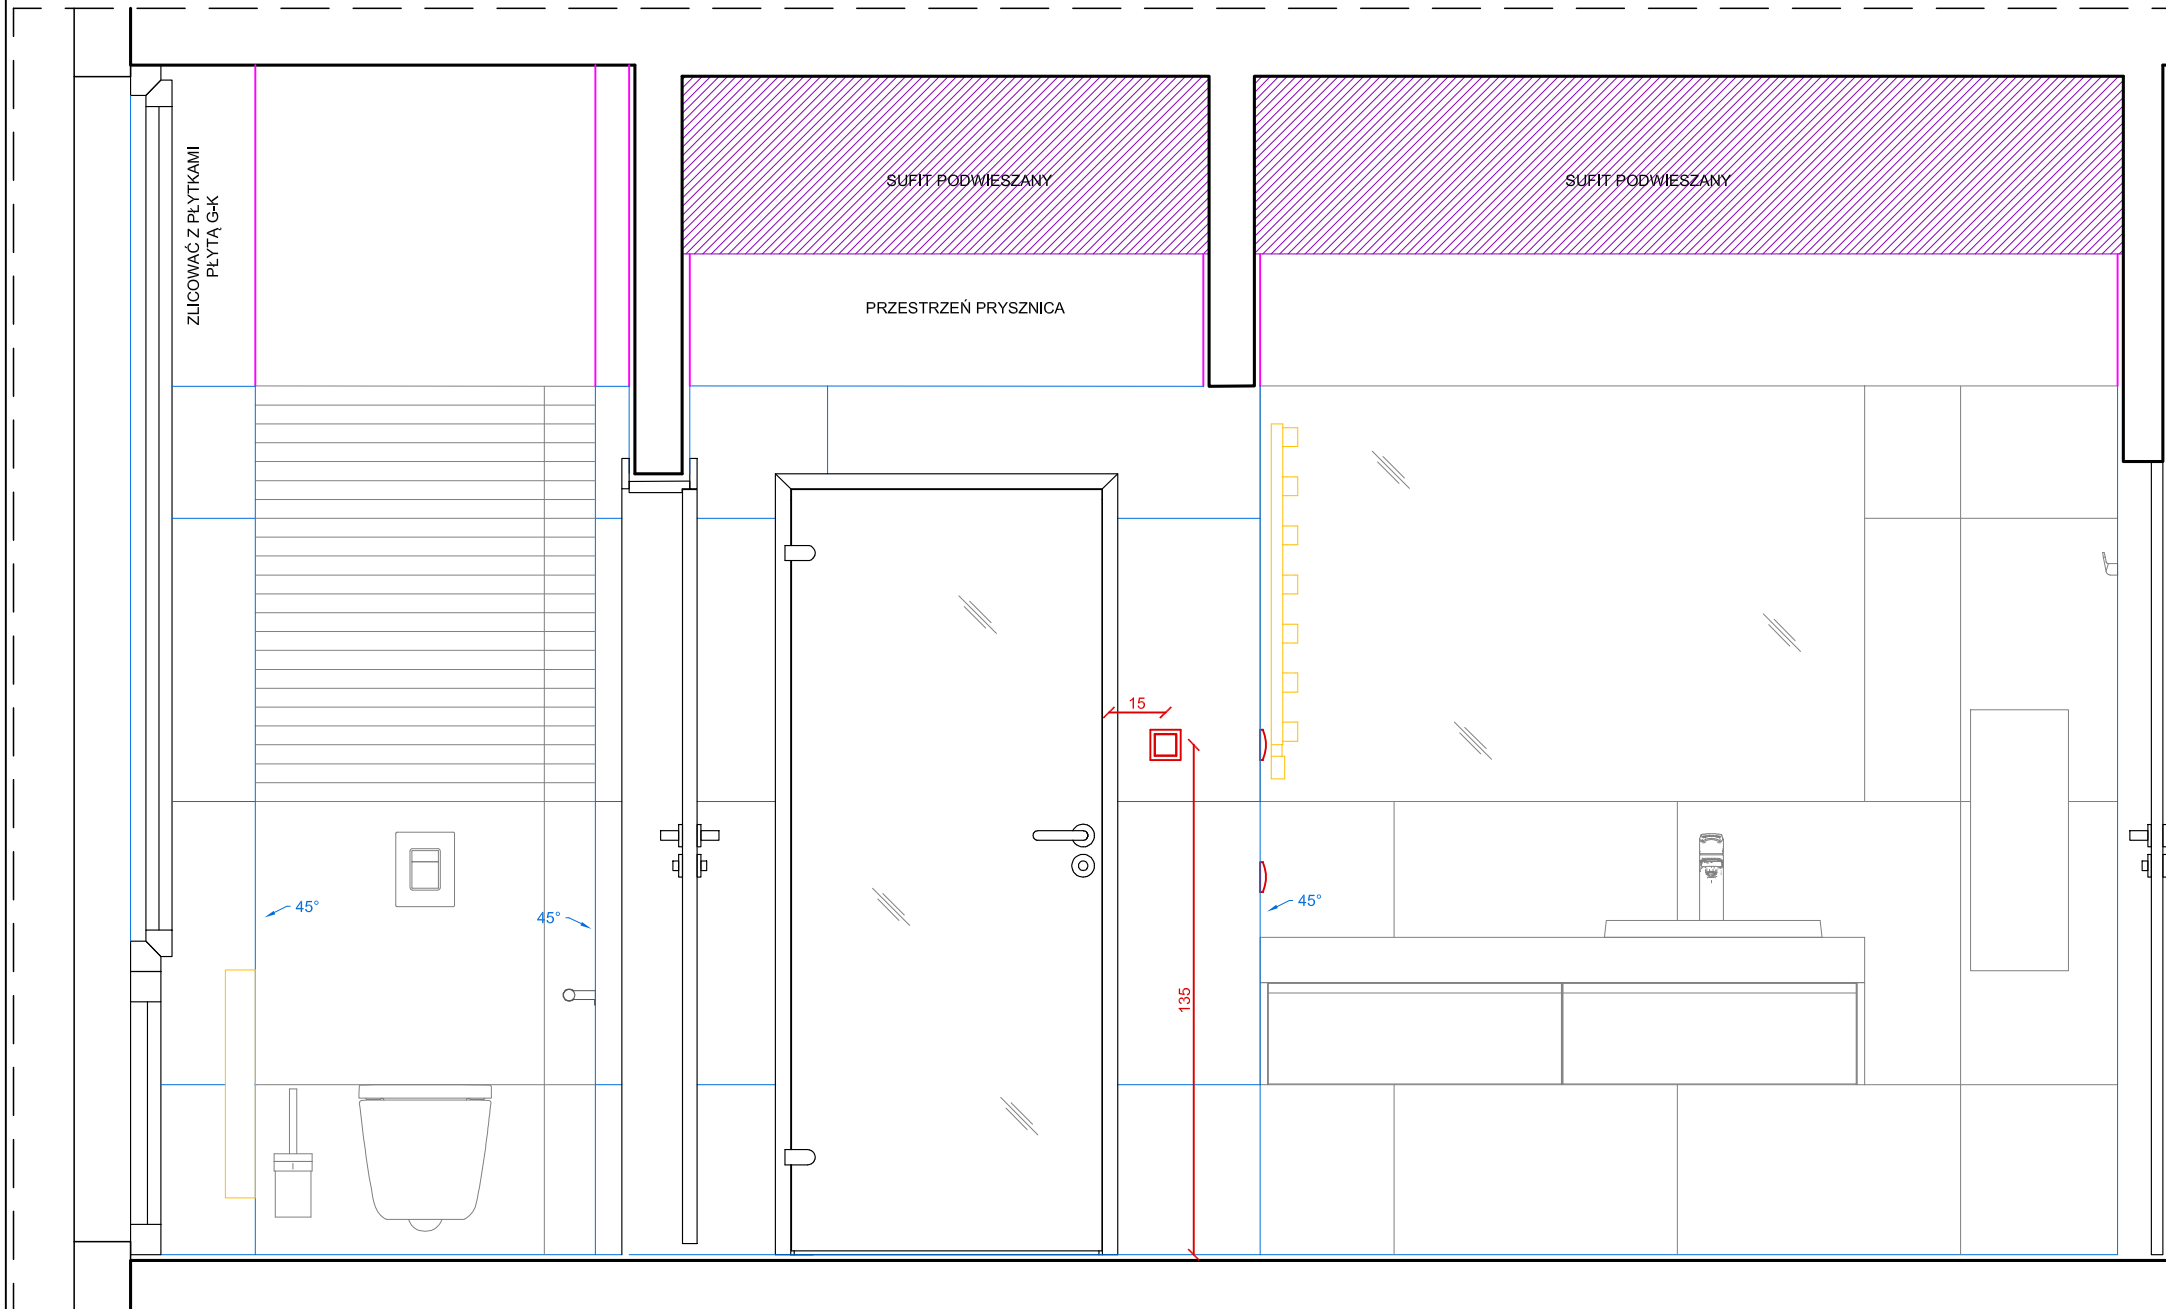

- OZNACZENIA KOLORÓW:**
- SUFIT PODWIESZANY
 - PODŁOGA
 - PROJEKTOWANE ŚCIANY PŁYTKI
 - PŁYTKI
 - WYPOSAŻENIE
 - ELEMENTY NA WYMIAR
 - INSTALACJE
 - GRZEJNIKI


PROJEKTOWAŁ:
mgr inż. arch. GRZEGORZ KLICH

SKALA 1:20

ŁAZIENKI - PRZEKRÓJ 2-2, 2'-2' Nr07

ADRES: UL. ROZRYWKA 26, KRAKÓW, NR PROJEKTU: NR.P21/2019/08

PRZEKRÓJ 3-3

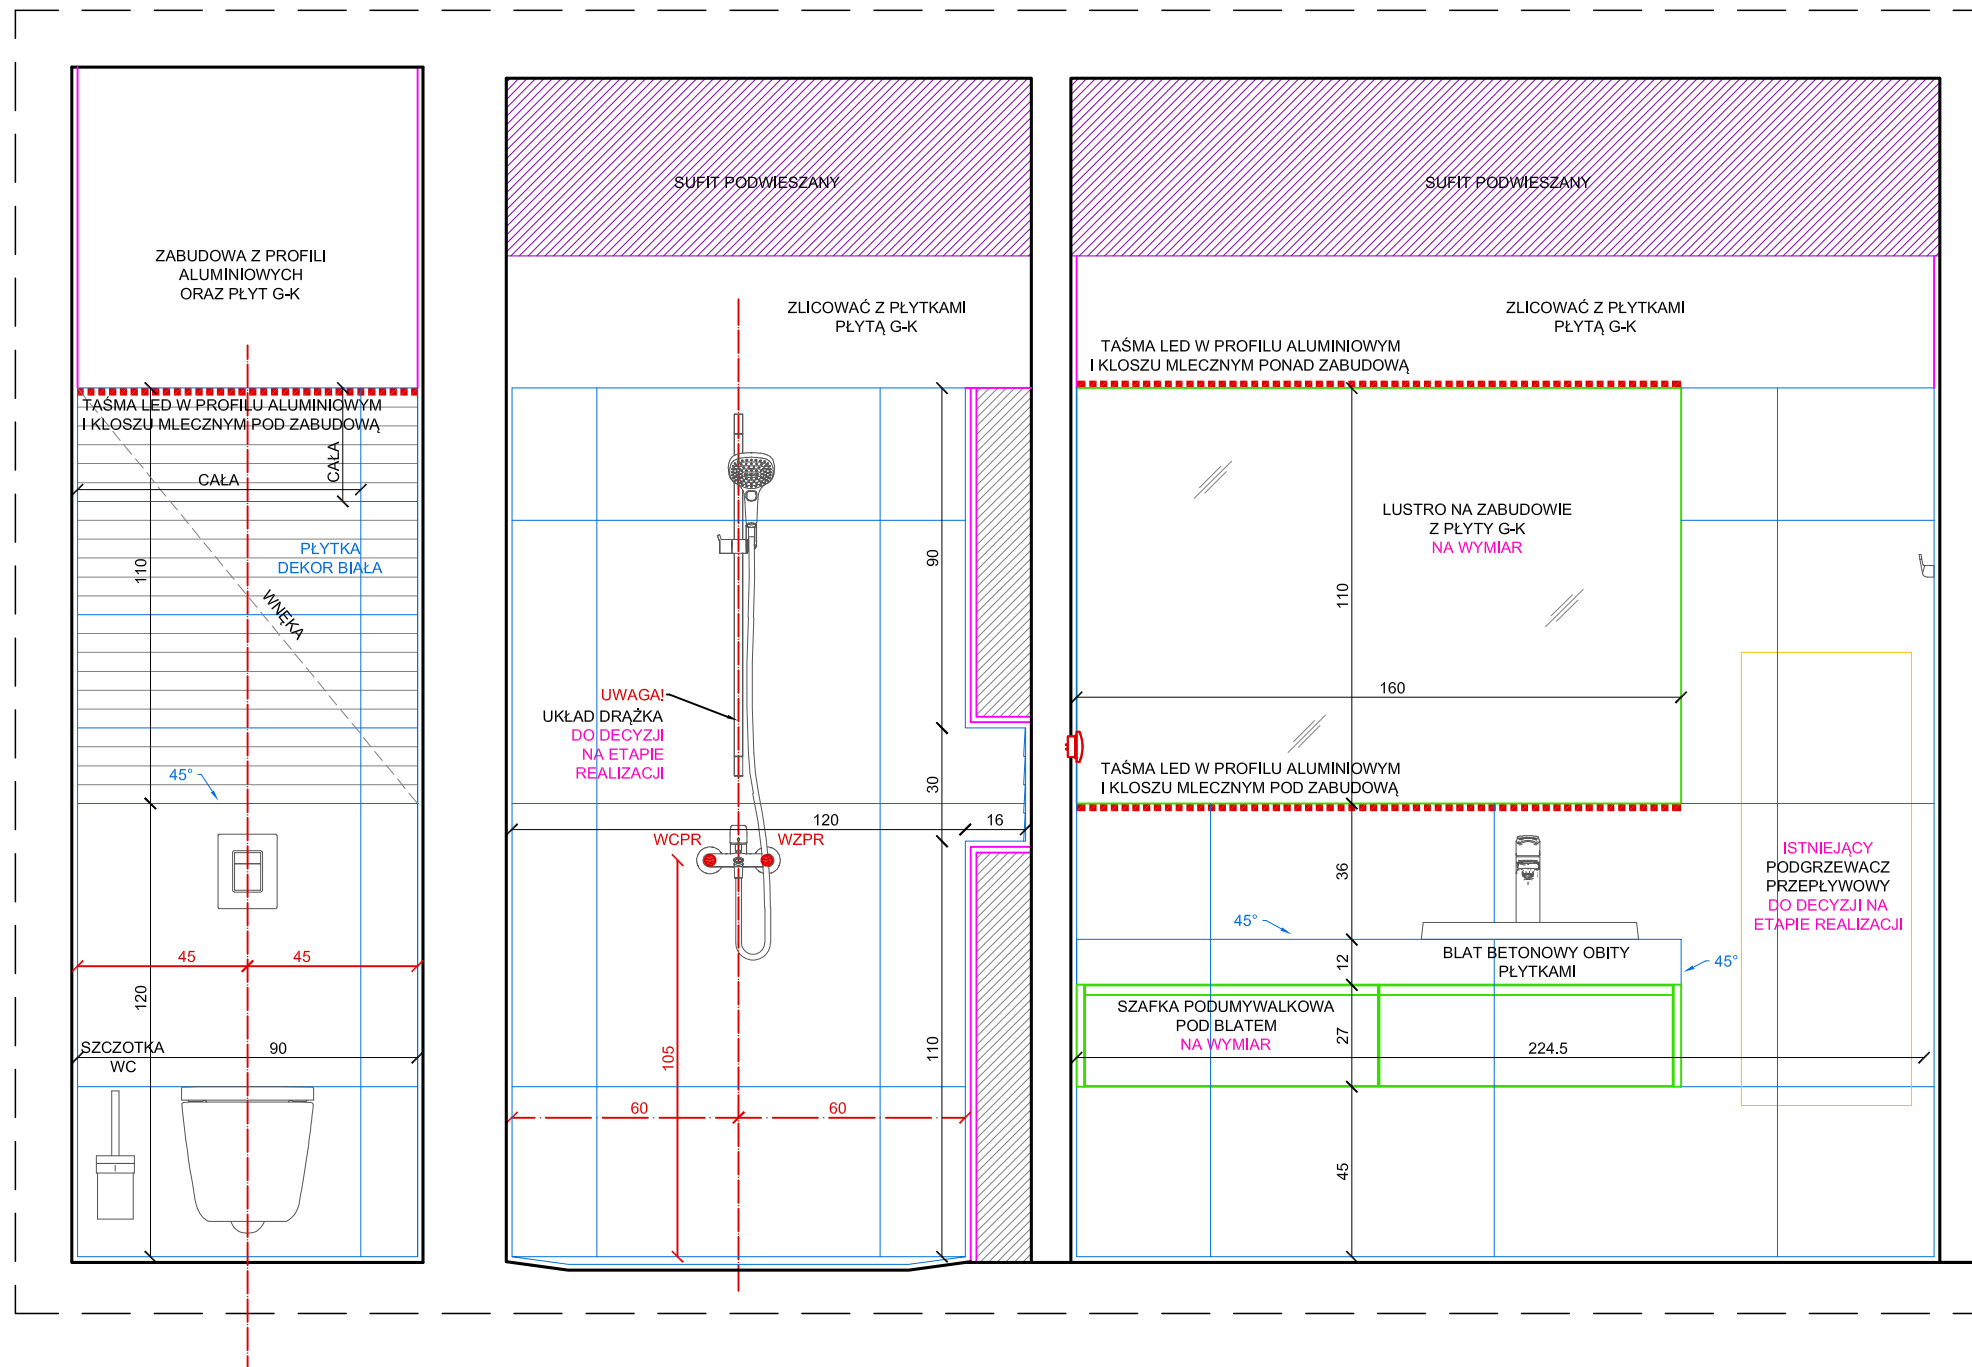

- OZNACZENIA KOLORÓW:**
- SUFIT PODWIESZANY
 - PODŁOGA
 - PROJEKTOWANE ŚCIANY
 - PŁYTKI
 - WYPOSAŻENIE
 - ELEMENTY NA WYMIAR
 - INSTALACJE
 - GRZEJNIKI

PROJEKTOWAŁ:
mgr inż. arch. GRZEGORZ KLICH


SKALA 1:20

ŁAZIENKI - PRZEKRÓJ 3-3 Nr08

ADRES: UL. ROZRYWKA 26, KRAKÓW, NR PROJEKTU: NR.P21/2019/08

PRZEKRÓJ 4-4

PRZEKRÓJ 4'-4'

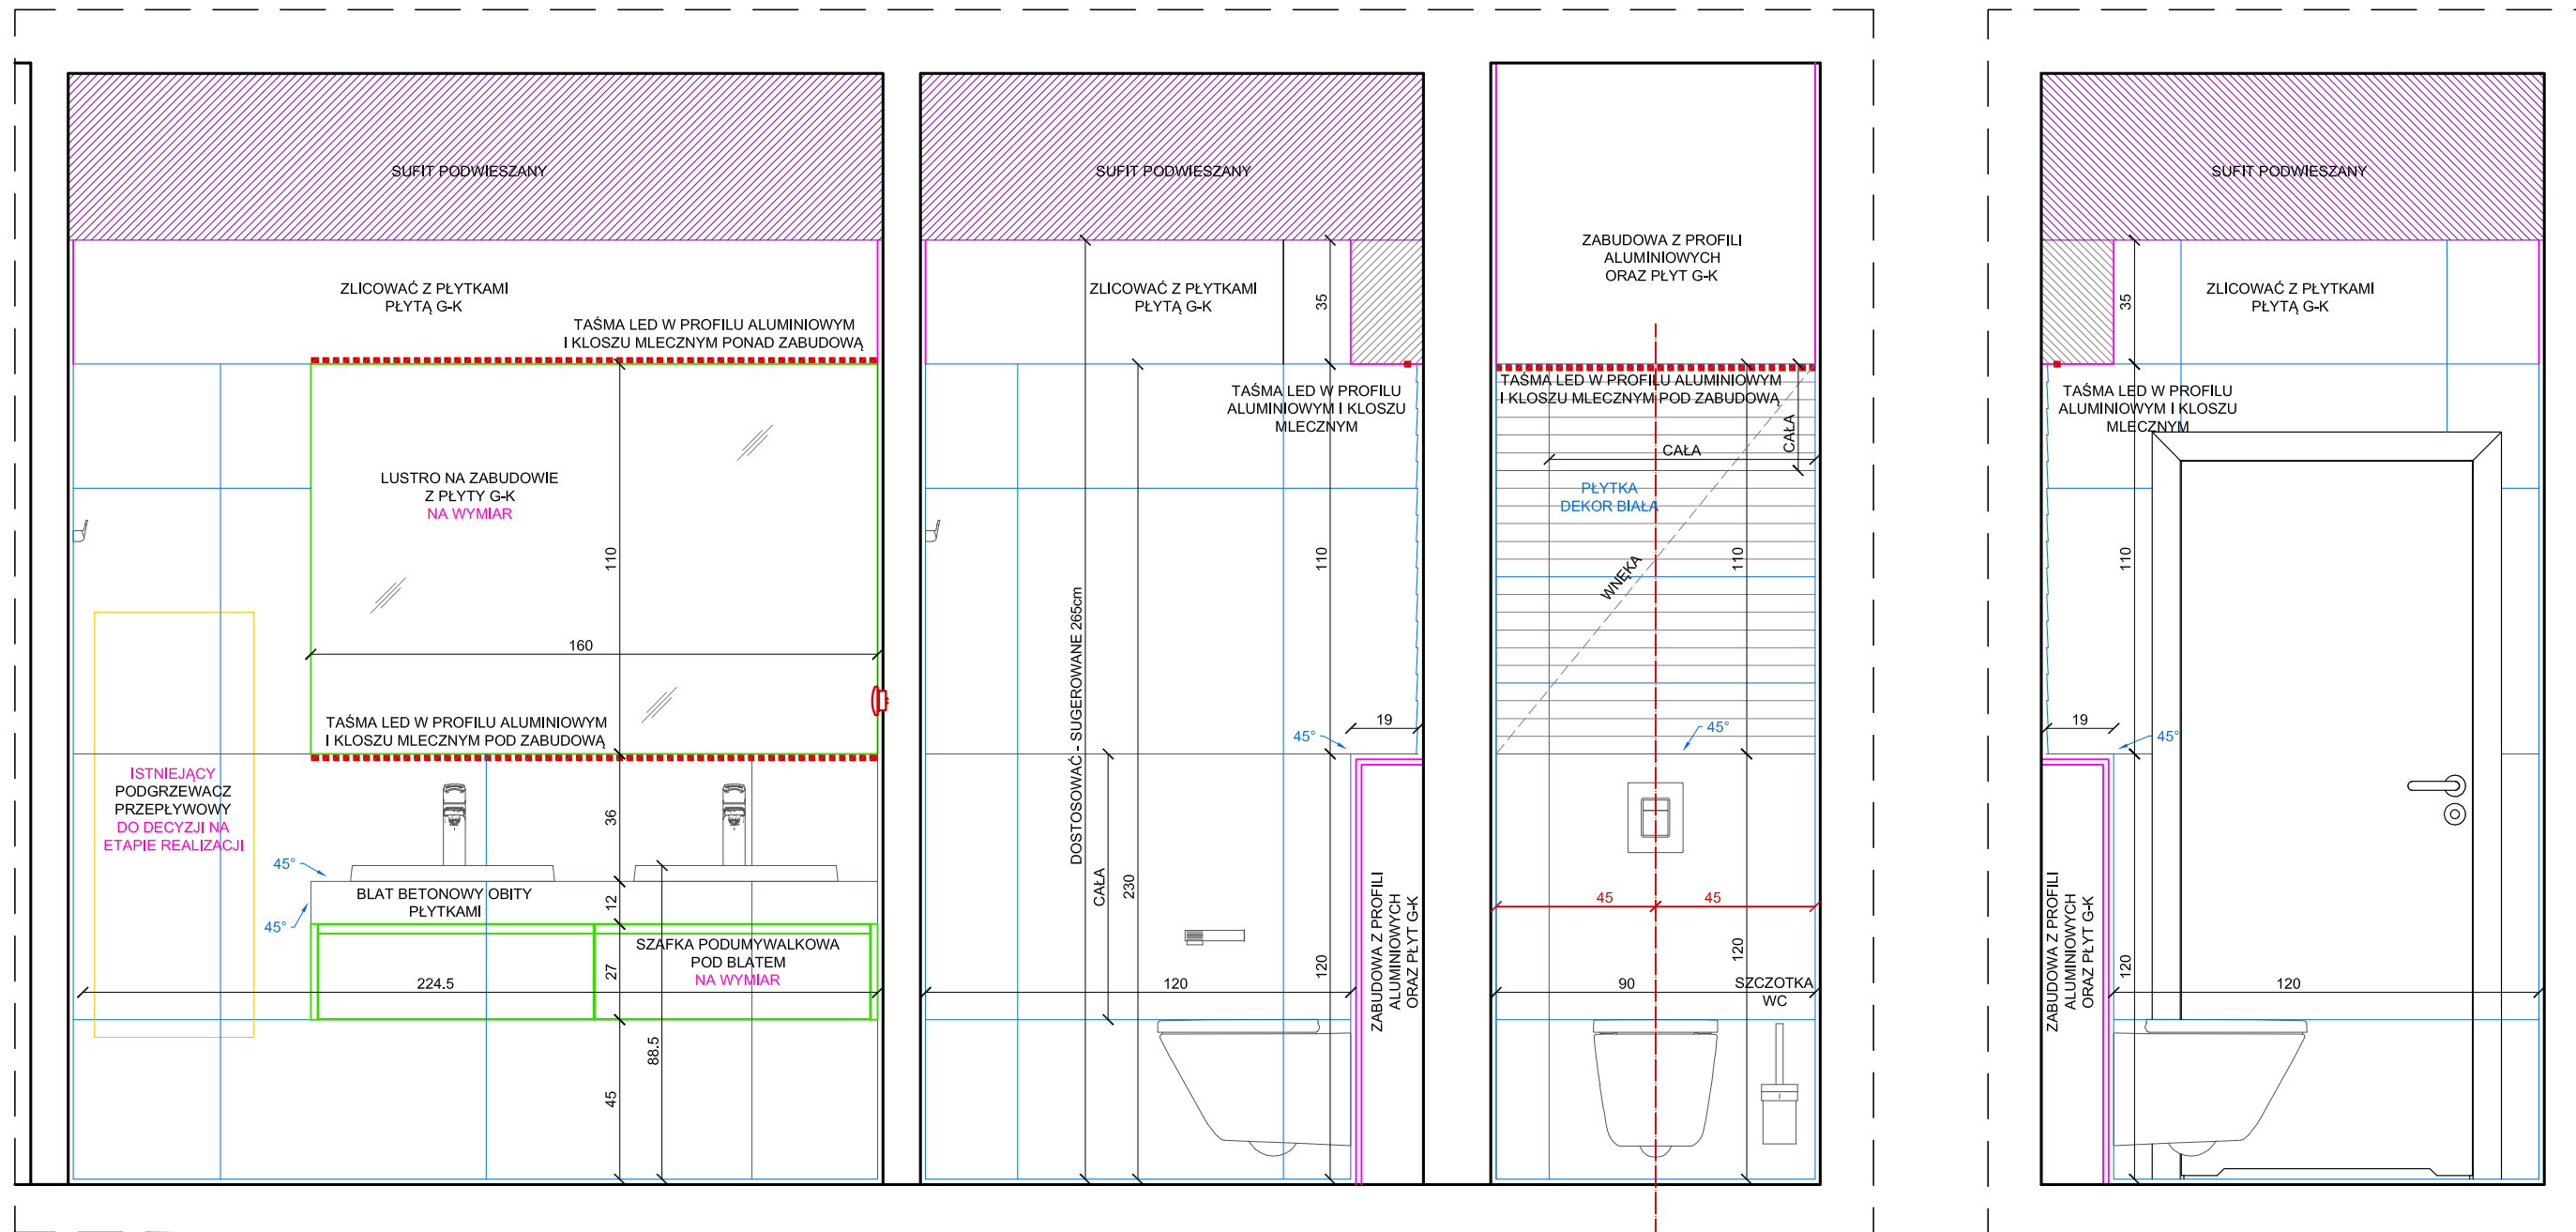

- OZNACZENIA KOLORÓW:**
- SUFIT PODWIESZANY
 - PODŁOGA
 - PROJEKTOWANE ŚCIANY PŁYTKI
 - WYPOSAŻENIE
 - ELEMENTY NA WYMIAR
 - INSTALACJE
 - GRZEJNIKI


PROJEKTOWAŁ:
mgr inż. arch. GRZEGORZ KLICH

SKALA 1:20

ŁAZIENKI - PRZEKRÓJ 4-4, 4'-4' Nr09

ADRES: UL. ROZRYWKA 26, KRAKÓW, NR PROJEKTU: NR.P21/2019/08

PRZEKRÓJ 5-5

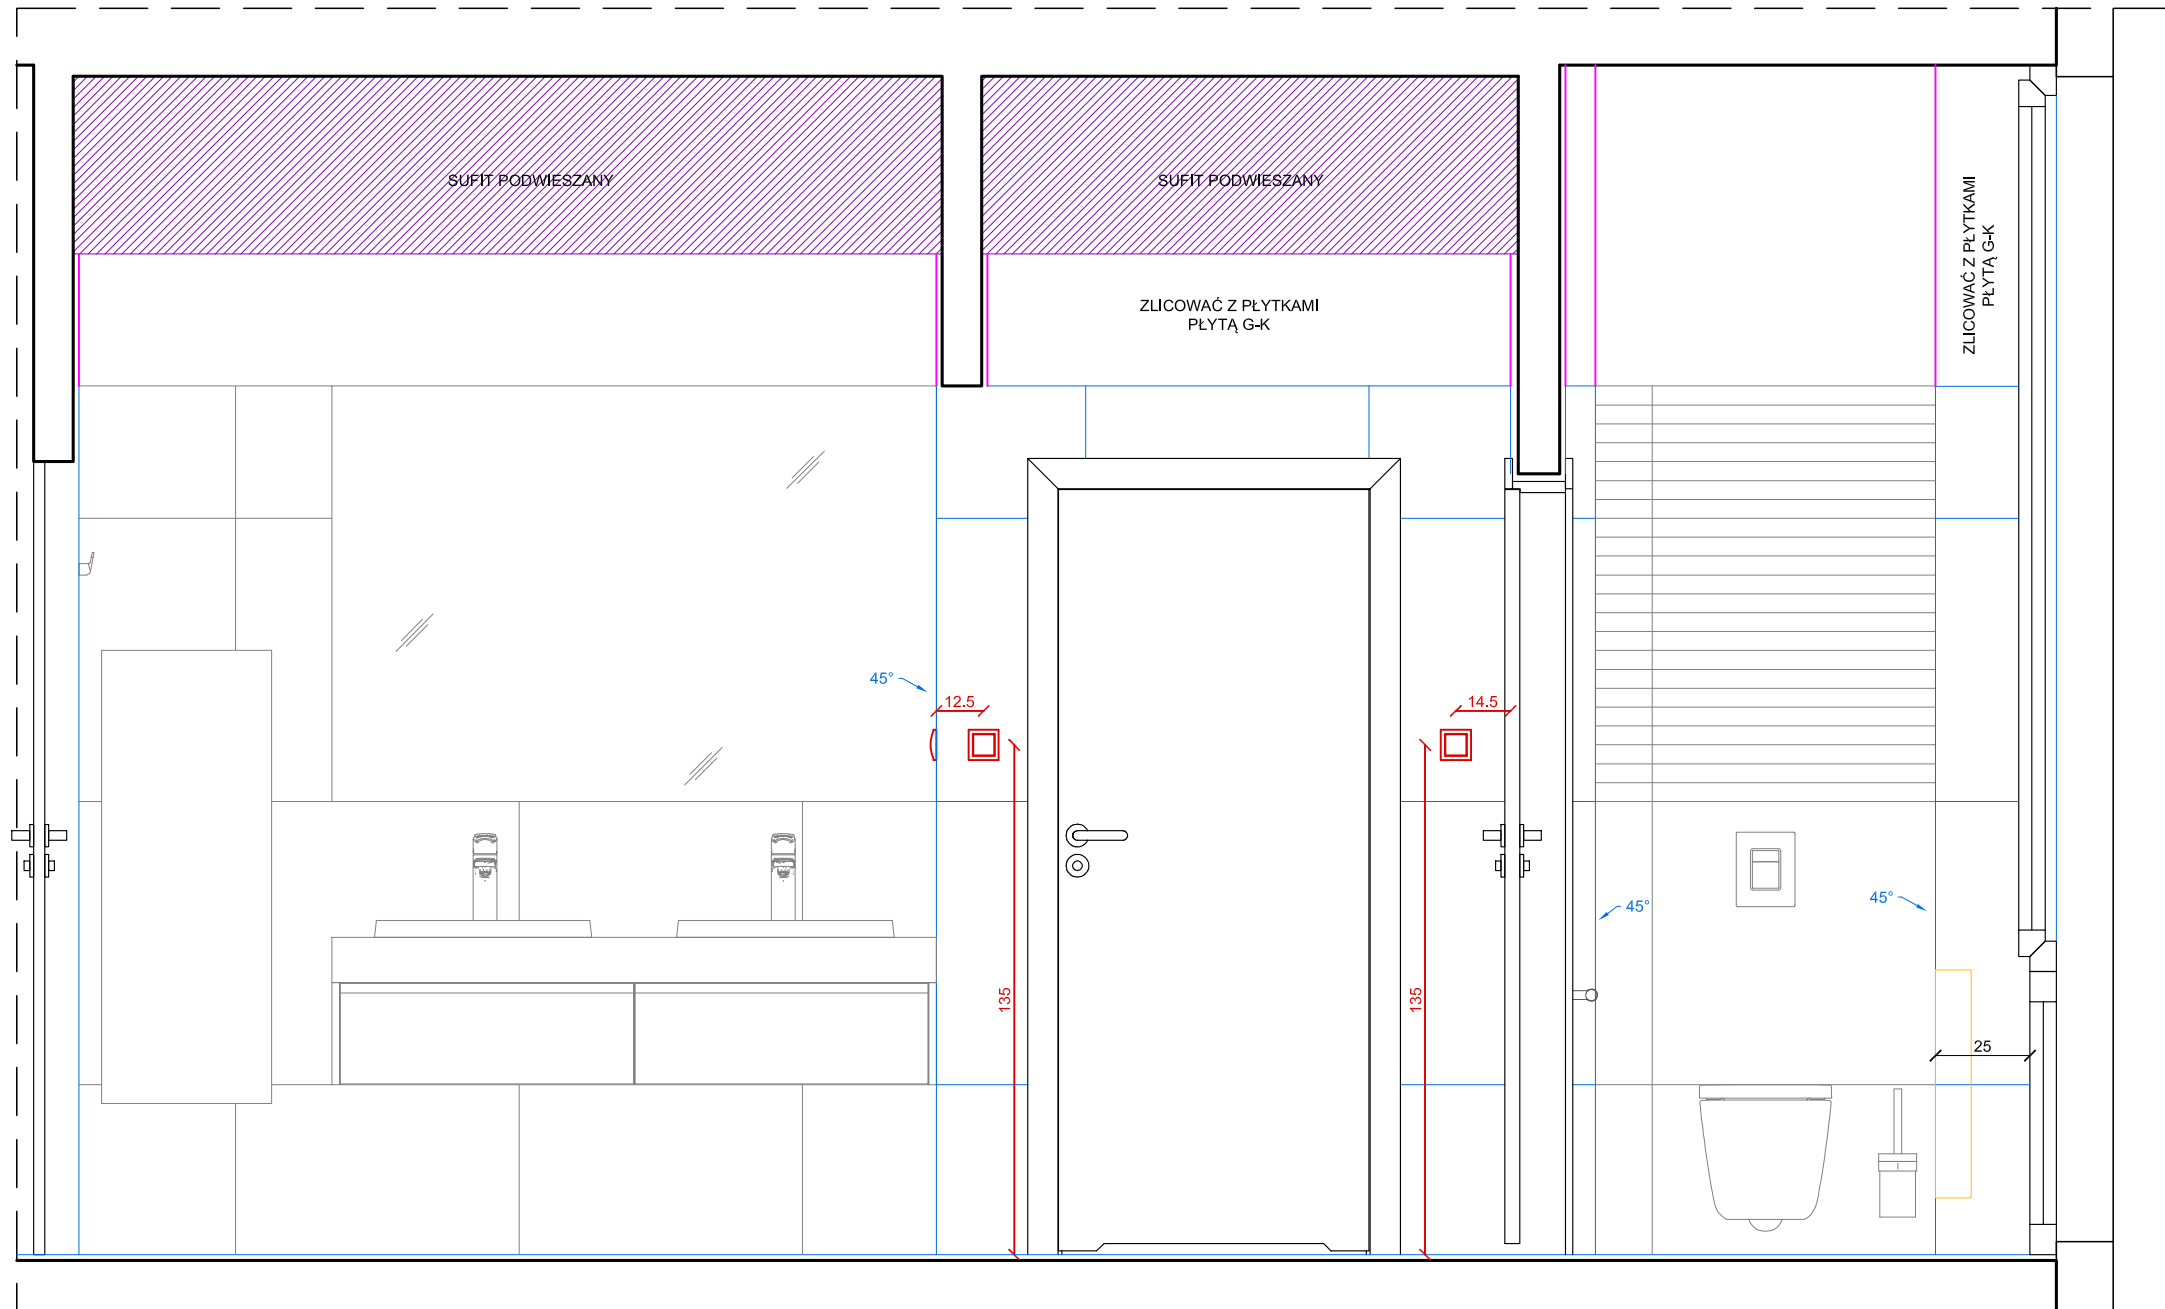

- OZNACZENIA KOLORÓW:**
- SUFIT PODWIESZANY
 - PODŁOGA
 - PROJEKTOWANE ŚCIANY
 - PŁYTKI
 - WYPOSAŻENIE
 - ELEMENTY NA WYMIAR
 - INSTALACJE
 - GRZEJNIKI


PROJEKTOWAŁ:
mgr inż. arch. GRZEGORZ KLICH

SKALA 1:20

ŁAZIENKI - PRZEKRÓJ 5-5 Nr10

ADRES: UL. ROZRYWKA 26, KRAKÓW, NR PROJEKTU: NR.P21/2019/08

PRZEKRÓJ 6-6

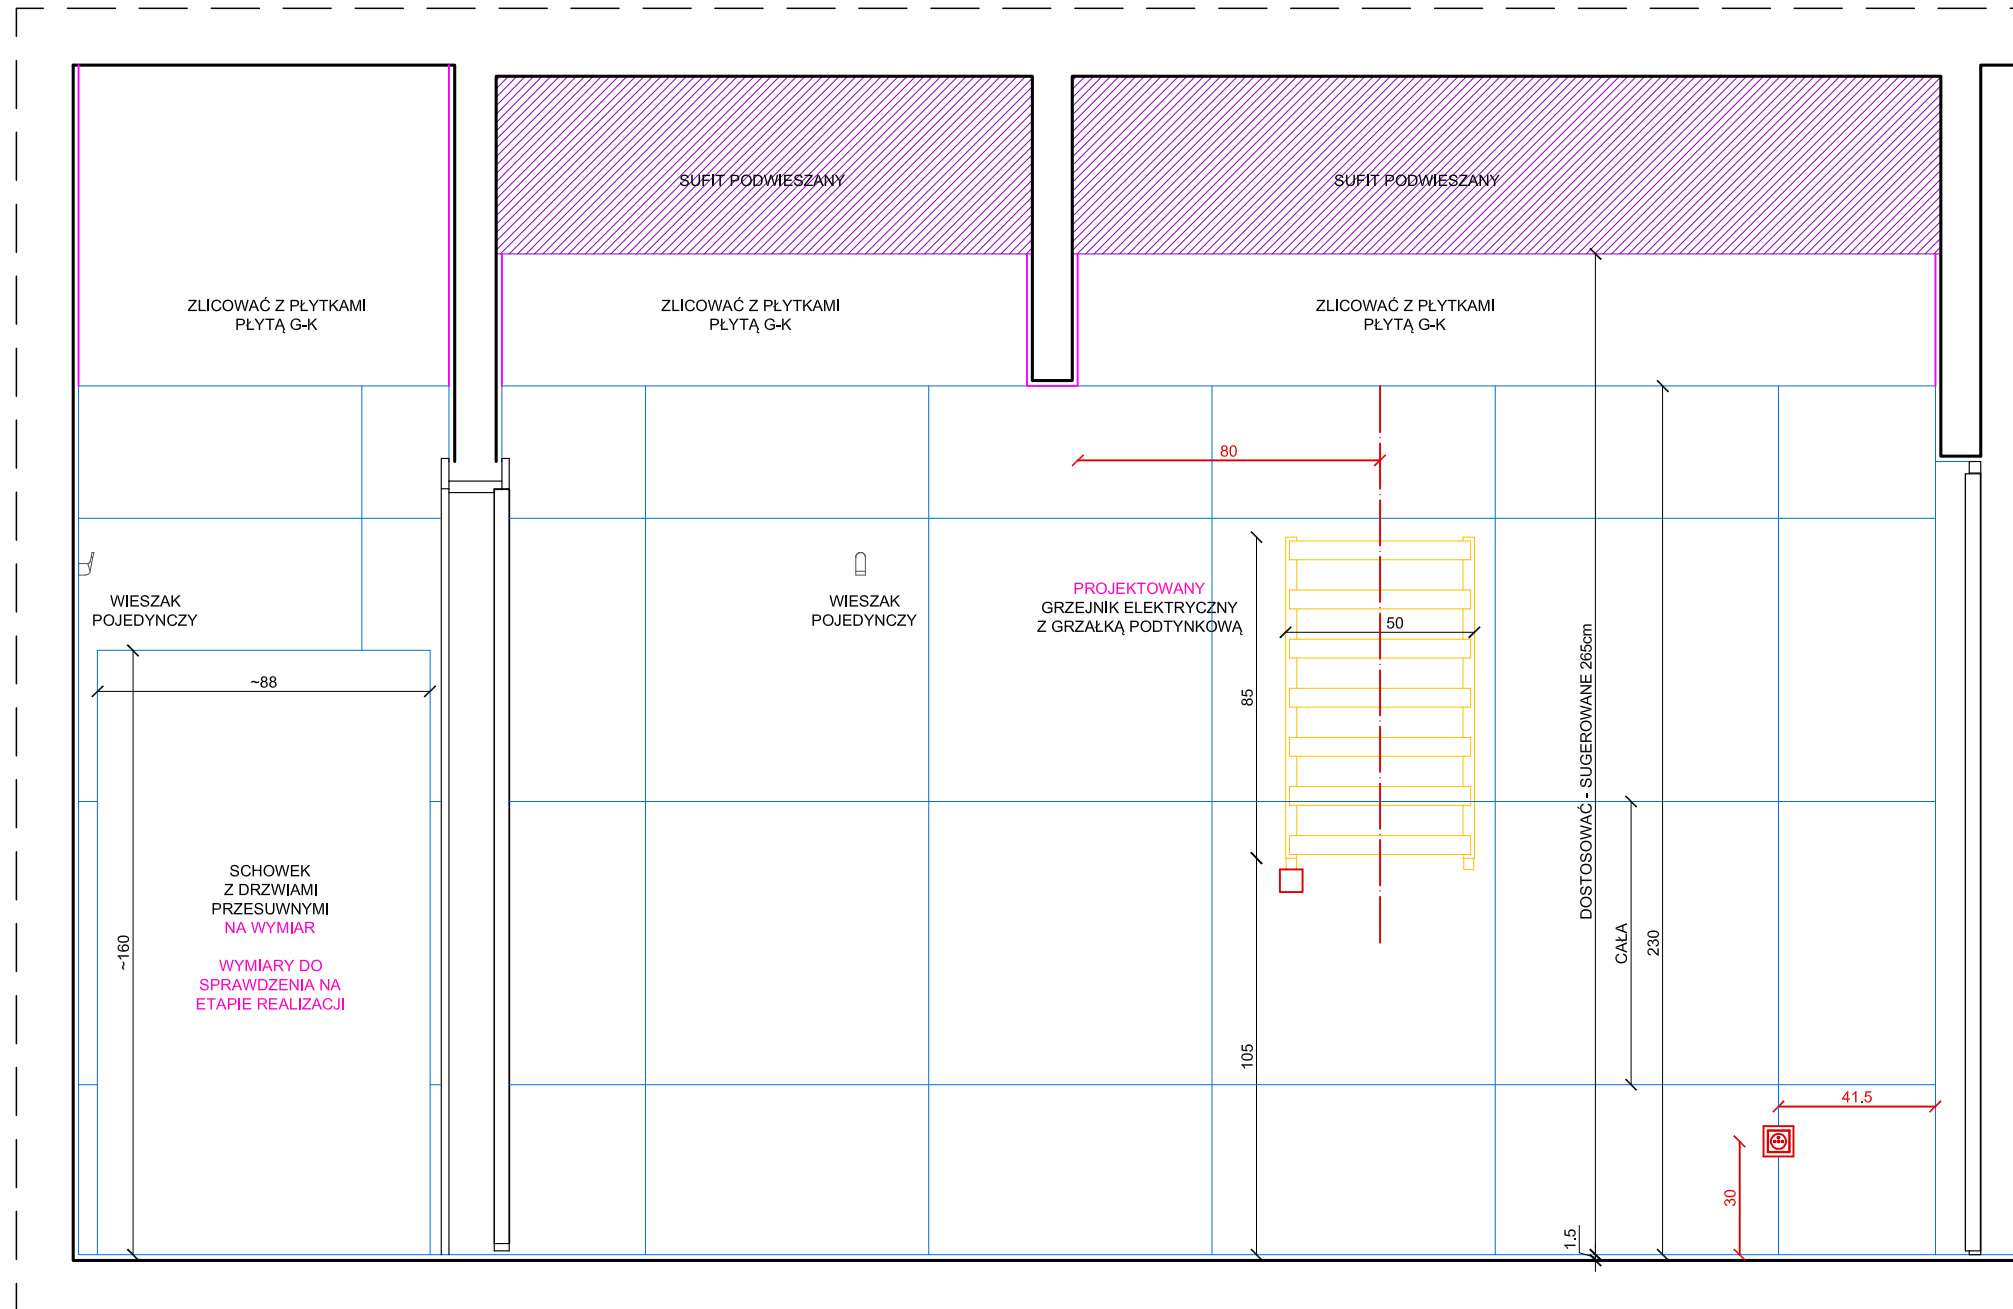

- OZNACZENIA KOLORÓW:**
- SUFIT PODWIESZANY
 - PODŁOGA
 - PROJEKTOWANE ŚCIANY
 - PŁYTKI
 - WYPOSAŻENIE
 - ELEMENTY NA WYMIAR
 - INSTALACJE
 - GRZEJNIKI


PROJEKTOWAŁ:
mgr inż. arch. GRZEGORZ KLICH

SKALA 1:20

ŁAZIENKI - PRZEKRÓJ 6-6 Nr11

ADRES: UL. ROZRYWKA 26, KRAKÓW, NR PROJEKTU: NR.P21/2019/08

PRZEKRÓJ A-A

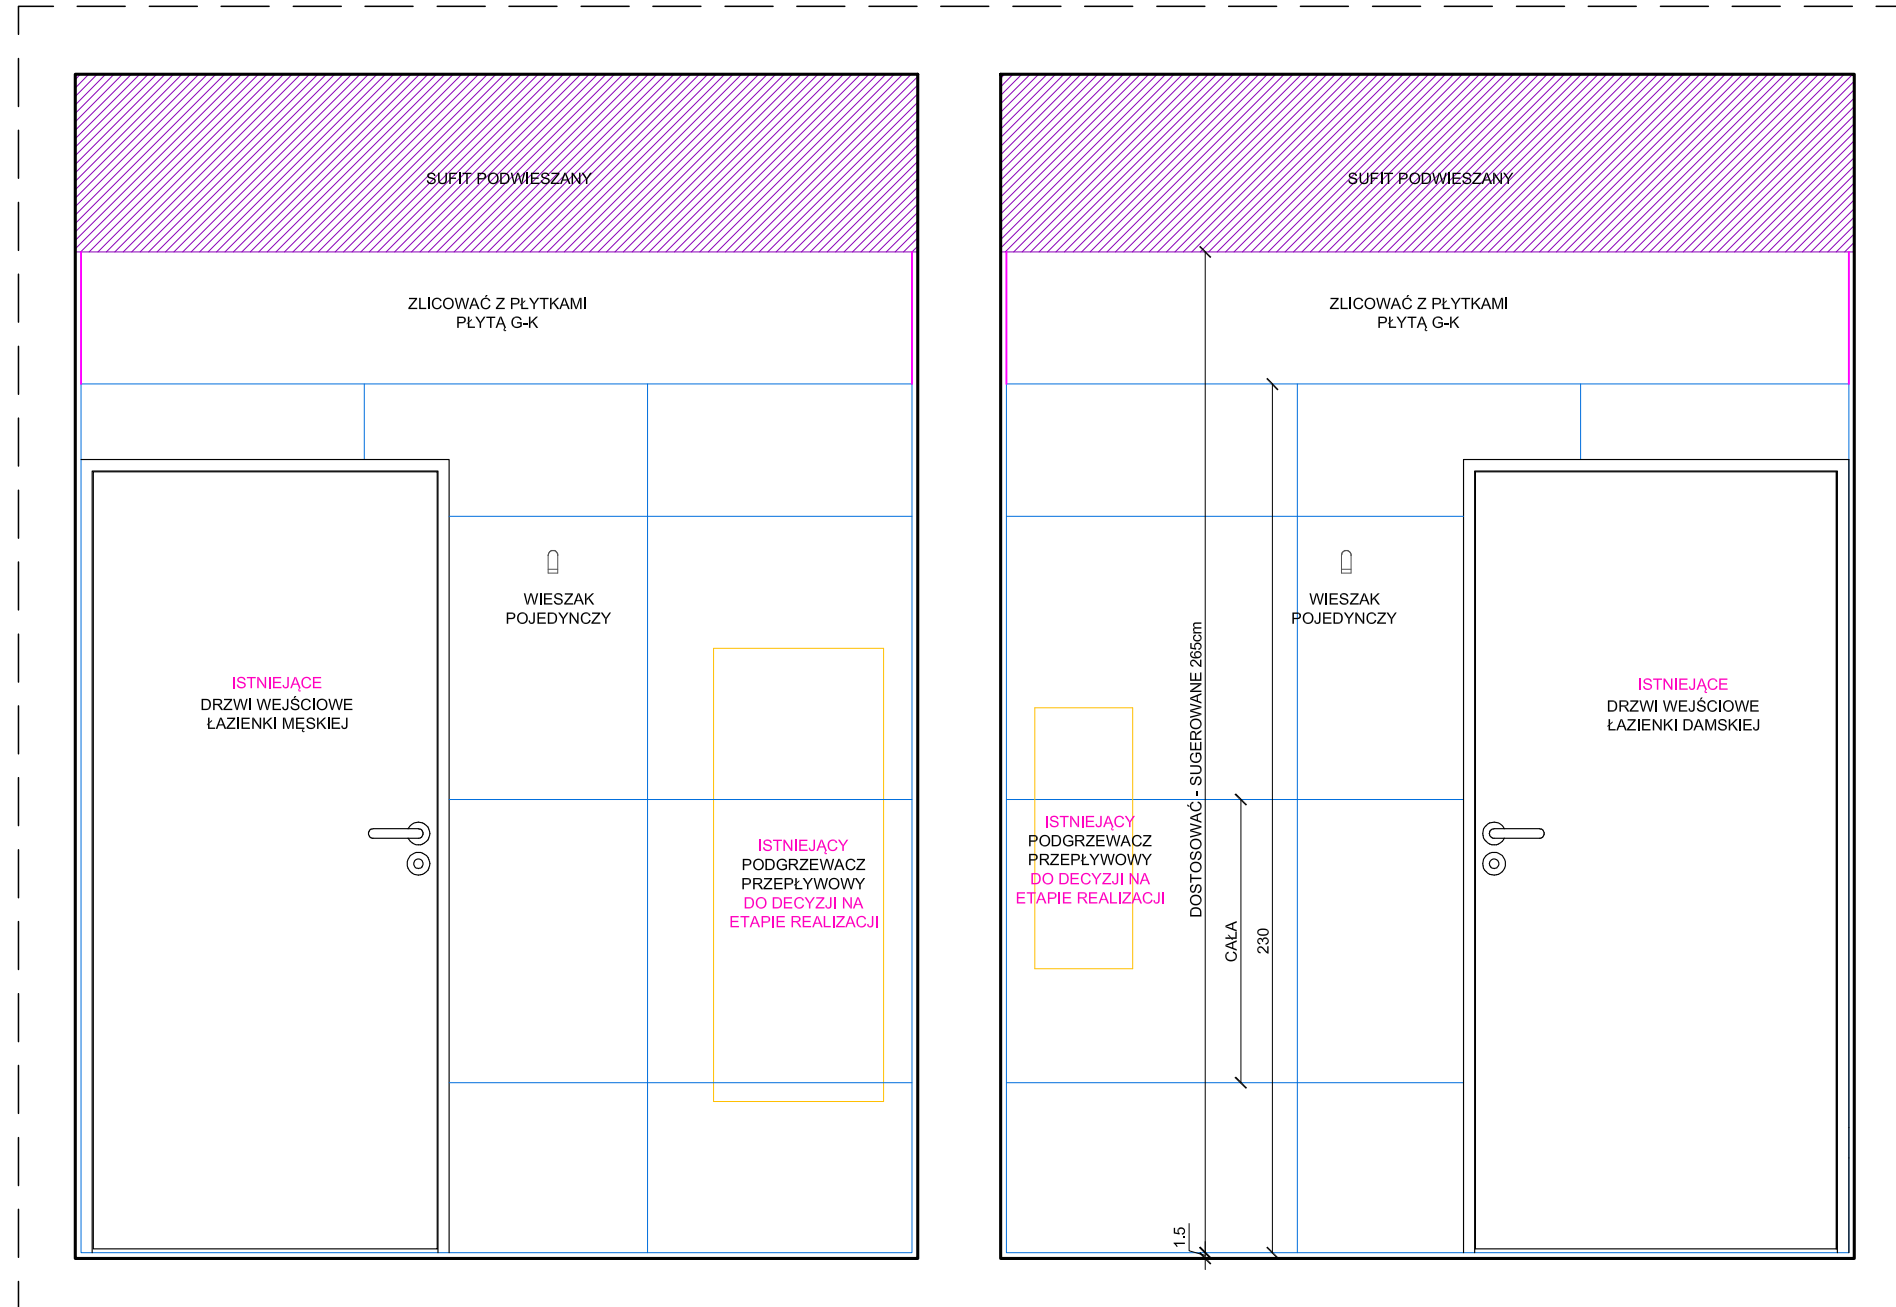

- OZNACZENIA KOLORÓW:**
- SUFIT PODWIESZANY
 - PODŁOGA
 - PROJEKTOWANE ŚCIANY PŁYTKI
 - WYPOSAŻENIE
 - ELEMENTY NA WYMIAR
 - INSTALACJE
 - GRZEJNIKI


PROJEKTOWAŁ:
mgr inż. arch. GRZEGORZ KLICH

SKALA 1:20

ŁAZIENKI - PRZEKRÓJ A-A Nr12

ADRES: UL. ROZRYWKA 26, KRAKÓW, NR PROJEKTU: NR.P21/2019/08

PRZEKRÓJ C-C

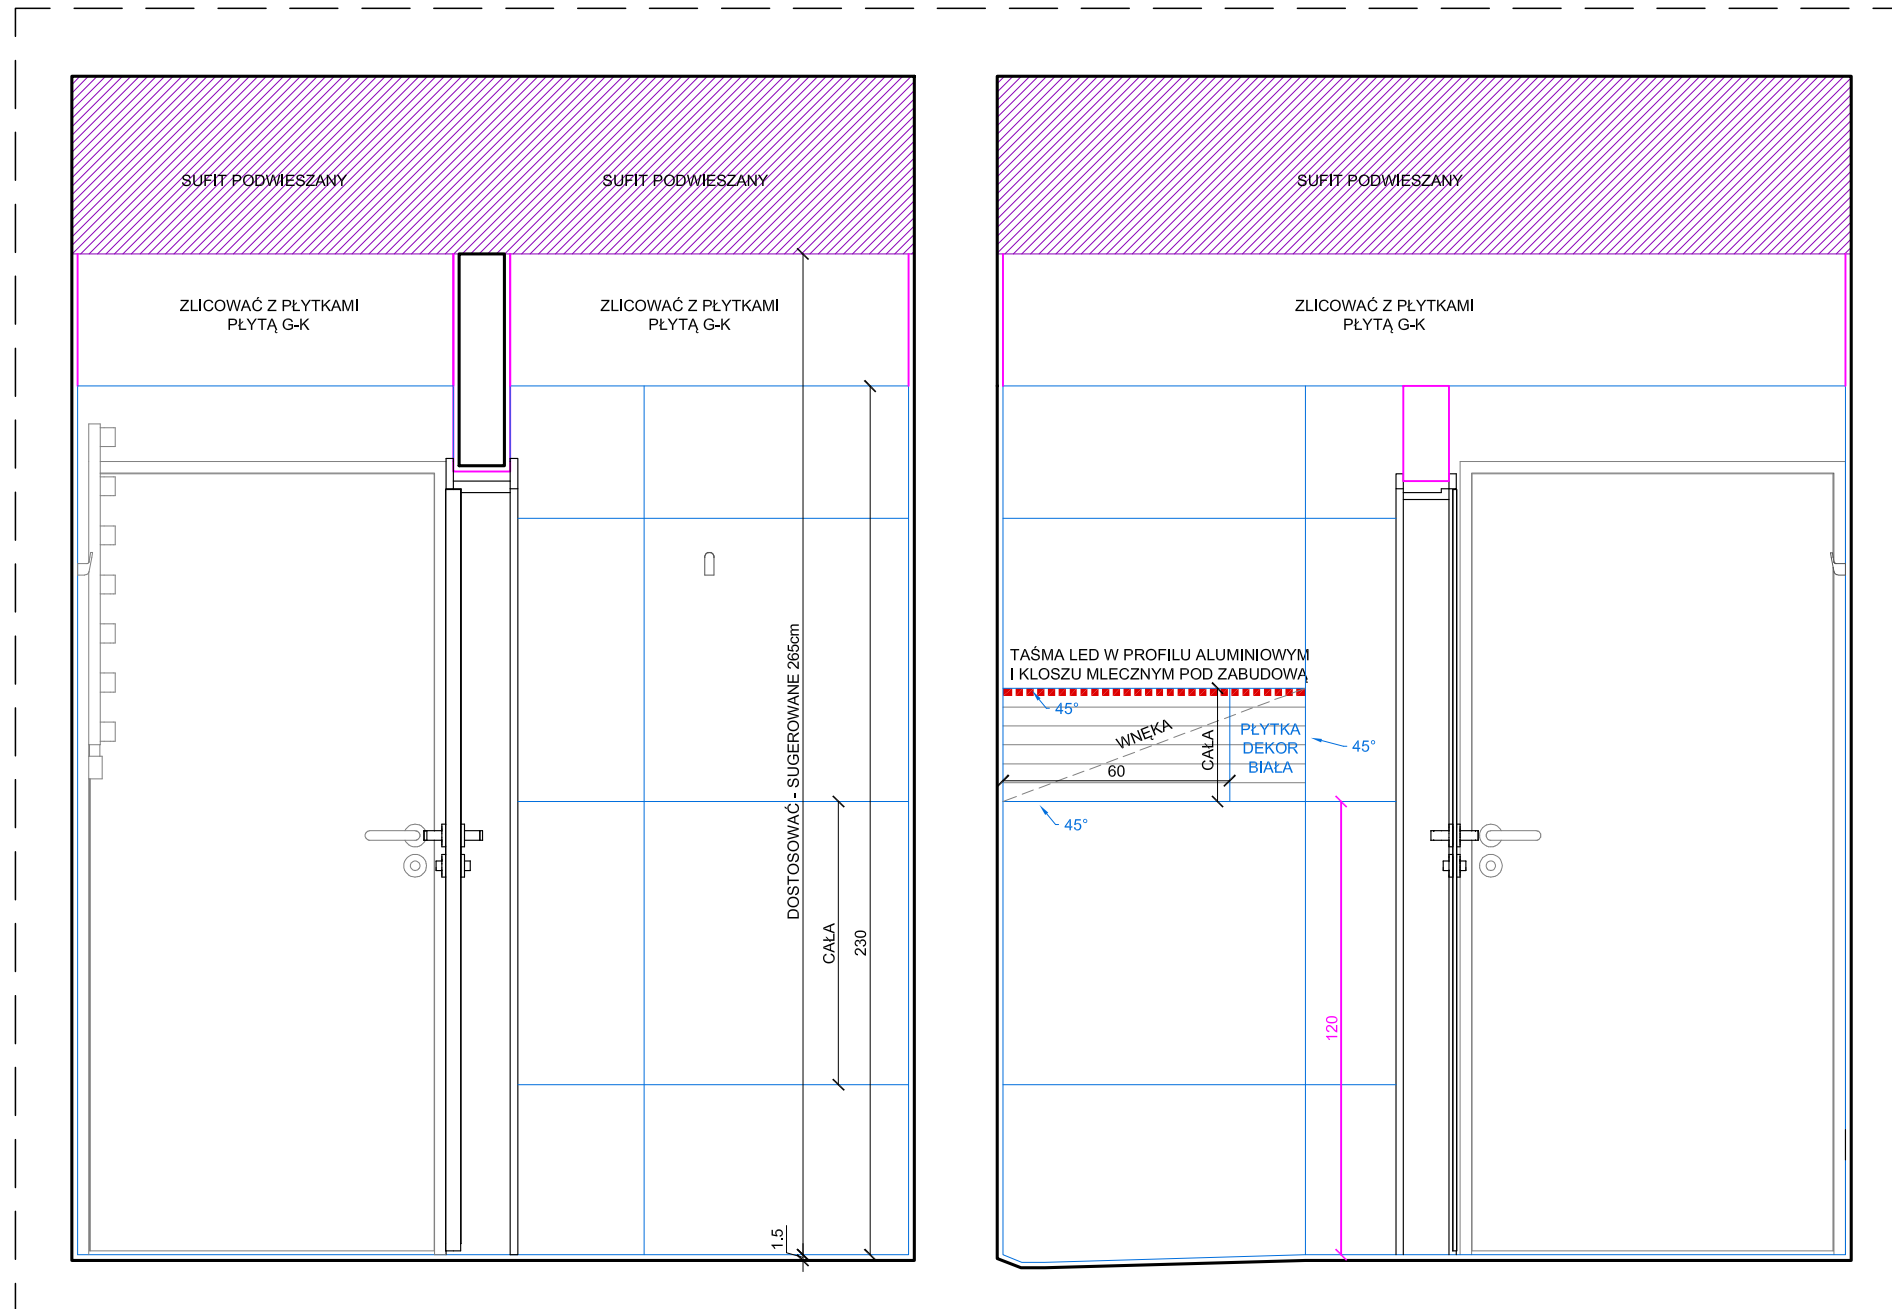

- OZNACZENIA KOLORÓW:**
- SUFIT PODWIESZANY
 - PODŁOGA
 - PROJEKTOWANE ŚCIANY
 - PŁYTKI
 - WYPOSAŻENIE
 - ELEMENTY NA WYMIAR
 - INSTALACJE
 - GRZEJNIKI


PROJEKTOWAŁ:
mgr inż. arch. GRZEGORZ KLICH

SKALA 1:20

ŁAZIENKI - PRZEKRÓJ C-C Nr14

ADRES: UL. ROZRYWKA 26, KRAKÓW, NR PROJEKTU: NR.P21/2019/08

PRZEKRÓJ D-D

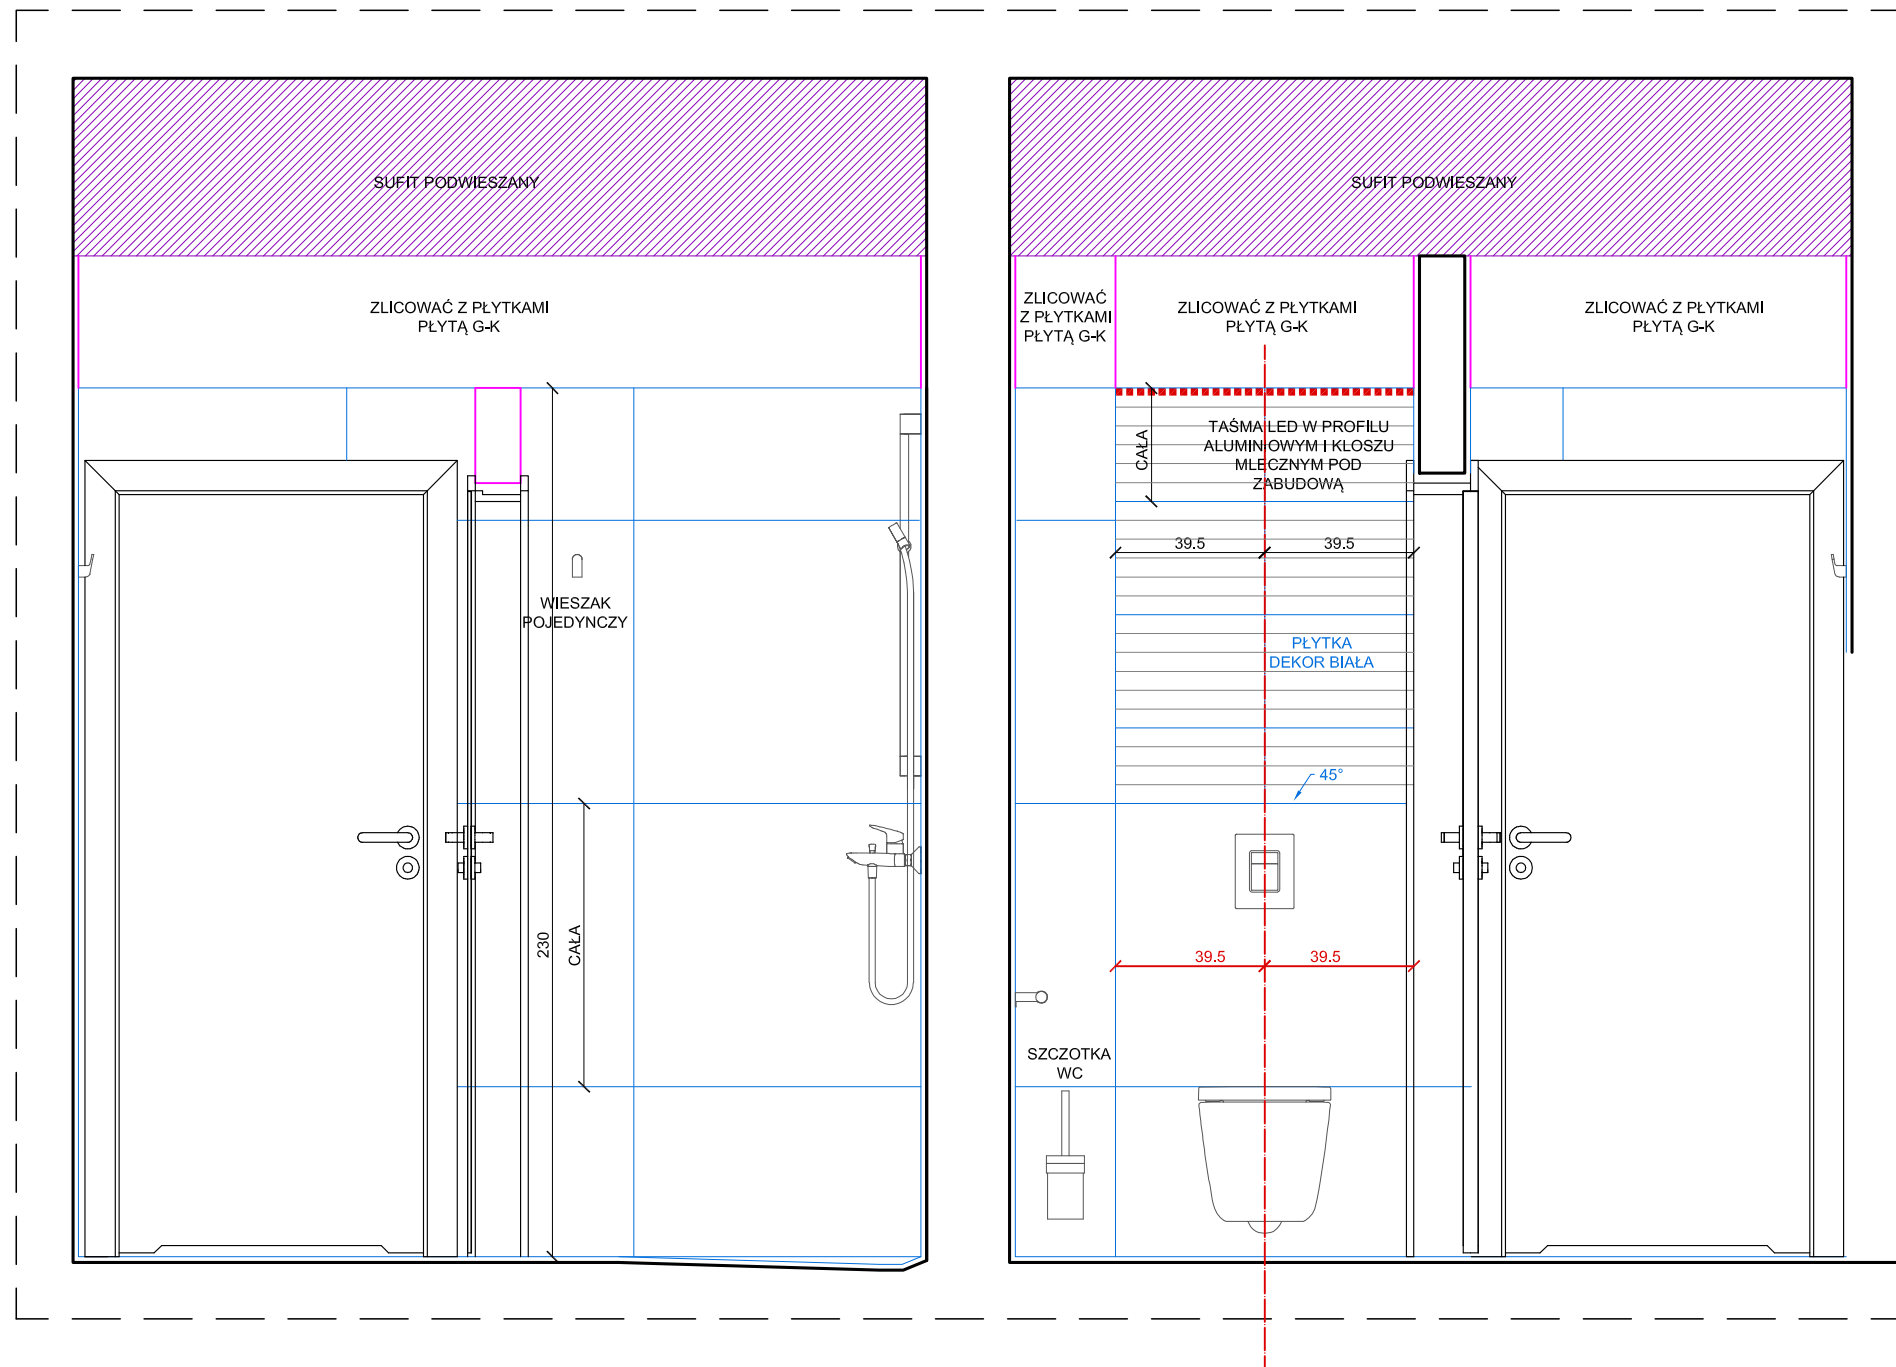

- OZNACZENIA KOLORÓW:**
- SUFIT PODWIESZANY
 - PODŁOGA
 - PROJEKTOWANE ŚCIANY
 - PLYTKI
 - WYPOSAŻENIE
 - ELEMENTY NA WYMIAR
 - INSTALACJE
 - GRZEJNIKI


PROJEKTOWAŁ:
mgr inż. arch. GRZEGORZ KLICH

SKALA 1:20

ŁAZIENKI - PRZEKRÓJ D-D Nr15

ADRES: UL. ROZRYWKA 26, KRAKÓW, NR PROJEKTU: NR.P21/2019/08

PRZEKRÓJ E-E

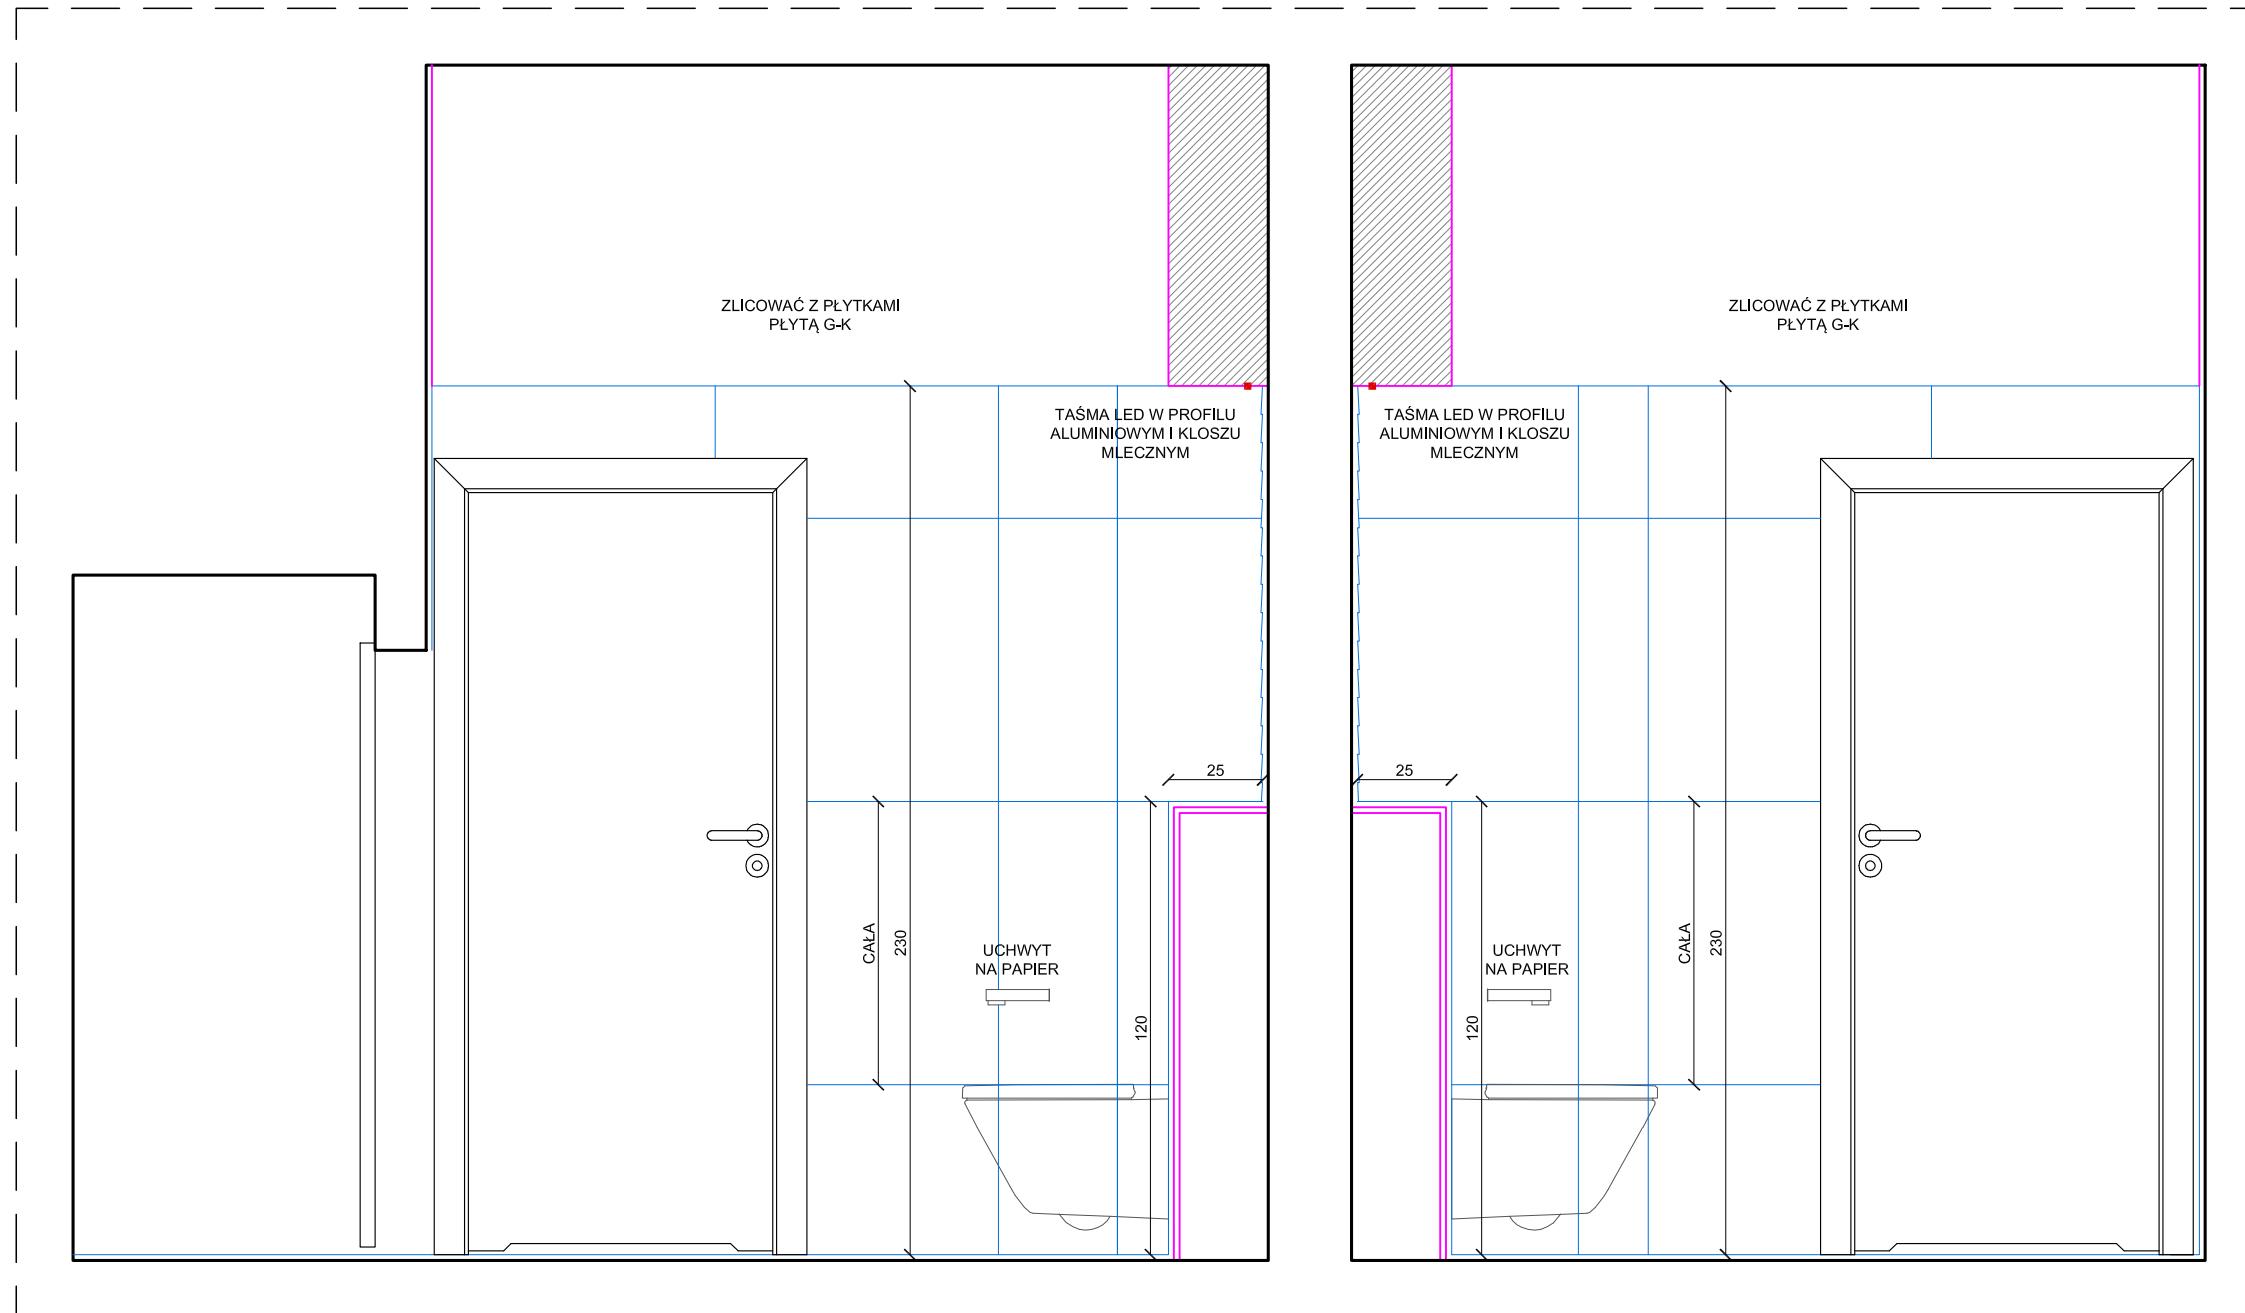

- OZNACZENIA KOLORÓW:**
- SUFIT PODWIESZANY
 - PODŁOGA
 - PROJEKTOWANE ŚCIANY
 - PŁYTKI
 - WYPOSAŻENIE
 - ELEMENTY NA WYMIAR
 - INSTALACJE
 - GRZEJNIKI


PROJEKTOWAŁ:
mgr inż. arch. GRZEGORZ KLICH

SKALA 1:20

ŁAZIENKI - PRZEKRÓJ E-E Nr16

ADRES: UL. ROZRYWKA 26, KRAKÓW, NR PROJEKTU: NR.P21/2019/08

PRZEKRÓJ F-F

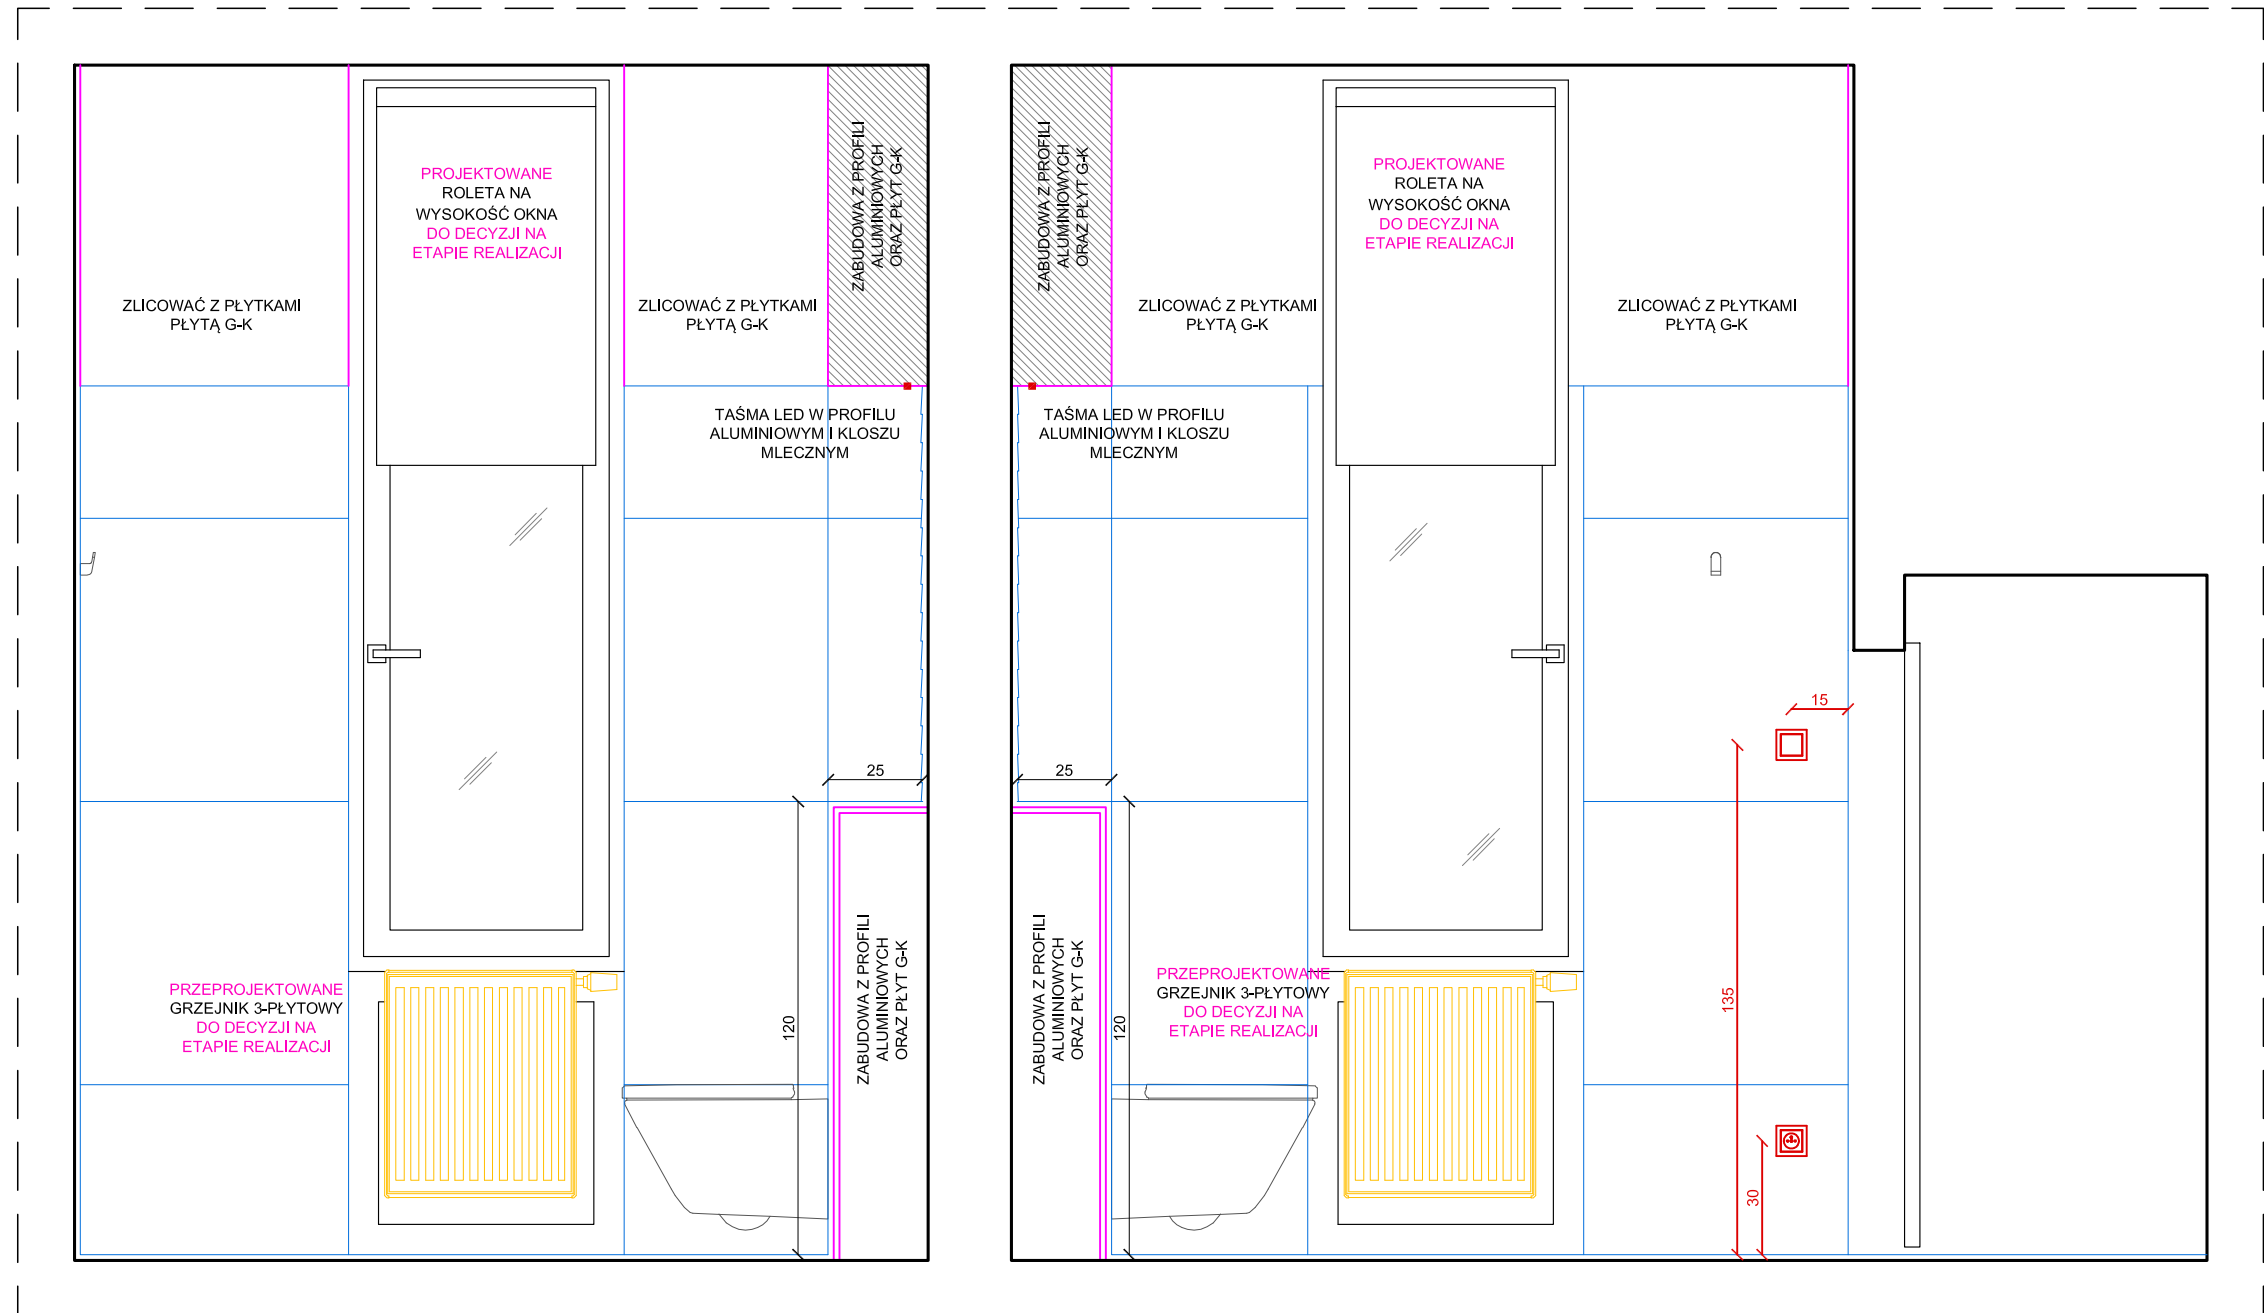

- OZNACZENIA KOLORÓW:**
- SUFIT PODWIESZANY
 - PODŁOGA
 - PROJEKTOWANE ŚCIANY
 - PŁYTKI
 - WYPOSAŻENIE
 - ELEMENTY NA WYMIAR
 - INSTALACJE
 - GRZEJNIKI


PROJEKTOWAŁ:
mgr inż. arch. GRZEGORZ KLICH

SKALA 1:20


ŁAZIENKI - PRZEKRÓJ F-F Nr17

ADRES: UL. ROZRYWKA 26, KRAKÓW, NR PROJEKTU: NR.P21/2019/08


LUSTRO NA WYMIAR
ŁAZIENKA MĘSKA

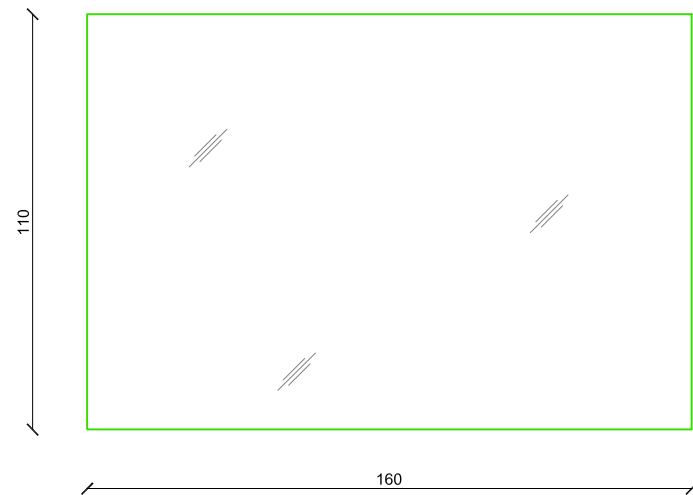


LUSTRO NA WYMIAR
ŁAZIENKA DAMSKA

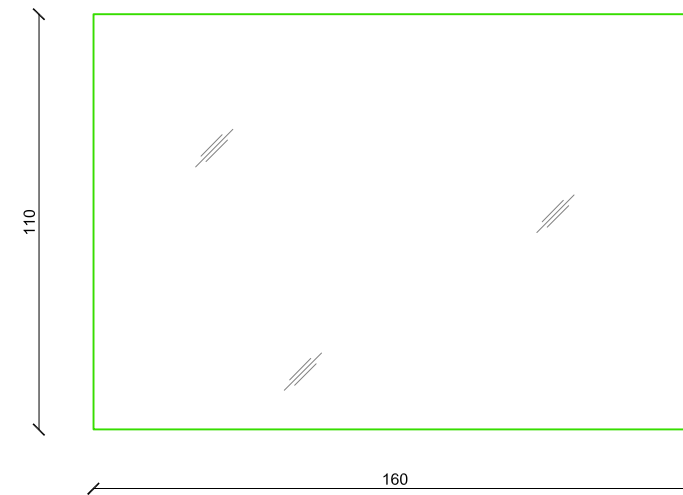




SZAFKA PODWIESZONA POD BLAT
ŁAZIENKA MĘSKA

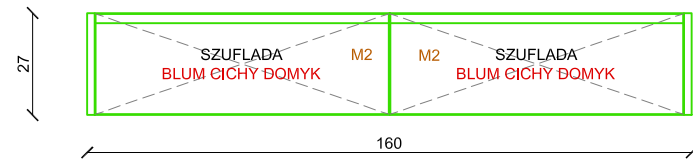

PRZEKRÓJ

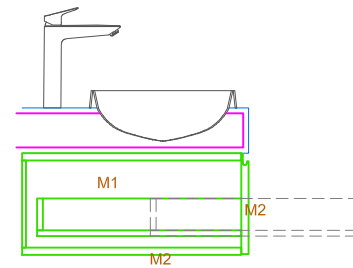

SZAFKA PODWIESZONA POD BLAT
ŁAZIENKA DAMSKA

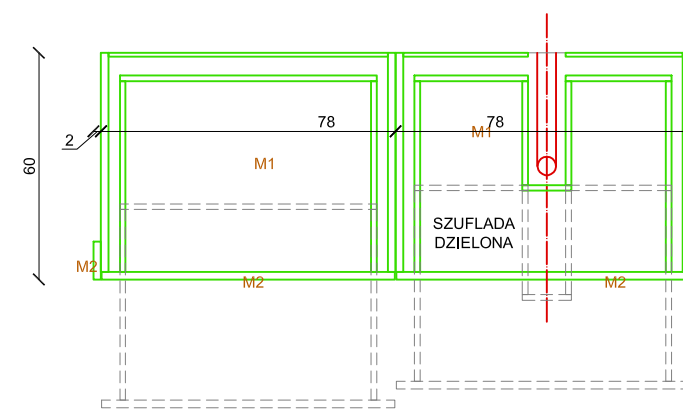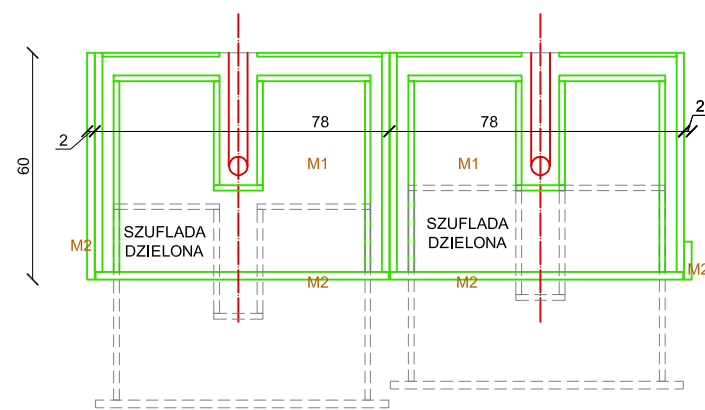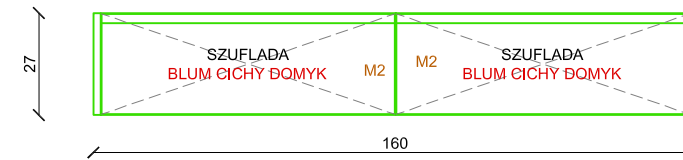

- OZNACZENIA KOLORÓW:
- SUFIT PODWIESZANY
 - PODŁOGA
 - PROJEKTOWANE ŚCIANY
 - PŁYTKI
 - WYPOSAŻENIE
 - ELEMENTY NA WYMIAR
 - INSTALACJE
 - GRZEJNIKI

PROJEKTOWAŁ:
mgr inż. arch. GRZEGORZ KLICH

SKALA 1:20

ŁAZIENKI - SZAFKI I LUSTRA NA WYMIAR Nr18

ADRES: UL. ROZRYWKA 26, KRAKÓW, NR PROJEKTU: NR.P21/2019/08