


X-MAP USŁUGI GEODEZYJNE
KARTOGRAFICZNE I PROJEKTOWE
mgr inż. Piotr Szwed
Dąbrowka 80, 97-600 Radomsko
tel. 660 895 888
NIP 7722321071, Regon 100724172

Poświadczam, że niniejszy dokument został
opracowany w wyniku prac geodezyjnych
i kartograficznych, których rezultaty zawiera
operat techniczny wpisany do ewidencji materiałów
państwowego zasobu geodezyjnego i kartograficznego
w Państwowym Ośrodku Dokumentacji Geodezyjnej
i Kartograficznej w Radomsku.
/datafaktów ewidencji to: datafaktów operatu technicznego/
P. 1012.2024.147
Data wpisania operatu technicznego
do ewidencji materiałów zasobu: 16.01.2024
Imię, nazwisko, numer uprawnień
i podpis geodety uprawnionego:

Jestem świadomy
odpowiedzialności karnej
za złożenie
fałszywego oświadczenia

GEODETA
Mariusz Szwed
nr upraw. 10383
97-500 Radomsko
ul. Wymysłowska 199

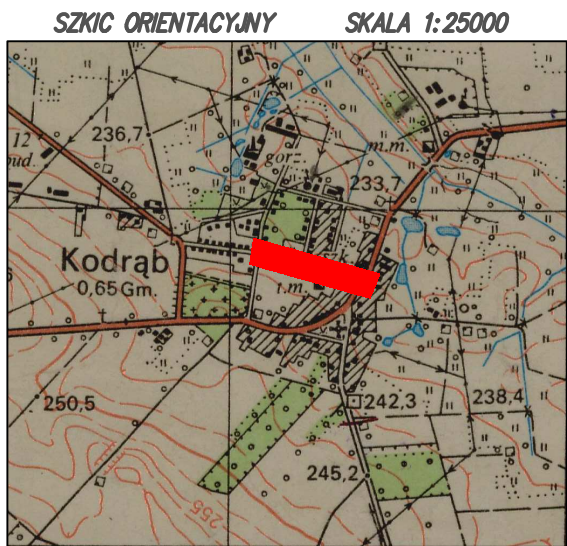


Mapa do celów projektowych skala 1:500

układ współrzędnych prostokątnych płaskich 2000
układ wysokości PL-EVRF2007-NH

Sekcja: 7.148.08.10.2.4, 7.148.09.06.1.3
Id. zgłoszenia: OD.6640.3252.2023
Województwo: ŁÓDZKIE
Powiat: RADOMSZCZAŃSKI
Gmina: 101207_2 KODRĄB
Obręb: 0008 KODRĄB
Działka: 1017

Kontur użytku gruntowego zgodny z ewidencją gruntów
Kontur użytku gruntowego zgodny ze stanem na gruncie
Nie badano obciążenia nieruchomości służebnościami gruntowymi.

Uwaga: Nie wyklucza się istnienia w terenie innych nie wykazanych
na niniejszej mapie urządzeń podziemnych, które nie były
zgłoszone do inwentaryzacji.
Kolorem czerwonym zaznaczono punkty osnowy geodezyjnej,
które podlegają ochronie. Zgodnie z art. 48 ustawy
z dnia 17 maja 1989 r. Prawo geodezyjne i kartograficzne
(Dz.U.2019.725 i.t.), kto (...) niszczy, uszkadza
i przemieszcza znaki geodezyjne (...) podlega karze grzywny.
Zakres aktualizacji:
Data opracowania: 08.12.2023 r.

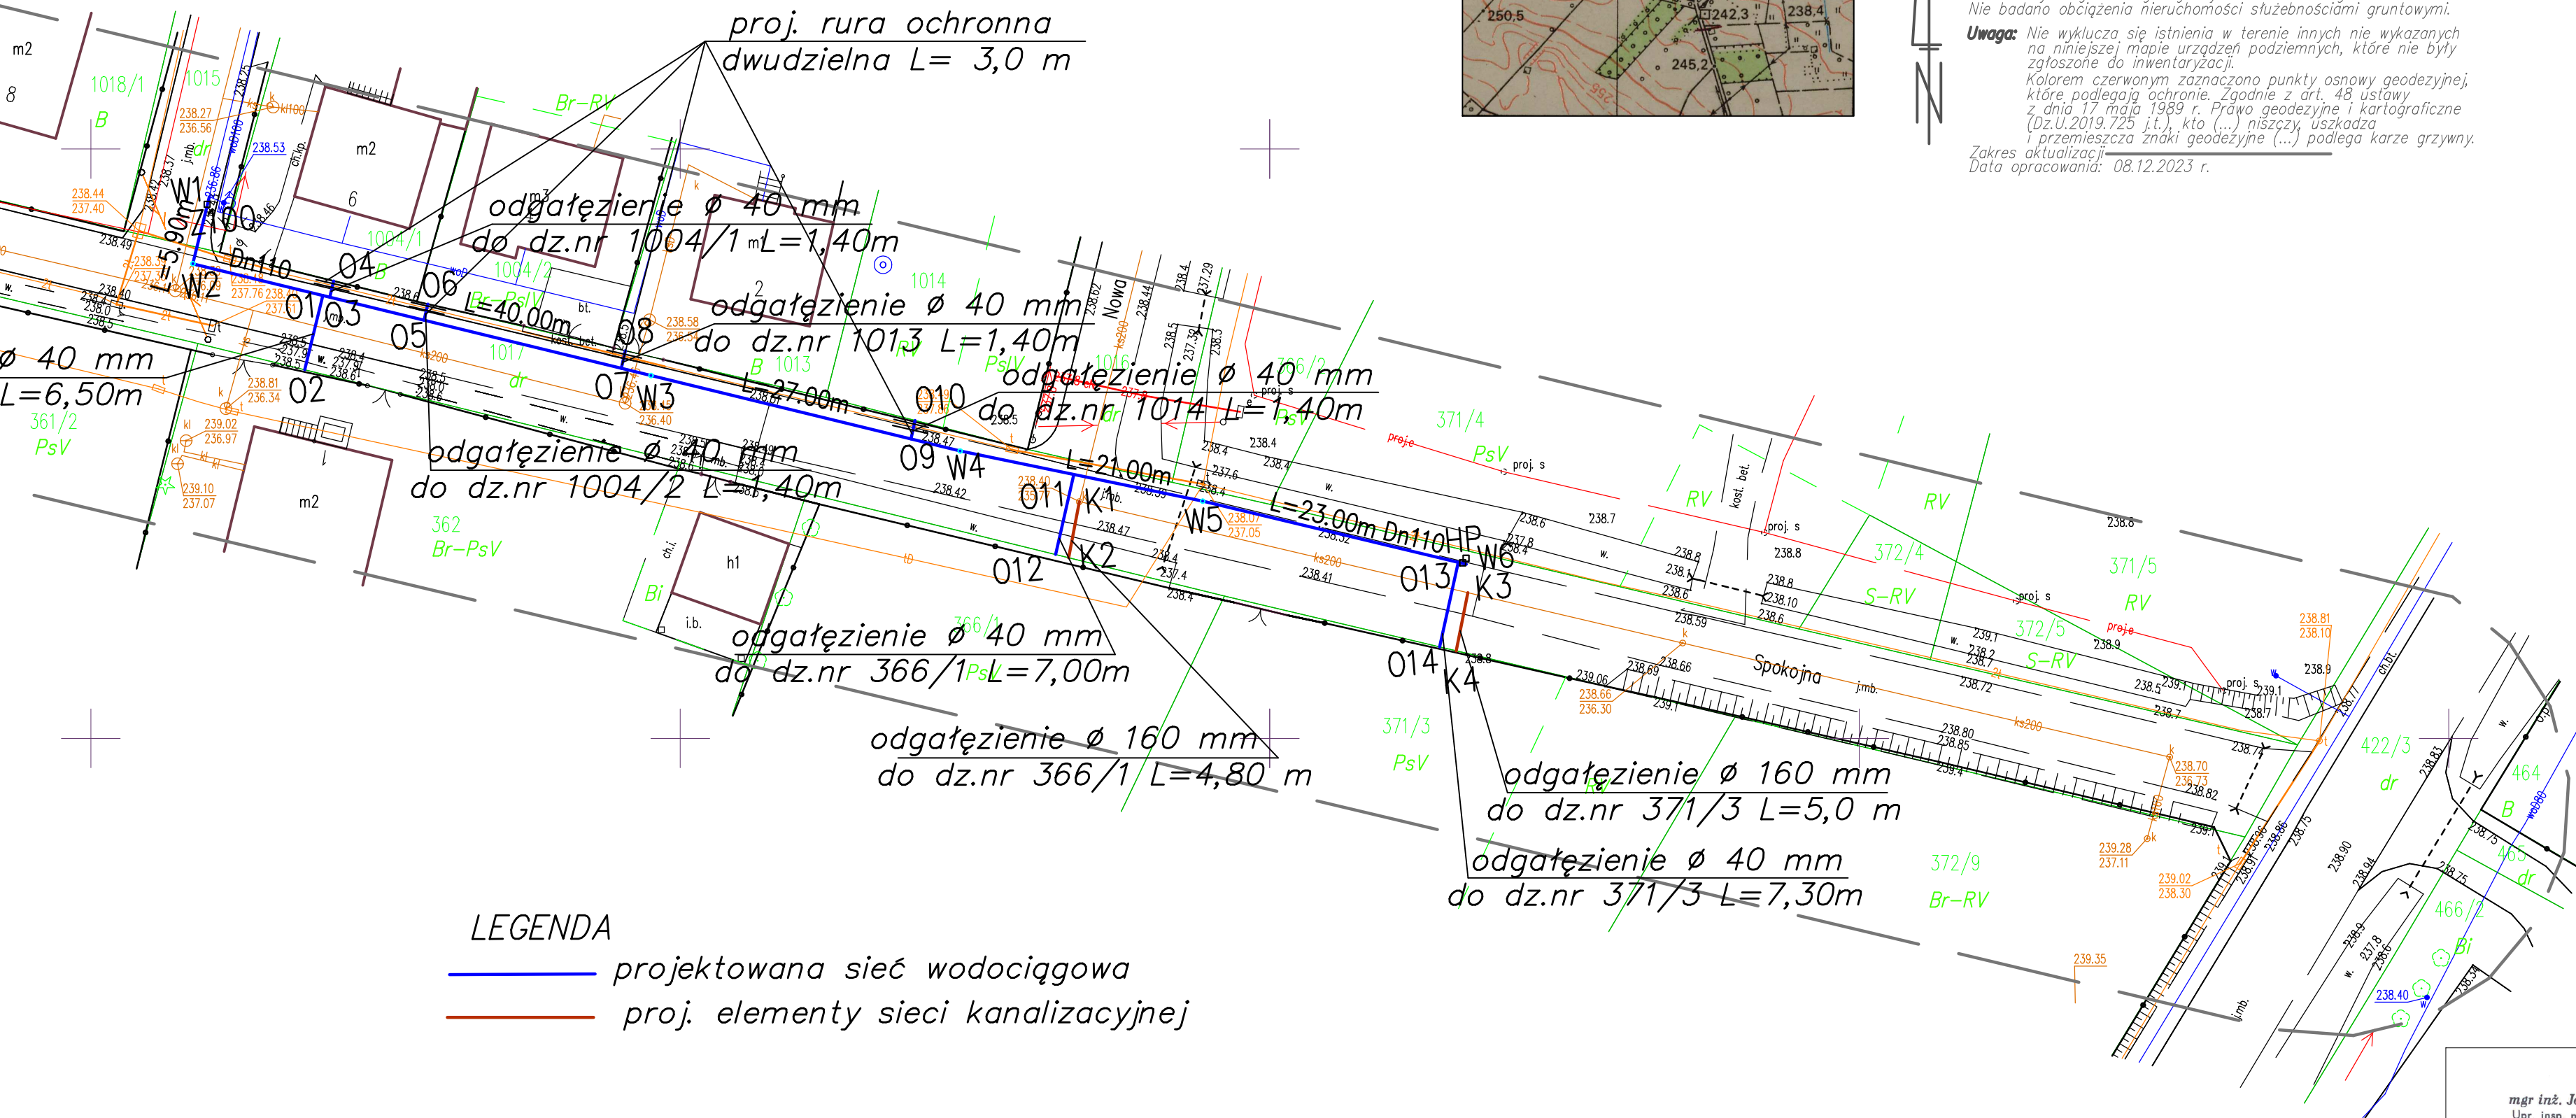

LEGENDA

- projektowana sieć wodociągowa
- proj. elementy sieci kanalizacyjnej

INWESTOR	GMINA KODRĄB, 97-512 KODRĄB, UL. NIEPODLEGŁOŚCI 7					
TYTUŁ PROJEKTU	BUDOWA SIECI WODOCIAĞOWEJ W UL. SPOKOJNEJ W KODRĘBIE NA DZ. NR EWID. 1015 I 1017 OBRĘB KODRĄB					
TYTUŁ RYSUNKU	Projekt zagospodarowania terenu					
PROJEKTANT	mgr inż. Joanna Bus - - Pluta	GP.IV.7342/3/92		1	1:500	marzec 2024 r.
SPRAWDZAJĄCY	mgr inż. Dariusz Janosik	LOD/0260/POOS/05				

mgr inż. Joanna Bus-Pluta
Upr. insp. nadzoru i projektant
w zakresie sieci i linii sanitarnych
Upr. GP. IV. 7342/304/921/3/92

J. Pluta

mapa tożsama z mapą
P.1012.2024.147 z dn. 16.01.2024 r.

za zgodność z oryginałem
Joanna Pluta